


Apator Rector




PODPIS ZAUFANY

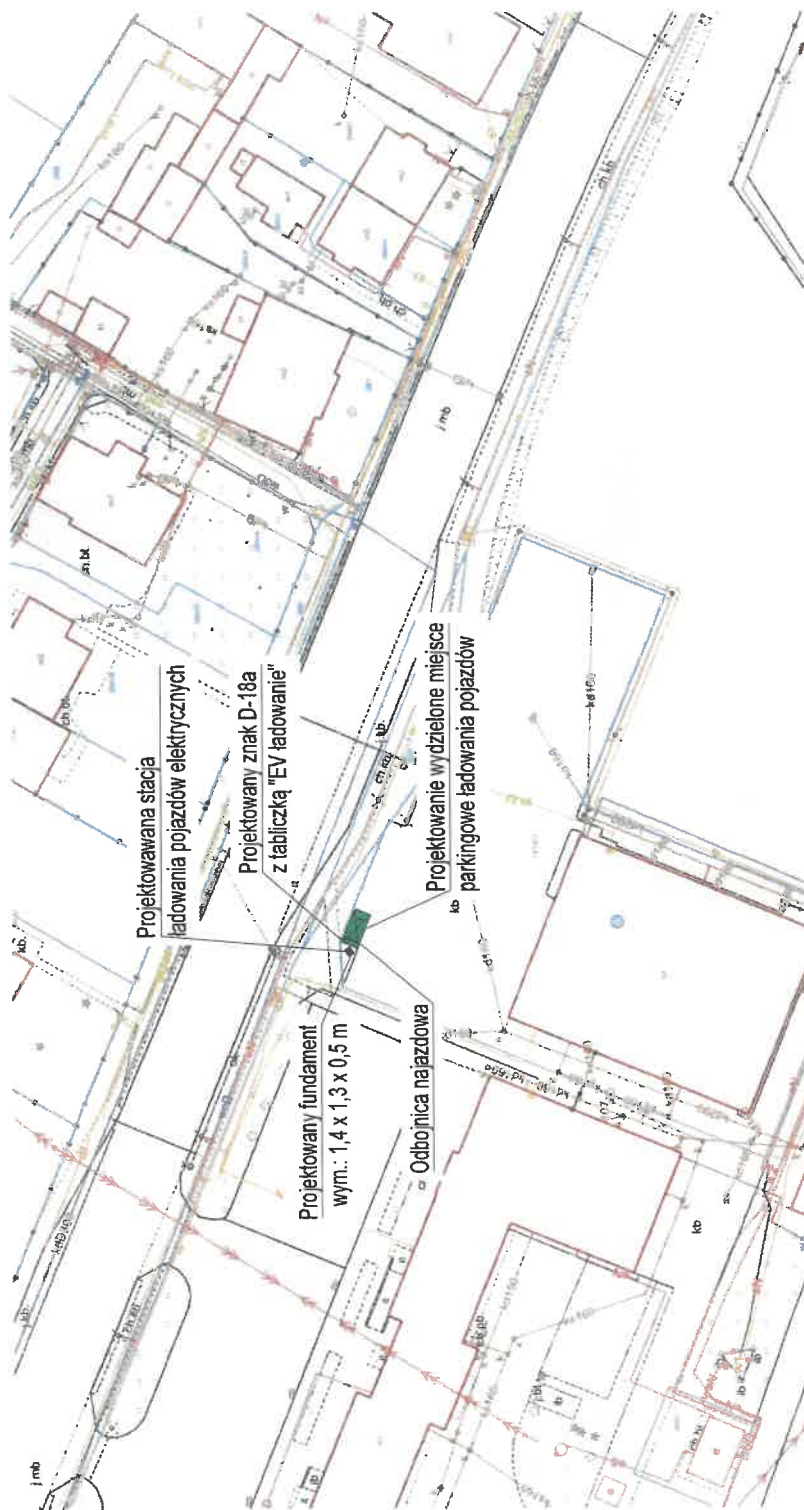

**MICHAŁ
MARCHELEWSKI**
27.01.2026 06:54:42 GMT+1
Dokument podpisany elektronicznie
podpisem zaufanym

INWESTOR:	Charge Polska Sp. z o. o. ul. Rzemieślnicza 1 62-081 Przeźmierowo
WYKONAWCA:	MEGA-WAT Michał Marchelewski Dawidowice 35 16-060 Zabłudów
ZADANIE:	Budowa ogólnodostępnych stacji ładowania pojazdów elektrycznych.
ADRES:	ul. Aleja Prymasa Wyszyńskiego 41A, 62-420 Strzałkowo dz. nr ewid. 1372/3
NAZWA RYSUNKU:	Projekt zagospodarowania terenu
Projektant:	mgr inż. Michał Marchelewski upr. PDL/182/PWBE/24
DATA:	26.01.2026 r. skala: 1:500 rys. nr IE 01

419118.75 494636.00

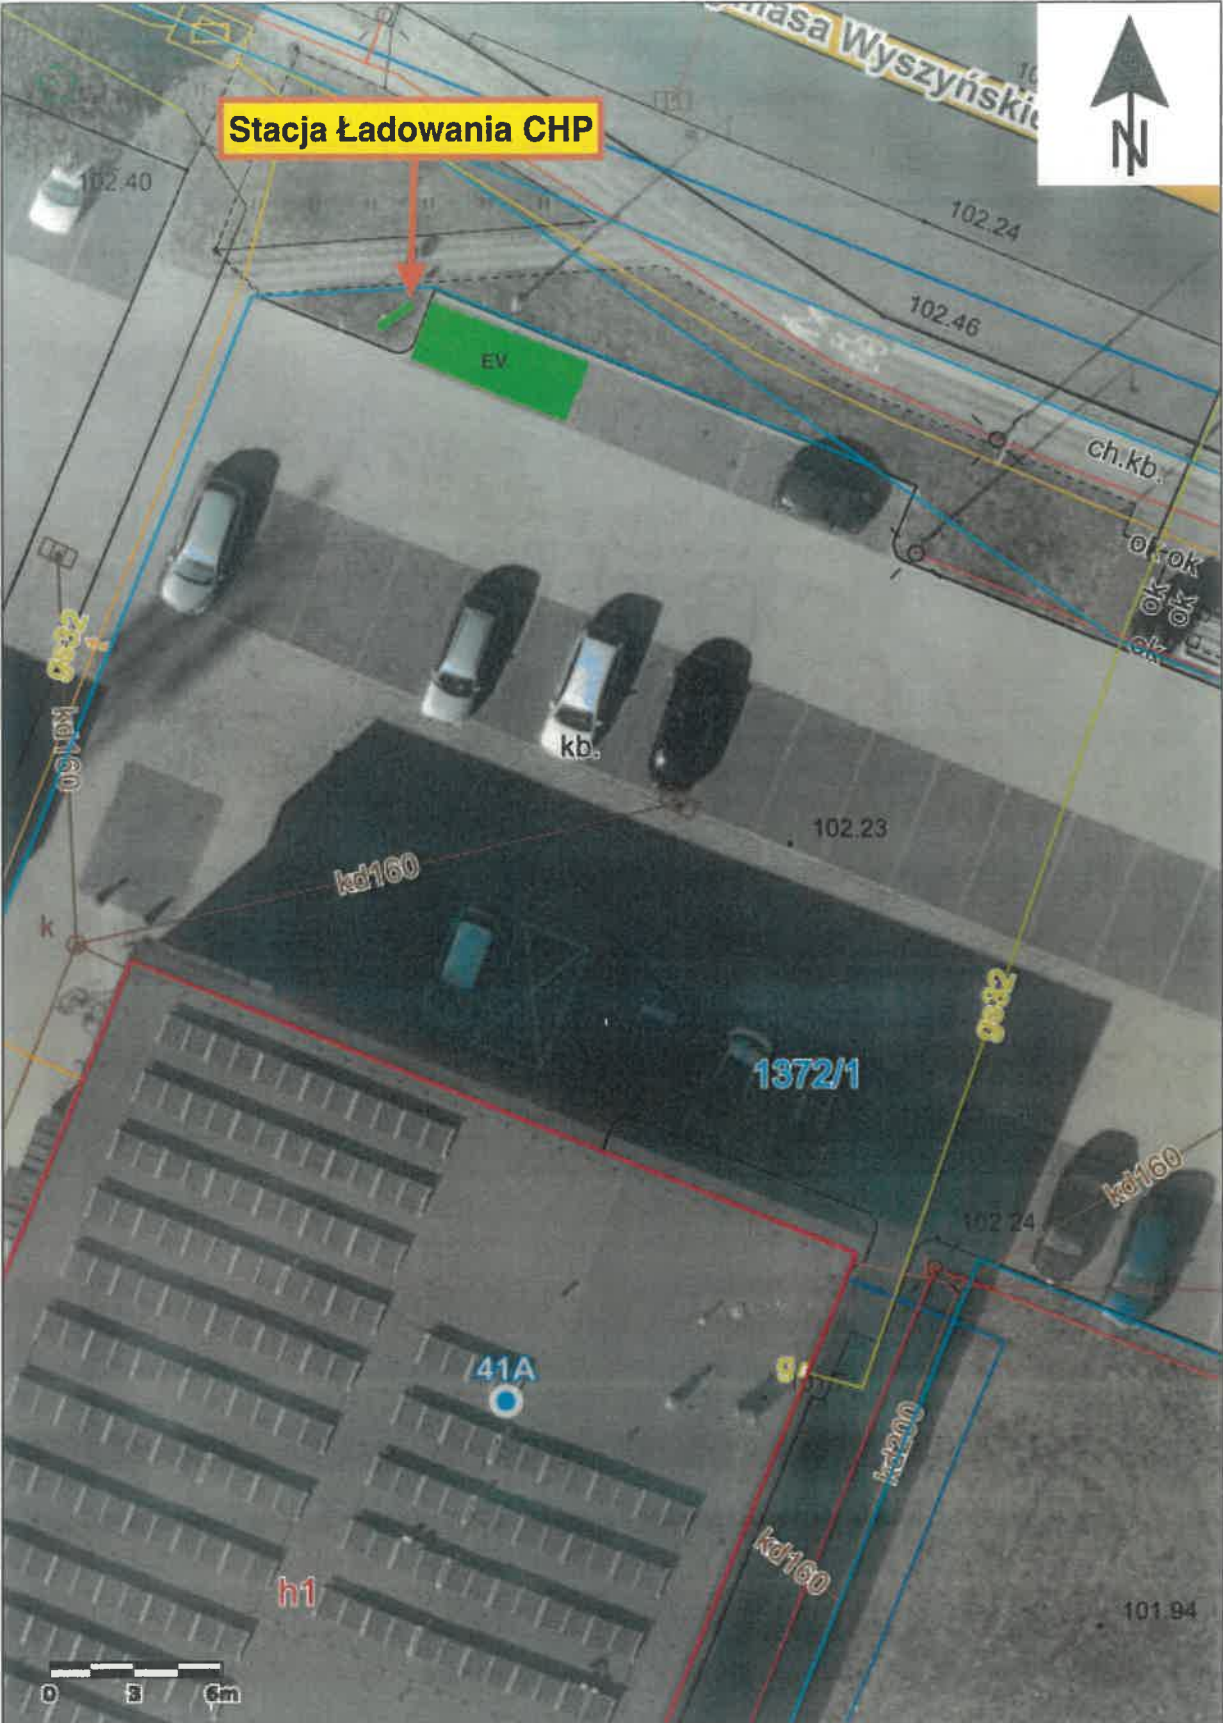

419076.42 494576.47



Główny Urząd Geodezji i Kartografii
ul. Żurawia 6/12
00-926 Warszawa

Uwaga: Ten wydruk ma charakter wyłącznie poglądowy i w żadnym
razie nie może być traktowany jako dokument oficjalny.
© 2023 GUGiK Wszystkie prawa zastrzeżone.