


Sekcja nr 1
Obudowa nr 1

Sekcja nr 1
Obudowa nr 2

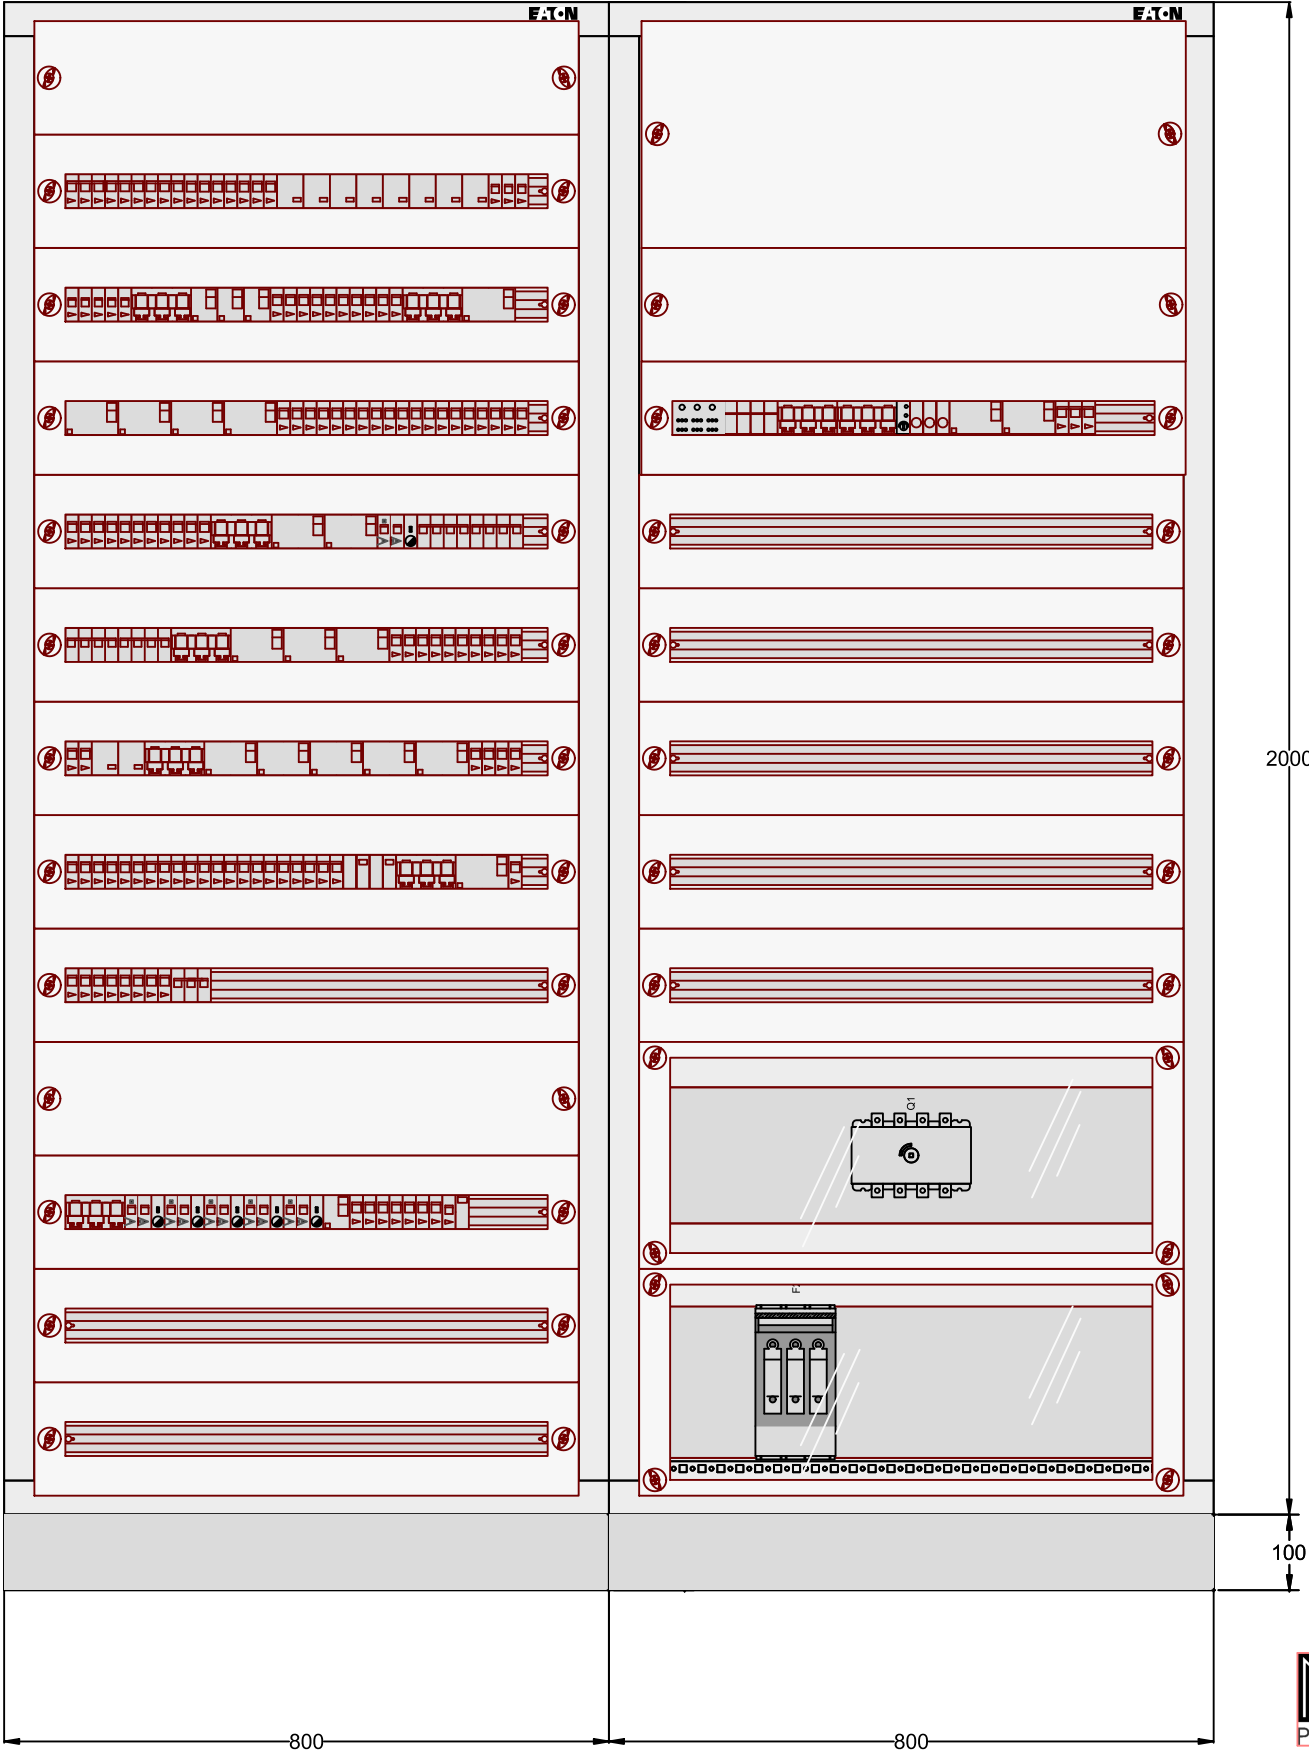

Rozdzielnica XVTL
Wolnostojąca (na cokole)
IP55
kl. izol. I
Gł. [mm] 400



NOVA PROJEKT Tomasz Korek
40-083 Katowice, ul. Zabrska 14/11,
T: (032)2094995; E: biuro@nova-projekt.pl
www.nova-projekt.pl;

Budowa stacji paliw płynnych i gazu lpg z wiatą naddystributorową,
wraz z infrastrukturą techniczną, drogami wewnętrznymi, parkingami,
instalacjami, zbiornikami i pylonami

nazwa i adres inwestycji:
Czerwionka-Leszczyny, ul. Jesionka
dz. nr: 400/14, 412/13, 250/13
jednostka ewidencyjna: 241201_4; Obręb 0003 DĘBIEŃSKO

rysunek: **ROZDZIELNICA GŁÓWNA RG - WIDOK ELEWACJI**

branża: Instalacje elektryczne faza: Projekt wykonawczy

zespół: imię i nazwisko nr upr. podpis

projektant: mgr inż. Krzysztof Nowak 136/82

sprawdzający: mgr inż. Michał Żarnota 2013/07

opracował:

skala: 1:10 data: 11.2025 nr rys.: **IE-18**