



# MAPA DO CELÓW PROJEKTOWYCH

Oznaczenie kancelaryjne zgłoszenia pracy geodezyjnej	Gg 6641.3563.2025
Województwo	Warmińsko-mazurskie
Powiat	szczytnieński
Jednostka ewidencyjna	Identyfikator / nazwa 281707 2 / gm. Świątajno
Obręb ewidencyjny	Identyfikator / nazwa 281707 2.0012 / Spychowo
Działka ewidencyjna	329/3
Skala mapy	1:500
Nazwa układu współrzędnych	prostokątnych płaskich 2000
Numer godła mapy	PL-EVRF2007-NS Amsterdam
Oznaczenie granic obszaru, który był przedmiotem aktualizacji	
Granica działki	
Służebności gruntowe mające wpływ na zagospodarowanie	
gruntów zlokalizowanych w granicach projektowanej inwestycji	NIE BADANO
Kontur użytku gruntowego, który nie jest ujawniony w bazie danych ewidencji gruntów i budynków	BRAK

GEODETA UPRAWNIONY

mgr inż. Zenon Smoliński  
nr upr. 13401

BIURO OBSŁUGI NIERUCHOMOŚCI  
mgr inż. Zenon Konrad Smoliński  
ul. Warszawska 3/3, 12-100 Szczytno  
NIP 7461189204 REGON 510343113  
www.geodezja.szczytno.pl tel 896248294

Oświadczam, że niniejsze opracowanie, uzyskało pozytywny wynik weryfikacji PODGiK w dniu 11.02.2026 r. Jestem świadom odpowiedzialności kamej, za złożenie fałszywego oświadczenia.



Orientacja

Skala 1:25000

Nie wyklucza się istnienia w terenie innego, nie wykaza na mapie uzbrojenia podziemnego, które nie zostało zgł do geodezyjnej inwentaryzacji powykonawczej

Inżynier ds. Przyłącze.

Plotr Klejna

24 III 2026

ENERGA-OPERATOR SA  
Oddział w Olsztynie  
Rejon Dystrybucji w Szczytnie ul. Polna 23

Uzgodnienie nr 329/2  
Uzgodniła się lokalizację szafki złączowo-pomiarowej


Zasilającej w energię elektryczną

na działce nr 329/2

w miejscowości Kiełwik


Gm. Spychowo  
Lokalizacja ww. szafki może ulec zmianie w przypadku braku możliwości uzyskania przez ENERGA-OPERATOR SA Oddział w Olsztynie na etapie opracowania dokumentacji technicznej zgody na budowę obiektu elektroenergetycznej zasilającej ww. obiekt. W przypadku wystąpienia ww. sytuacji ENERGA-OPERATOR SA Oddział w Olsztynie uzgodni zmianę lokalizacji szafki.

LOKALIZACJA ZZP

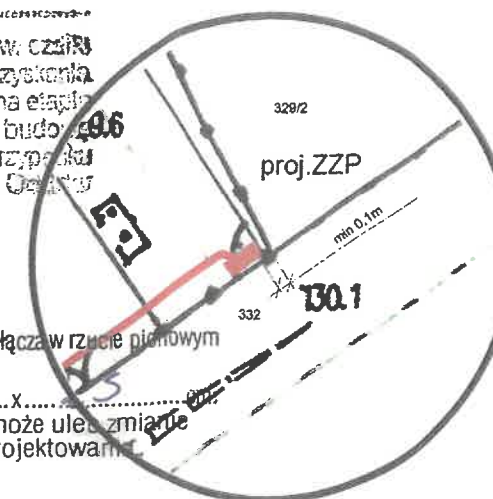

Przewidywany wymiar złącza w rzucie pionowym wynosi 80 X 35  
Wymiar złącza może ulec zmianie na etapie projektowania

UWAGA: przewidywany wymiar złącza eNN w rzucie poziomym: szafka o wym. 25/80 cm, w odległości minimum 10 cm od działki nr 329/2 przy granicy z drogą - działka nr 332

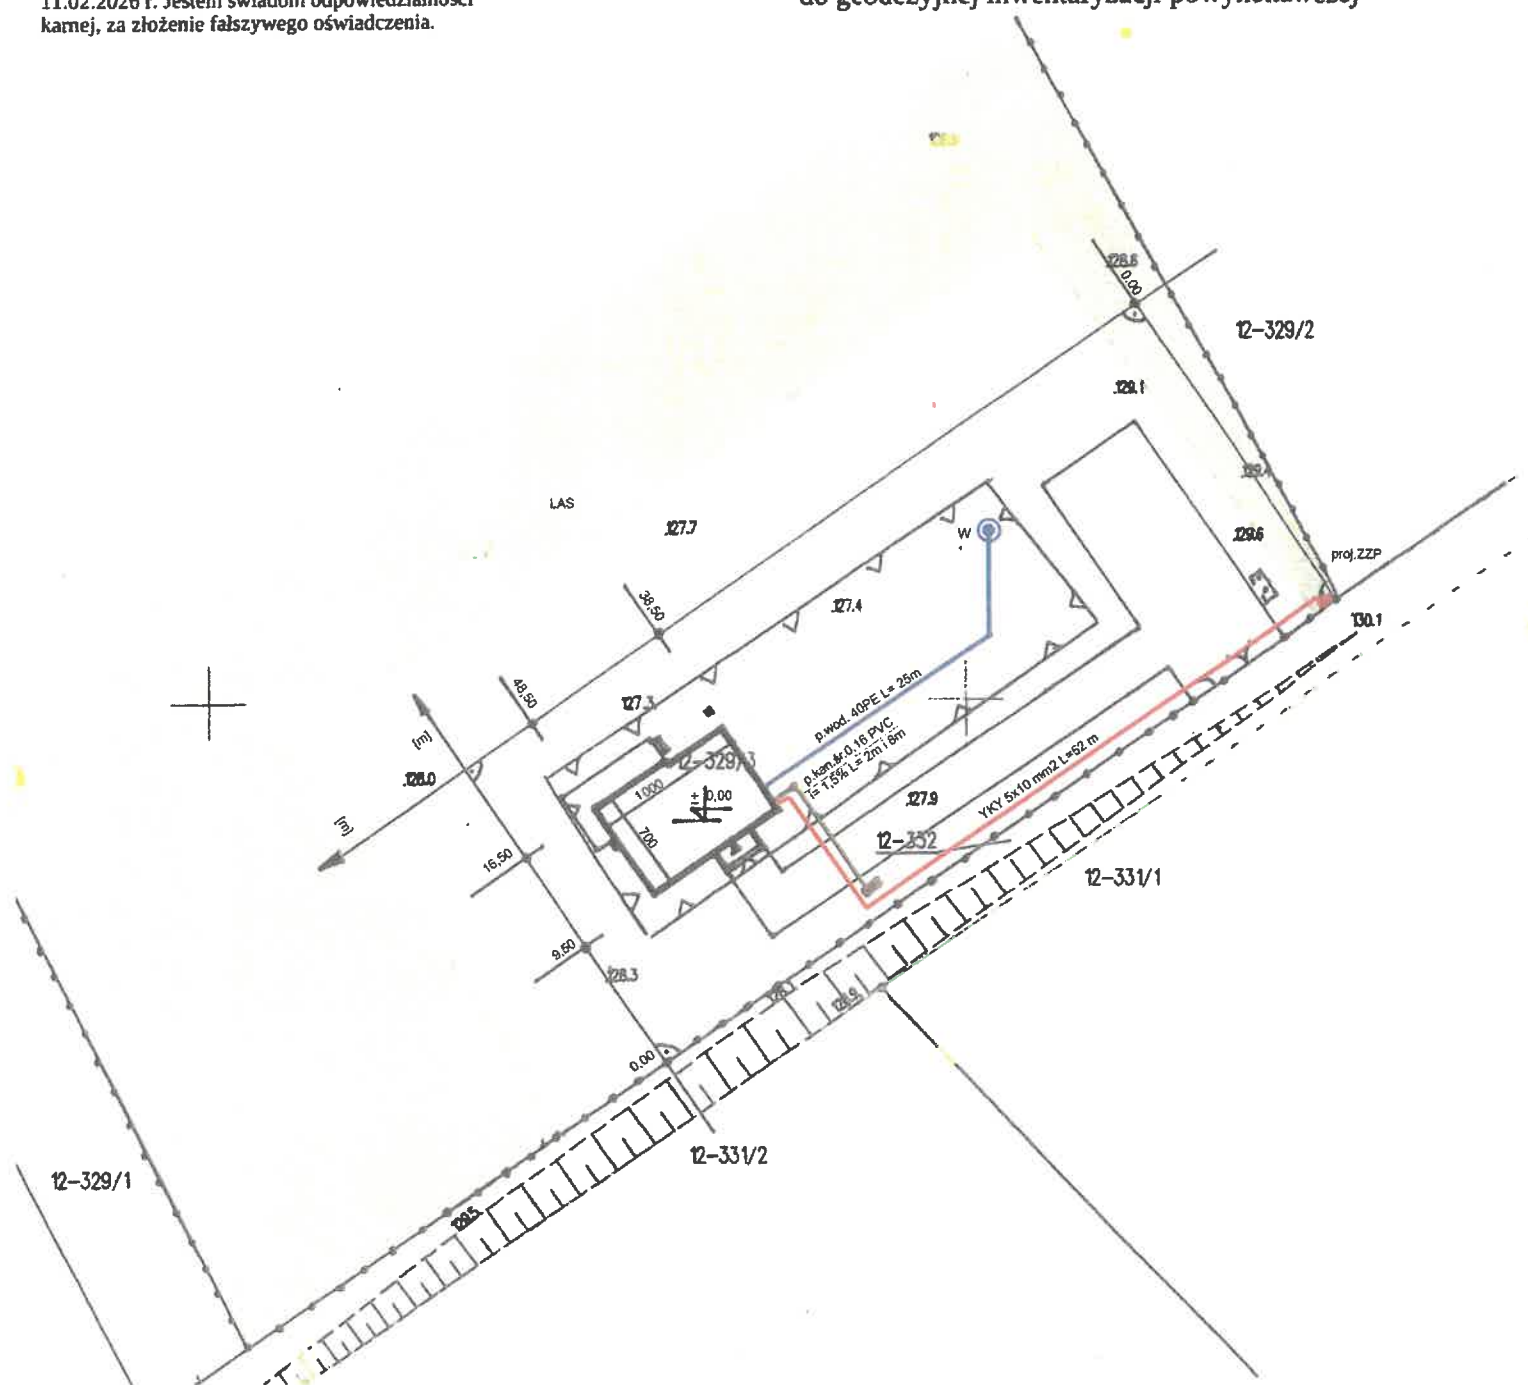

nazwa obiektu budowlanego	PRZYŁĄCZE WOD-KAN DO BUDYNKU MIESZKALNEGO			
tytuł rysunku	PROJEKT ZAGOSPODAROWANIA TERENU			
adres obiektu budowlanego	Dz. Nr 329/3 obr. 0012 Spychowo gm. Świątajno			
kategoria obiektu	I			
Identyfikator działek ewidencyjnych, na których obiekt budowlany jest usytuowany	281707_2.0012.329/3			
Imię i nazwisko inwestora				
Skala rysunku	1:500	numer rysunku	PZT - 1	
zakres opracowania	pełniona funkcja projektowa	Imię i nazwisko specjalność nr uprawnień budowlanych	data opracowania	podpis
ARCHITEKTURA ZAGOSPODAROWANIE	PROJEKTANT	Krzysztof Pawłowicz architektoniczne do budynków Inwentarskich i gospodarczych, adaptacji projektów typowych i powtarzalnych innych budynków oraz sporządzania planów zagospodarowania działki związanych z realizacją tych budynków 19/86/OL	03-2026	mgr inż. Krzysztof Pawłowicz
PRZYŁĄCZA I URZĄDZENIA TECHNICZNE ELEKTRYCZNE	PROJEKTANT	Edward Czajkowski Projektowania dla osób fizycznych instalacji elektrycznych o powszechnie znanych rozwiązaniach konstrukcyjnych i schematach technicznych 83/81/OL	03-2026	Edw. Czajkowski