

Województwo: pomorskie [22]
Powiat: gdański [2204]
Gmina: Trąbki Wielkie [220408_2]
Obręb: Kaczk [0008]
Nr działki: 59/19 i inne
Identyfikator zgłoszenia pracy: GKIK-PDGGK.6640.1.978.2025
Nr sekcji: 6.217.25.24.3.1 i inne
Ukt. odniesienia: poziomy: PL-2000 strefa 6 (18")
pionowy: PL-EVRF2007-NH

TAKGEO Sebastian Pawlik
ul. Bolesława Prusa 1, 83-020 Odrzy Wielkie
tel. 508-28-88-74
e-mail: geodezja_cadry@wp.pl
NP 604-002-60-90, REGON 220030835

MAPA DO CELÓW PROJEKTOWYCH
SKALA 1:500

W zakresie opracowania mapa aktualna na dzień: 6.03.2025 r.
Nie wyklucza się istnienia w terenie innych, nie wykazanych na niniejszej mapie urządzeń podziemnych,
które nie zostały zgłoszone do inwentaryzacji.

Wykonanie niniejszej mapy nie było poprzedzone ustaleniami dotyczącymi
ewentualnych służebności gruntowych obciążających grunty położone
w granicach projektowanej inwestycji budowlanej.

STAROSTWO POWATOWE W PRUSZCZU GDAŃSKIM
REFERAT UZGADNIANIA DOKUMENTACJI PROJEKTOWEJ
W granicach opracowania występują projektowane
i zarejestrowane w RUDP przewody i urządzenia
zgodnie z treścią niniejszej dokumentacji.


Pruszcz Gdański, dn. 4.03.2025 r.

Wykonan dnia 6.03.2025 r.

GEODETA UPRAWNIENY
Sebastian Pawlik
nr dop. 22105
tel. 508-28-88-74

Dokument podpisany
przez Sebastiana
Pawlika
Data: 2025.03.11
18:37:26 CEST

| | |
|--|---|
| Podpisuję, że niniejszy dokument został opracowany w wyniku prac geodezyjnych i inżynierskich, których rezultaty zawiera całość technicznej dokumentacji projektowej. Jednocześnie informuję, że jestem świadomy odpowiedzialności karnej za złożenie fałszywego oświadczenia. | |
| Organ służby geodezyjnej, który otrzymał zgłoszenie | STAROSTA GDAŃSKI |
| Identyfikator zgłoszenia prac geodezyjnych | 6640.1.978.2025 |
| Wykonawca prac geodezyjnych | TAKGEO Sebastian Pawlik NIP 604-002-60-90 |
| Nr oraz data sporządzenia dokumentu zawierającego wynik pozytywny weryfikacji | protokół weryfikacji nr 6640.1.978.2025, 61721 z dnia 14.03.2025 r. |
| Imię i nazwisko oraz nr uprawnień zawodowych kierownika prac | Sebastian Pawlik Nr uprawnień 22105 |

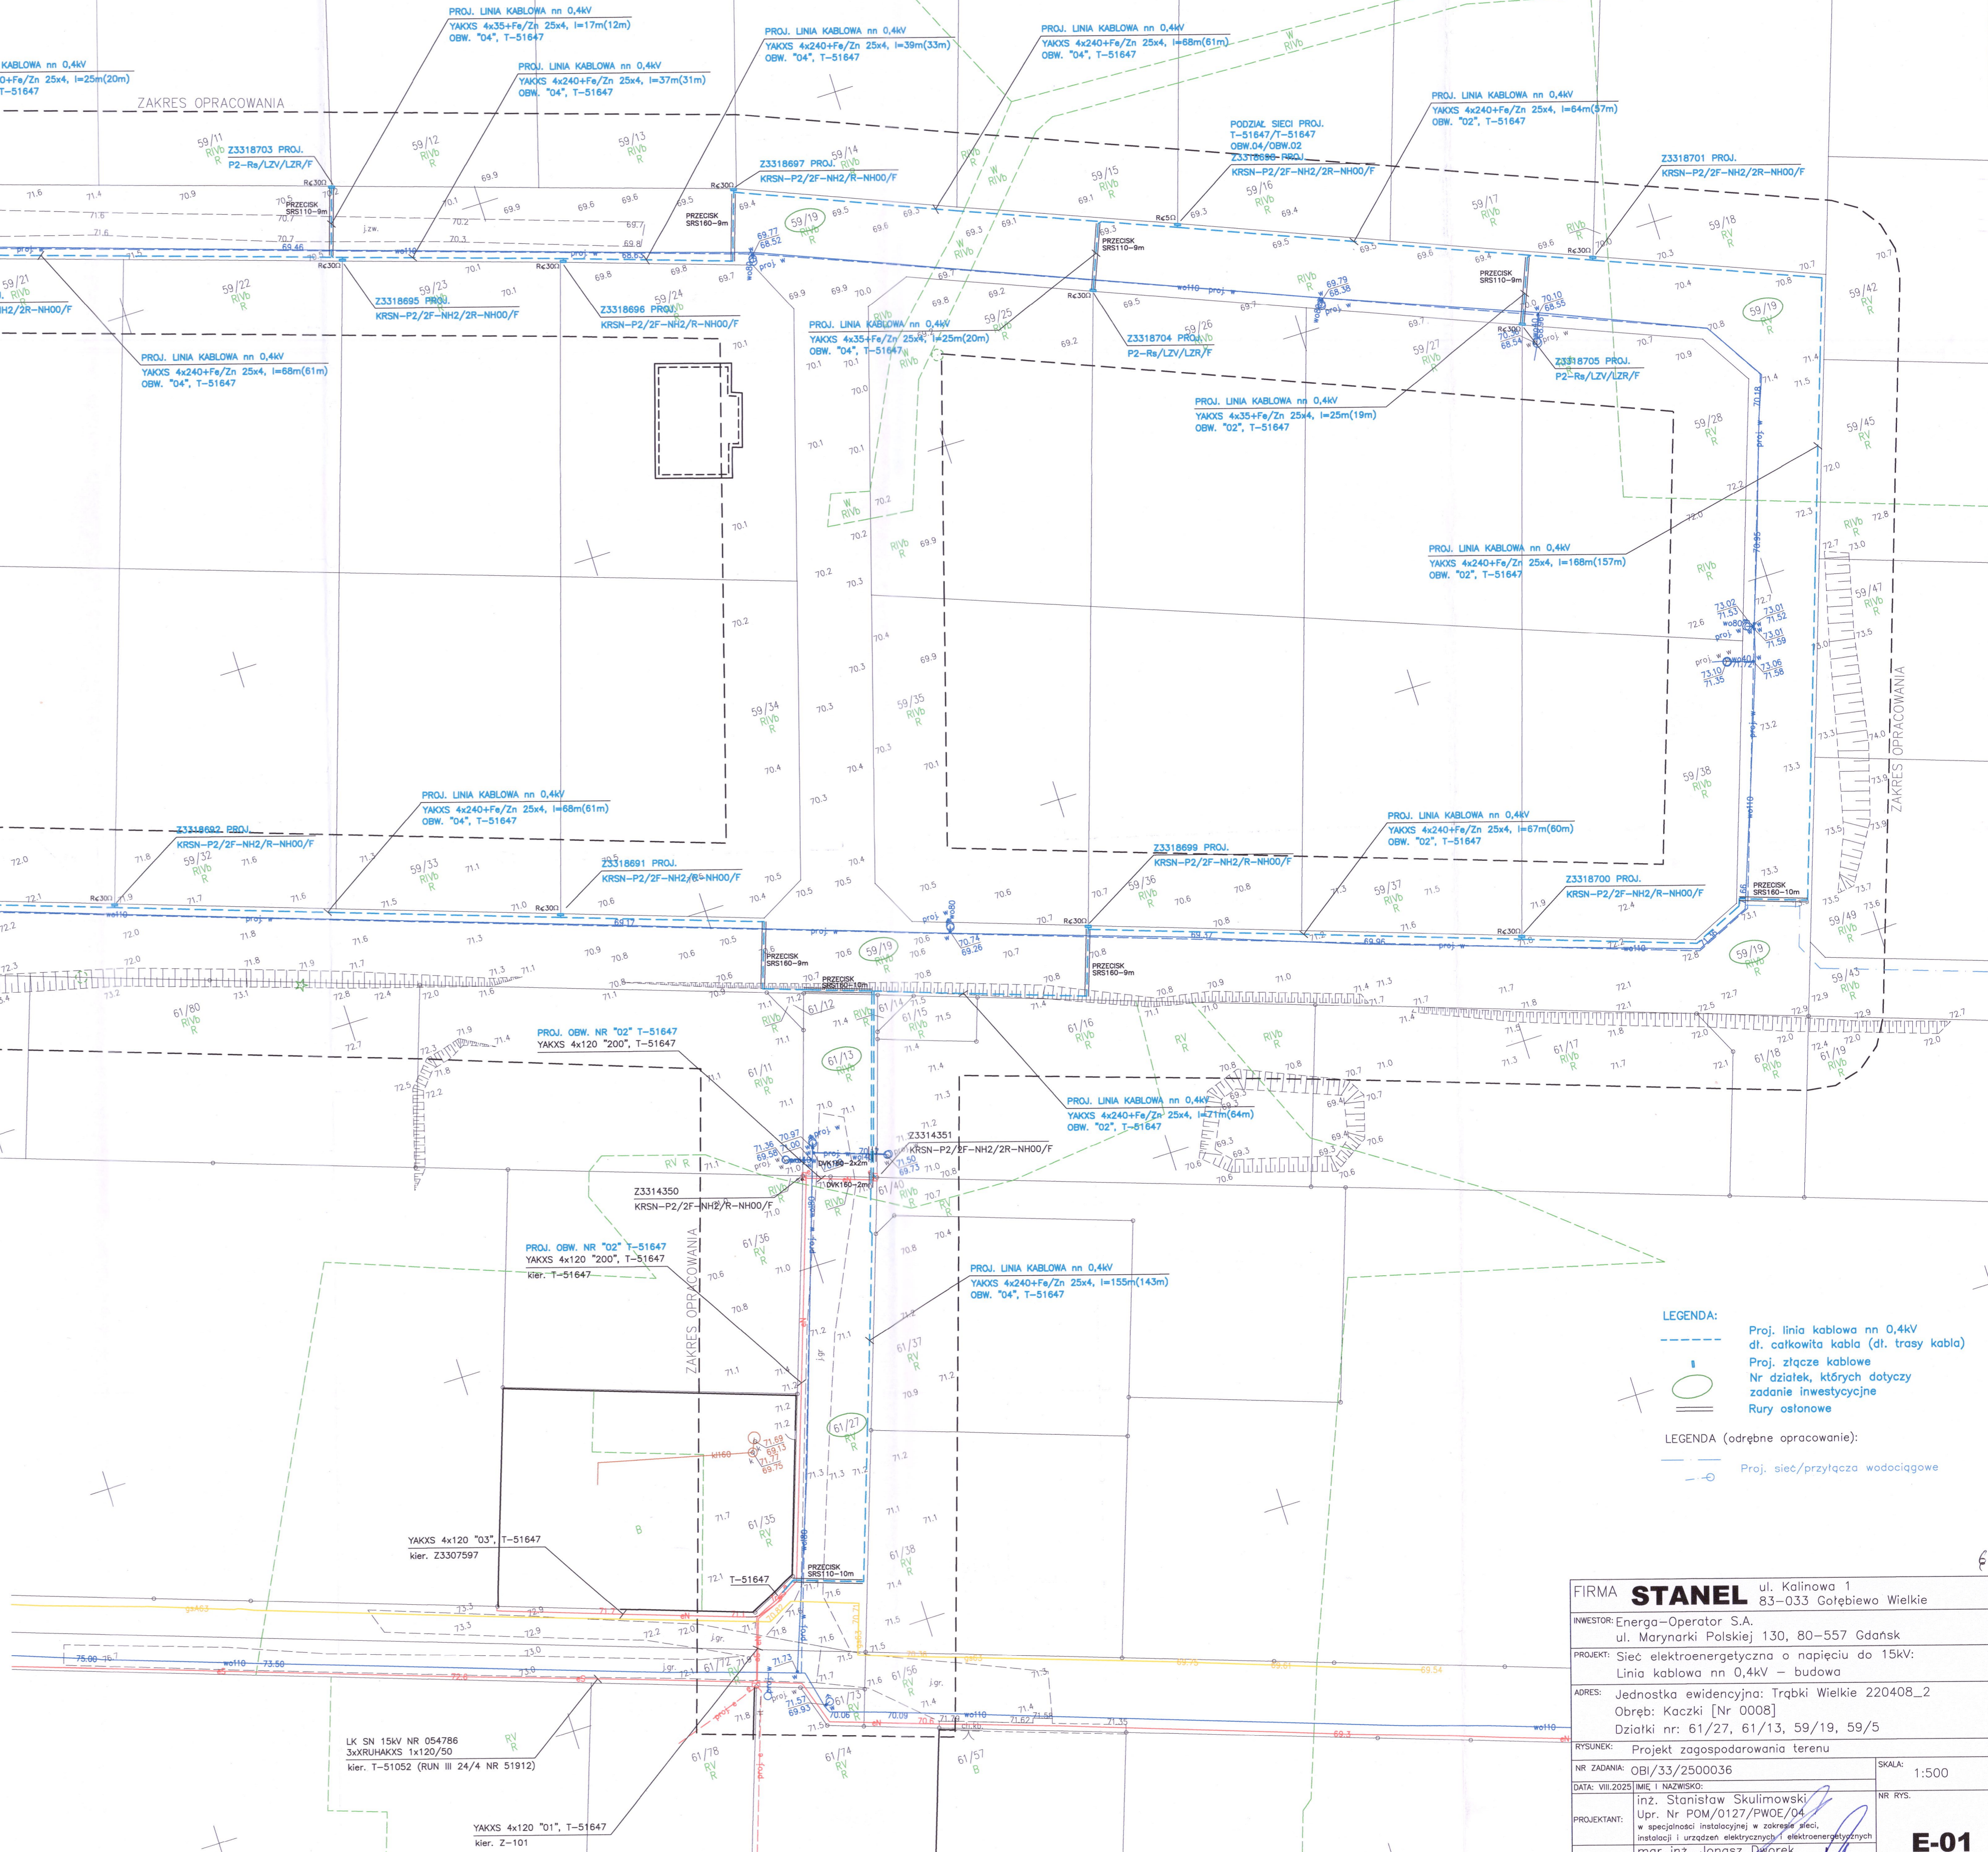

LEGENDA:
--- Proj. linia kablowa nn 0,4kV
--- dl. całkowita kabla (dl. trasy kabla)
--- Proj. złącze kablowe
--- Nr działek, których dotyczy zadanie inwestycyjne
--- Rury ostosłowe

LEGENDA (odrębne opracowanie):
--- Proj. sieć/przyłącza wodociągowe

| | | |
|----------------|---|--|
| FIRMA | STANEL | ul. Kalinowa 1 83-033 Gołębiewa Wielkie |
| INWESTOR | Energa-Operator S.A. | ul. Marynarki Polskiej 130, 80-557 Gdańsk |
| PROJEKT: | Sieć elektroenergetyczna o napięciu do 15kV: Linia kablowa nn 0,4kV – budowa | |
| ADRES: | Jednostka ewidencyjna: Trąbki Wielkie 220408_2 Obręb: Kaczk [Nr 0008] Działki nr: 61/27, 61/13, 59/19, 59/5 | |
| RYTUŚNIER: | Projekt zagospodarowania terenu | |
| NR ZADANIA: | OB/33/2500036 | SKALA: 1:500 |
| DATA: VII 2025 | MIEJSCOWOŚĆ: | NR RYS: |
| PROJEKTANT: | inż. Stanisław Skulimowski Upr. Nr POM/0127/PWOE/04 * specjalność: instalacyjna w zakresie sieci, instalacji i urządzeń elektrycznych i elektroenergetycznych | |
| SPRAWDZĄCY: | mgr inż. Janusz Dwórek Upr. Nr POM/0166/PWOE/17 * specjalność: instalacyjna w zakresie sieci, instalacji i urządzeń elektrycznych i elektroenergetycznych | |

E-01