


PROJEKT ZAGOSPODAROWANIA TERENU
Przyłącze kablowe 0,4 kV, Nowa Różanka gm. Kętrzyn
obr. 30 dz. nr 179/16
skala 1:500

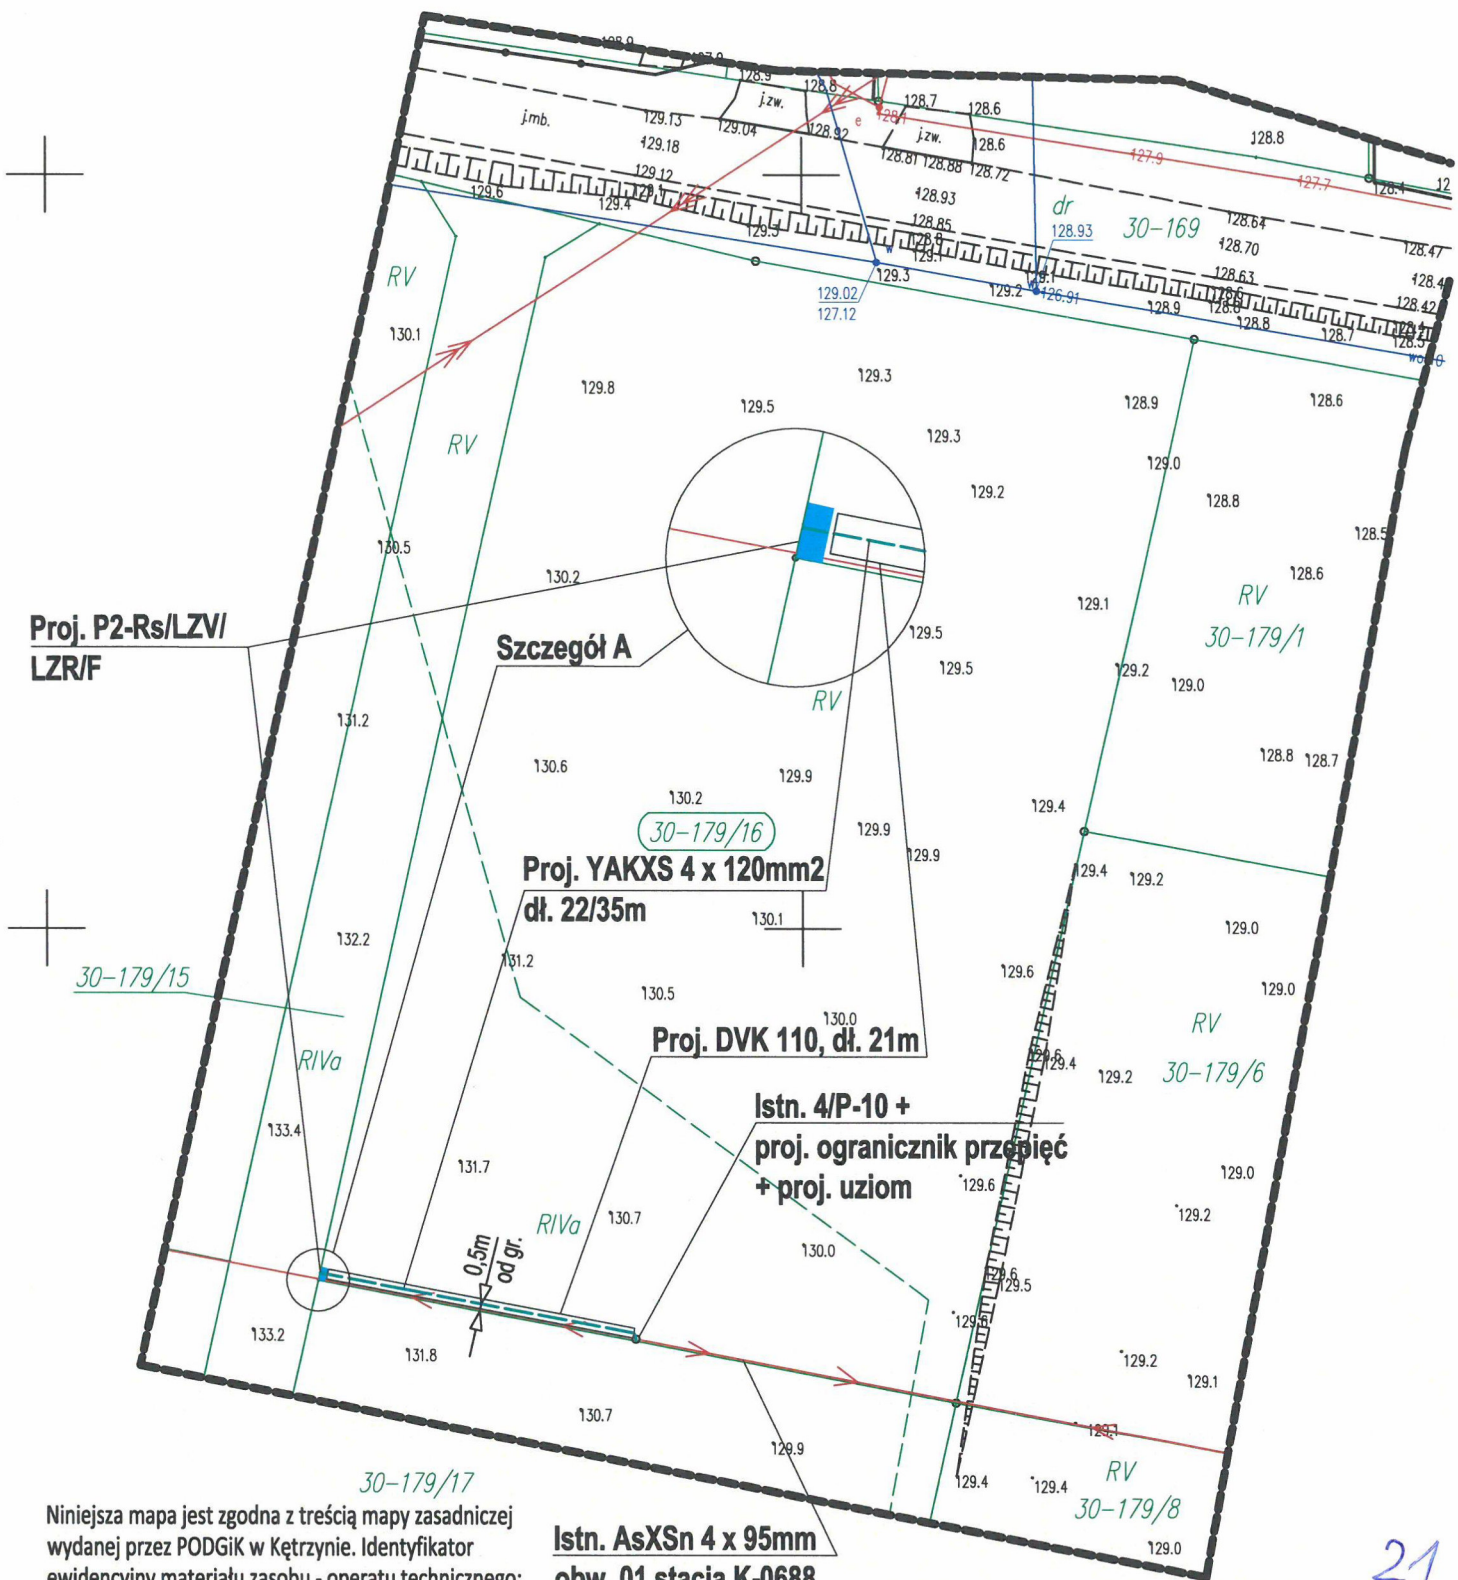

Niniejsza mapa jest zgodna z treścią mapy zasadniczej wydanej przez PODGiK w Kętrzynie. Identyfikator ewidencyjny materiału zasobu - operatu technicznego: P.2808.2024.872.


LEGENDA

- Granica działki
- Projektowane przyłącze kablowe
- Projektowana szafka pomiarowa
- Projektowana rura ochronna

BIURO PROJEKTOWO-BADAWCZE JAROSŁAW BEDNARZ 11-200 BARTOSZCZE WŁ. SZARYCH SZEREGÓW 13 tel. 790884078		NUMER RYS.	E-1
PROJEKT BUDOWLANO-WYKONAWCZY		WERSJA	A
PROJEKT ZAGOSPODAROWANIA TERENU			
PRZYŁĄCZE KABLOWE 0,4 kV			
NOWA RÓŻANKA gm KĘTRZYN OBR. NR 30 DZ. NR 179/16			
ENERGA - OPERATOR S.A. ODDZIAŁ W OLSZTYNIE			
PROJEKTANT:	JAROSŁAW BEDNARZ UPR. NR WAM/0079/POOE/10	POOPS:	
SPRAWDZIŁ:		POOPS:	
STYCZEŃ 2025		SKALA 1:500	format A4

21

USYTUOWANIE SZAFKI POMIAROWEJ
dla dz. 179/16

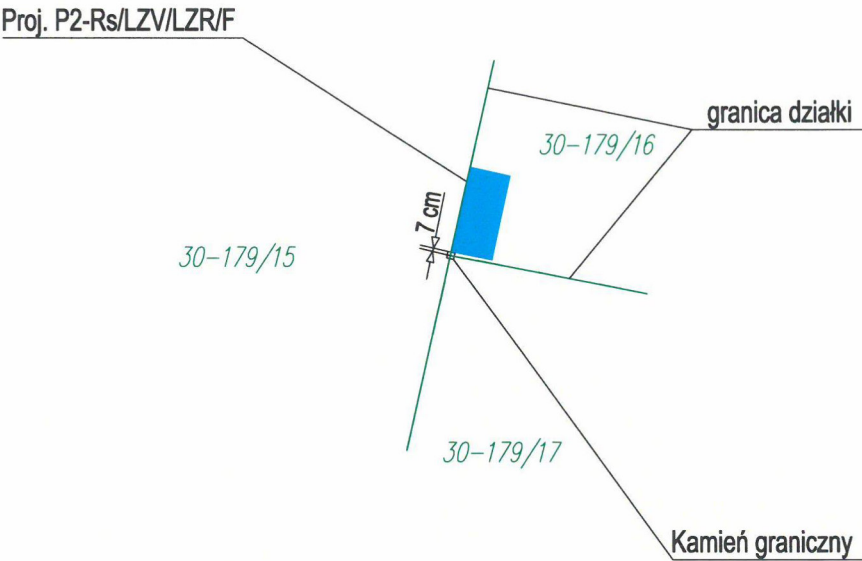

23

BIURO PROJEKTOWO-BADAWCZE JAROSŁAW BEDNARZ 11-200 BARTOSZYCE ul. SZARYCH SZEREGÓW 15 tel: 790884078			
TREŚĆ:	PROJEKT BUDOWLANO-WYKONAWCZY	NUMER RYS.	E-3
STADIUM:	DOMIAR SZAFKI POMIAROWEJ	WERSJA	A
OBIEKT:	PRZYZŁĄCZE KABLOWE nn 0,4 kV		
ADRES:	NOWA RÓŻANKA OBR. NR 30 gm KETRZYN DZ. NR 179/16		
INWESTOR:	ENERGA - OPERATOR S.A. ODDZIAŁ W OLSZTYNIE		
PROJEKTANT:	JAROSŁAW BEDNARZ UPR. NR WAM/0079/POOE/10 W SPECJALNOŚCI INSTALACYJNEJ	PODPIS:	DATA:
SPRAWDZIŁ:		PODPIS:	DATA:
DATA	LUTY 2025	SKALA	

OBJ/61/2403558