


# Projektowana kablowa rozdzielnica szafowa KRSN-P2/2F-NH2/R-NH00/F

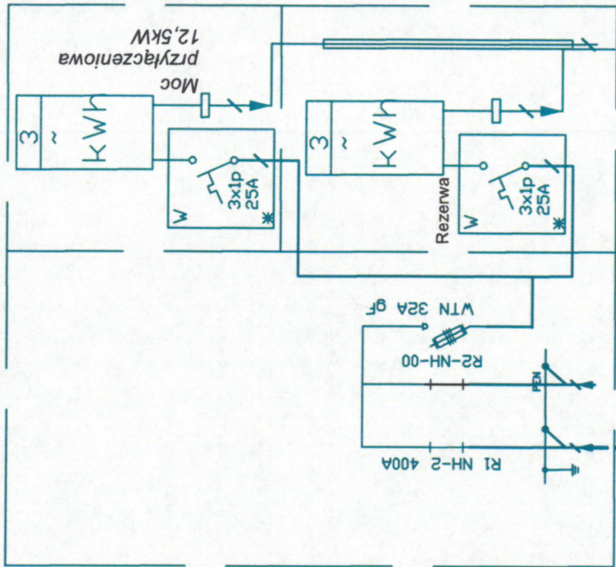

Istniejaca stacja transformatorowa nr 12493obw. Projektowany



Moc transf. 160kVA

Projektowane przyłącze kablowe nN  
NA2XY(YAKXS) 4x120mm<sup>2</sup>  
L = 13/19

## PLAN ZAGOSPODAROWANIA TERENU



**Zakład Projektowy Usługowy - Paweł Buchelt**  
**Kalisz ul. Podmiejska 32/70**

Nazwa:	Schemat budowy przyłącza kablowego nN do budynku mieszkalnego - jednorodzinny w m. Nowe Skalmierzyce-dz. nr 1321/4, 1321/5, 1322/5, 1323/7 mgr. inż. P. Buchelt upr. nr 1321/4, 1321/5, 1322/5, 1323/7 WKP/0383/POOE/13 spec. instalacje sieci i urządzeń elektrycznych i elektroenergetycznych		
projektant	Stadum	PT WYK	
asystent proj.	Wanessa Buchelt	Pracownia	
obiekt	Przyłącze kablowe nN	Stalowa	
	Kategoria obiektu XXVI	Skala 1:500	
adres	Nowe Skalmierzyce dz. nr 1321/4, 1321/5, 1322/5, 1323/7		
inwestor	ENERGA - OPERATOR Oddział w Kaliszu		
	Nr rysu	01	