


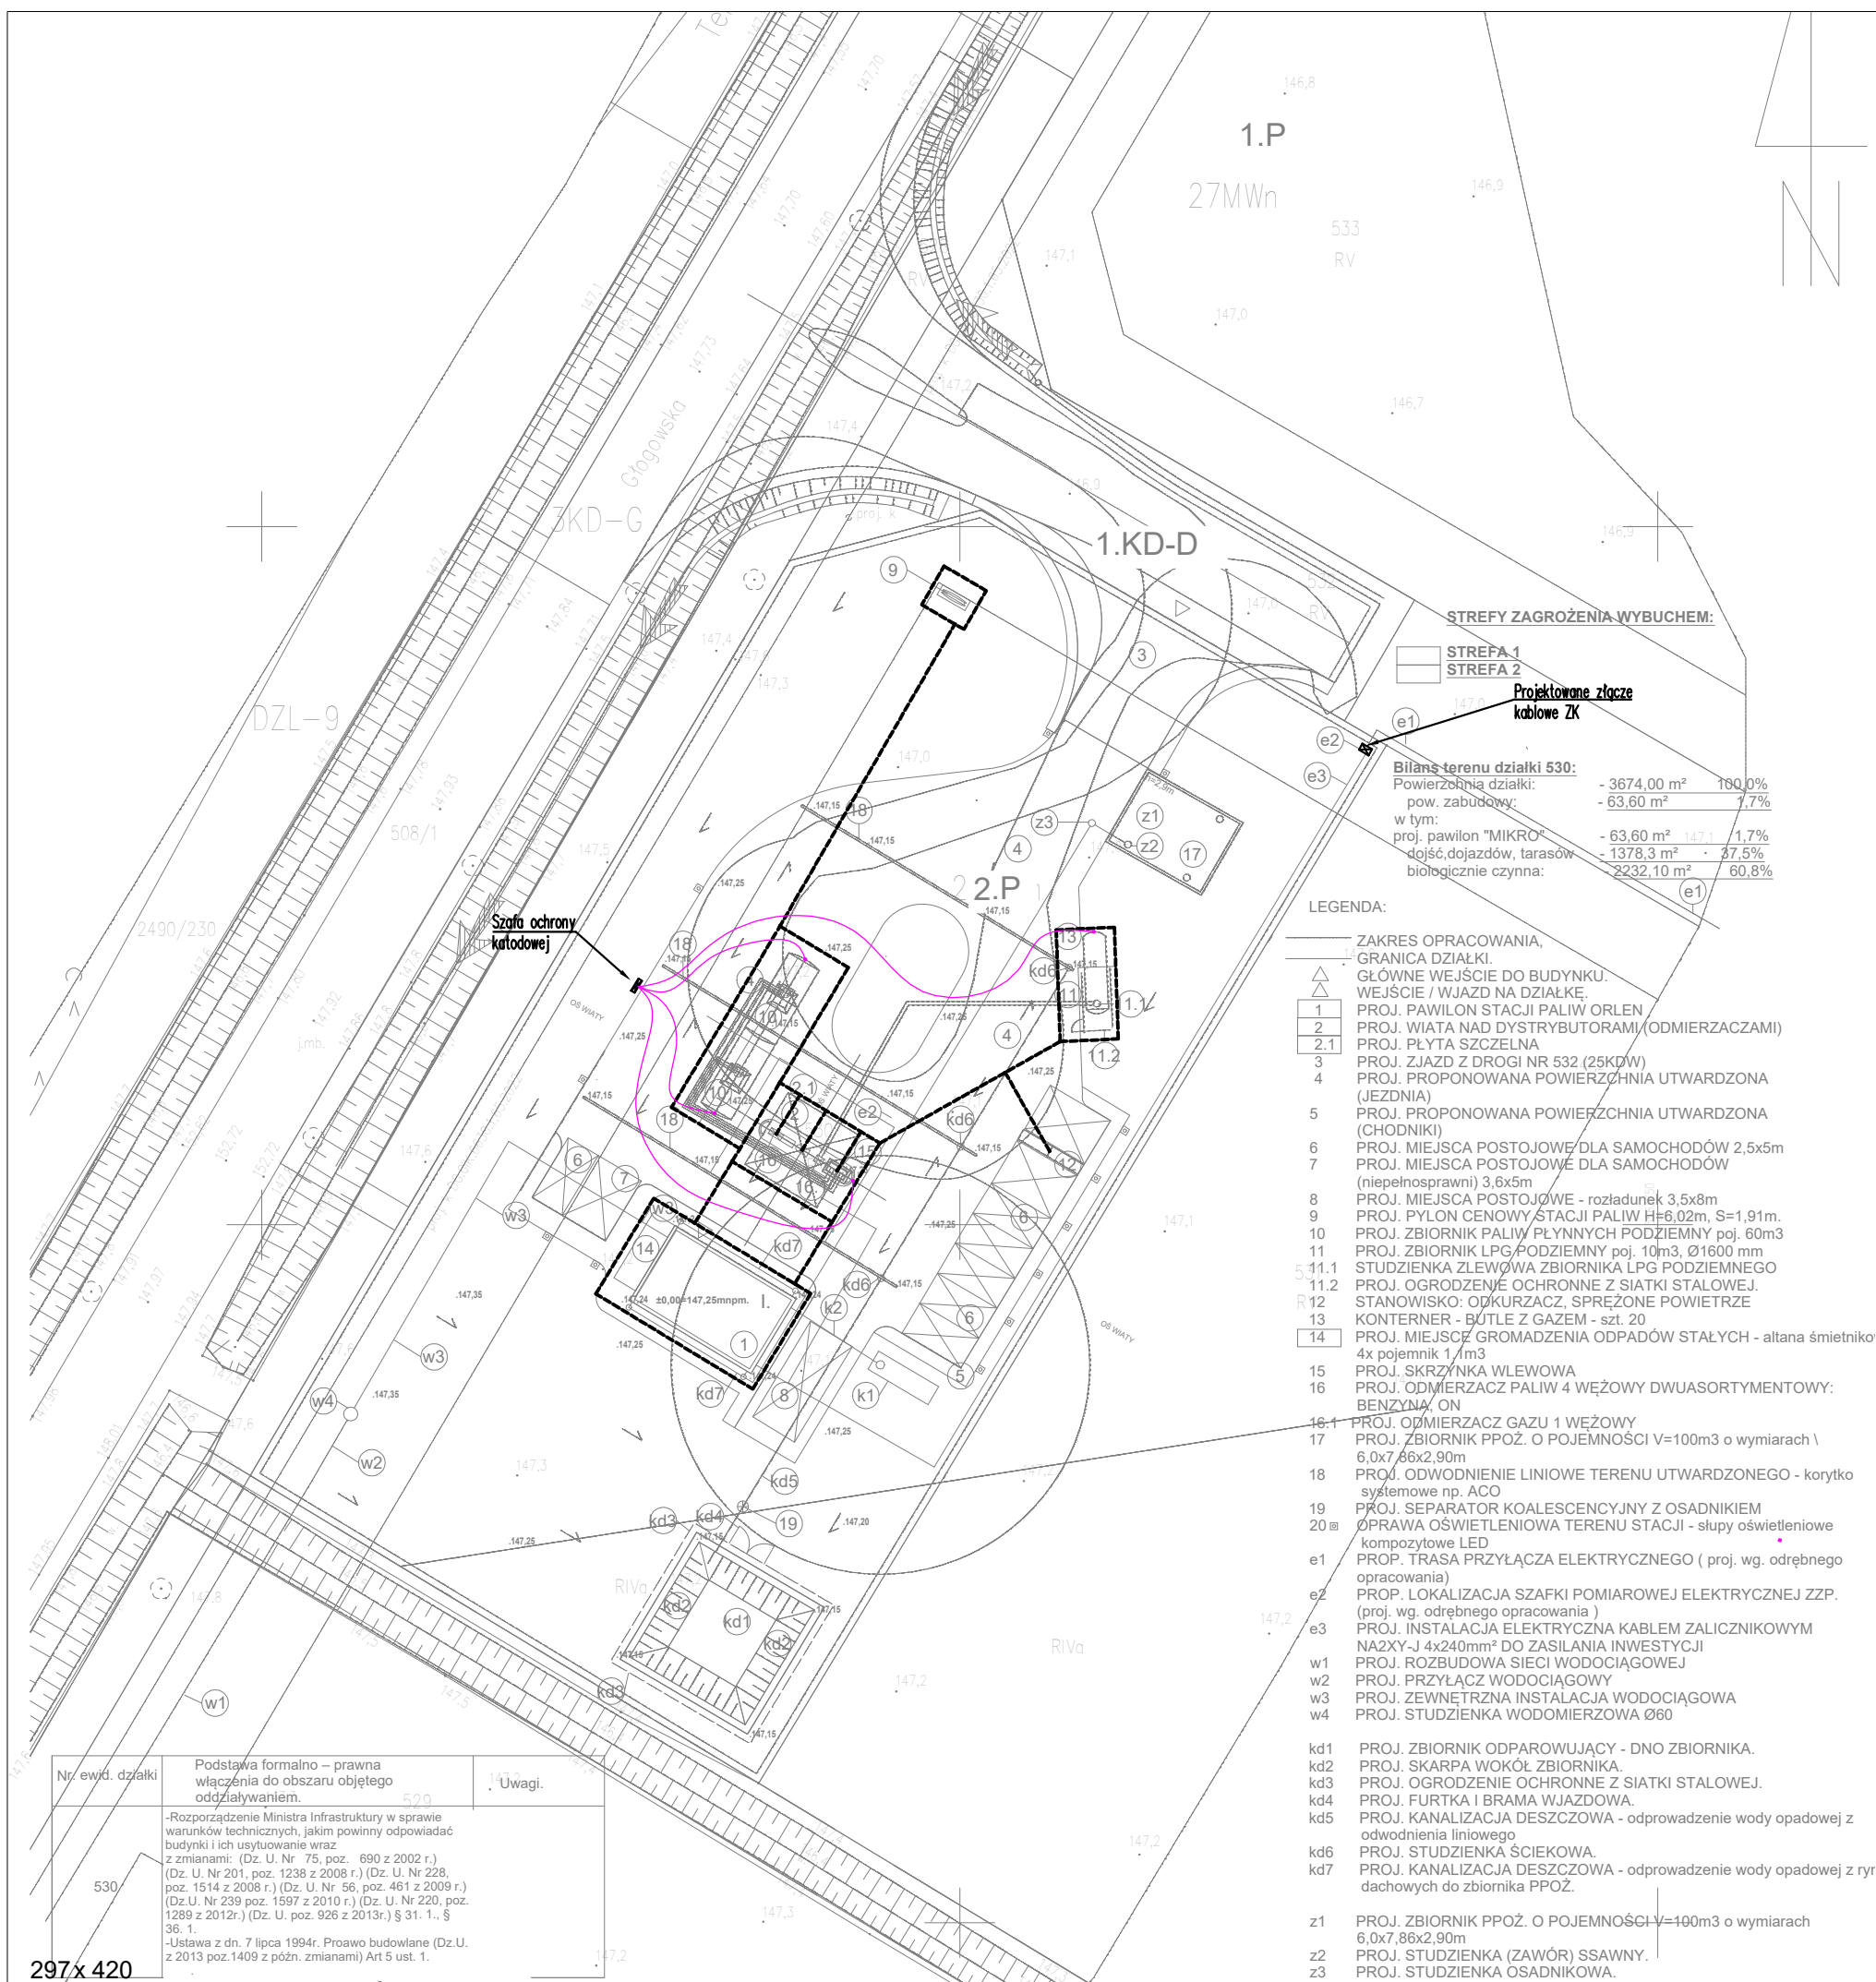

LEGENDA	
	Kabel YKY 1x35mm ² w rurze ochronnej DVK50
	Taśma Fe/Zn 30x4mm
	Połączenie spawane
	Projektowana szafka złącza kablowego ZK

Uwagi:
1. Uziom otokowy prowadzić w odległości ok. 1m od obiektów.

TEMAT:	PLAN ZAGOSPODAROWANIA TERENU – INSTALACJA UZIEMIAJĄCA		NR RYSUNKU: IE-0.02
INWESTYCJA:	BUDYNEK STACJI PALIW		REWIZJA:
			SKALA: 1: 500
			DATA: 08.2025
LOKALIZACJA:	CHOCIANÓW, OBR. 0003, DZ. EW. NR 530 GMINA CHOCIANÓW		BR: ELEKTRYCZNA
			ST: P.TECHNICZNY
PROJEKTOWAŁ: mgr inż. Łukasz Biedroń specjalność instalacyjna w zakresie sieci, instalacji i urządzeń elektrycznych i elektroenergetycznych upr. bud. bez ogr. nr ewid. MAP/0036/POOE/10.		SPRAWDZIŁ: mgr inż. Bartłomiej Szumacher specjalność instalacyjna w zakresie sieci, instalacji i urządzeń elektrycznych i elektroenergetycznych upr. bud. bez ogr. nr ewid. MAP/0062/PBE/17.	
PODPIS:		PODPIS:	
ZESPÓŁ PROJEKTOWY: mgr inż. Paweł Porębski			
 Projektowanie instalacji elektrycznych		mgr inż. Łukasz Biedroń www.pro-electro.pl e-mail: biuro@pro-electro.pl ul. Lubicz 17D/21, 31-503 Kraków tel. 12 422 53 34	