


IDEOWY SCHEMAT POŁĄCZEŃ WYRÓWNAWCZYCH GSU BUDYNKU STACJI PALIW

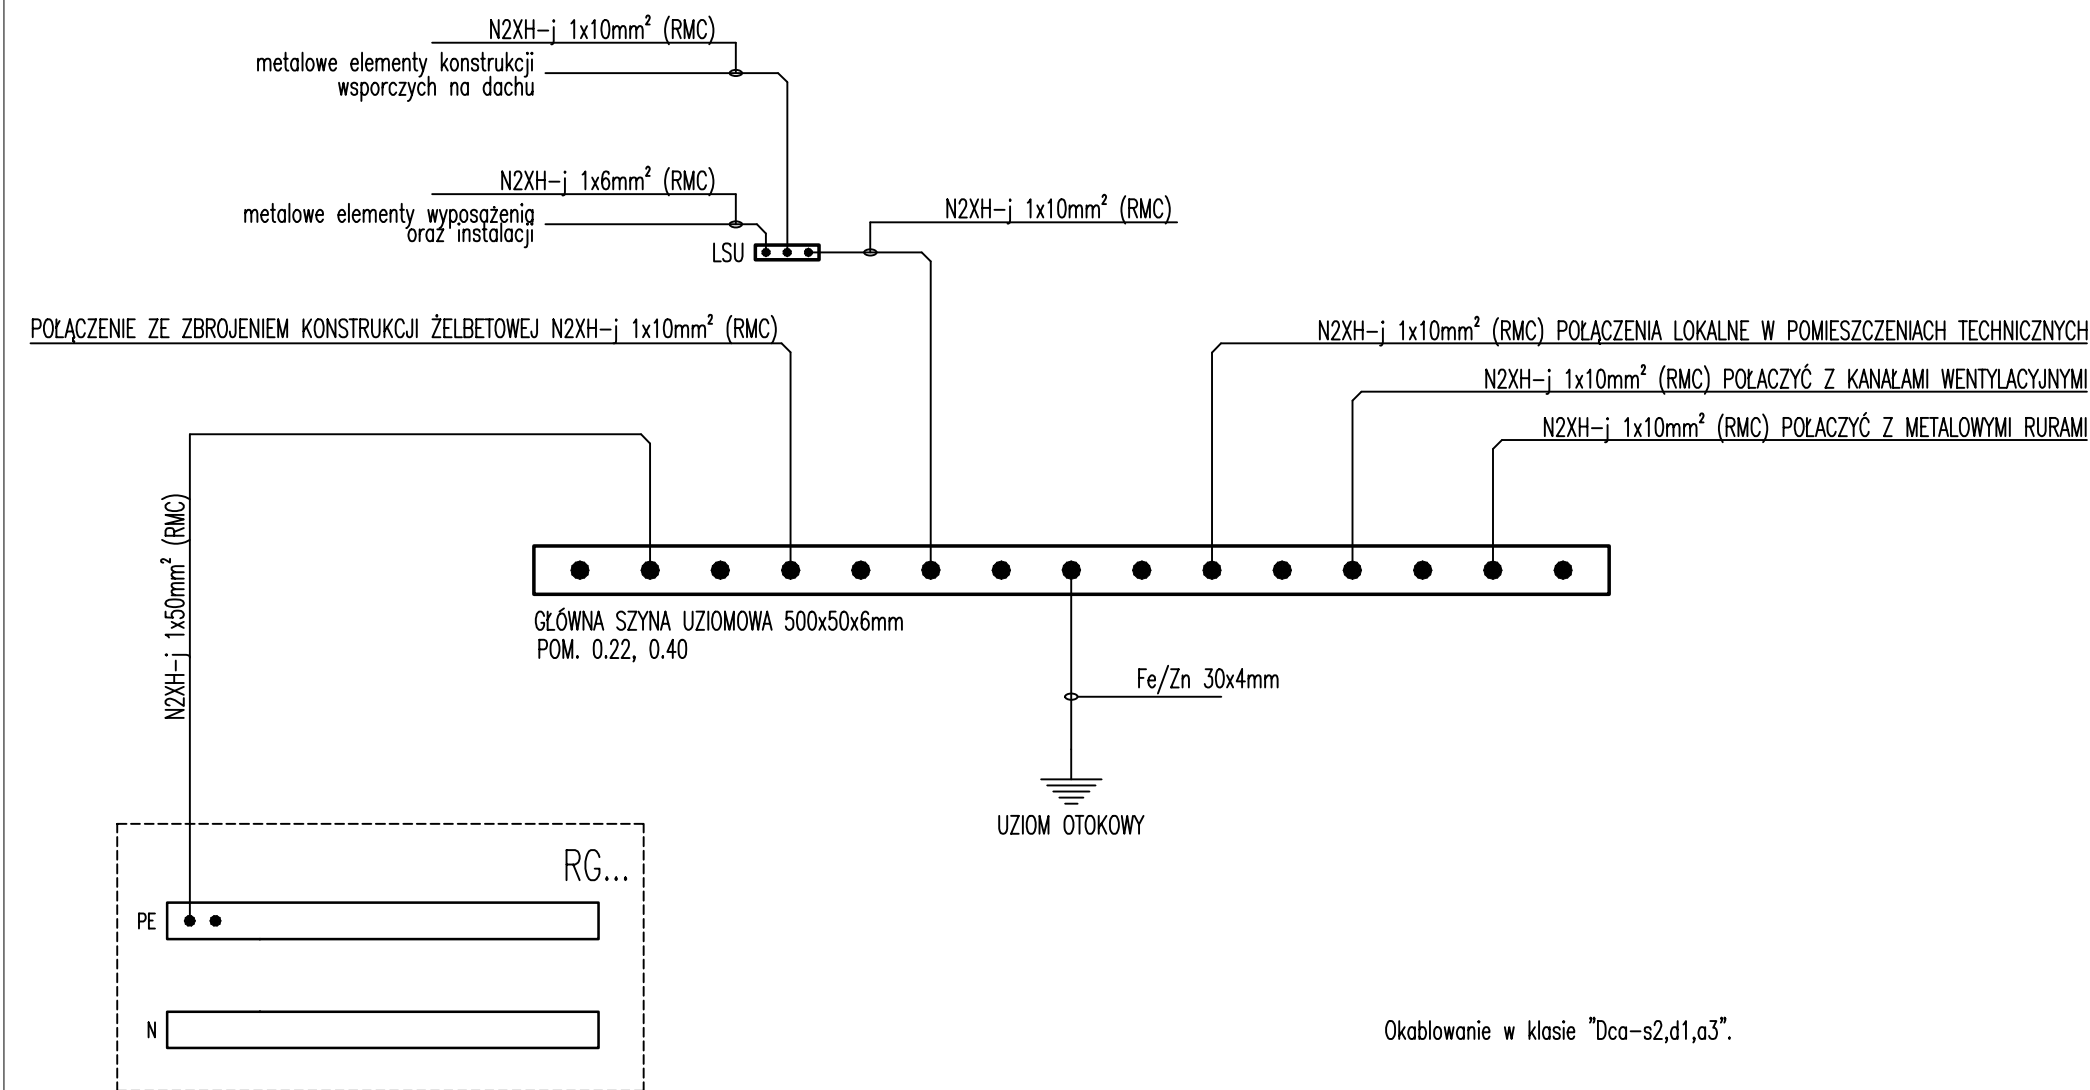

TEMAT:	SCHEMAT IDEOWY POŁĄCZEŃ WYRÓWNAWCZYCH	NR RYSUNKU: IE-1.02
INWESTYCJA:	BUDYNEK STACJI PALIW	REWIZJA: SKALA: 1:100 DATA: 08.2025
LOKALIZACJA:	CHOCIANÓW, OBR. 0003, DZ. EW. NR 530 GMINA CHOCIANÓW	BR: ELEKTRYCZNA ST: P.TECHNICZNY
PROJEKTOWAŁ: mgr inż. Łukasz Biedroń specjalność instalacyjna w zakresie sieci, instalacji i urządzeń elektrycznych i elektroenergetycznych upr. bud. bez ogr. nr ewid. MAP/0036/POOE/10.	SPRAWDZIŁ: mgr inż. Bartłomiej Szumacher specjalność instalacyjna w zakresie sieci, instalacji i urządzeń elektrycznych i elektroenergetycznych upr. bud. bez ogr. nr ewid. MAP/0062/PBE/17.	
PODPIS:	PODPIS:	
ZESPÓŁ PROJEKTOWY: mgr inż. Paweł Porębski		
Proelectro Projektowanie instalacji elektrycznych		mgr inż. Łukasz Biedroń www.pro-electro.pl e-mail: biuro@pro-electro.pl ul. Lubicz 17D/21, 31-503 Kraków tel. 12 422 53 34