



Wypust do punktu
rozdziatu żyły PEN
oraz do szyny GSI
Taśma 30x4mm Fe/Zn

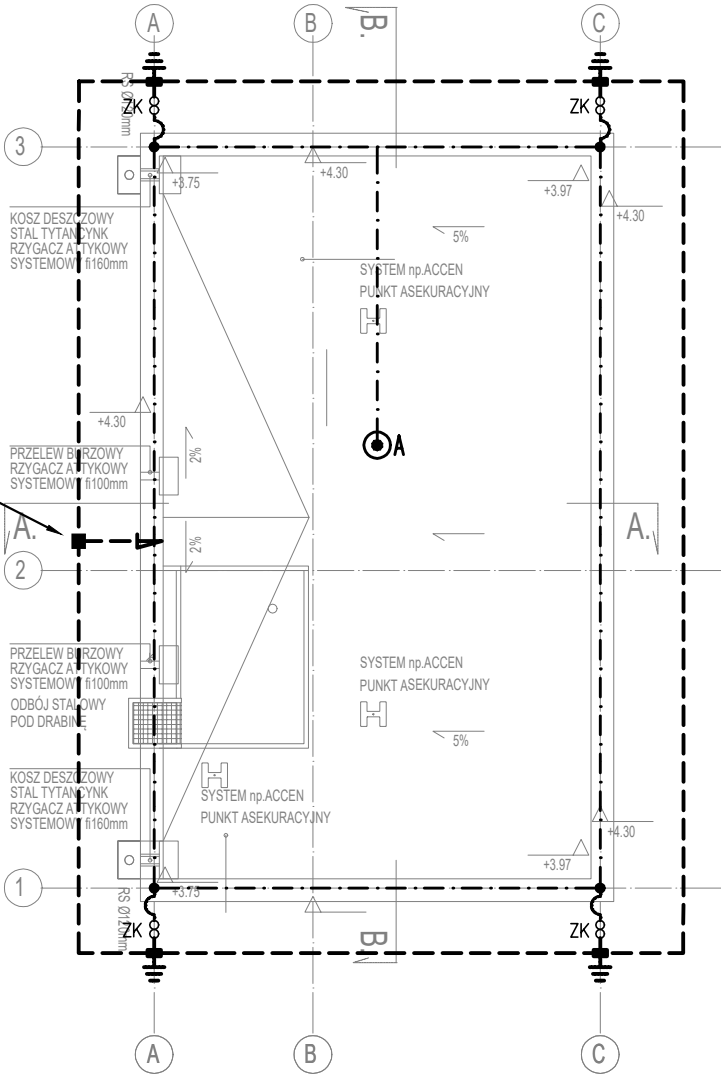

LEGENDA	
	Połączenie z uziomem i ZK
	Drut Fe/Zn 8mm
	Połączenie skręcane
	Maszt odgromowy z podstawą betonową h=2,5m
	Taśma Fe/Zn 30x4 mm
	Połączenie spawane

UKŁAD TN–S
SAMOCZYNNE WYŁĄCZENIA ZASILANIA

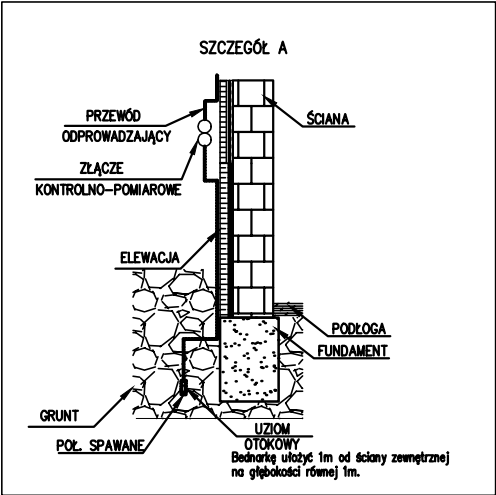

- Uwagi:
1. Złącza kontrolno-pomiarowe zabudować na zewnątrz elewacji lub w puszcze elektroinstalacyjnej o odpowiednim przeznaczeniu.

TEMAT:	PLAN INSTALACJI ODGROMOWEJ I UZIEMIENIA – RZUT DACHU PAWILONU	NR RYSUNKU: IE-5.01
INWESTYCJA:	BUDYNEK STACJI PALIW	REWIZJA: SKALA: 1:100 DATA: 08.2025
LOKALIZACJA:	CHOCIANÓW, OBR. 0003, DZ. EW. NR 530 GMINA CHOCIANÓW	BR: ELEKTRYCZNA ST: P.TECHNICZNY
PROJEKTOWAŁ: mgr inż. Łukasz Biedroń specjalność instalacyjna w zakresie sieci, instalacji i urządzeń elektrycznych i elektroenergetycznych upr. bud. bez ogr. nr ewid. MAP/0036/POOE/10.		SPRAWDZIŁ: mgr inż. Bartłomiej Szumacher specjalność instalacyjna w zakresie sieci, instalacji i urządzeń elektrycznych i elektroenergetycznych upr. bud. bez ogr. nr ewid. MAP/0062/PBE/17.
PODPIS:		PODPIS:
ZESPÓŁ PROJEKTOWY: mgr inż. Paweł Porębski		
		mgr inż. Łukasz Biedroń www.pro-electro.pl e-mail: biuro@pro-electro.pl ul. Lubicz 17D/21, 31-503 Kraków tel. 12 422 53 34