



UKŁAD TN-S
SAMOCZYNNY WYŁĄCZENIA ZASILANIA

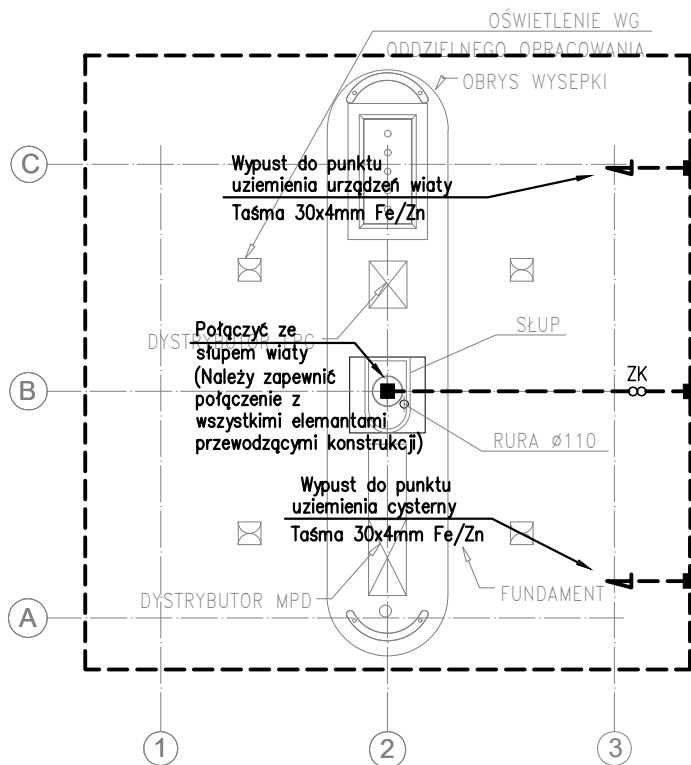

LEGENDA

	8 ZK	Połączenie z uziomem i ZK
---	Drut Fe/Zn 8mm	
•	Połączenie skręcane	
⊙A	Maszt odgromowy z podstawą betonową h=2,5m	
---	Taśma Fe/Zn 30x4 mm	
■	Połączenie spawane	

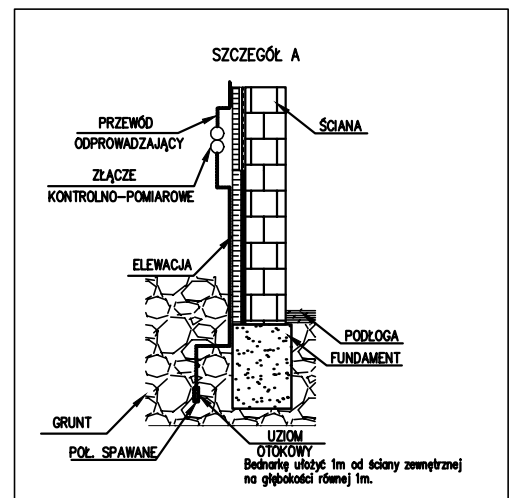

Uwagi:

1. Złącza kontrolno-pomiarowe zabudować na zewnątrz elewacji lub w puszcze elektroinstalacyjnej o odpowiednim przeznaczeniu.

TEMAT:	PLAN INSTALACJI UZIEMIENIA – RZUT WIATY	NR RYSUNKU: IE-5.02
INWESTYCJA:	BUDYNEK STACJI PALIW	REWIZJA:
		SKALA: 1:100
		DATA: 08.2025
LOKALIZACJA:	CHOCIANÓW, OBR. 0003, DZ. EW. NR 530 GMINA CHOCIANÓW	BR: ELEKTRYCZNA
		ST: P. TECHNICZNY
PROJEKTOWAŁ:	mgr inż. Łukasz Biedroń specjalność instalacyjna w zakresie sieci, instalacji i urządzeń elektrycznych i elektroenergetycznych upr. bud. bez ogr. nr ewid. MAP/0036/POOE/10.	SPRAWDZIŁ:
		mgr inż. Bartłomiej Szumacher specjalność instalacyjna w zakresie sieci, instalacji i urządzeń elektrycznych i elektroenergetycznych upr. bud. bez ogr. nr ewid. MAP/0062/PBE/17.
PODPIS:		PODPIS:
ZESPÓŁ PROJEKTOWY:	mgr inż. Paweł Porębski	
		mgr inż. Łukasz Biedroń www.pro-electro.pl e-mail: biuro@pro-electro.pl ul. Lubicz 17D/21, 31-503 Kraków tel. 12 422 53 34