


proj. stacja transformatorowa
T697049

PRZEMARK JEZIORO

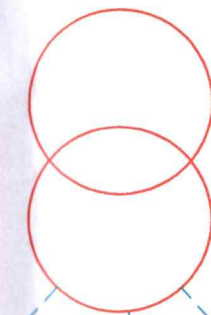


obw. 100
g6125A

obw. 200
g6125A

obw. 300
g6125A


proj. KRSN-P2/2F-NH2/2RNH-00/F
dz. 123/1, 123/2 nr 1
Z6924070

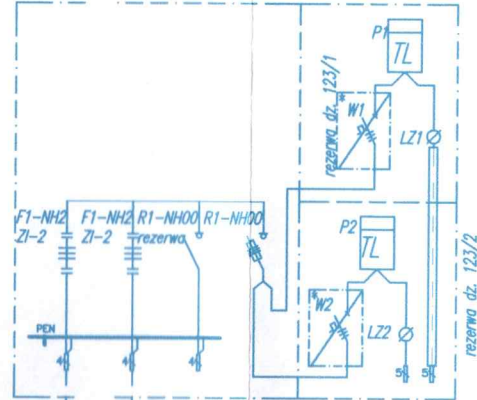

proj. YAKXS4x120mm²
l=10(17)m


proj. YAKXS4x120mm²
l=37(43)m

proj. P2-Rs/LZV/F
dz. 123/13, 123/14 nr 2
Z6924071

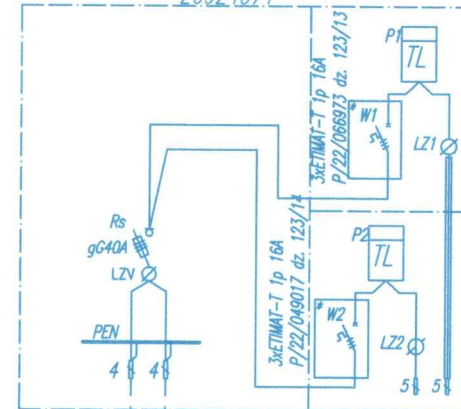


proj. YAKXS4x120mm²
l=24(29)m

proj. P2-Rs/LZV/F
dz. 123/3, 123/4 nr 3
Z6924072

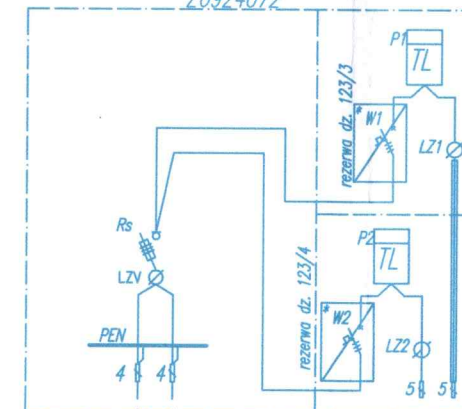


proj. YAKXS4x120mm²
l=12(17)m

proj. KRSN-0/5R-NH2/F nr 4
Z6924073

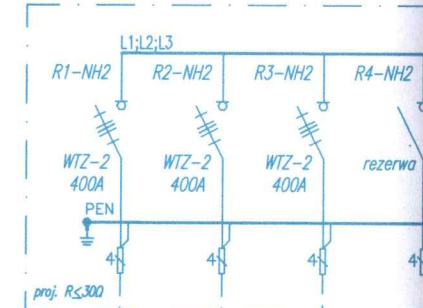


proj. KRSN-P2/2F-NH2/2RNH-00/F
dz. 123/11, 123/12 nr 19
Z6924065

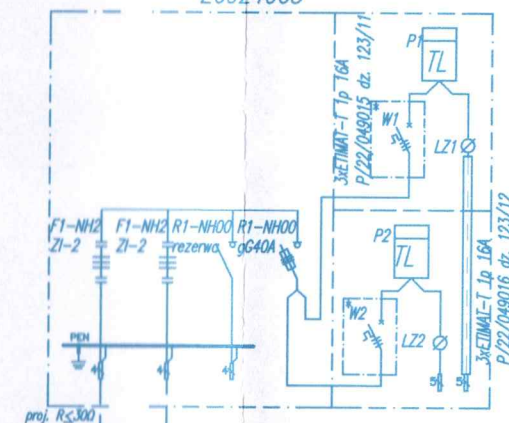

proj. YAKXS4x120mm²
l=13(20)m


proj. YAKXS4x120mm²
l=27(32)m

proj. P1-Rs/LZV/F
dz. 123/27 nr 20
Z6924066

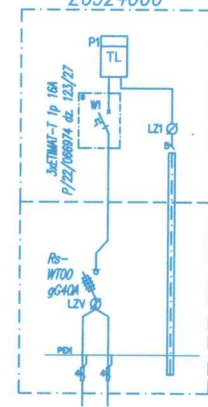


proj. YAKXS4x120mm²
l=56(62)m

proj. P2-Rs/LZV/F
dz. 123/29, 123/30 nr 21
Z6924067

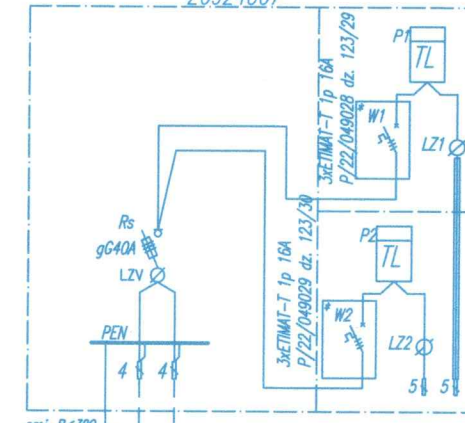


proj. YAKXS4x120mm²
l=57(63)m

proj. P2-Rs/LZV/F
dz. 123/35, 123/36 nr 22
Z6924068

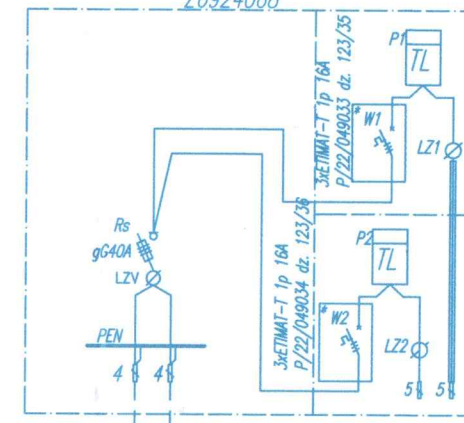


proj. YAKXS4x120mm²
l=60(66)m

proj. P2-Rs/LZV/F
dz. 123/41, 123/42 nr 23
Z6924069

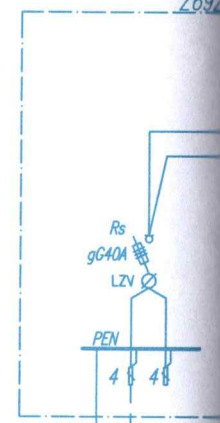

proj. R<50

proj. KRSN-0/5R-NH2/F nr 24
Z6924058

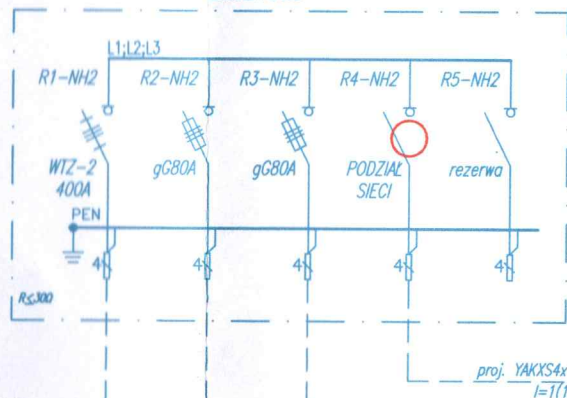

proj. YAKXS4x240mm²
l=335(356)m


proj. YAKXS4x120mm²
l=75(82)m

istn. AsXSn4x70
kier. T-71708

proj. SE.30.450-Bz10
R<10Ω

istn. AsXSn4x35
istn. 206
KK-E10,5/10

proj. P2-Rs/LZV/F
dz. 123/43, 123/50 nr 25
Z6924259

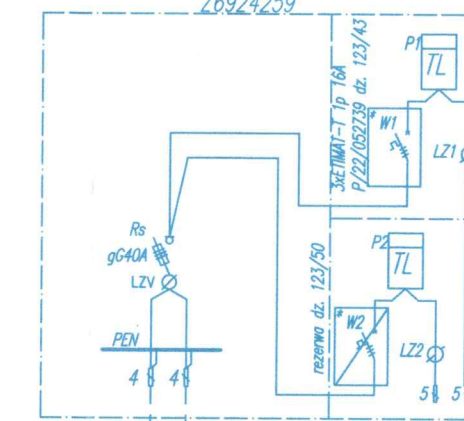

proj. YAKXS4x120mm²
l=12(17)m


proj. YAKXS4x120mm²
l=130(139)m


województwo: pomorskie
gm.: Stary Dzierzgon [221603-2]
obr. 0026, Przeszmark
dz. nr 167, 169, 153/6, 123/10,
123/28, 123/49, 123/53

Mapa do celów projektowych skala 1:500

Planowy układ geodezyjny - "2000/18" Wysokościowy układ geodezyjny - "EVR2007"
Mapę opracowano na podstawie materiałów źródłowych otrzymanych z PODGiK w Sztumie.
oraz dokonanego pomiaru bezpośredniego. Dane w zakresie ewidencji gruntów naniiesiono
na podstawie materiałów otrzymanych z PODGiK w Sztumie, bez prawnego ustalenia granic.
Służebności gruntowych nie badano.
Nie wykluza się istnienia w terenie innych, nie wykazanych na niniejszej mapie urządzeń podziemnych,
które nie były zgłoszone do inwentaryzacji. Nie przeprowadzono wywiadu w instytucjach branżowych.

Skala mapy zasadniczej: 6.210.33.22.4.1, 6.210.33.22.4.2, 6.210.33.22.4.3,
6.210.33.22.4.4
Oznaczenie granic obszaru, który był przedmiotem aktualizacji
Miejsce i data opracowania mapy: Grobino, dn. 2022.11.26
geo_sfera@wp.pl
ID: 6640.745.2022
Wykonawca: GEOSFERA
82-200 Malbork
Grobino 58E
mgr inż. Tomasz Dymek
Kierownik pracy
upr. nr 20298

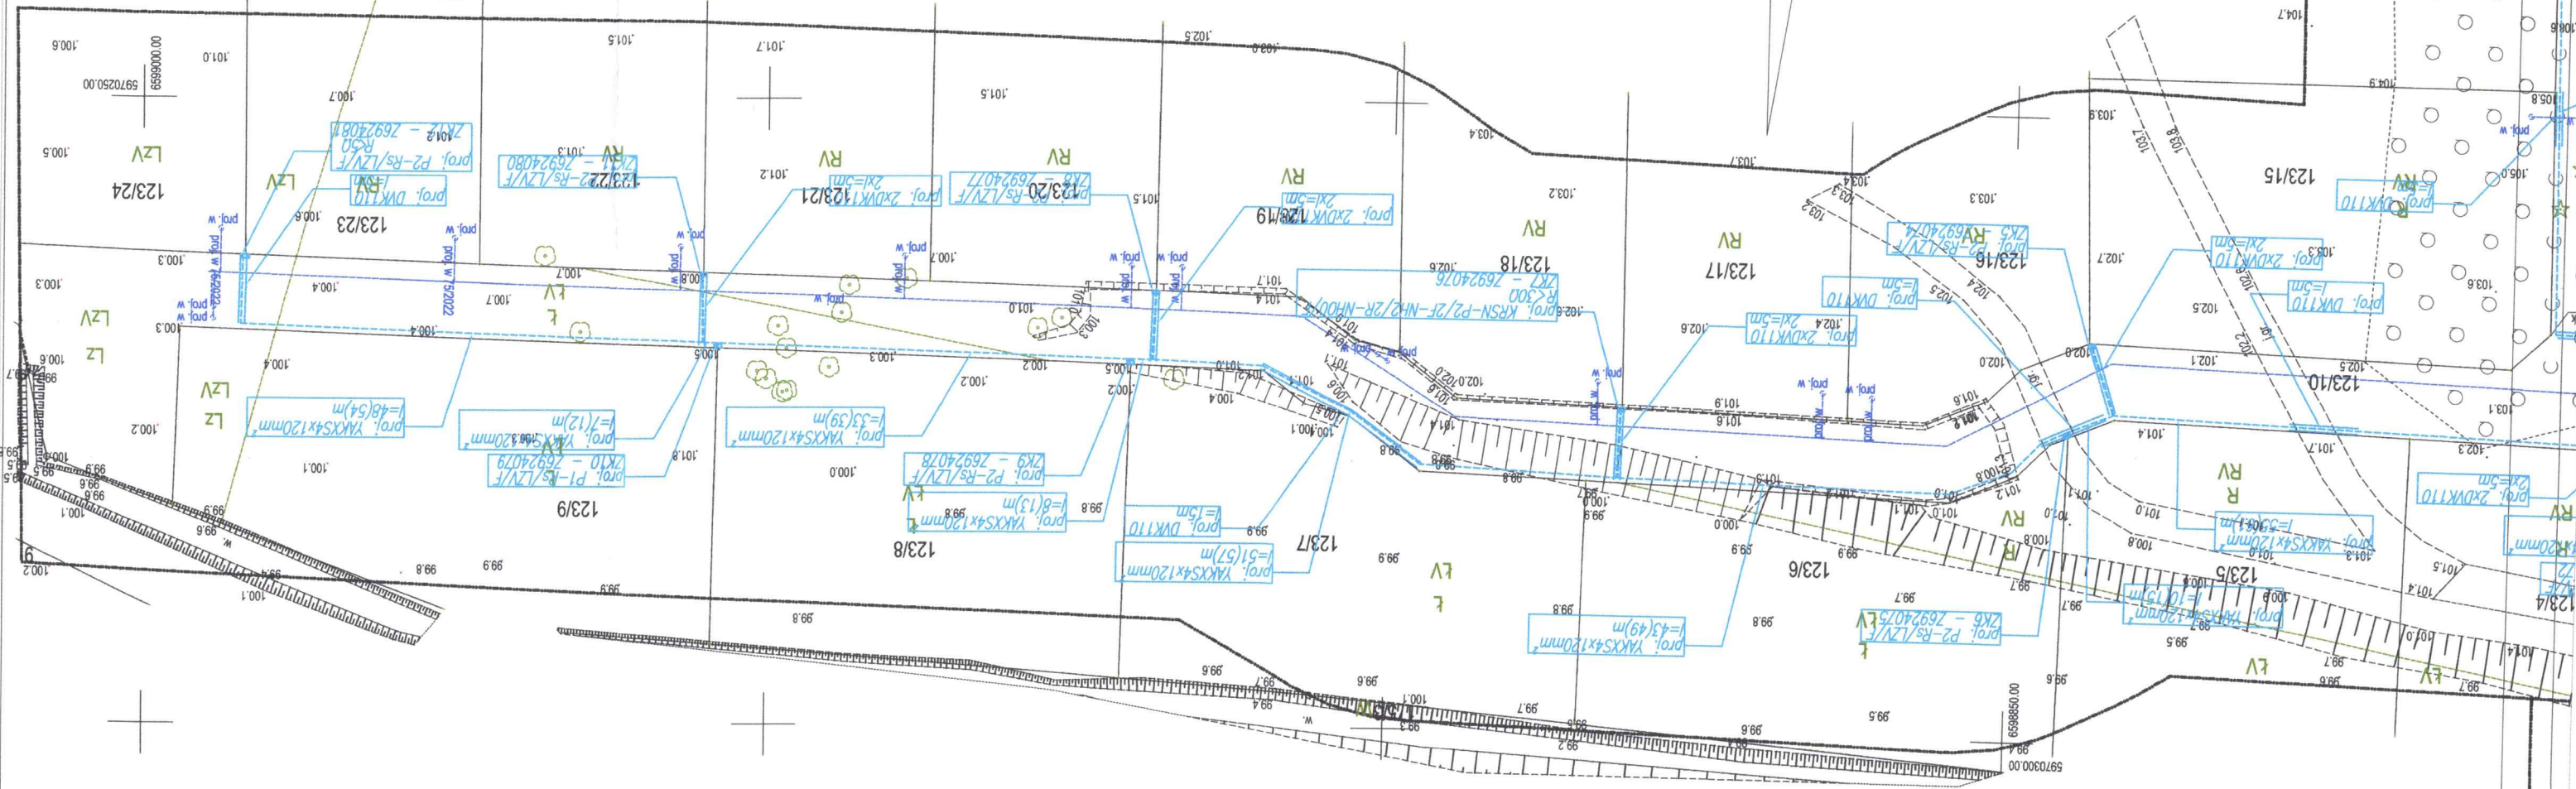

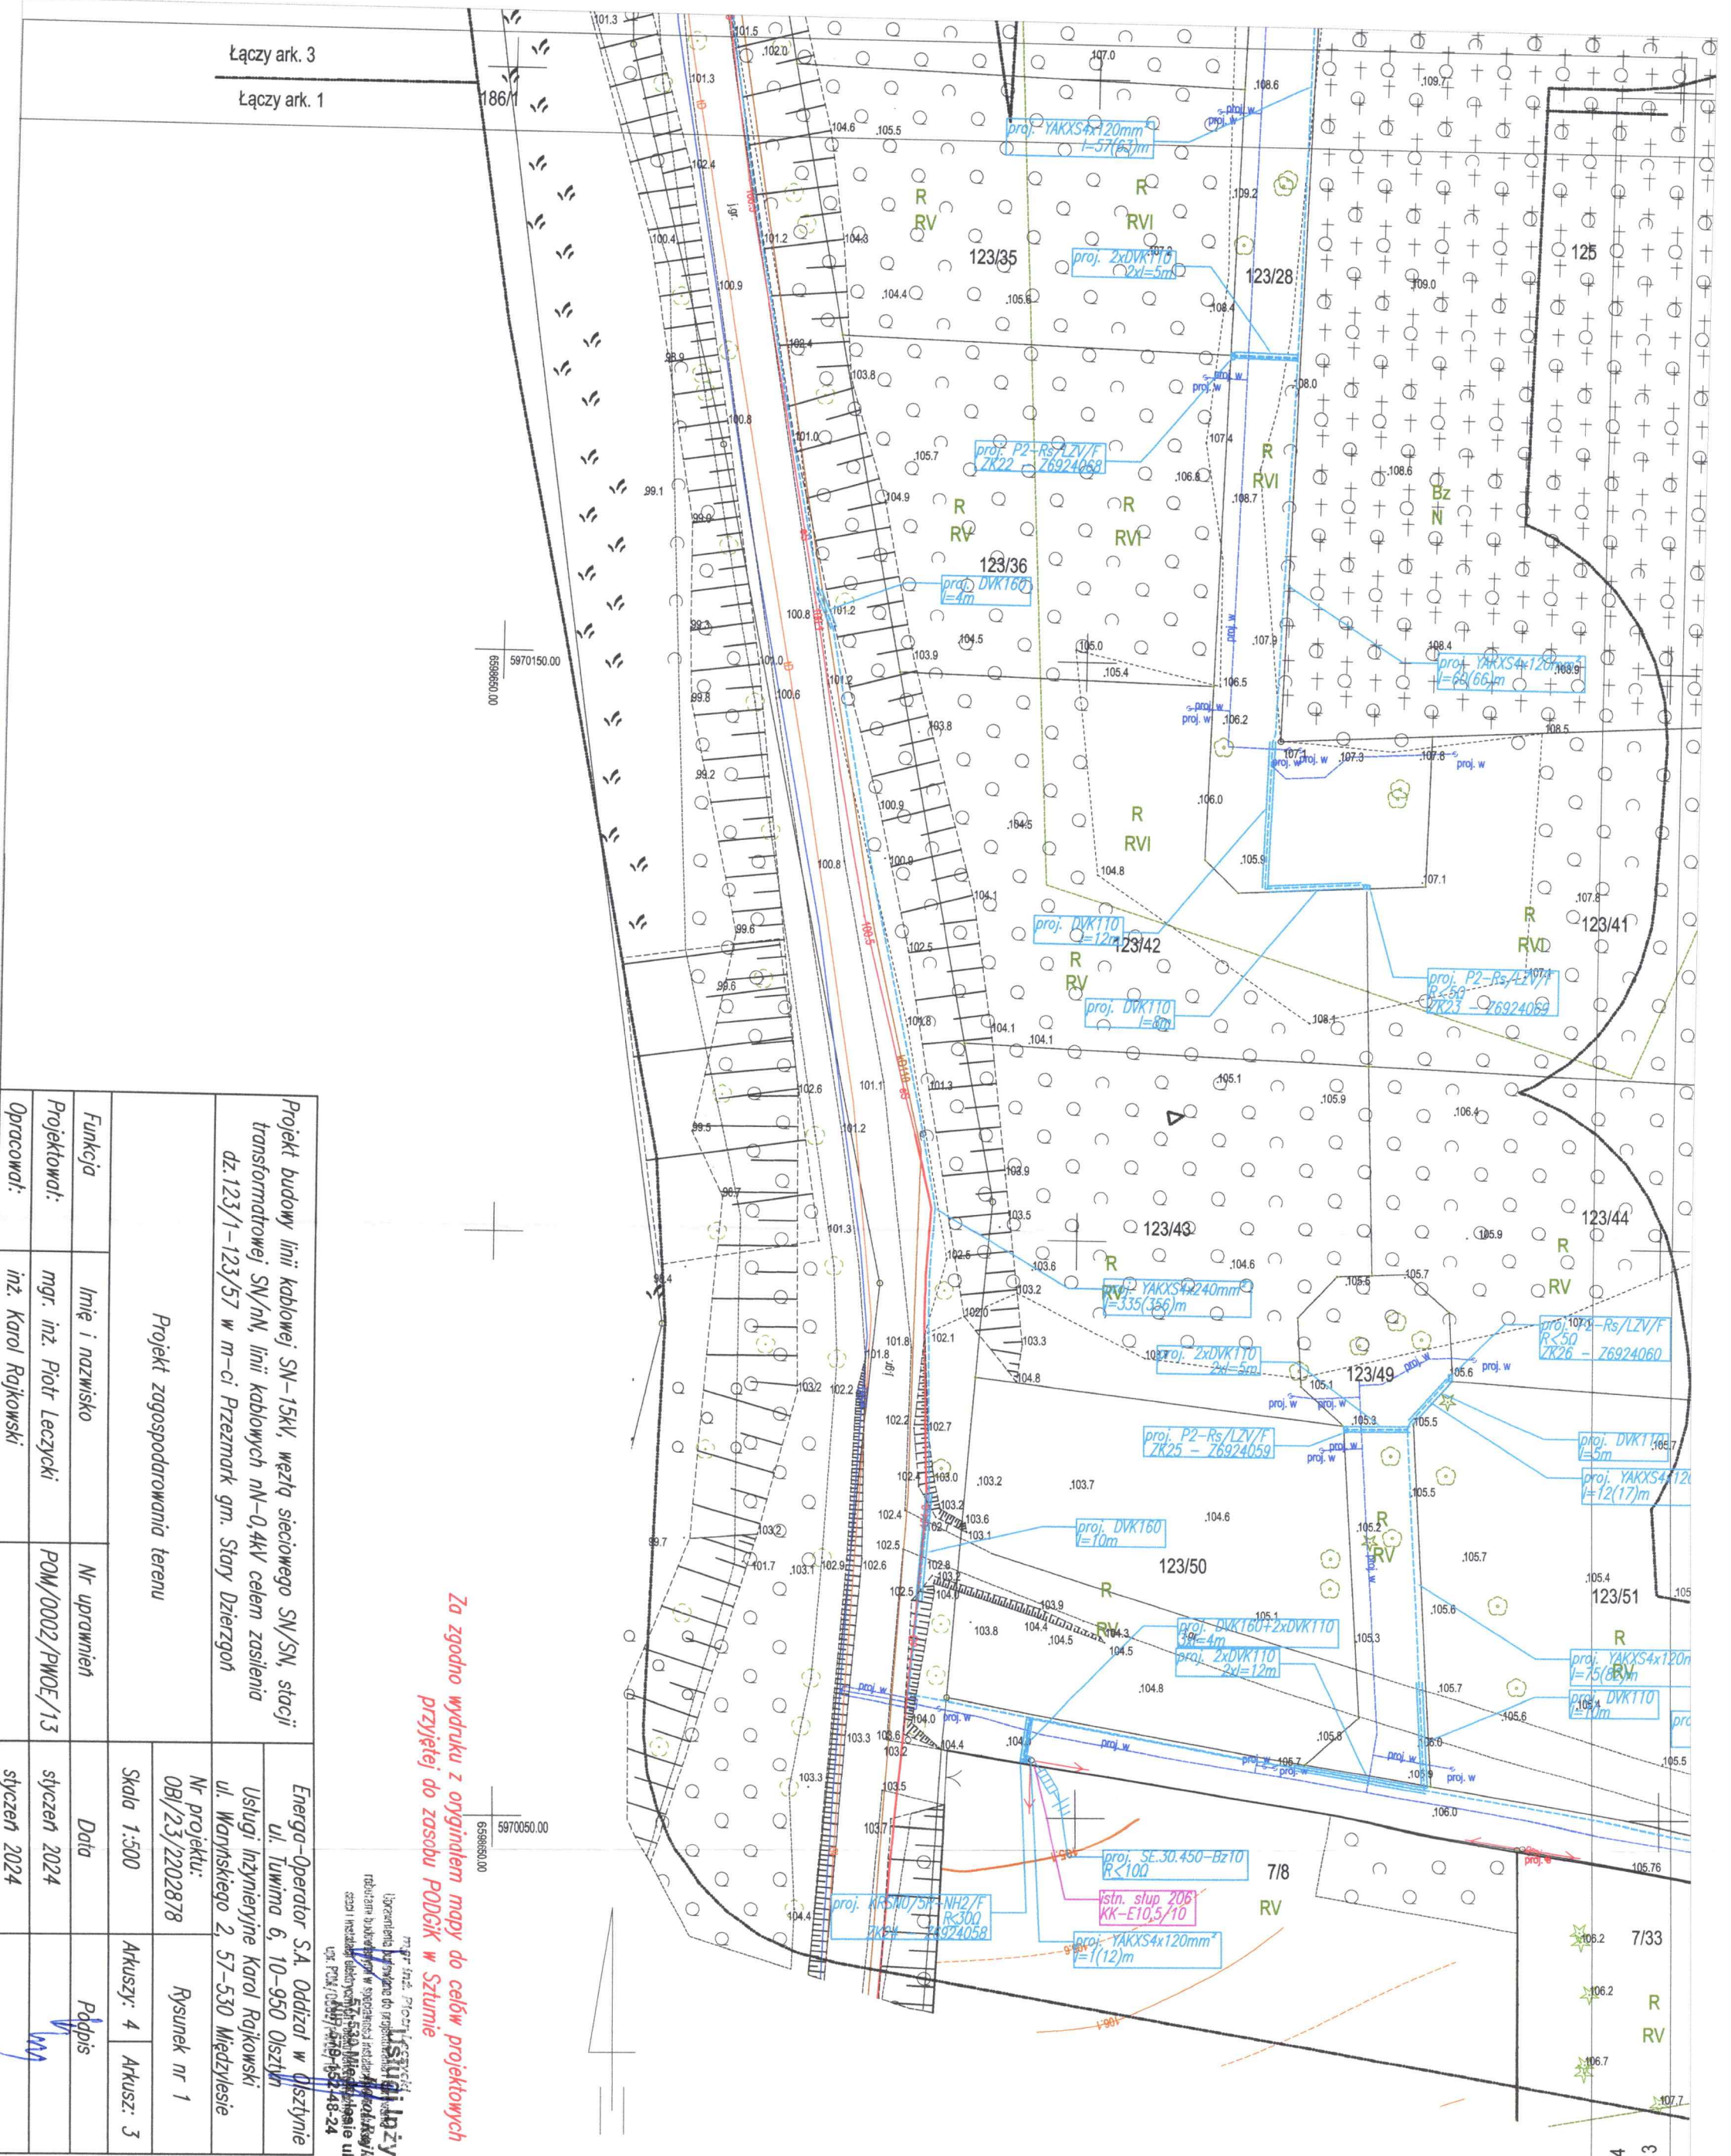

Projekt zagospodarowania terenu		
Funkcja	Imię i nazwisko	Nr uprawnień
Projektował:	mgr. inż. Piotr Leczycki	POM/0002/PWOE/13
Opracował:	inż. Karol Rajkowski	
Projekt budowy linii kablowej SN-15kV, węzła sieciowego SN/SN, stacji transformatorowej SN/nV, linii kablowych nN-0,4kV celem zasilenia dz.123/1-123/57 w m-ci Przechwał gm. Stary Dzierżog		
Energa-Operator S.A. Oddział w Olsztynie ul. Tuwima 6, 10-950 Olsztyn		Nr projektu: OBI/23/202878
Usługi inżynierijne Karol Rajkowski ul. Warmińskiego 2, 57-530 Międzyziesie		Rysunek nr 1
Skala 1:500		Aktuszy: 4
Data		Aktuszy: 3
Projekt 2024		Podpis
styczeń 2024		

Ark. 3(4)

województwo: pomorskie
gm. : Stary Dzierżog [221603_2]
obr. 0026, Przechwał
dz. nr 167, 169, 153/6, 123/10,
123/28, 123/49, 123/53

Mapa do celów projektowych skala 1:500

województwo: pomorskie
gm. : Stary Dzierżog [221603_2]
obr. 0026, Przechwał
dz. nr 167, 169, 153/6, 123/10,
123/28, 123/49, 123/53

oziorność układu geodezyjnego - "2000/18" Wysokościowy układ geodezyjny - "EVRS2007"

Mapę opracowano na podstawie materiałów źródłowych otrzymanych z PODGIK w Sztumie.

oraz dokonano pomiaru bezpośredniego. Dane w zakresie ewidencji gruntów naniesiono na podstawie materiałów otrzymanych z PODGIK w Sztumie, bez prawnego ustalenia granic. Służebności gruntowych nie badano.

Nie wyklucza się istnienia w terenie innych, nie wykazanych na niniejszej mapie urządzeń podziemnych, które nie były zgłoszone do inwentaryzacji. Nie przeprowadzono wywiadu w instytucjach branżowych.

Sekcja mapy zasadniczej: 6.210.33.22.4.1, 6.210.33.22.4.2, 6.210.33.22.4.3, 6.210.33.22.4.4

Oznaczenie granic obszaru, który był przedmiotem aktualizacji:
Miejsce i data opracowania mapy: Grobelno, dn. 2022.11.26


geo_sfera@wp.pl

ID: 6640.745.2022

Wykonawca:
GEOSFERA
Grobelno 58E
82-200 Malbork

Kierownik pracy
mgr inż. Tomasz Dymek
upr. nr 20298

Łączy ark. 4
Łączy ark. 3

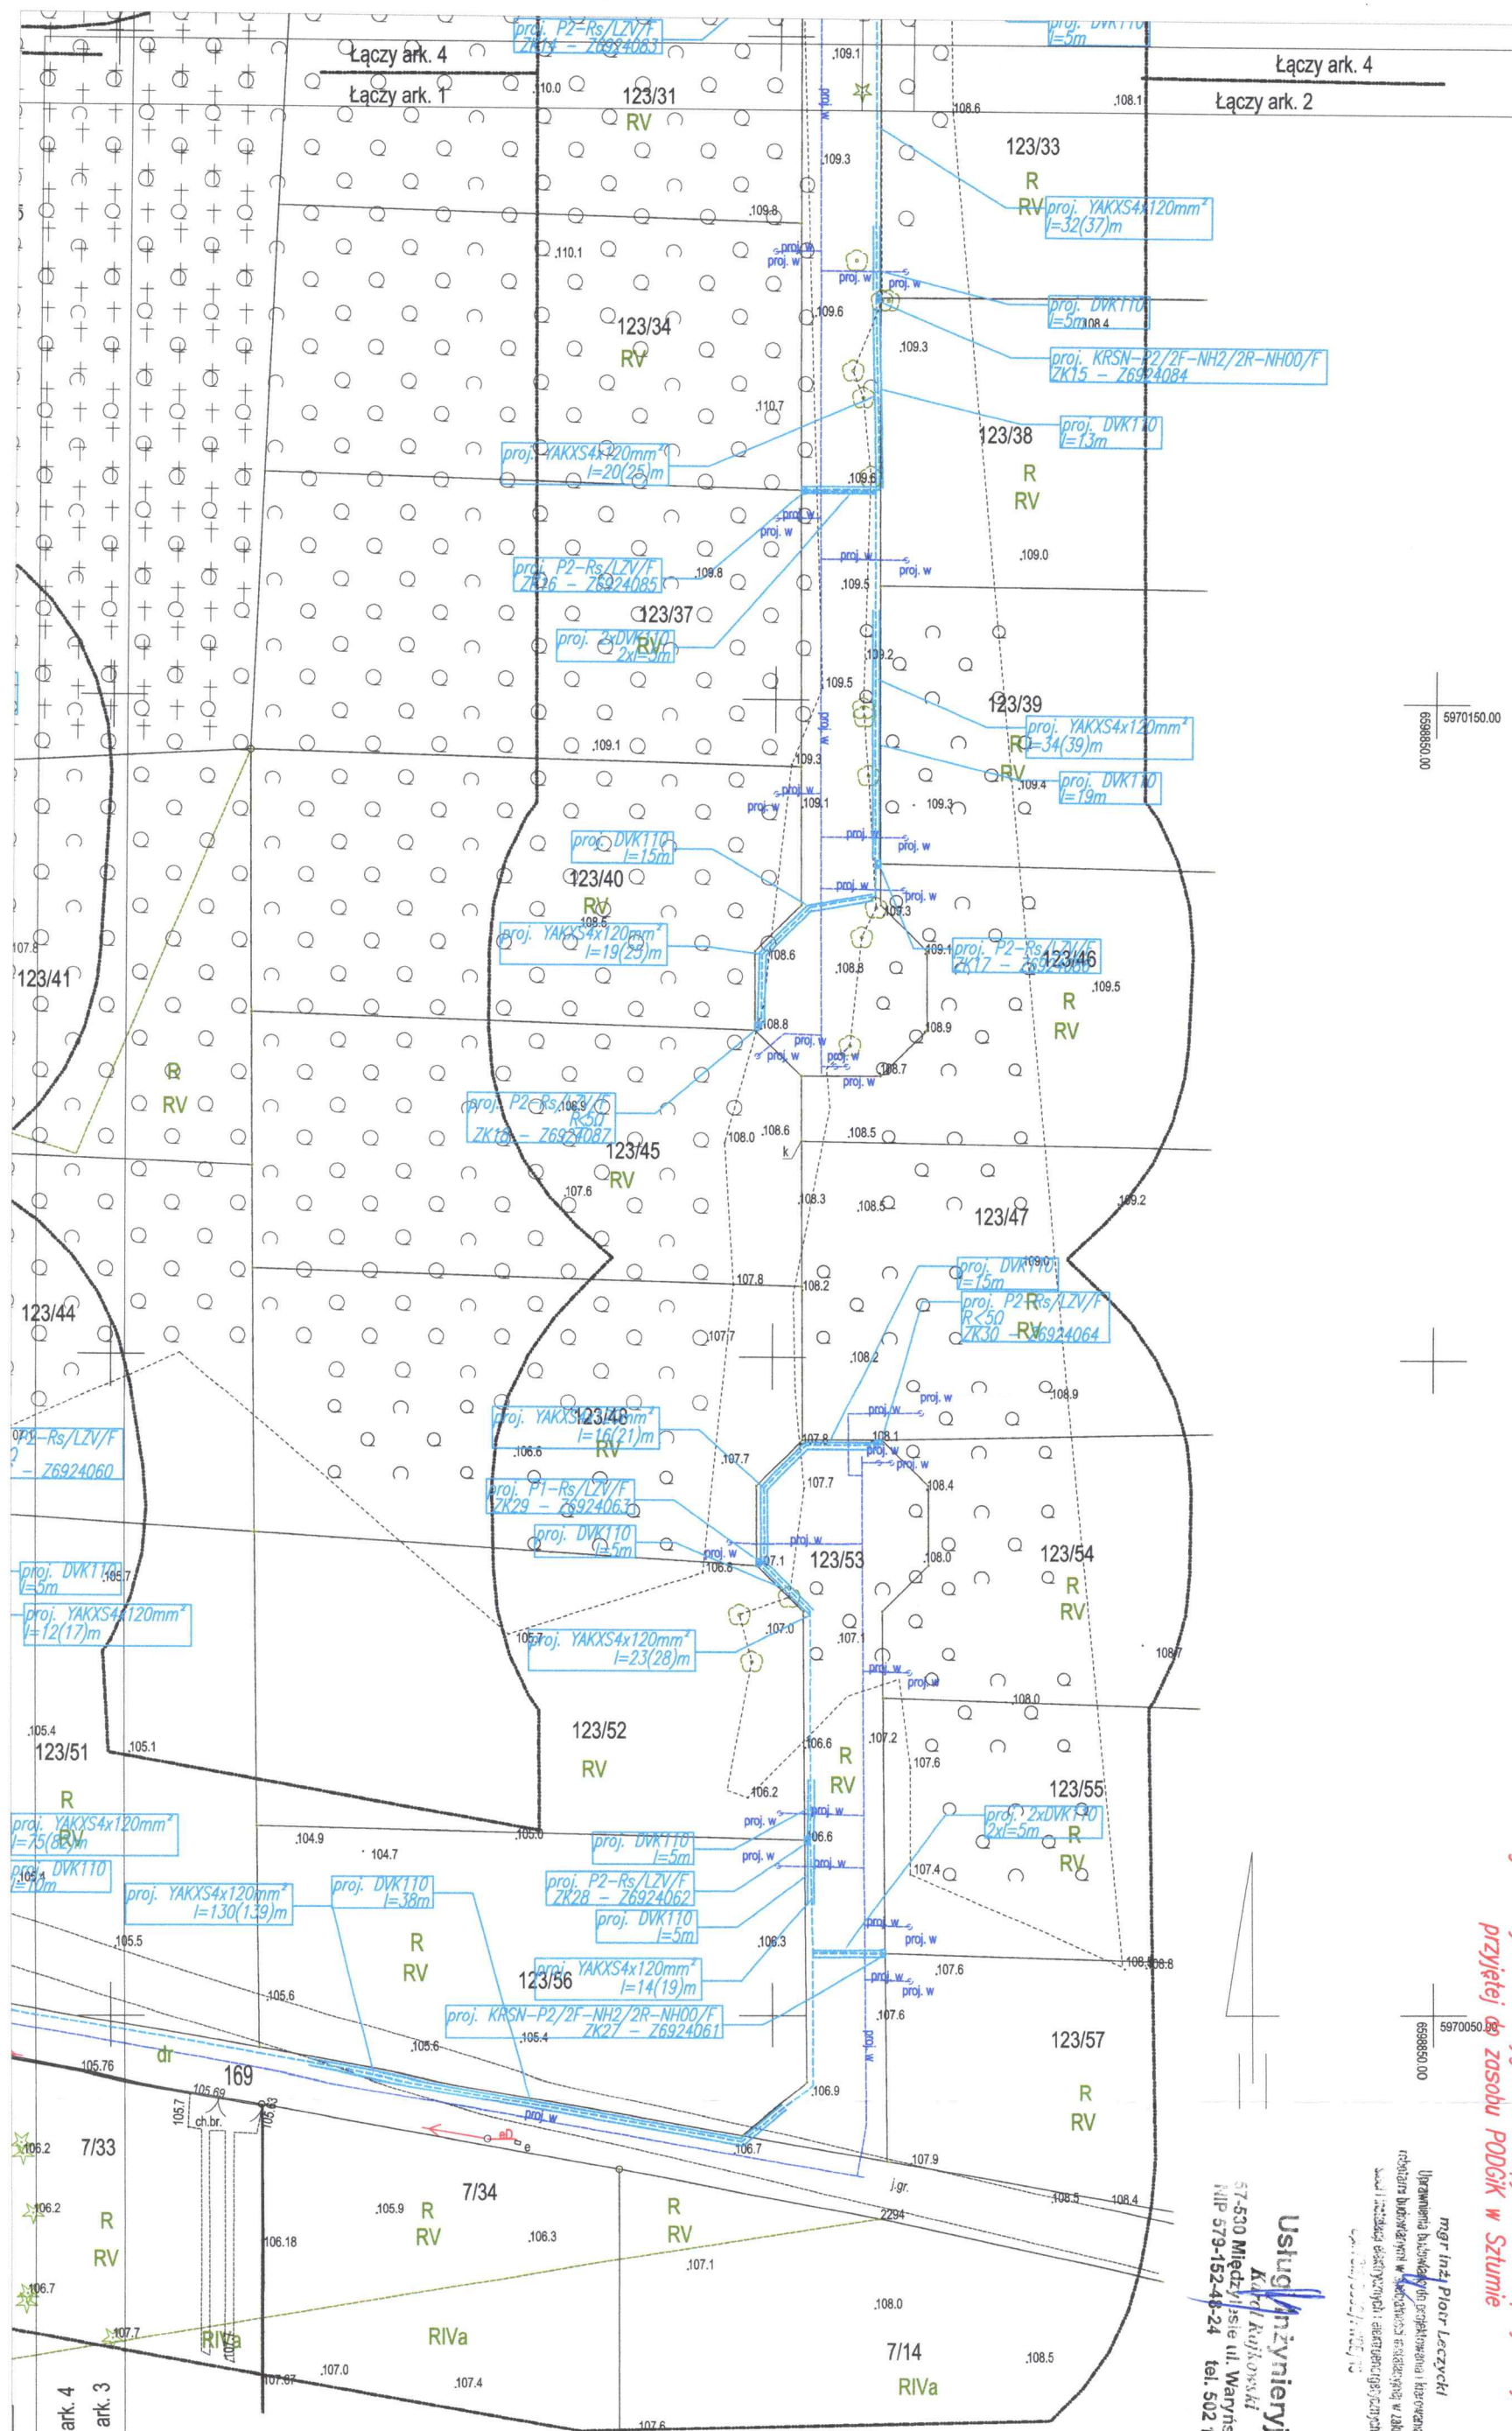

Projekt budowy linii kablowej SN-15kV, węzła sieciowego SN/SN, stacji transformatorowej SN/nV, linii kablowych nN-0,4kV celem zasilenia dz.123/1-123/57 w m-ci Przechmark gm. Stary Dzierzgoń				Energia-Operator S.A. Oddział w Olsztynie ul. Tuwima 6, 10-950 Olsztyn	
Projekt zagonosporowonion terenu				Usługi Inżynierijne Karol Rajkowski ul. Waryńskiego 2, 57-530 Międzyziesie	
Funkcja				Nr uprawnien	
Projektowal:				mgr. inż. Piotr Leczycki	
Opracowal:				inż. Karol Rajkowski	
Data				styczeń 2024	
Podpis				[Signature]	
Skala 1:500				Arkusz: 4	
Nr projektu:				Rysunek nr 1	
08/23/2202878				[Signature]	
styczeń 2024				[Signature]	

Za zgodno wydruku z oryginałem mapy do celów projektowych przyjętej do zasobu PODGiK w Sztumie

Usługi Inżynierijne
Karol Rajkowski
57-530 Międzyziesie ul. Waryńskiego 2
NIP 579-152-48-24 tel. 502 164 715

mgr inż. Piotr Leczycki
Uprawnienia budowlane do projektowania i kierowania robotami budowlanymi w zakresie sieci energetycznych w zakresie linii kablowych SN-15kV, węzła sieciowego SN/SN, stacji transformatorowej SN/nV, linii kablowych nN-0,4kV

Sekcja mapy zasadniczej: 6.210.33.22.4.1, 6.210.33.22.4.2, 6.210.33.22.4.3, 6.210.33.22.4.4
Oznaczenie granic obszaru, który był przedmiotem aktualizacji:
Miejsce i data opracowania mapy: Grobelno, dn. 2022.11.26

geo_sfera@wp.pl

ID: 6640.745.2022

Wykonawca:
GEOSFERA
Grobelno 58E
82-200 Malbork

Kierownik pracy
mgr inż. Tomasz Dymek
upr. nr 20298

Ark. 4(4)

Mapa do celów projektowych skala 1:500

województwo: pomorskie
gm. : Stary Dzierzgoń [221603_2]
obr. 0026, Przechmark
dz. nr 167, 169, 153/6, 123/10, 123/28, 123/49, 123/53

Poziomy układ geodezyjny - "2000/18" Wysokościowy układ geodezyjny - "EVRS2007"
Mapę opracowano na podstawie materiałów źródłowych otrzymanych z PODGiK w Sztumie.
oraz dokonanego pomiaru bezpośredniego. Dane w zakresie ewidencji gruntów naniesiono na podstawie materiałów otrzymanych z PODGiK w Sztumie, bez prawnego ustalenia granic. Służebności gruntowych nie badano.

Nie wyklucza się istnienia w terenie innych, nie wykazanych na niniejszej mapie urządzeń podziemnych, które nie były zgłoszone do inwentaryzacji. Nie przeprowadzono wywiadu w instytucjach branżowych.