

PROJEKTY I NADZORY BUDOWLANE**KRZYSZTOF WERBIŃSKI**

Turek, ul. Królowej Jadwigi 21, 62-700 Turek
tel. 669 466 779 , e-mail: projekty.kwerbinski@op.pl
NIP 6681171822, REGON 389120205

PROJEKT TECHNICZNY**TOM I**

**TEMAT: ROZBUDOWA SIECI KABLOWA NISKIEGO NAPIĘCIA POPRZECZ BUDOWĘ LINII
KABLOWEJ NISKIEGO NAPIĘCIA 0,4KV**

OBIEKT	BUDYNEK REKREACJI INDYWIDUALNEJ	
LOKALIZACJA	DĄBROWA, DZ. NR 213/6, 213/24, 213/26, GM. PRZYKONA	
INWESTOR	ENERGA – OPERATOR S.A.	
ADRES INWESTORA	UL. MARYNARKI POLSKIEJ 130, 80-557 GDAŃSK	
NR UMOWY	KJ07947/25	STACJA TRAFO NR: 61115/03
	OBI/46/2503642	WP: P/25/083825 z dnia 30-10-2025

AUTORZY PROJEKTU:

SPECJALNOŚĆ	IMIĘ I NAZWISKO. NR UPRAWNIENÍ, SPECJALNOŚĆ	PODPIS
PROJEKTANT:	inż. Krzysztof Werbiński nr ewid. WKP/0183/ZOOE/19 nr ewid. WKP/0246/OWOE/19 uprawnienia budowlane do projektowania, kierowania bez ograniczeń w specjalności instalacyjnej w zakresie sieci, instalacji i urządzeń elektrycznych i elektroenergetycznych	<i>inż. Krzysztof Werbiński</i> uprawnienia budowlane do projektowania, kierowania robotami budowlanymi bez ograniczeń w specjalności instalacyjnej w zakresie sieci, instalacji i urządzeń elektrycznych i elektroenergetycznych WKP/0246/OWOE/19, WKP/0183/ZOOE/19

CZERWIEC 2026

EGZ. NR

1

Województwo: wielkopolskie
Powiat: Powiat Turecki
Jednostka ewidencyjna: Gmina Przykona
Obręb ewidencyjny: DĄBROWA
Identyfikator obrębu: 0005
Godło mapy: 6.168.26.14.1.2, 6.168.26.14.1.4
Data opracowania mapy: 23-02-2026 r.
Układ wysokościowy: PL-EVRF2007-NH

Arkusze: -----

Nazwa układu współrzędnych prostokątnych płaskich: 2000 STRFA 6

Identyfikator zgłoszenia pracy geodezyjnej: GEOŚ.6640.346.2026

Oznaczenie granic obszaru, który był przedmiotem aktualizacji: -----

Współrzędne: 1. 5762737.19 6545286.85

2. 5762738.23 6545288.06

3. 5762738.10 6545287.14


4. 5762732.7 6545283.53

5. 5762684.69 6545289.38

6. 5762684.77 6545289.88

MAPA DO CELÓW PROJEKTOWYCH

Skala 1:500

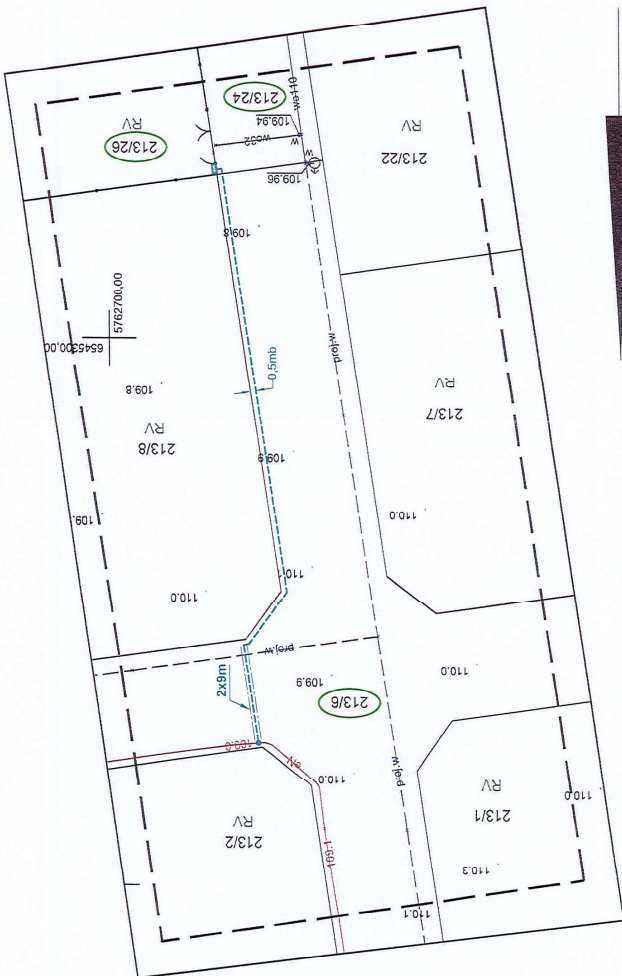

Klauzula:

Jestem świadomy odpowiedzialności karnej za złożenie fałszywych oświadczeń.
Oświadczam, że operat techniczny zawierający rezultaty prac geodezyjnych w
wyniku których powstał niniejszy dokument uzyskał pozytywny wynik weryfikacji.

Identyfikator zgłoszenia prac geodezyjnych: GEOŚ. 6640. 346. 2026

Organ służby geodezyjnej, który otrzymał zgłoszenie: Starosta Powiatu Tureckiego

Wykonawca prac geodezyjnych: EASY-GEO

Imię i nazwisko oraz nr uprawnień kierownik prac: Izabela Rosiak

os. Wyższego Szkoła: NIP 6681928550; REGON 386360529

tel. 690017915; e-mail: easy-geo@wp.pl

mgr inż. Krzysztof Werbiński

GEODEZJA I PRACOWNIA

Nr oraz data sporządzenia dokumentu zawierającego pozytywny wynik weryfikacji: 1, 03.03.2026

Niniejsza mapa jest kopią mapy
do celów projektowych o numerze
GEOŚ.6640.346.2026

inż. Krzysztof Werbiński
uprawnienia budowlane do projektowania, koncowania
robót budowlanych i zagr. w zakresie instalacji elektrycznej i elektrycznych
WKPiO240/OWQOE/19/19/10183/ZOOE/19


Województwo: wielkopolskie
Powiat: Powiat Turecki
Jednostka ewidencyjna: Gmina Przykona
Obręb ewidencyjny: DĄBROWA
Identyfikator obrębu: 0005
Godło mapy: 6.168.26.14.1.2, 6.168.26.14.1.4
Data opracowania mapy: 23-02-2026 r.
Układ wysokościowy: PL-EVRF2007-NH

Skala: 1 : 500
Nr rys.: E - 01
Data: kwiecień 2026

PROJEKTY I NADZORY BUDOWLANE KRZYSZTOF WERBIŃSKI	NIP 668117622 REGON 386360529 tel. 668468779 e-mail: projekty.kwertniski@op.pl
Temat:	Plan linii kablowej riskiego napięcia 0.4kV
Obiekt:	budynki rekreacji indywidualnej
Investor:	ENERGA-OPERATOR S.A.
Lokalizacja:	Dąbrowa gm. Przykona dz. nr 213/6, 213/24, 213/26
Wpł:	P/25/083825 z dn. 30-10-2025
Projekty:	inż. KRZYSZTOF WERBIŃSKI Nr ewid. WKP/0183/ZOOE/19

Wykonawca projektu zostaje wykonawcą bez ustalenia obciążenia
miejscowości w terenie innych nie wskazanych na niniejszej mapie urządzeń podziemnych
y zgłoszone do urzędu geodezyjnego lub o których jest brak informacji w instytucjach branżowych.

61115
Tr. 100 kVA
obw. nr 3
WT-1/gF 100 A

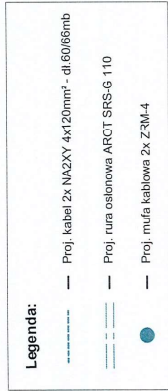

inż. Krzysztof Werbiński
uprawnienia budowlane do projektowania, kierowania
robotami budowlanymi i nadzoru inwestycyjnego w specjalności
instalacyjnej w zakresie sieci, instalacji i urządzeń
elektrycznych i elektroenergetycznych
WK/P0246/OW05E19, WK/P0183/ZOOE19

PROJEKT I NADZORY BUDOWLANE KRZYSZTOF WERBIŃSKI		NF 6681171822 tel. 669468779 e-mail: projekty.averbinski@wp.pl	
Temat:	Schemat jednokreskowy zasilania		
Obiekt:	budynek rekreacji indywidualnej		
Inwestor:	ENERGIA-OPERATOR S.A.		
Lokalizacja:	Dąbrowa gm. Przykonia dz. nr 213/6, 213/24, 213/26		
WP:	P/25/083825 z dn. 30-10-2025		
Projektant	Inż. KRZYSZTOF WERBIŃSKI Nr ewid. WK/P10183/ZOE/19		
Data: kwiecień 2026		Nr rys.: E - 02	