


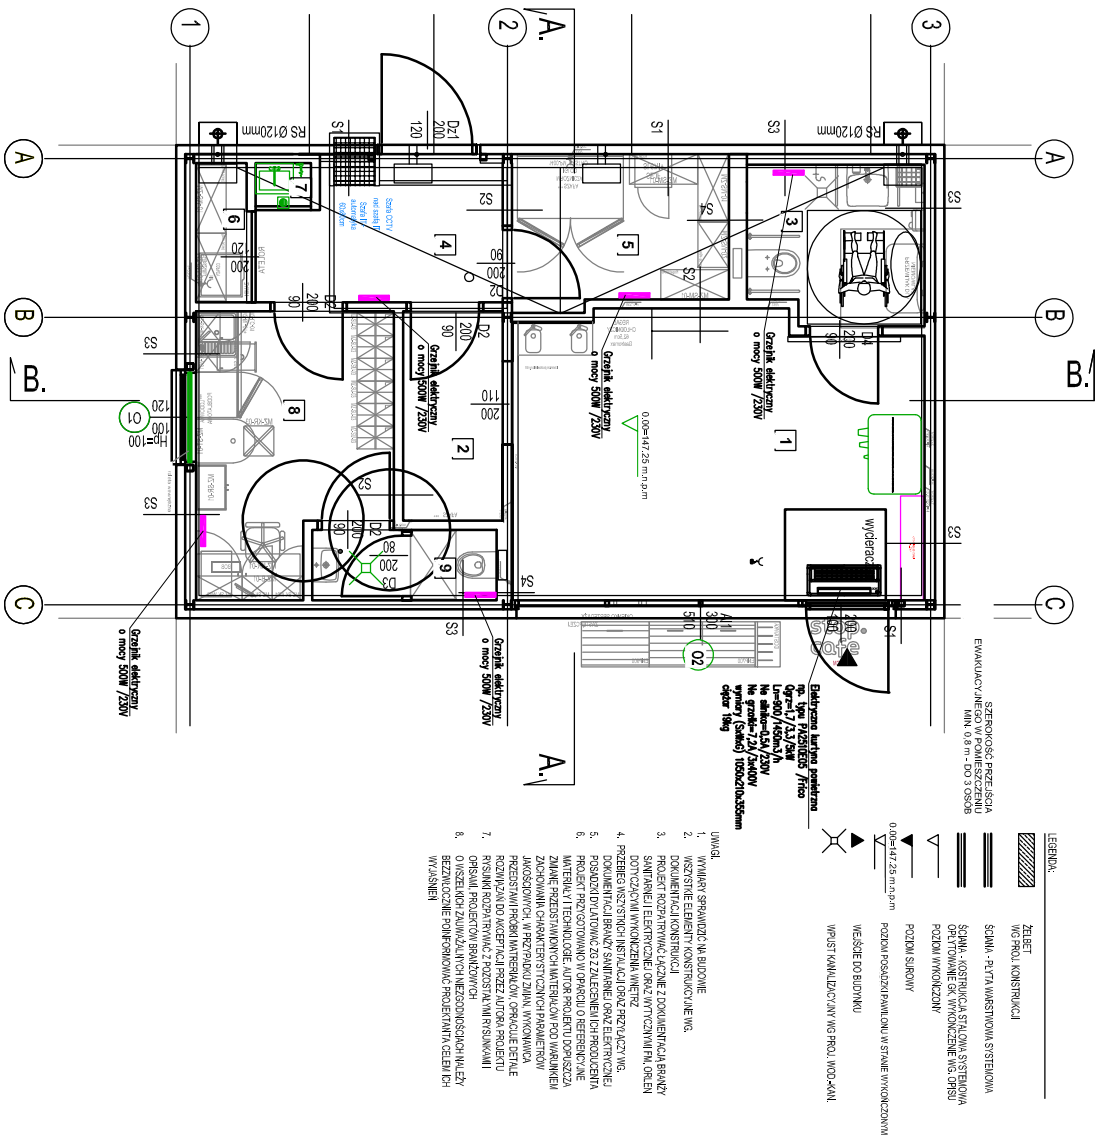

Nr rysunku : S -2		Obiekt : Budynek stacji paliw	
Skala 1:100		Adres : Chocianów dz. nr 530	
Data : IX.2025		Projekt :	Projekt techniczny
		Rysunek :	Instalacja grzewcza - rzut parteru

Projektował :		Sprawdził :	
mgr inż. Marcin Długosz upr. bud. nr MAP.0460.PYOS.13 do projektowania i kierowania bez ograniczeń w spec. instalacyjnej w zakresie sieci instalacji i urządzeń ciepłotł., wentylacyjnych, gazowych, wodociagowych i kanalizacyjnych		mgr inż. Wojciech Płoczek upr. bud. nr MAP.0468.PYOS.11 do projektowania i kierowania bez ograniczeń w spec. instalacyjnej w zakresie sieci instalacji i urządzeń ciepłotł., wentylacyjnych, gazowych, wodociagowych i kanalizacyjnych	