


DACH

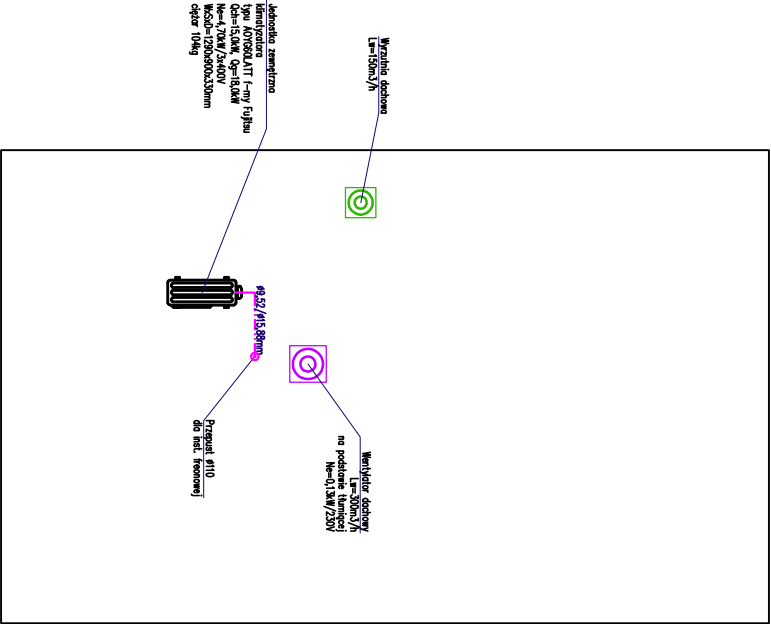

Nr rysunku : S - 4		Obiekt :	Budynec stacji paliw		Projektował : mgr inż. Marcin Długosz upr. bud. nr MAP/0460/PYOS/13 do projektowania i kierowania bez ograniczeń w specj. instalacyjnej w zakresie sieci instalacji i urządzeń ciepłotnych, wentylacyjnych, gazowych, wodociagowych i kanalizacyjnych	Sprawdził : mgr inż. Wojciech Potoczak upr. bud. nr MAP/0468/PYOS/11 do projektowania i kierowania bez ograniczeń w specj. instalacyjnej w zakresie sieci instalacji i urządzeń ciepłotnych, wentylacyjnych, gazowych, wodociagowych i kanalizacyjnych
Skala 1:100		Adres :	Chocianów dz. nr 530 gmina Chocianów			
Data : X.2024		Projekt :	Projekt techniczny			
Rysunek :		Instalacja wentylacji mechanicznej - rzut dachu				