


Szczegół lokalizacji szafki

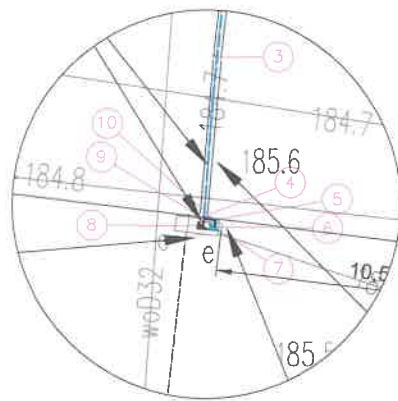

LEGENDA:

- Projektowana linia kablowa NA2XY 4x70mm² L = 20 / 35m
- Projektowana wolnostojąca szafka pomiarowa P1-Rs/LZV/F nr Z4309221 (zlicować z szafką 2443621) współpracująca z projektowanym uziomem z taśmy i prętów stalowych ocynkowanych R≤30Ω
- istn. przyłączy kablowe nn-0,4kV (relacji słup 1/4 - szafka 2443621) typu YAKY 4x35mm² zdjąć ze słupa, odkopać na długości 2m, rozciąć i wprowadzić do proj. Z4309221
- Projektowany kabel w rurze osłonowej
- Istn. szafka pomiarowa nr 2443621

UWAGI:

- Stosować się do uwag zawartych w uzgodnieniach branżowych, decyzjach i opinii Narady Koordynacyjnej.
- Projektowany kabel układać zgodnie z N SEP-E 004, oraz Standardami Energa Operator SA.
- Projektowaną szafkę pomiarową uziemić za pomocą uziomu, R≤30Ω
- Na końcach kabla pozostawić zapasy o długości 1m
- W miejscach zbliżeń / skrzyżowań do istniejących kabli telekomunikacyjnych na istniejące kable ułożyć rurę osłonową dwudzielną typu A 110PS na całej długości zbliżenia / skrzyżowania.
- Istniejące przyłączy kablowe nn-0,4kV YAKY 4x35mm², zdemontować ze słupa, wyciągnąć z rury osłonowej (przecisk pod drogą), rozciąć w odległości 2m od złącza i wprowadzić do proj. szafką Z4309221
- Dla przejścia pod drogą wykorzystać istniejący przecisk SRS-G 110 - w razie braku drożności przepustu zlokalizować nowy przecisk SRS-G 110 - L = 8m (zlokalizować pod istniejącą rurą)

Współrzędne geodezyjne

LP	X	Y
1	5683696.76	6491085.29
2	5683690.74	6491084.58
3	5683682.81	6491083.70
4	5683677.59	6491083.29
5	5683677.49	6491083.69
6	5683677.23	6491083.66
7	5683677.09	6491083.85
8	5683677.27	6491083.25
9	5683677.51	6491083.28
10	5683677.47	6491083.63



MAPA DO CELÓW PROJEKTOWYCH

Oznaczenie kancelaryjne zgłoszenia pracy geodezyjnej	ODGK.6640.1554.2025	ks rob. 169/2025
Województwo	wielkopolskie	
Powiat	kępiński	
Gmina	Bralin	
Jednostka ewidencyjna	Identyfikator nazwa	300802_2 Bralin -obszar wiejski
Obręb ewidencyjny	Identyfikator nazwa	0009 Tabor Wielki
Nr działki	wg zakresu	
Skala mapy		1:500
Godło mapy		6.152.19.10.1.4
Nazwa układu współrzędnych	Prostokątnych płaskich	„2000” - 18
	Układu wysokości	PL-EVRF2007-NH
Oznaczenie granic obszaru który był przedmiotem aktualizacji		
Informacje o służebnościach gruntowych mających wpływ na zagospodarowanie gruntów zlokalizowanych w granicach projektowanej inwestycji		Nie sprawdzano
Data opracowania mapy		04.09.2025r.
KATARZYNA DEMBNA-ŁEBSKA		
nazwa/ imię i nazwisko wykonawcy		
KRZYSZTOF DEMBNY		
imię i nazwisko geodety uprawnionego, który opracował mapę		

Wykonawca prac geodezyjnych

Usługi Geodezyjne
Dembny Krzysztof
ul.21-go Stycznia 21
63-500 Ostrzeszów

Identyfikator zgłoszenia prac geodezyjnych

ODGK.6640.1554.2025

Numer oraz data sporządzenia dokumentu zawierającego wynik pozytywnej weryfikacji

Protokół weryfikacji nr 2
z dnia 18.09.2025r.

Oświadczam, że niniejszy dokument został opracowany w wyniku prac geodezyjnych i kartograficznych, których rezultaty zawiera operat techniczny, który uzyskał pozytywną weryfikację.

USŁUGI GEODEZYJNE
Krzysztof Dembny63-500 Ostrzeszów 21 stycznia nr 21
tel. 605 080 074

REGON 250492400 NIP 514-000-53-59

(podpis geodety uprawnionego)


PRACOWNIA PROJEKTOWA OMEGA BARTOSZ MICHALSKI	Pracownia Projektowa Omega Bartosz Michalski 63-400 Wysoko Wielkie ul. Leśna 4 NIP: 622-264-22-97 REGON: 302-778-800 e-mail: pracownia.omega@gmail.com tel.: 693-598-940 Projektowanie i doradztwo techniczne w zakresie sieci i instalacji elektrycznych	Zlecenie: KW04998/25 Numer warunków: P/25/036407 OBI: 43/2502287 Stacja / obwód: 30210 / 1 Data: 03.2026 Skala: 1:500 Nr rys.: E-01
Zadanie: Zasilanie w energię elektryczną budynku produkcyjno - usługowego na działce nr 42/1 w miejscowości Tabor Wielki gm. Bralin		
Nazwa zamierzenia budowlanego: Budowa elektroenergetycznej linii kablowej nn-0,4kV i szafki pomiarowej nn-0,4kV, przebudowa istniejącego przyłącza kablowego nn-0,4kV		
Rysunek: Projekt zagospodarowania terenu		
Projektant: mgr inż. Bartosz Michalski		
Uprawnienia budowlane do projektowania bez ograniczeń w specjalności instalacyjnej w zakresie sieci, instalacji i urządzeń elektrycznych i elektroenergetycznych nr ewid.: WKP/0208/POOE/18; nr wpisu do CROPUB: 4027/18/UIC		
Opracował: mgr inż. Łukasz Fengler		

LEGENDA:

- Istn. przyłącza napowietrzne AsXSn 4x
- Istn. przyłącza napowietrzne 4 x AL
- Istn. kable elektroenergetyczne
- Istn. wolnostojące szafki pomiarowe i rozdzielnice szafowe
- Istn. ograniczniki przepięć

UWAGI:

- Dla szafki pomiarowej przewidziano uziom z taśmy i prętów stalowych ocynkowanych o $R \leq 30 \Omega$.
- Liczniki energii elektrycznej, zabezpieczenia przedlicznikowe oraz inne elementy instalacji przedlicznikowej znajdujące się w szafkach pomiarowych, w części dostępnej dla odbiorców należy zaplombować.
- W sąsiadującej szafce z projektowaną szafką pomiarową należy zaktualizować opisy, schematy i opaski kablowe.

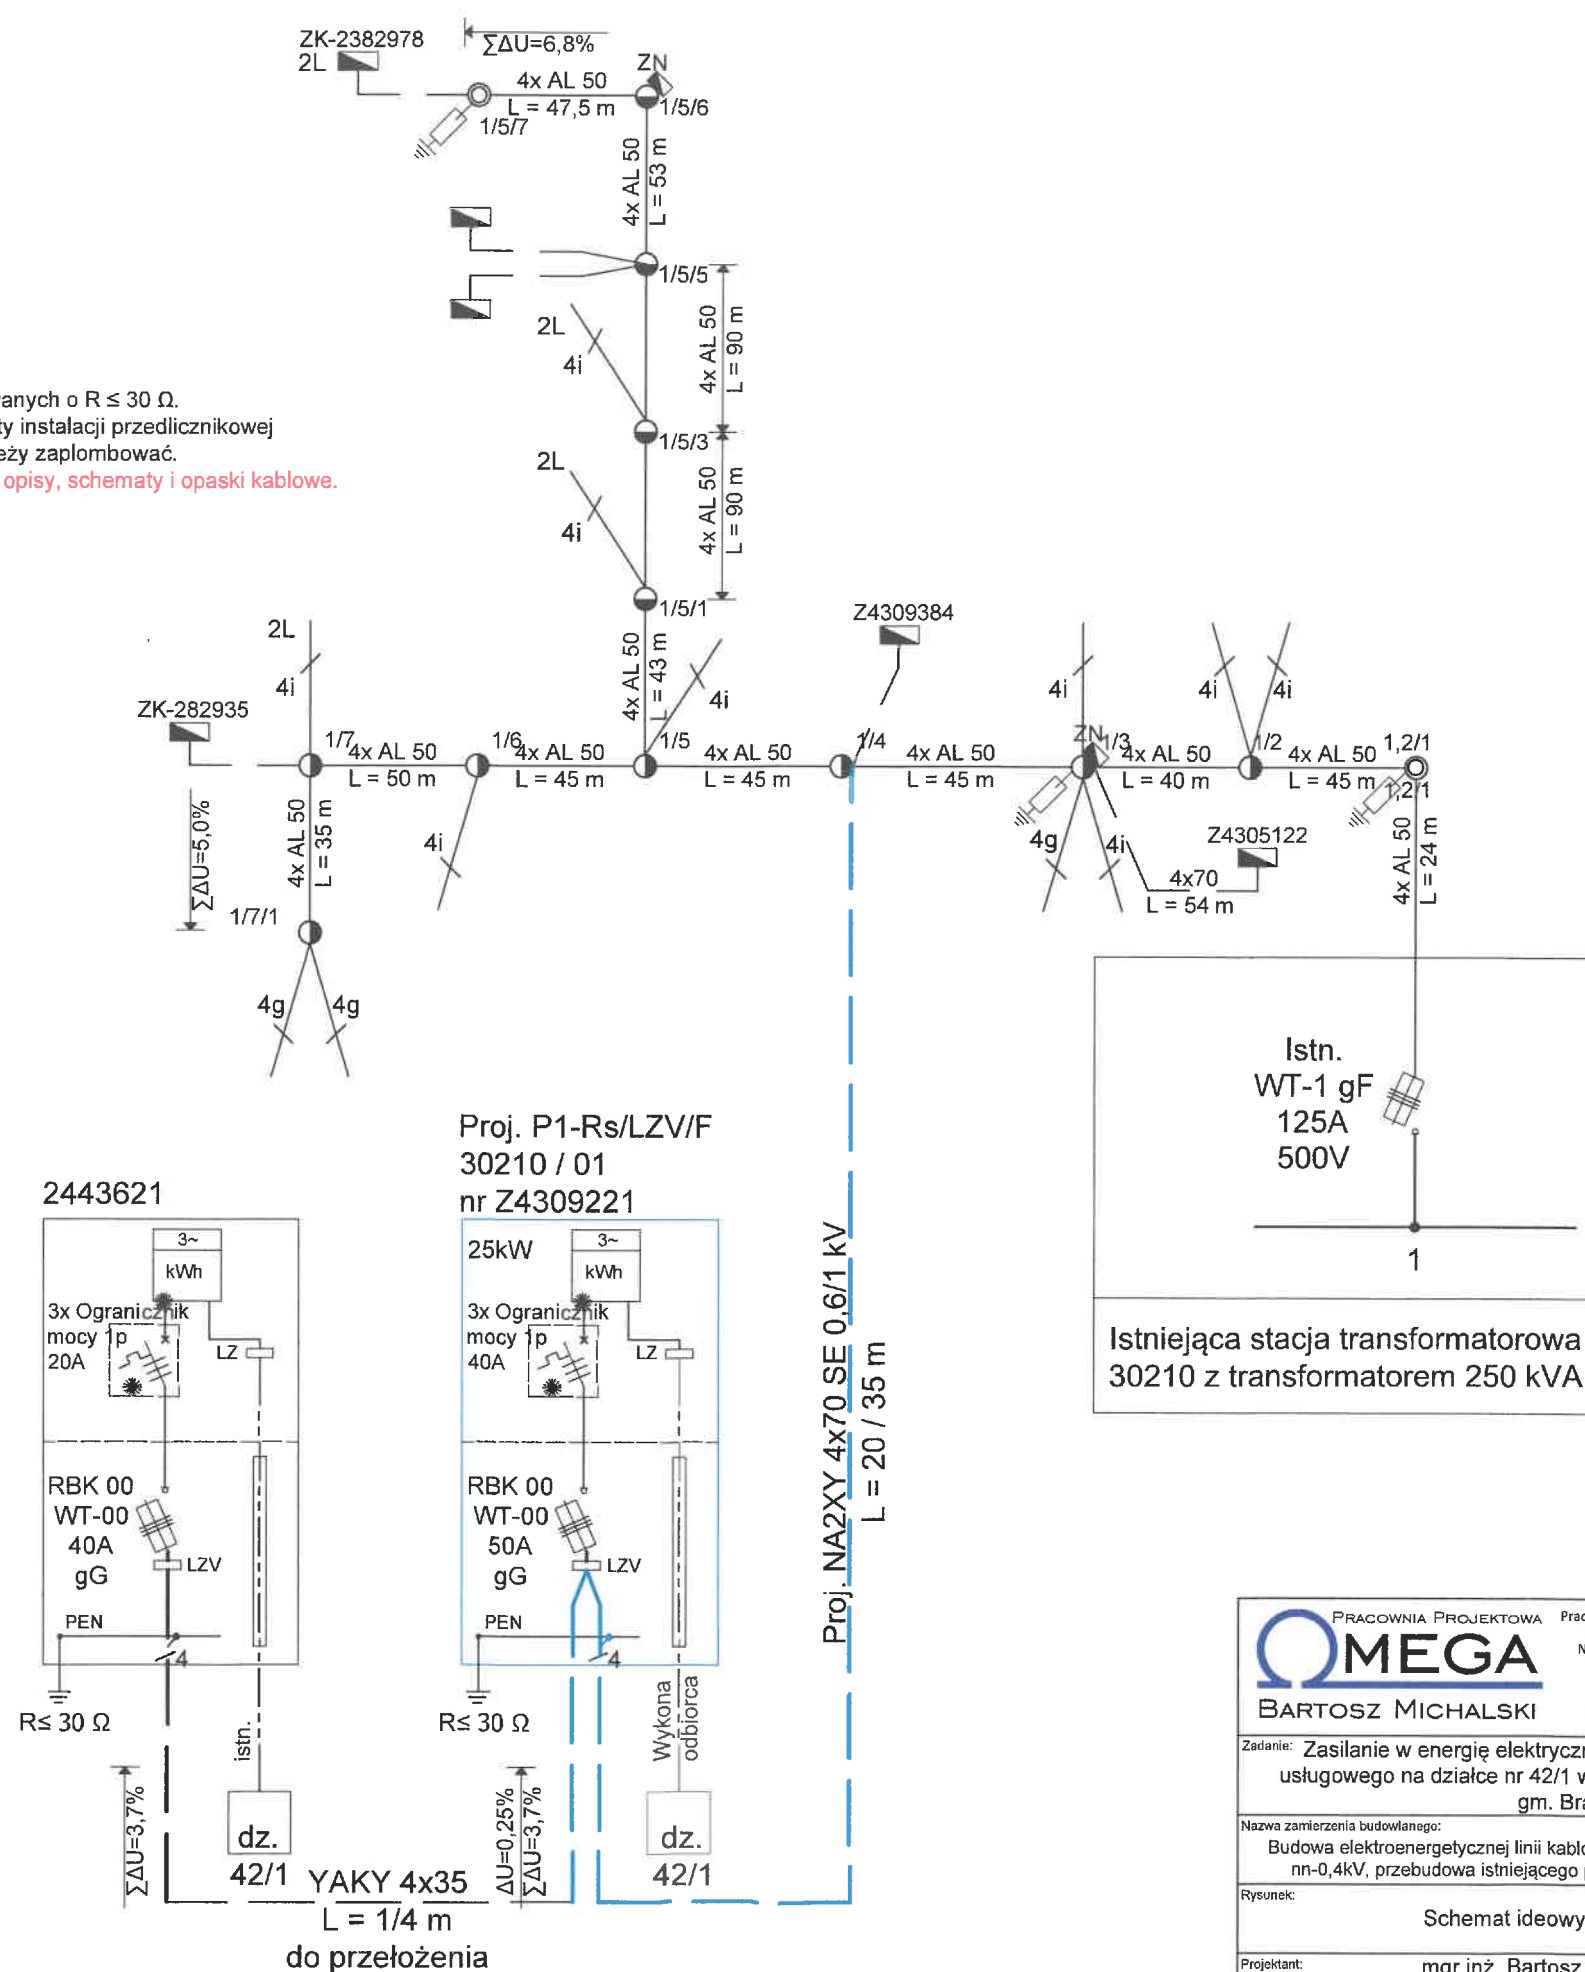

PRACOWNIA PROJEKTOWA OMEGA BARTOSZ MICHALSKI		Pracownia Projektowa Omega Bartosz Michalski 63-400 Wysocko Wielkie ul. Leśna 4 NIP: 622-264-22-97 REGON: 302-778-800 e-mail: pracownia.omega@gmail.com tel.: 693-598-940 Projektowanie i doradztwo techniczne w zakresie sieci i instalacji elektrycznych	Zlecenie: KW04998/25
Zadanie: Zasilanie w energię elektryczną budynku produkcyjno-usługowego na działce nr 42/1 w miejscowości Tabor Wielki gm. Bralin		Numer warunków: P/25/036407	OBI: 43/2502287
Nazwa zamierzenia budowlanego: Budowa elektroenergetycznej linii kablowej nn-0,4kV i szafki pomiarowej nn-0,4kV, przebudowa istniejącego przyłącza kablowego nn-0,4kV		Data: 03.2026	Skala: -
Rysunek: Schemat ideowy zasilania		Nr rys.: E-02	
Projektant: mgr inż. Bartosz Michalski Uprawnienia budowlane do projektowania bez ograniczeń w specjalności instalacyjnej w zakresie sieci, instalacji i urządzeń elektrycznych i elektroenergetycznych nr ewid.: WK/P/0209/POOE/18; nr wpisu do CROPUB: 4027/18/U/C		Opracował: mgr inż. Łukasz Fengler	