



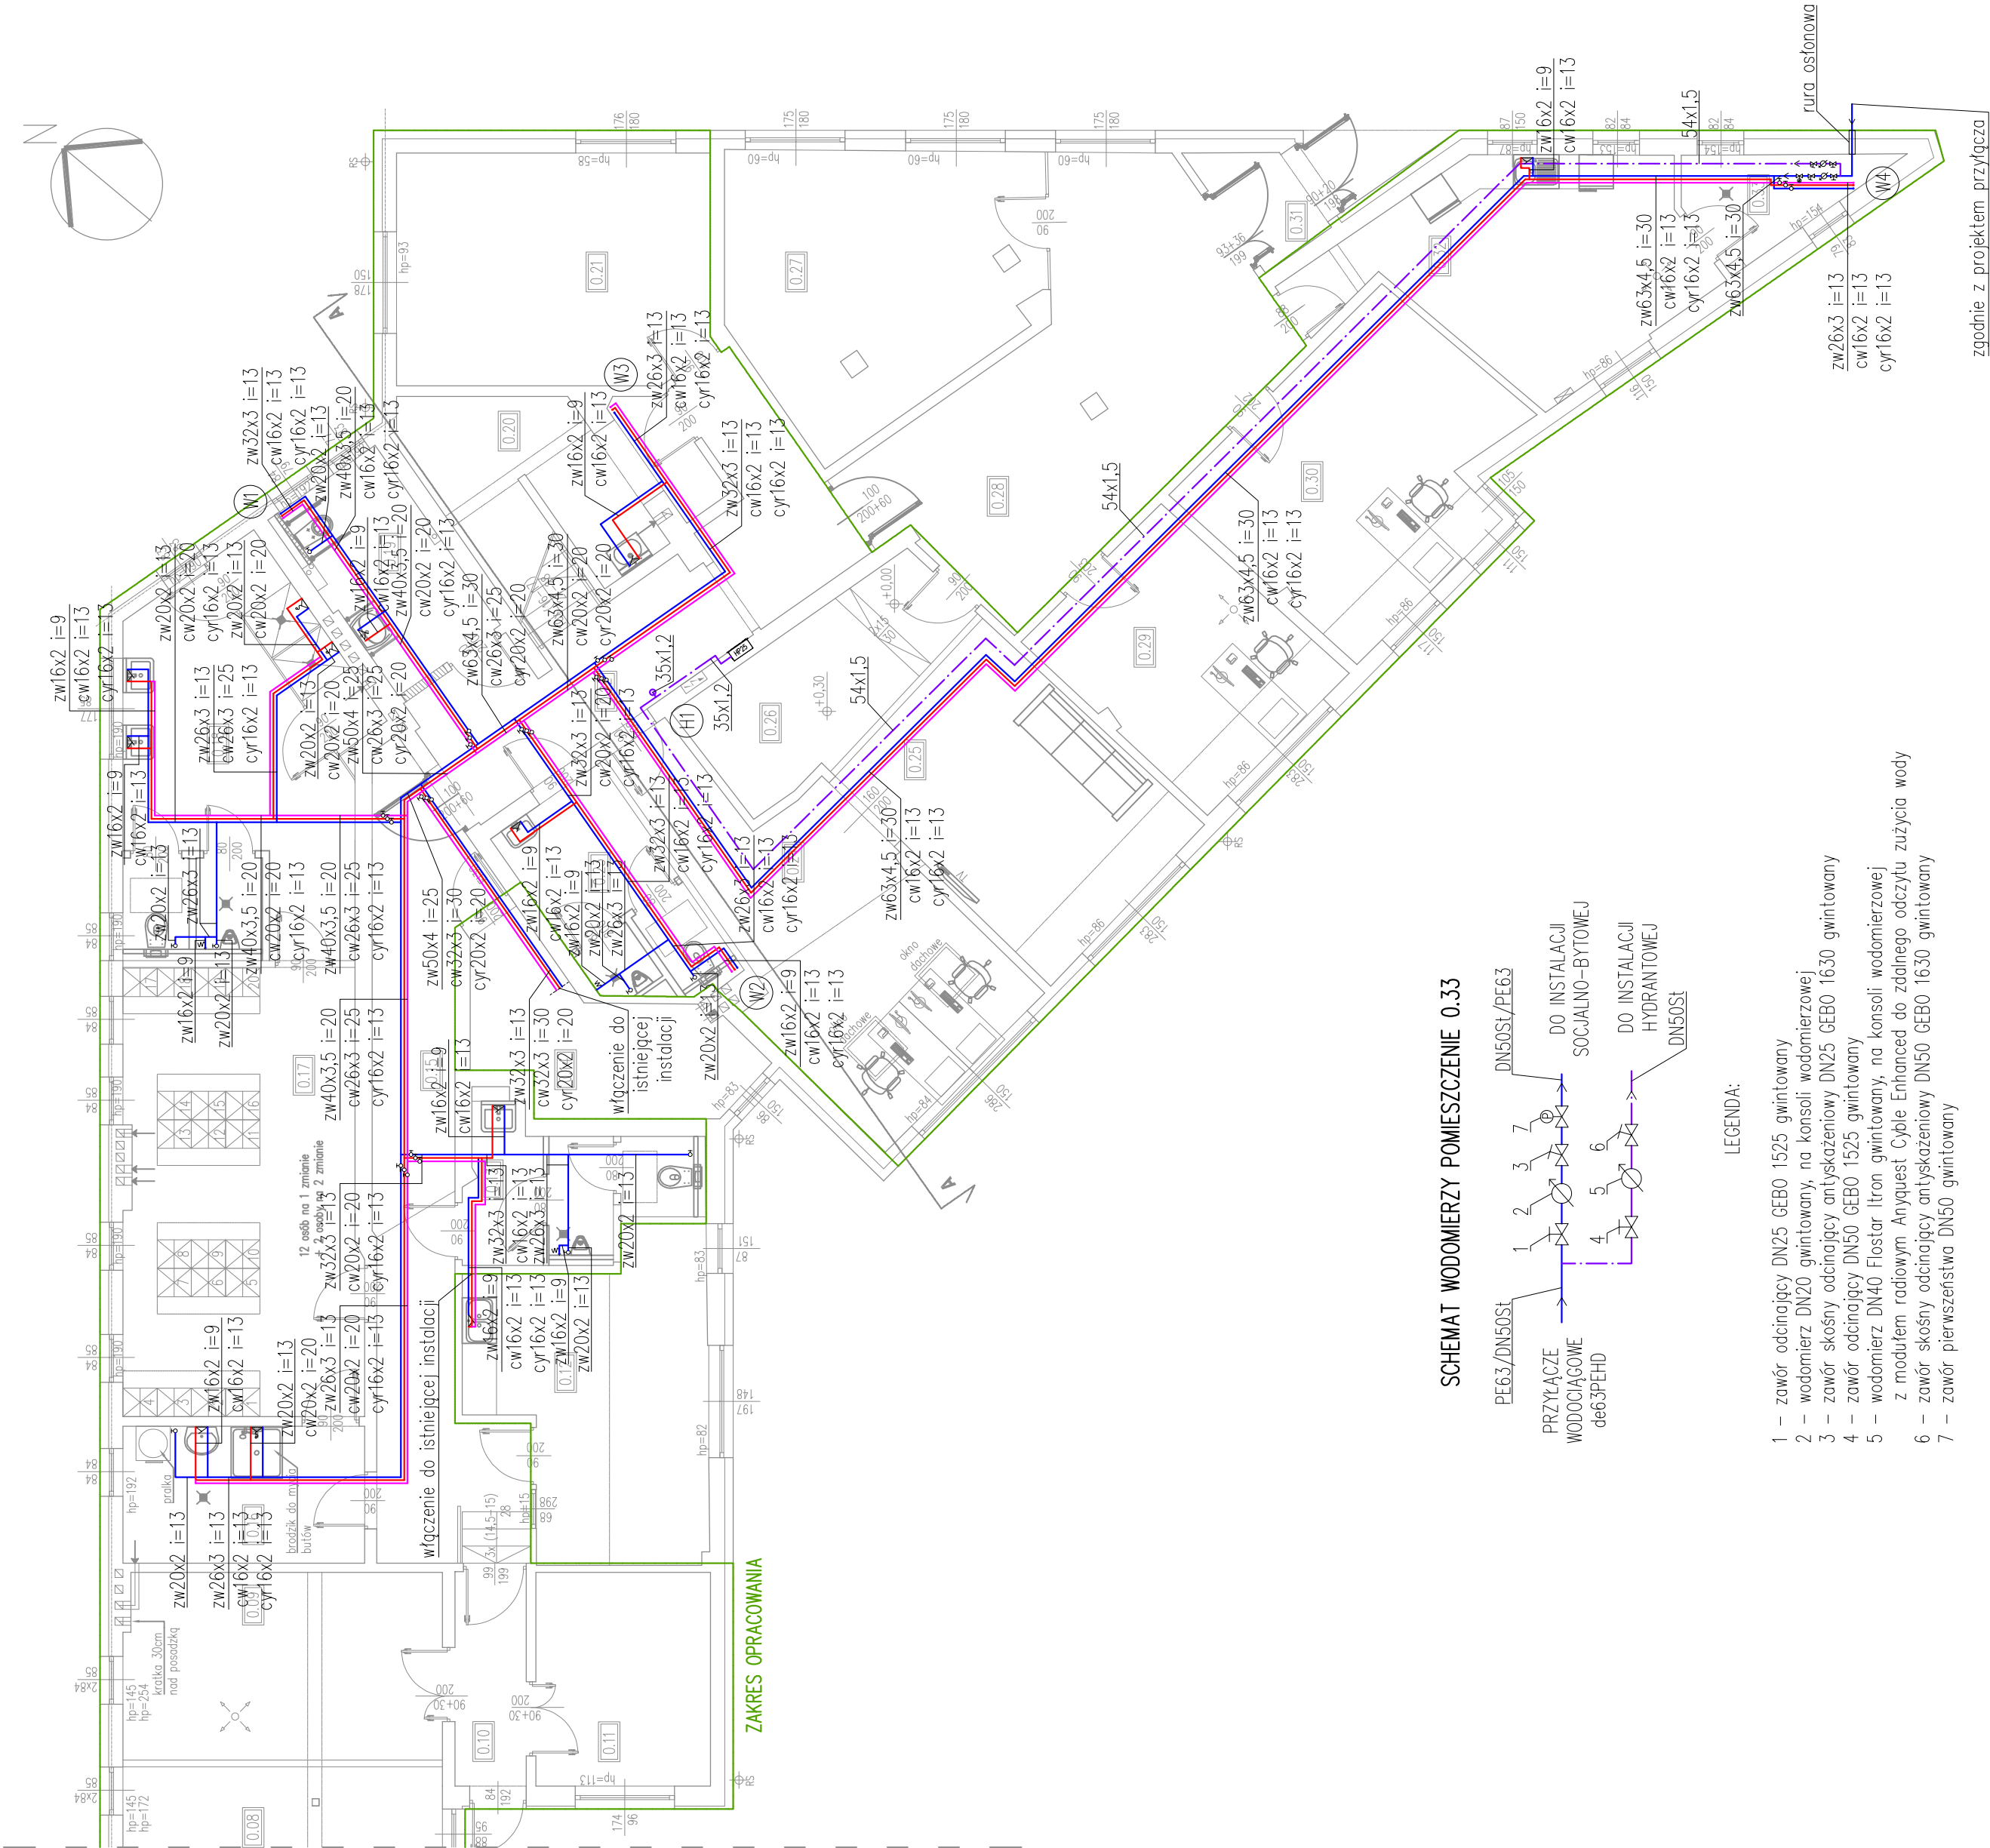

SCHEMAT WODOMIERZY POMIESZCZENIE 0.33

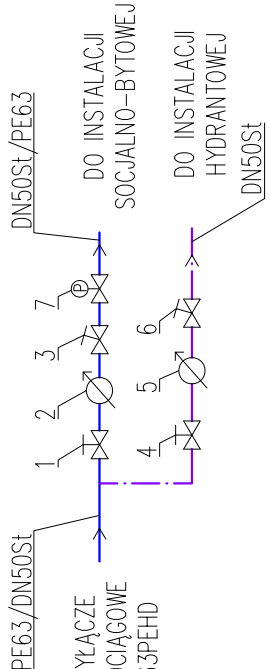

LEGENDA:

- 1 – zawór odcinający DN25 GEB0 1525 gwintowany
- 2 – wodomierz DN20 gwintowany, na konsoli wodomierzowej
- 3 – zawór skośny odcinający antyskażeniowy DN25 GEB0 1630 gwintowany
- 4 – zawór odcinający DN50 GEB0 1525 gwintowany
- 5 – wodomierz DN40 Fioslar Itron gwintowany, na konsoli wodomierzowej
- 6 – z modułem radiowym Anyquest Cyle Enhanced do zdalnego odczytu zużycia wody
- 7 – zawór skośny odcinający antyskażeniowy DN50 GEB0 1630 gwintowany
- 7 – zawór pierwszeństwa DN50 gwintowany

ZESTAWIENIE POMIESZCZEŃ / BILANS POWIERZCHNI		
NR	POMIESZCZENIE	POW. (m2)
0.01	Magazyn techniczny	6,32
0.02	Magazyn gazomierzy	10,85
0.03	Magazyn maszyn i urządzeń spaliniowych i hydraulicznych	7,03
0.04	Magazyn	39,08
0.05	Garaż	39,55
0.06	Garaż	39,20
0.07	Garaż	39,76
0.08	Magazyn	29,88
0.09	Magazyn	18,28
0.10	Komunikacja	4,69
0.11	Magazyn techniczny	11,46
0.12	Pom. socjalne	19,89
0.13	Wc ogólnodostępne	7,80
0.14	Kotłownia	10,83
0.15	Komunikacja	23,92
0.16	Pralnia/susznia	10,18
0.17	Szatnia męska	32,29
0.18	Umywalnia męska	25,22
0.19	Wc damskie/dla niepełnospr.	8,22
0.20	Pom. porządkowe	7,61
0.21	Pom. biurowe	22,20
0.22	Komunikacja	21,74
0.23	Wc męskie	8,56
0.24	Pom. biurowe	24,16
0.25	Pom. wypoczynku	20,36
0.26	Serwerownia	11,11
0.27	MOK	23,61
0.28	Komunikacja	32,66
0.29	Pom. biurowe	15,43
0.30	Pom. biurowe	21,75
0.31	Wiatrołap	2,94
0.32	Pom. socjalne	19,82
0.33	Pom. przyłączy	4,34
powierzchnia użytkowa		620,76m ²

LEGENDA:

- woda zimna
- woda ciepła
- cyrkulacja
- hydrantówka
- pion wodny/hydrantowy
- hydrant ścienny HP25
- bateria umywalkowa/zlewomyszynkowa
- bateria natryskowa
- zawór odcinający
- zawór ze złączką do węża

NAZWA OBIEKTU BUDOWLANEGO	Przebudowa i remont budynku biurowego dla zadania pod nazwą "Wykonanie wielobranżowej dokumentacji projektowo-kosztorysowej dotyczącej remontu pomieszczeń w budynku Gazowni zlokalizowanym przy ul. Reymonta 16 w m.Stargard."	
	dla nr: 178/1, obręb 0002 Stargard, gm. Stargard, ul.Władysława Reymonta 16, 73-110 Stargard	
ADRES OBIEKTU BUDOWLANEGO	Polska Spółka Gazownictwa Sp. z o.o. Oddział Zakład Gazowniczy w Szczecinie 70-952 Szczecin, ul.Tama Pomorzańska 26	
INWESTOR	inż. Andrzej Pięsićonek ZAP/0082/P005/04	
PROJEKTOWAL	mgr inż. Agata Wieremko ZAP/0196/PWBS/21	
ASISTENT PROJEKTANTA	mgr inż. Paweł Szlingier ZAP/0131/PWBS/19	
SPRAWDZIL	mgr inż. Paweł Szlingier ZAP/0131/PWBS/19	
STADIUM	PROJEKT TECHNICZNY/WYKONAWCZY	DATA 12.06.2023r.
TYTUŁ RYSUNKU	NR RYSUNKU	SKALA 1:100
RZUT PARTERU – INSTALACJA ZW, CW, CYR INSTALACJA HYDRANTOWA IS-01		
SCHEMAT WODOMIERZY POMIESZCZENIE 0.33		
Wskazać opracowanie stanowi część odrębnie i podpisać odrębnie zgodnie z ustawą z dnia 4 lutego 1994r. o prawie autorskim i prawach pokrewnych.		

UWAGA:
zestaw wodomierzy montowany jeden nad drugim