


LEGENDA:

- Istn. przyłącza napowietrzne AsXS_n 4x
- Istn. kable elektroenergetyczne
- Istn. wolnostojące szafki pomiarowe i rozdzielnice szafowe
- Istn. ograniczniki przepięć


UWAGI:

- Dla szafki pomiarowej przewidziano uziom z taśmy i prętów stalowych ocynkowanych o $R \leq 30 \Omega$.
- Liczniki energii elektrycznej, zabezpieczenia przedlicznikowe oraz inne elementy instalacji przedlicznikowej znajdujące się w szafkach pomiarowych, w części dostępnej dla odbiorców należy zaplombować.

Istniejąca stacja transformatorowa
30813 z transformatorem 100 kVA

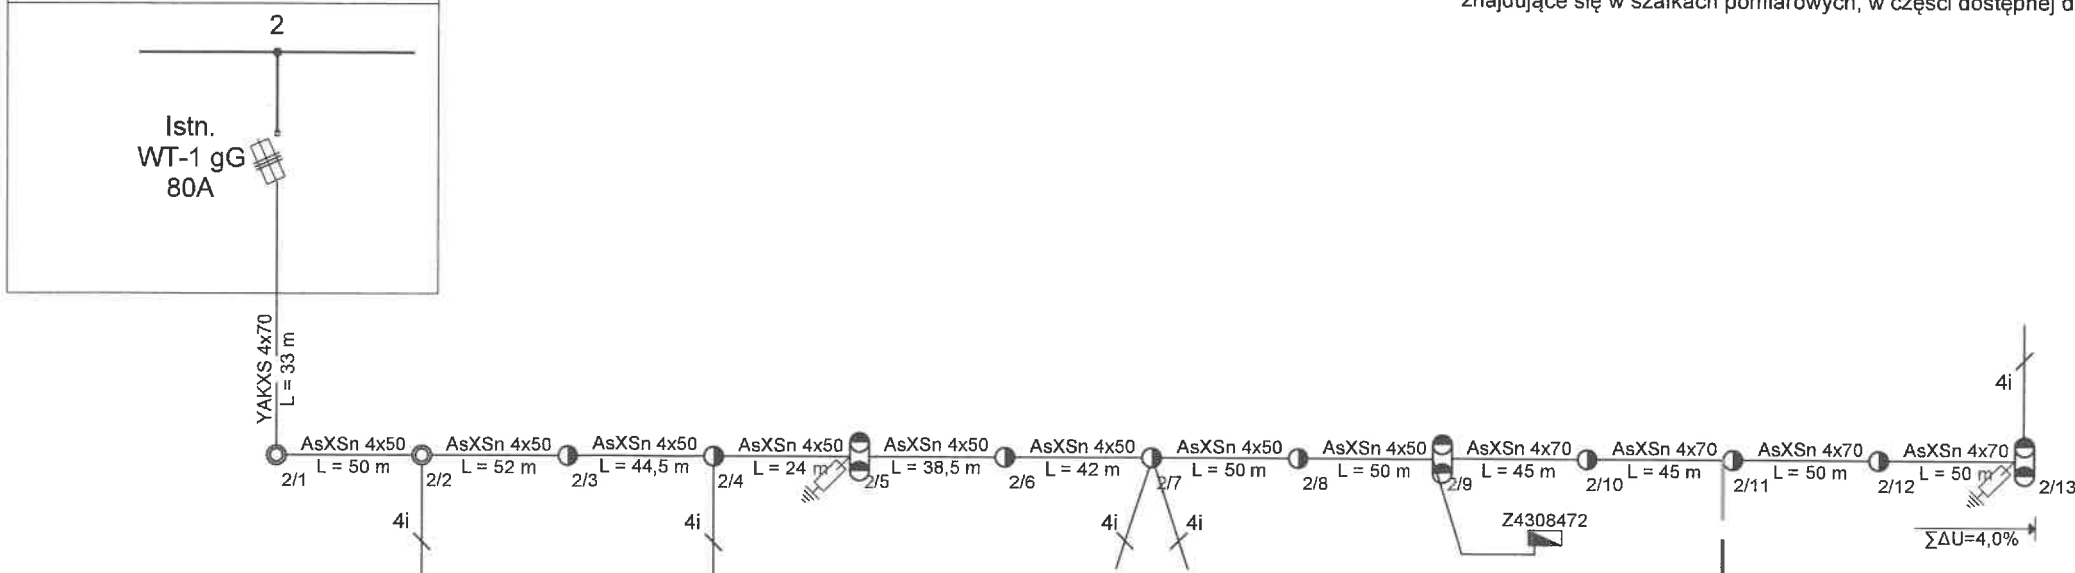


P1-Rs/LZV/F
30813 / 02
nr Z4309404

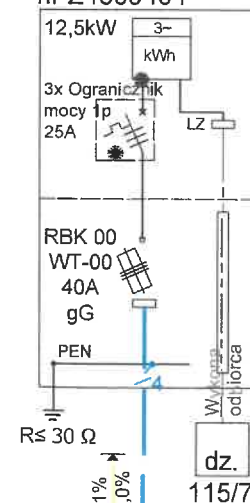

Proj. NA2XY 4x70 SE
0,6/1 kV L = 23 / 29 m


Proj. KRSN-P2/2F-NH2/2R-NH00/F dz. 115/6
30813 / 02 nr Z4309403 wg odrębnego oprac.
na podstawie P/25/041724 OBI/43/2502524

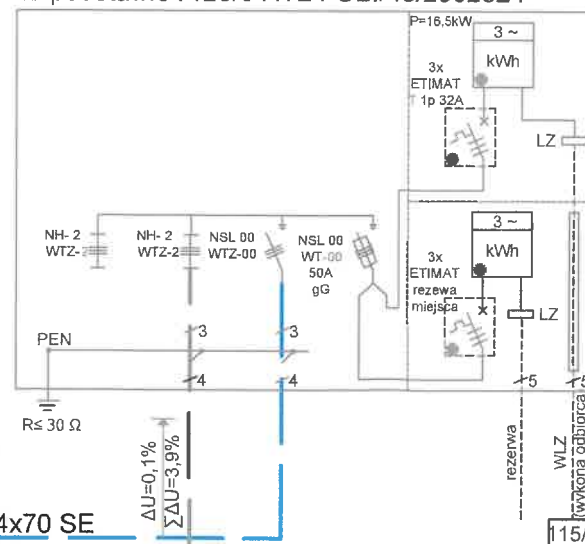

Proj. NA2XY 4x120 SE
0,6/1 kV L = 12,5 / 27 m
na podstawie P/25/041724
OBI/43/2502524

PRACOWNIA PROJEKTOWA OMEGA BARTOSZ MICHALSKI		Pracownia Projektowa Omega Bartosz Michalski 63-400 Wysocko Wielkie ul. Leśna 4 NIP: 622-264-22-97 REGON: 302-778-800 e-mail: pracownia.omega@gmail.com tel.: 693-598-940 Projektowanie i doradztwo techniczne w zakresie sieci i instalacji elektrycznych	Zlecenie: KW05310/25 Numer warunków: P/25/050992 OBI: 43/2502276 Stacja / obwód: 30813 / 2 Date: 01.2026 Skala: -
Zadanie: Zasilanie w energię elektryczną domu jednorodzinnego na działce nr 115/7 w miejscowości Biskupice, gm. Syców		Nr rys.: E-02	
Nazwa zamierzenia budowlanego: Budowa elektroenergetycznej linii kablowej nn-0,4kV i szafki pomiarowej nn-0,4kV		Opracował: mgr inż. Łukasz Fengler	
Rysunek: Schemat ideowy zasilania		Projektant: mgr inż. Bartosz Michalski Uprawnienia budowlane do projektowania bez ograniczeń w specjalności instalacyjnej w zakresie sieci, instalacji i urządzeń elektrycznych i elektroenergetycznych nr ewid.: WKP/0208/POOE/18; nr wpisu do CROPUB: 4027/18/U/C	

Szczegół lokalizacji szafki

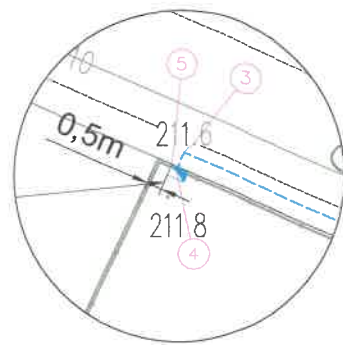

LEGENDA:

- Projektowana elektroenergetyczna linia kablowa nn-0,4kV NA2XY 4x70mm² L = 23 / 29m
- Projektowana wolnostojąca szafka pomiarowa P1-Rs/LZV/F nr Z4309404 współpracująca z projektowanym uziomem z taśmy i prętów stalowych ocynkowanych R_s≤30Ω
- Projektowany kabel w rurze osłonowej zgodnie z opisem
- Proj. zintegrowana rozdzielnica szafowa nn-0,4kV nr Z4309403 typu KRSN-P2, R_s≤30Ω zasilanie działki 115/6 wg. odrębnego opracowania na podstawie P/25/041724

UWAGI:


- Stosować się do uwag zawartych w uzgodnieniach branżowych, decyzjach i opinii Narady Koordynacyjnej.
- Projektowany kabel układać zgodnie z N SEP-E 004, oraz Standardami Energa Operator SA.
- Projektowaną zintegrowaną rozdzielnicę szafową uziemić za pomocą uziomu, R_s≤30Ω
- Na końcach kabla pozostawić zapasy o długości 1m

Za zgodność z oryginałem
podkładu mapowego
PROJEKTANT

mgr inż. Bartosz Michalski

Współrzędne geodezyjne

Lp	X	Y
1	5688078.06	6475205.07
2	5688078.81	6475205.05
3	5688087.58	6475185.01
4	5688087.03	6475184.70
5	5688087.22	6475184.56

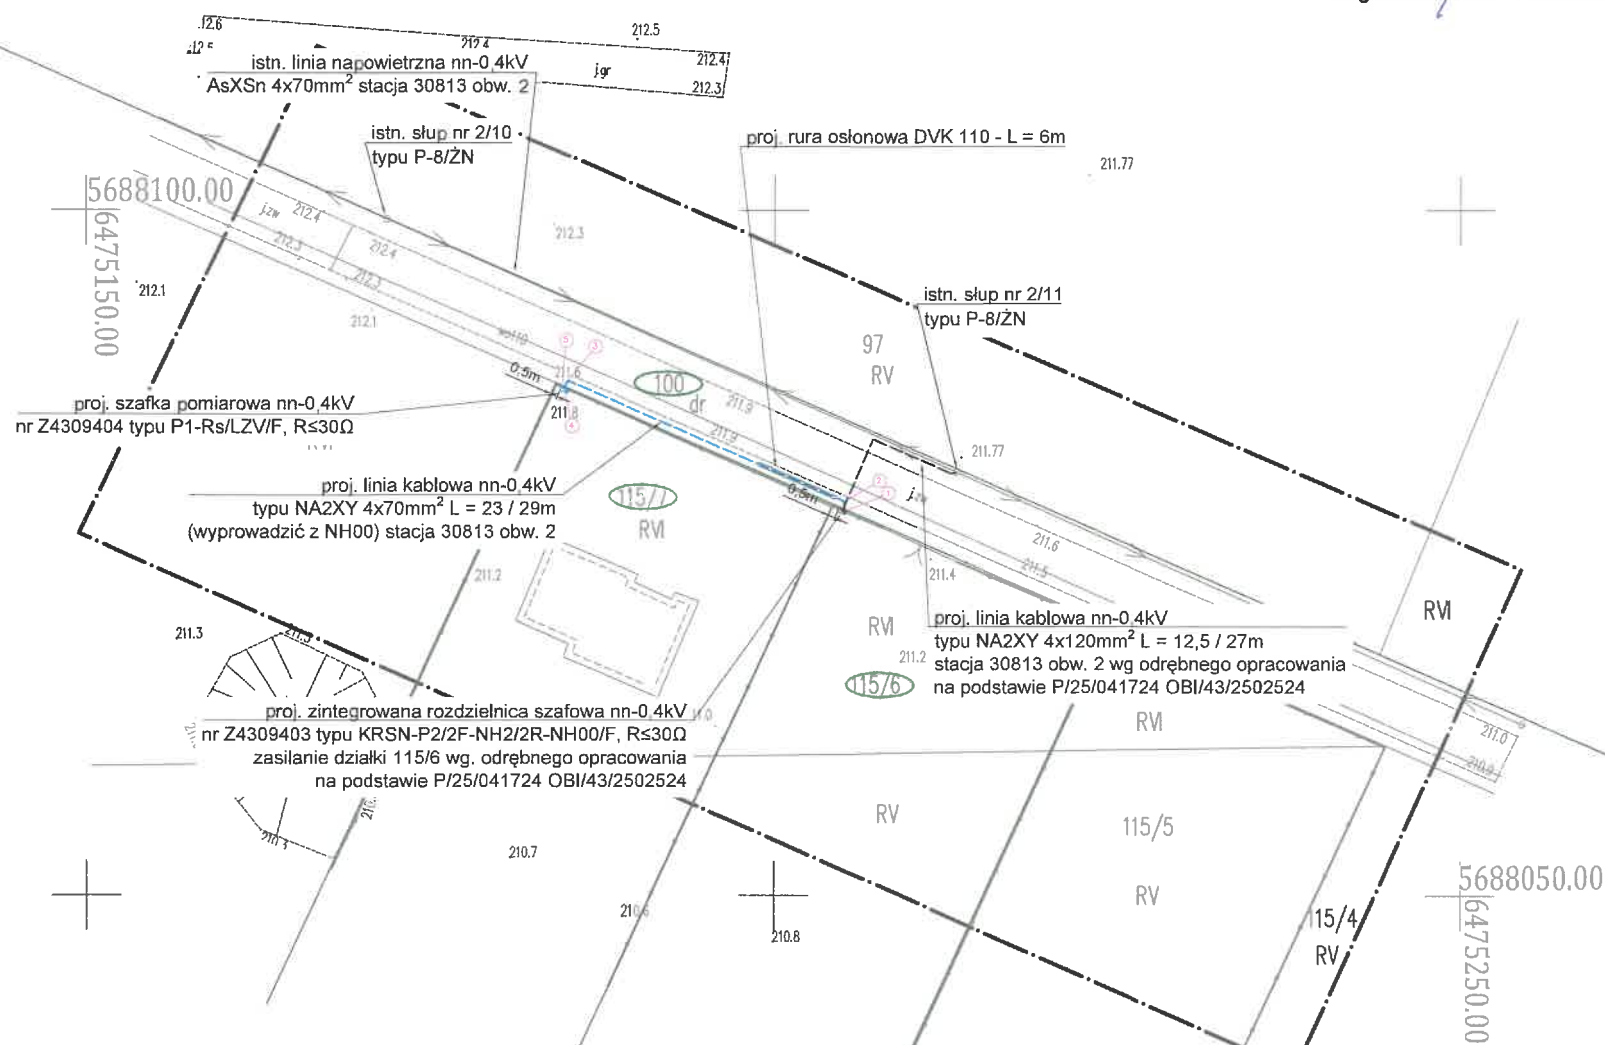

MAPA DO CELÓW PROJEKTOWYCH

Oznaczenie kancelaryjne zgłoszenia pracy geodezyjnej	GK.6640.2515.2025	ks rob. 187/2025
Województwo	dolnośląskie	
Powiat	oleśnicki	
Gmina	Syców	
Jednostka ewidencyjna	Identyfikator nazwa	021407_5 Syców - obszar wiejski
Obręb ewidencyjny	Identyfikator nazwa	0001 Biskupice
Nr działki		wg zakresu
Skala mapy		1:500
Godło mapy		6.153.17.10.3.4; 6.153.17.10.4.3
Nazwa układu współrzędnych	Prostokątnych płaskich	„2000” - 18
	Układu wysokości	PL-EVRF2007-NH
Oznaczenie granic obszaru który był przedmiotem aktualizacji		
Informacje o służebnościach gruntowych mających wpływ na zagospodarowanie gruntów zlokalizowanych w granicach projektowanej inwestycji		Nie sprawdzano
Data opracowania mapy		21.10.2025r.
KATARZYNA DEMBNA-ŁĘBSKA		
nazwa/ imię i nazwisko wykonawcy		podpis osoby reprezentującej wykonawcę
KRZYSZTOF DEMBNY		
imię i nazwisko geodety uprawnionego, który opracował mapę		nr uprawnień i podpis geodety

Wykonawca prac geodezyjnych	Usługi Geodezyjne Dembny Krzysztof
	ul.21-go Stycznia 21 63-500 Ostrzeszów
Identyfikator zgłoszenia prac geodezyjnych	GK.6640.2515.2025
Numer oraz data sporządzenia dokumentu zawierającego wynik pozytywnej weryfikacji	Protokół weryfikacji nr 1 z dnia 05.11.2025r.
Oświadczam, że niniejszy dokument został opracowany w wyniku prac geodezyjnych i kartograficznych, których rezultaty zawiera operat techniczny, który uzyskał pozytywną weryfikację.	
USŁUGI GEODEZYJNE Krzysztof Dembny	
63-500 Ostrzeszów 21 stycznia nr 21.....	
tel. 605 080 074	
REGON-250492400 NIP-514-000-53-59	

PRACOWNIA PROJEKTOWA OMEGA BARTOSZ MICHALSKI		Pracownia Projektowa Omega Bartosz Michalski 63-400 Wysocko Wielkie ul. Leśna 4 NIP: 622-264-22-97 REGON: 302-778-800 e-mail: pracownia.omega@gmail.com tel.: 693-598-940 Projektowanie i doradztwo techniczne w zakresie sieci i instalacji elektrycznych	Zlecenie: KW05310/25
Zadanie: Zasilanie w energię elektryczną domu jednorodzinnego na działce nr 115/7 w miejscowości Biskupice, gm. Syców			Numer warunków: P/25/050992
Nazwa zamierzenia budowlanego: Budowa elektroenergetycznej linii kablowej nn-0,4kV i szafki pomiarowej nn-0,4kV			Obi: 43/2502276
Rysunek: Projekt zagospodarowania terenu			Stacja / obwód: 30813 / 2
Projektant: mgr inż. Bartosz Michalski			Data: 01.2026
Uprawnienia budowlane do projektowania bez ograniczeń w specjalności instalacyjnej w zakresie sieci, instalacji i urządzeń elektrycznych i elektroenergetycznych nr ewid.: WKP/0208/POOE/18; nr wpisu do CROPUB: 4027/18/UIC			Skala: 1:500
Opracował: mgr inż. Łukasz Fengler			Nr rys.: E-01