


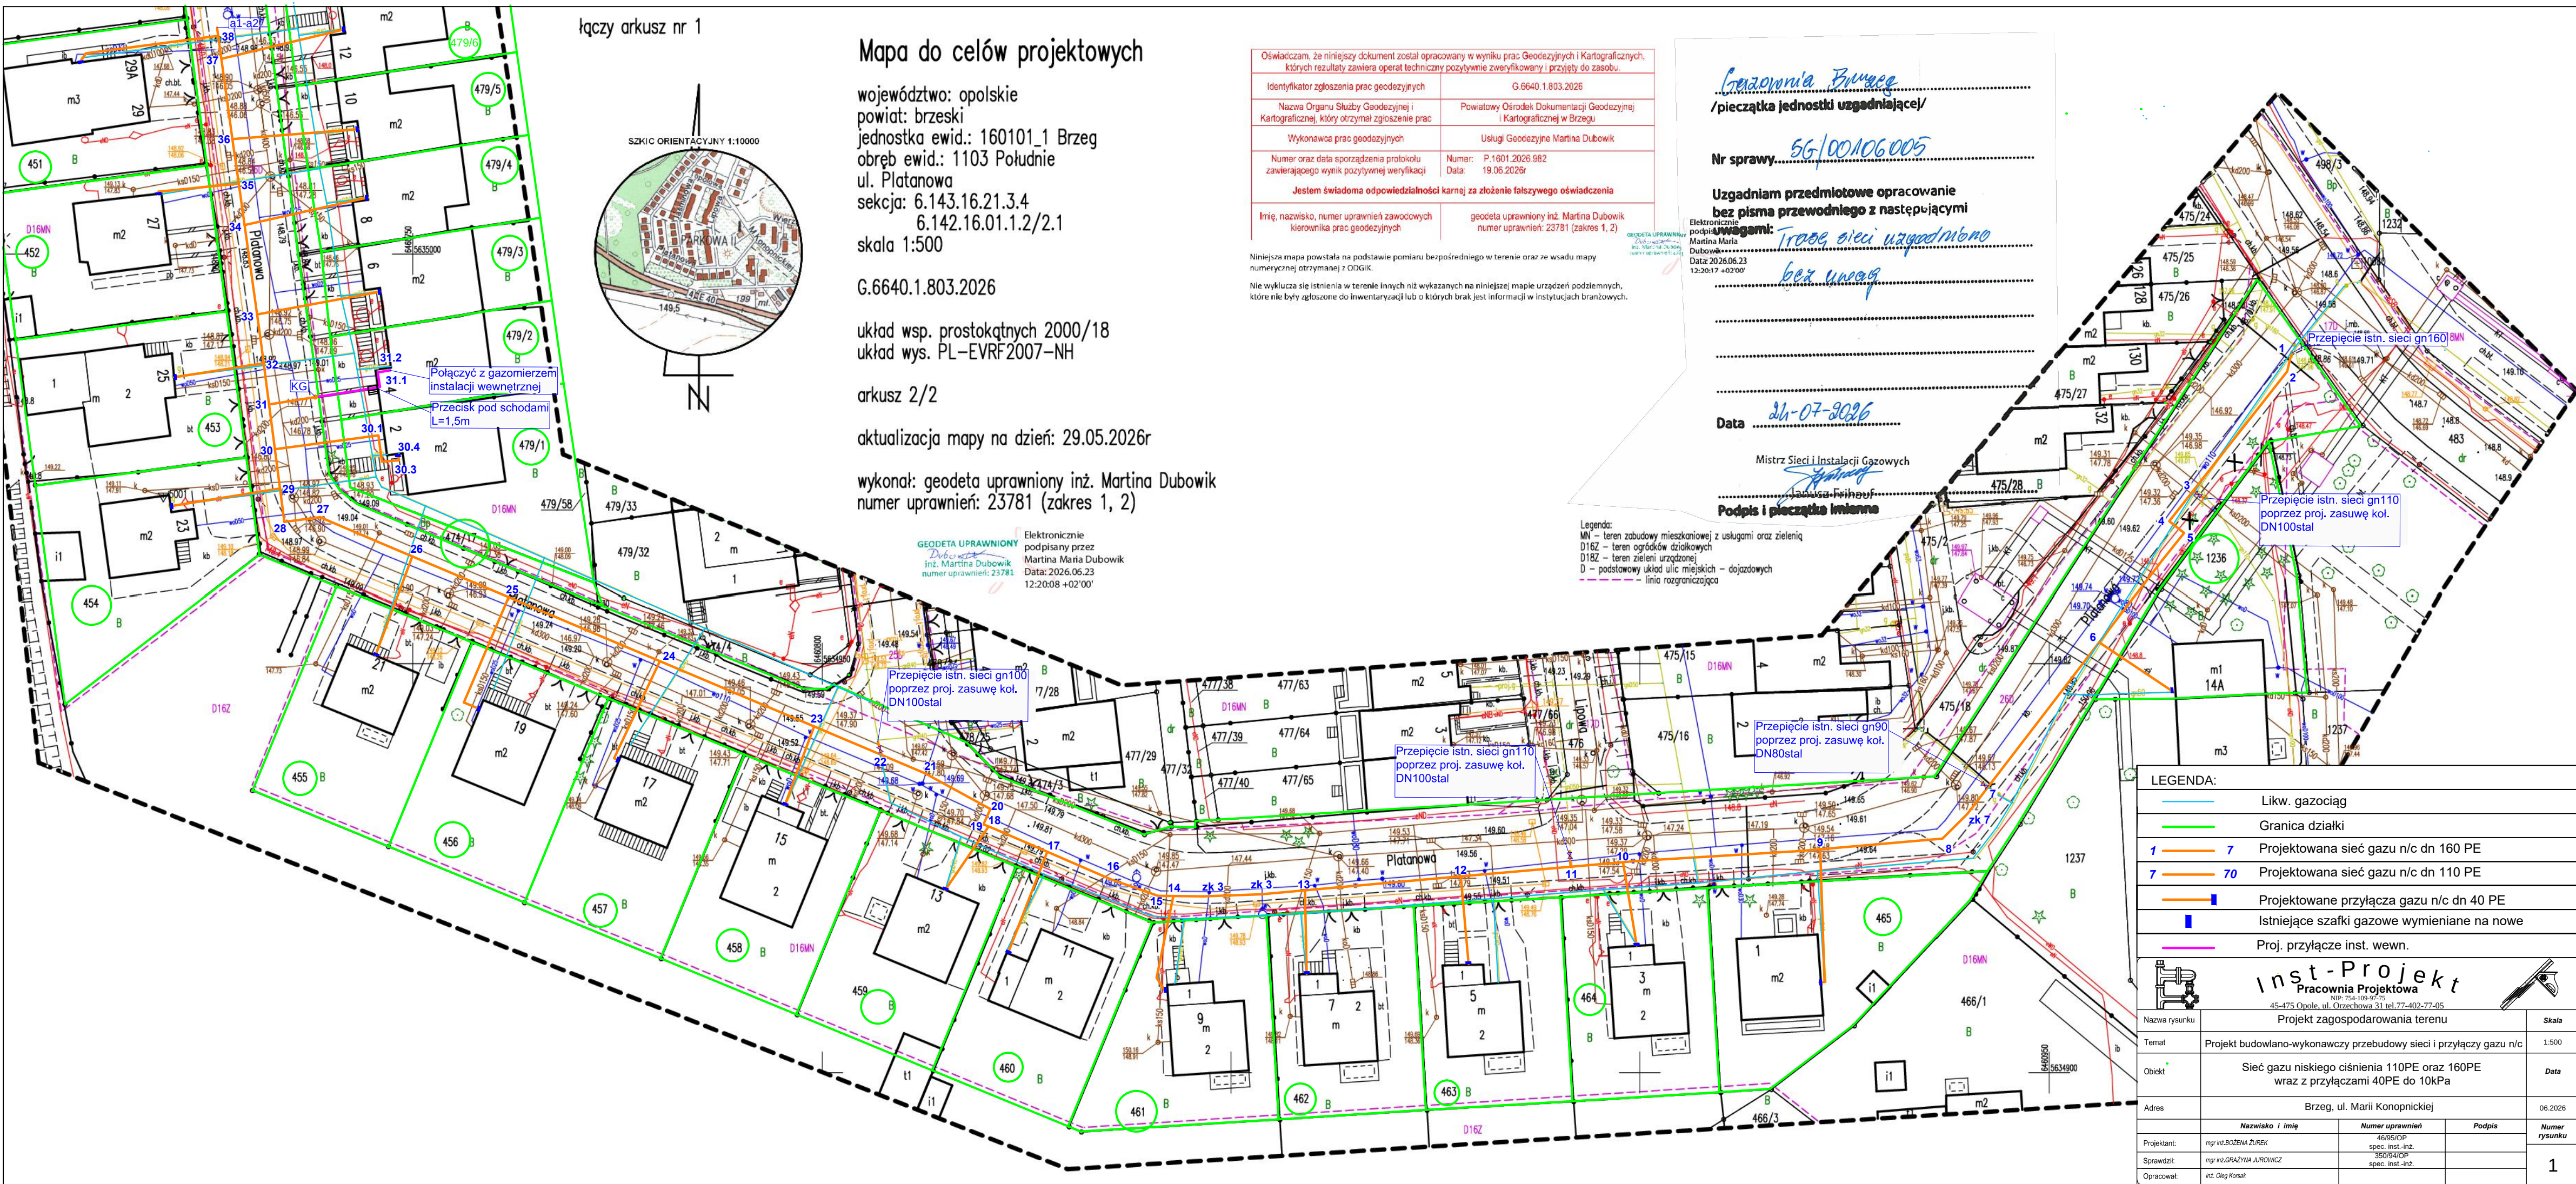

łączy arkusz nr 1

Mapa do celów projektowych

województwo: opolskie
powiat: brzeski
jednostka ewid.: 160101_1 Brzeg
obręb ewid.: 1103 Południe
ul. Platanowa
sekcja: 6.143.16.21.3.4
6.142.16.01.1.2/2.1
skala 1:500

G.6640.1.803.2026

układ wsp. prostokątnych 2000/18
układ wys. PL-EVRF2007-NH

arkusz 2/2

aktualizacja mapy na dzień: 29.05.2026r

wykonął: geodeta uprawniony inż. Martina Dubowik
numer uprawnień: 23781 (zakres 1, 2)

GEODETA UPRAWNIONY
inż. Martina Dubowik
numer uprawnień: 23781
Data: 2026.06.23
12:20:08 +02'00'

Oświadczam, że niniejszy dokument został opracowany w wyniku prac Geodezyjnych i Kartograficznych, których rezultaty zawiera operat techniczny pozytywnie zweryfikowany i przyjęty do zasobu.	
Identyfikator zgłoszenia prac geodezyjnych	G.6640.1.803.2026
Nazwa Organu Służby Geodezyjnej i Kartograficznej, który otrzymał zgłoszenie prac	Powiatowy Ośrodek Dokumentacji Geodezyjnej i Kartograficznej w Brzegu
Wykonawca prac geodezyjnych	Usługi Geodezyjne Martina Dubowik
Numer oraz data sporządzenia protokołu zawierającego wynik pozytywnej weryfikacji	Numer: P.1601.2026.982 Data: 19.06.2026r
Jestem świadoma odpowiedzialności karnej za złożenie fałszywego oświadczenia	
Imię, nazwisko, numer uprawnień zawodowych kierownika prac geodezyjnych	geodeta uprawniony inż. Martina Dubowik numer uprawnień: 23781 (zakres 1, 2)

Niniejsza mapa powstała na podstawie pomiaru bezpośredniego w terenie oraz ze wsadu mapy numerycznej otrzymanej z ODGIK.
Nie wyklucza się istnienia w terenie innych niż wykazanych na niniejszej mapie urządzeń podziemnych, które nie były zgłoszone do inwentaryzacji lub o których brak jest informacji w instytucjach branżowych.

Gracjanina Burega

/pieczęć jednostki uzgadniającej/

Nr sprawy: *56/00106005*

Uzgadniam przedmiotowe opracowanie bez pisma przewodniego z następującymi uwagami:

Trasa sieci uzgodniono bez uwag

Data: *24-07-2026*

Mistrz Sieci i Instalacji Gazowych

Podpis i pieczęć inżyniera

Legenda:
MN – teren zabudowy mieszkaniowej z usługami oraz zielenią
D16Z – teren ogródków działkowych
D18Z – teren zieleni urządzonej
D – podstawowy układ ulic miejskich – dojazdowych
— linia rozgraniczająca

LEGENDA:	
	Likw. gazociąg
	Granica działki
	1 7 Projektowana sieć gazu n/c dn 160 PE
	7 70 Projektowana sieć gazu n/c dn 110 PE
	Projektowane przyłącza gazu n/c dn 40 PE
	Istniejące szafki gazowe wymieniane na nowe
	Proj. przyłącze inst. wewn.

 Inst-Projekt Pracownia Projektowa NIP: 754-109-97-75 45-475 Opole, ul. Orzechowa 31 tel. 77-402-77-05			
Nazwa rysunku		Projekt zagospodarowania terenu	
Temat		Projekt budowlano-wykonawczy przebudowy sieci i przyłączy gazu n/c	
Obiekt		Sieć gazu niskiego ciśnienia 110PE oraz 160PE wraz z przyłączami 40PE do 10kPa	
Adres		Brzeg, ul. Marii Konopnickiej	
	Nazwisko i imię	Numer uprawnień	Podpis
Projektant:	mgr inż. BOŻENA ŻUREK	46/95/OP spec. inst.-inż.	
Sprawił:	mgr inż. GRAŻYNA JUROWICZ	350/94/OP spec. inst.-inż.	
Opracował:	inż. Oleg Kosał		