


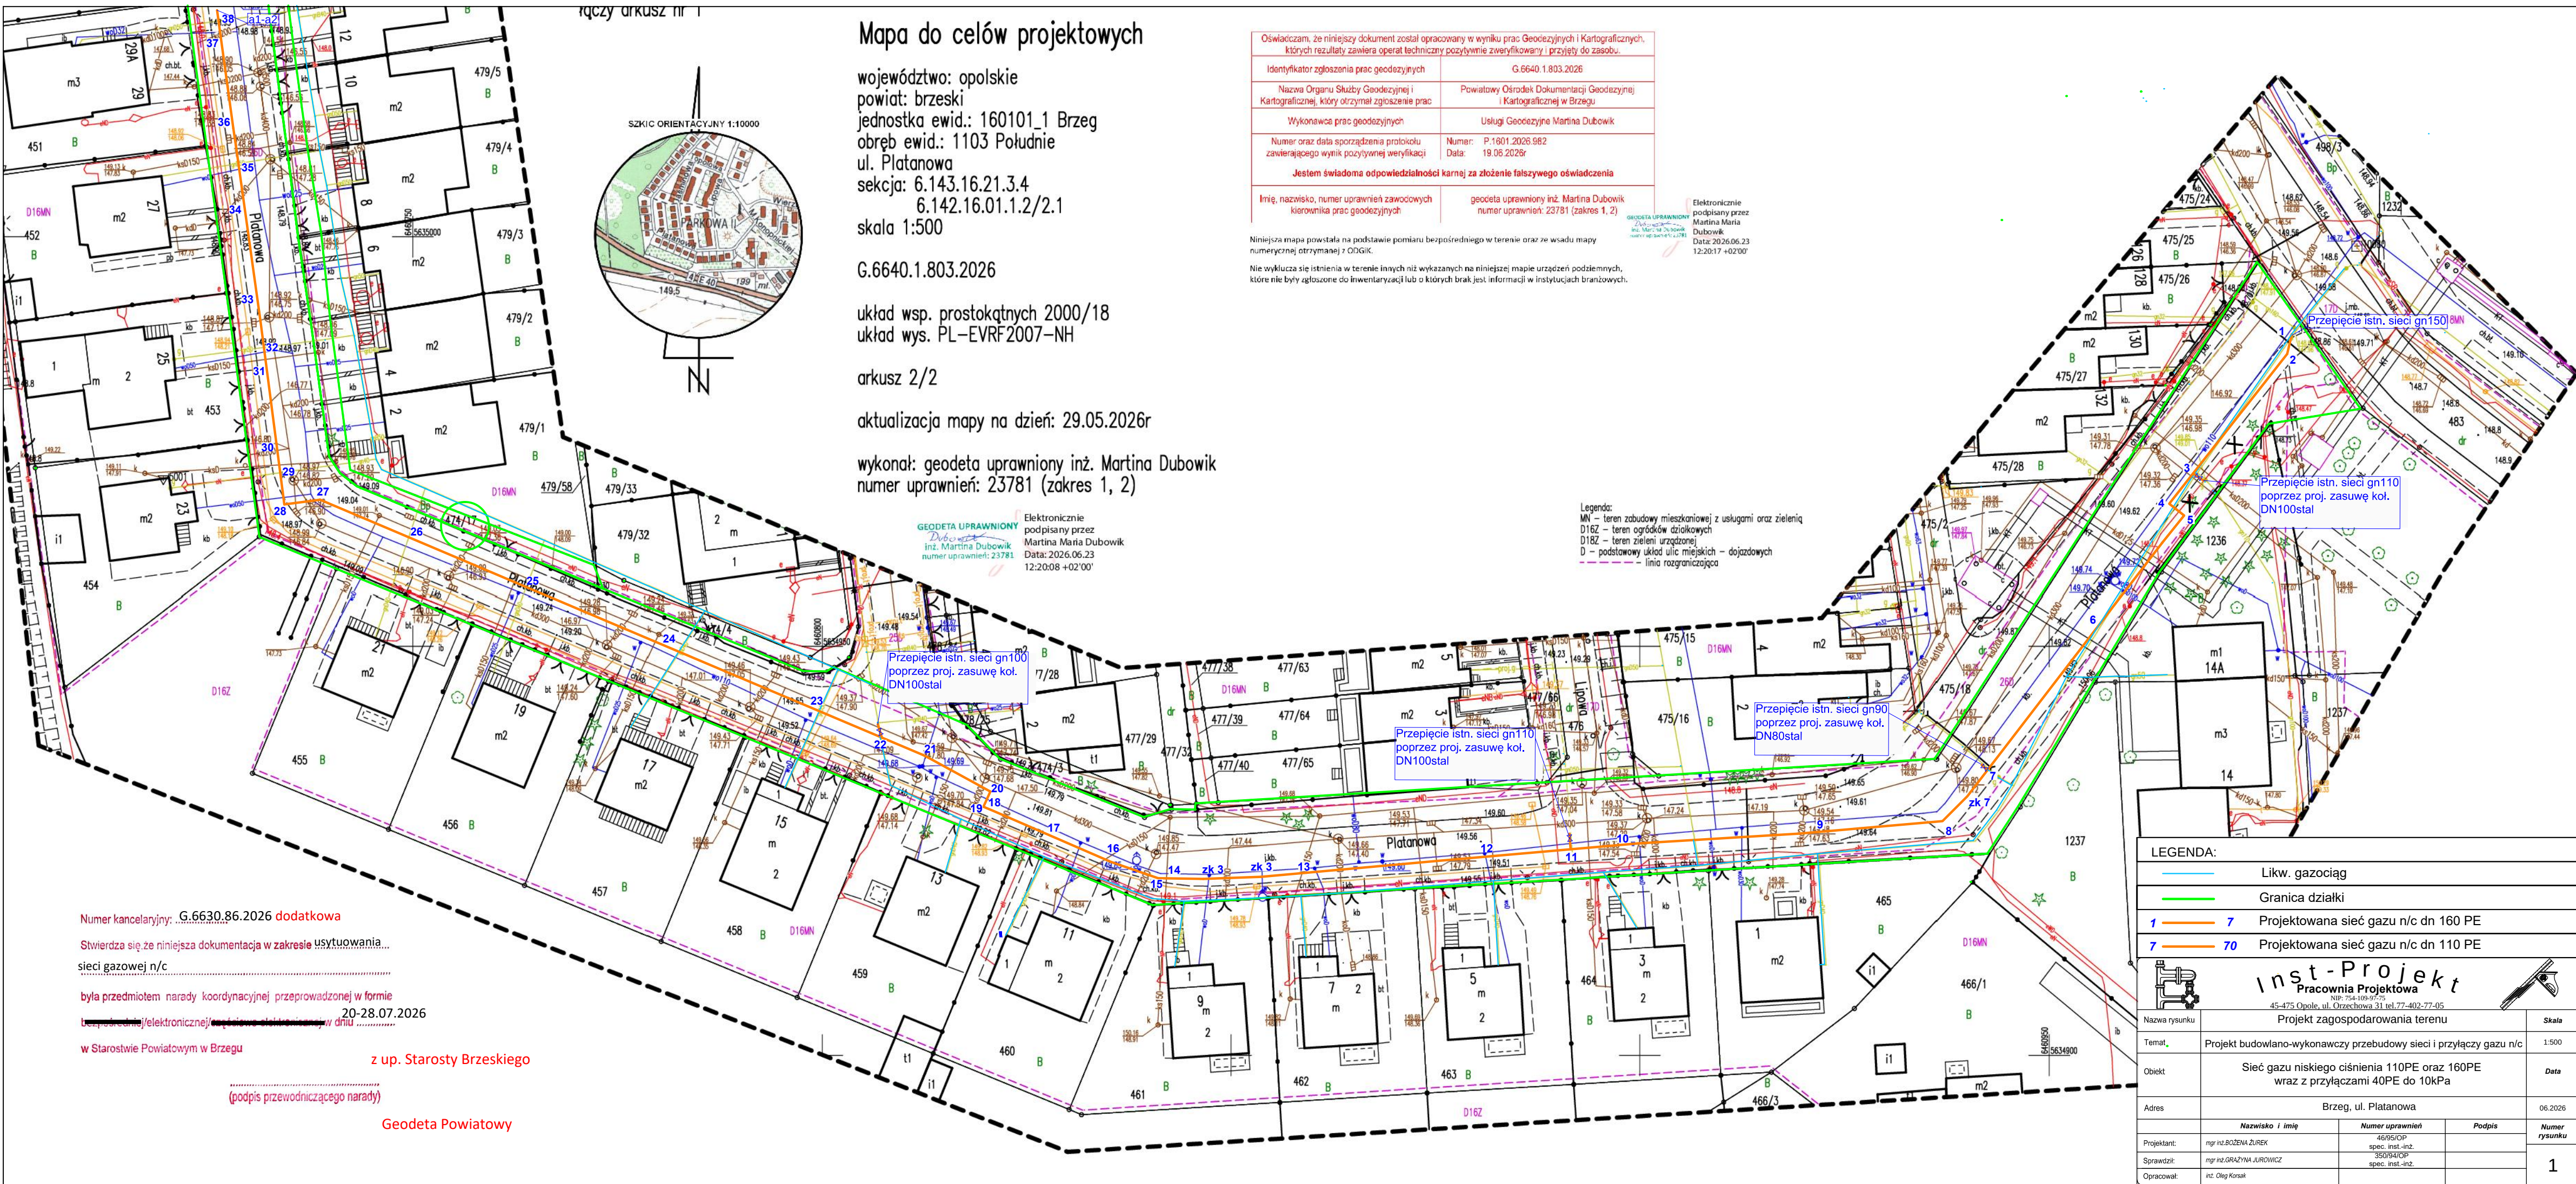

Mapa do celów projektowych

województwo: opolskie
powiat: brzeski
jednostka ewid.: 160101_1 Brzeg
obręb ewid.: 1103 Południe
ul. Platanowa
sekcja: 6.143.16.21.3.4
6.142.16.01.1.2/2.1
skala 1:500

G.6640.1.803.2026

układ wsp. prostokątnych 2000/18
układ wys. PL-EVRF2007-NH

arkusz 2/2

aktualizacja mapy na dzień: 29.05.2026r

wykonak: geodeta uprawniony inż. Martina Dubowik
numer uprawnień: 23781 (zakres 1, 2)

Oświadczam, że niniejszy dokument został opracowany w wyniku prac Geodezyjnych i Kartograficznych, których rezultaty zawiera operat techniczny pozytywnie zweryfikowany i przyjęty do zasobu.	
Identyfikator zgłoszenia prac geodezyjnych	G.6640.1.803.2026
Nazwa Organu Służby Geodezyjnej i Kartograficznej, który otrzymał zgłoszenie prac	Powiatowy Ośrodek Dokumentacji Geodezyjnej i Kartograficznej w Brzegu
Wykonawca prac geodezyjnych	Usługi Geodezyjne Martina Dubowik
Numer oraz data sporządzenia protokołu zawierającego wynik pozytywnej weryfikacji	Numer: P.1601.2026.962 Data: 19.06.2026r
Jestem świadoma odpowiedzialności karnej za złożenie fałszywego oświadczenia	
Imię, nazwisko, numer uprawnień zawodowych kierownika prac geodezyjnych	geodeta uprawniony inż. Martina Dubowik numer uprawnień: 23781 (zakres 1, 2)

Niniejsza mapa powstała na podstawie pomiaru bezpośredniego w terenie oraz ze wsadu mapy numerycznej otrzymanej z ODGIK.

Nie wyklucza się istnienia w terenie innych niż wykazanych na niniejszej mapie urządzeń podziemnych, które nie były zgłoszone do inwentaryzacji lub o których brak jest informacji w instytucjach branżowych.

Legenda:
MN – teren zabudowy mieszkaniowej z usługami oraz zielenią
D16Z – teren ogródków działkowych
D18Z – teren zieleni urządzonej
D – podstawowy układ ulic miejskich – dojazdowych
- - - - - linia rozgraniczająca

Numer kancelaryjny: G.6630.86.2026 dodatkowa

Stwierdza się, że niniejsza dokumentacja w zakresie usytuowania sieci gazowej n/c

była przedmiotem narady koordynacyjnej przeprowadzonej w formie bezpośredniej/elektronicznej w dniu 20-28.07.2026

w Starostwie Powiatowym w Brzegu

z up. Starosty Brzeskiego

(podpis przewodniczącego narady)

Geodeta Powiatowy

LEGENDA:

- Likw. gazociąg
- Granica działki
- 1 7 Projektowana sieć gazu n/c dn 160 PE
- 7 70 Projektowana sieć gazu n/c dn 110 PE

Inst-Projekt Pracownia Projektowa NIP: 754-109-97-75 45-475 Opole, ul. Orzechowa 31 tel. 77-402-77-05				
Nazwa rysunku	Projekt zagospodarowania terenu			Skala
Temat	Projekt budowlano-wykonawczy przebudowy sieci i przyłączy gazu n/c			1:500
Obiekt	Sieć gazu niskiego ciśnienia 110PE oraz 160PE wraz z przyłączami 40PE do 10kPa			Data
Adres	Brzeg, ul. Platanowa			06.2026
Projektant:	Nazwisko i imię	Numer uprawnień	Podpis	Numer rysunku 1
Sprawdził:	mgr inż. BOŻENA ŻUREK	46/95/OP spec. inst.-m2		
Opracował:	mgr inż. GRAŻYNA JUROWICZ	3509/94/OP spec. inst.-m2		