



Kabram ~~dotyczy~~ danych punktów granicznych nieruchomości wynagrodzonego warunku dotychczasowości (Najdłuższe wyłączenie obszaru 0,3m-0,6cm)

18.02.2023

Ziel. w. 1
27.07.2026

119.25 planowana rzędna larenu w miejscu proj.stacji

K/E 0

- K/E 0

INWESTYCYJNE BIURO ELEKTROENERGETYKI
"MEGAPRO" Marłusz Mlechowicz 11-041 Olsztyn ul. Czarnieckiego

Temat: Projekt zagospodarowania terenu			
Stanisław			


--	--	--

Skala: 1:500	Rys. n
	5.2

Date: 05/2022	E - 2
---------------	-------


KRSN-P2/2F-NH2/2R-NH00/F
proj. ZKP nr Z6304325

I_{K1F} 1326 A
 ΔU 0,92 %

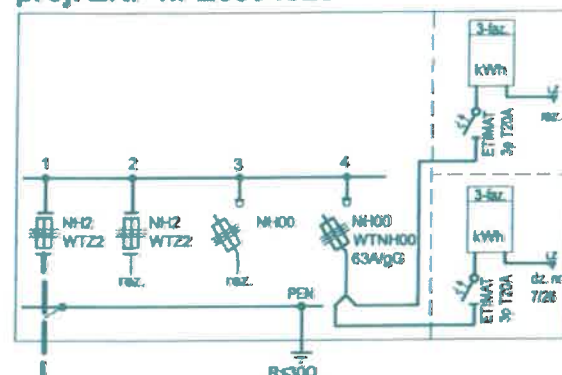


proj. kabel 0,6/1kV
NA2XY4x120mm²
L=35/40m

KRSN-P2/2F-NH2/2R-NH00/F
proj. ZKP nr Z6304324

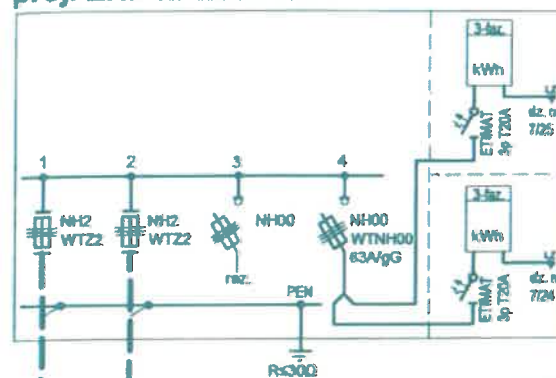


proj. kabel 0,6/1kV
NA2XY4x120mm²
L=143/155m

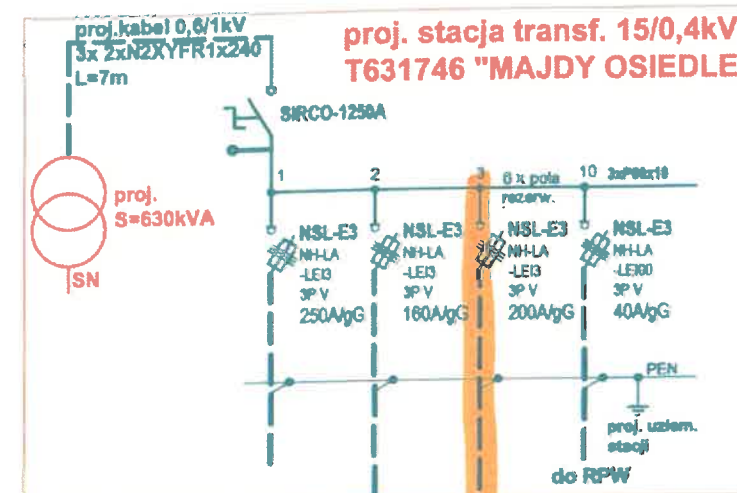


proj. kabel 0,6/1kV
NA2XY4x240mm²
L=58/67m

KRSN-P2/2F-NH2/2R-NH00/F
proj. ZKP nr Z6304326

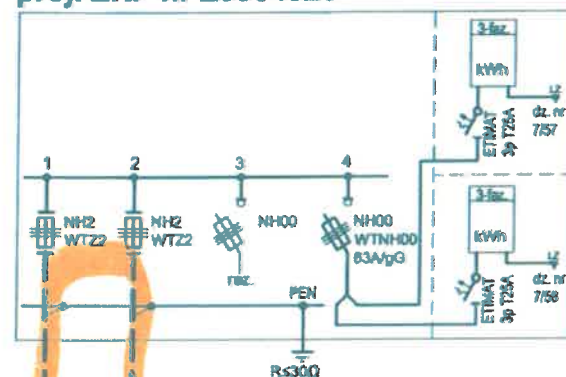


proj. kabel 0,6/1kV
NA2XY4x240mm²
L=179/189m

KRSN-P2/2F-NH2/2R-NH00/F
proj. ZKP nr Z6304327

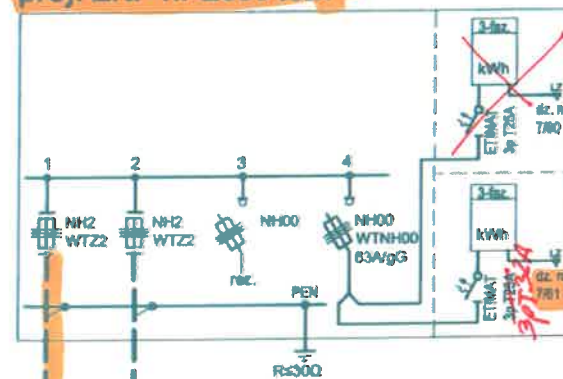

proj. kabel 0,6/1kV
NA2XY4x240mm²
L=70/76m


KRSN-P2/2F-NH2/2R-NH00/F + P2/F
proj. ZKP nr Z6304328 + Z6304329

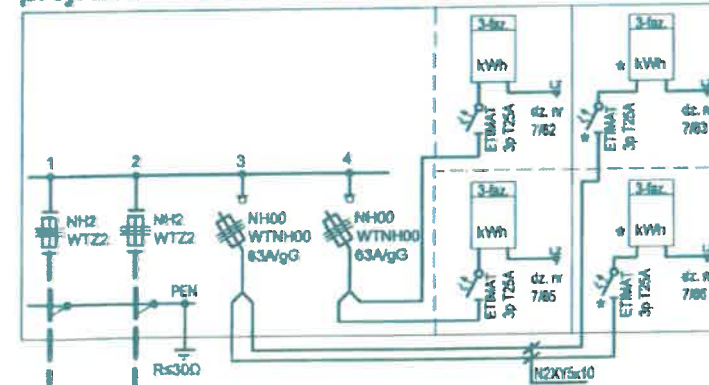

proj. kabel 0,6/1kV
NA2XY4x240mm²
L=52/58m

P2-Rs/LZV/LZR/F
proj. ZKP
nr Z6304330

I_{K1F} 1174 A
 ΔU 1,78 %

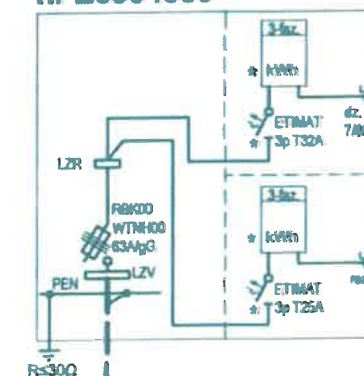

zakres prac II etap.

27.07.2026

2021. w 2

UWAGI:

- 1) Wz i kable zalicznikowe - wg oddzielnych opracowań.
- 2) Połączenia PEN z uziomami - płaskownik FeZn 30x4.
- 3) Układ sieci - TN-C.
- 4) * - element przystosowany do plombowania.

 P - proj. podział sieci

INWESTYCYJNE BIURO ELEKTROENERGETYKI
"MEGAPRO" Marłusz Miechowicz 11-041 Olsztyn ul. Czarnieckiego 17

Zadanie ENERGA: OBI/63/2102516, nr umowy: ZN/5849/606MZI/2021/2102516/1

Obiekt: Sieć elektroenergetyczna SN i nn
Adres: Majdy ul. Katarzyny, gm. Stawiguda
Temat: Schemat sieci nn - obwód nr 2 i 3

Projektant:
mgr inż. Marłusz Miechowicz
upr. bud. WAM/0135/PWOE/05
specjalista w zakresie sieci, instalacji
i urządzeń elektrycznych i elektroenergetycznych

Skala: b.sk.
Data: 05/2022

Rys. nr
E - 10