

Mapa do celów projektowych

województwo: opolskie
powiat: brzeski
jednostka ewid.: 160101_1 Brzeg
obręb ewid.: 1103 Południe
ul. Konopnickiej
sekcja: 6.143.16.21.4.1
skala 1:500

G.6640.1.803.2026

układ wsp. prostokątnych 2000/18
układ wys. PL-EVRF2007-NH

arkusz 1/2

aktualizacja mapy na dzień: 29.05.2026r

wykonak: geodeta uprawniony inż. Martina Dubowik
numer uprawnień: 23781 (zakres 1, 2)

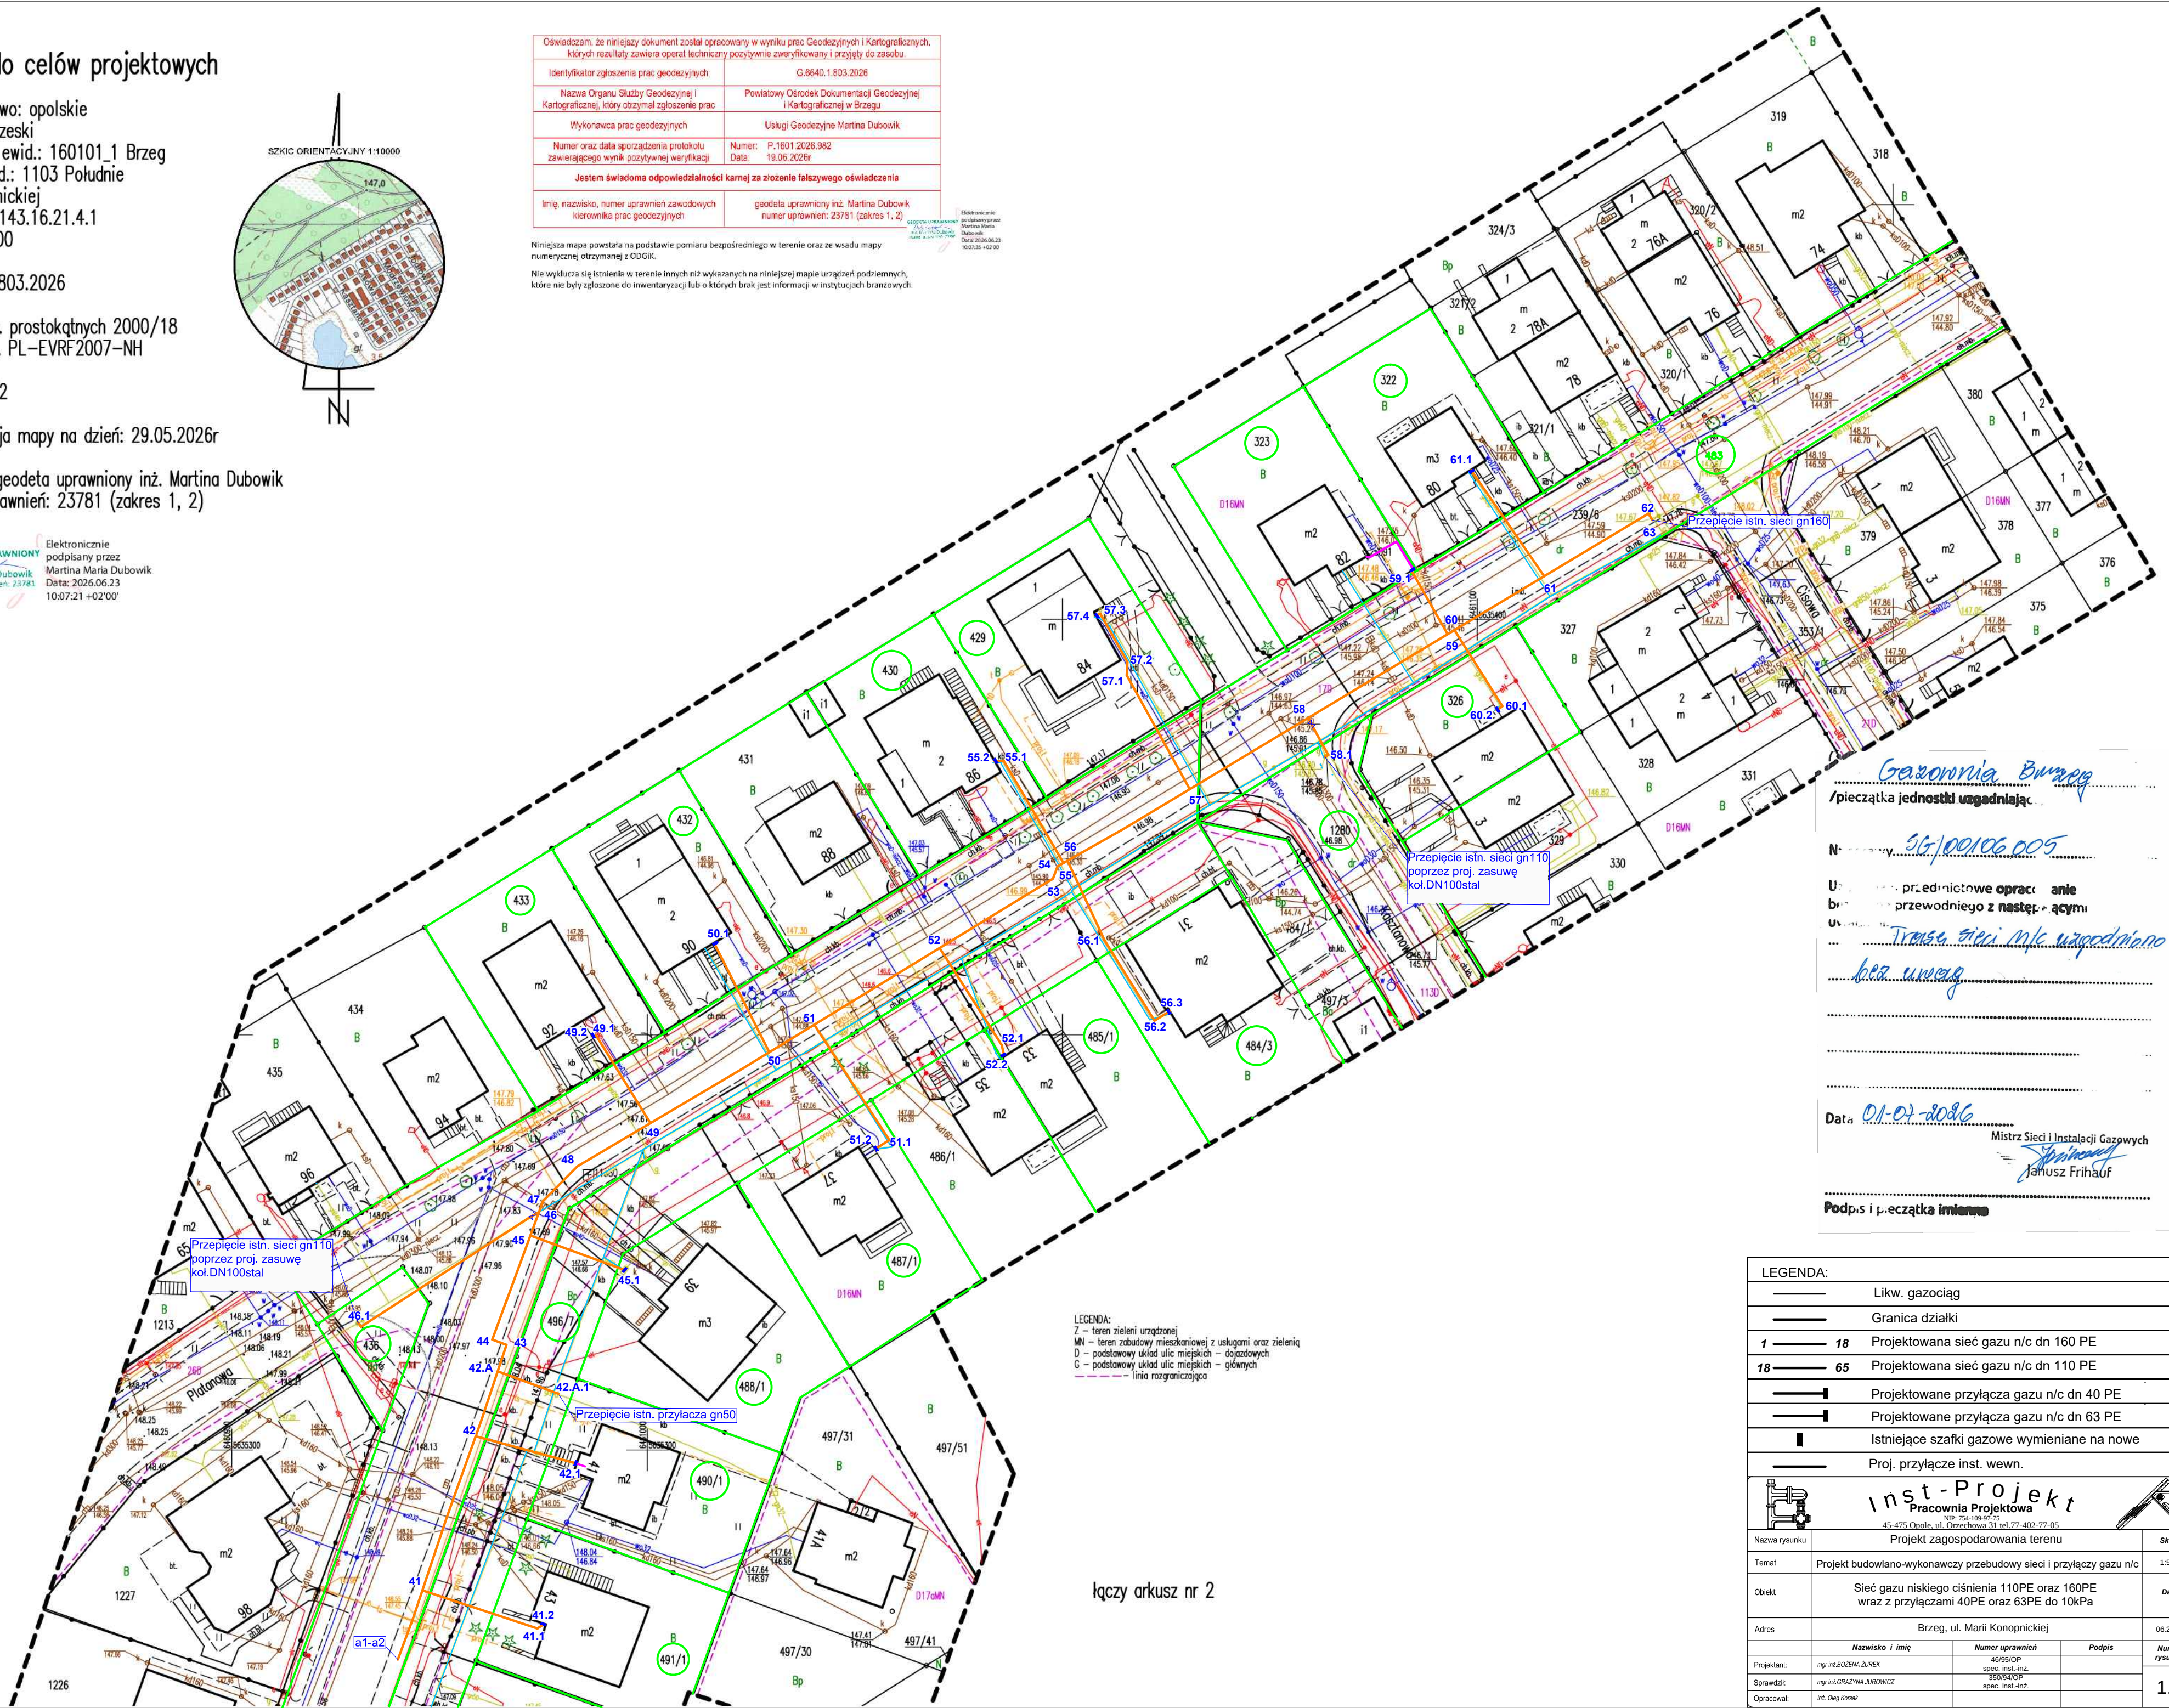
Geodeta uprawniony
Elektronicznie
podpisany przez
inż. Martina Dubowik
Data: 2026.06.23
10:07:21 +02'00'



Oświadczam, że niniejszy dokument został opracowany w wyniku prac geodezyjnych i Kartograficznych, których rezultaty zawiera operat techniczny pozytywnie zweryfikowany i przyjęty do zasobu.	
Identyfikator zgłoszenia prac geodezyjnych	G.6640.1.803.2026
Nazwa Organu Służby Geodezyjnej i Kartograficznej, który otrzymał zgłoszenie prac	Powiatowy Ośrodek Dokumentacji Geodezyjnej i Kartograficznej w Brzegu
Wykonawca prac geodezyjnych	Usługi Geodezyjne Martina Dubowik
Numer oraz data sporządzenia protokołu zawierającego wynik pozytywnej weryfikacji	Numer: P.1601.2026.982 Data: 19.06.2026r
Jestem świadoma odpowiedzialności karnej za złożenie fałszywego oświadczenia	
Imię, nazwisko, numer uprawnień zawodowych kierownika prac geodezyjnych	geodeta uprawniony inż. Martina Dubowik numer uprawnień: 23781 (zakres 1, 2)

Niniejsza mapa powstała na podstawie pomiaru bezpośredniego w terenie oraz ze wsadu mapy numerycznej otrzymanej z ODKiK.
Nie wyklucza się istnienia w terenie innych niż wykazanych na niniejszej mapie urządzeń podziemnych, które nie były zgłoszone do inwentaryzacji lub o których brak jest informacji w instytucjach branzowych.

Elektronicznie
podpisany przez
inż. Martina Dubowik
Data: 2026.06.23
10:07:21 +02'00'



LEGENDA:
Z - teren zieleni urządzonej
MN - teren zabudowy mieszkaniowej z usługami oraz zielenią
D - podstawowy układ ulic miejskich - dojazdowych
G - podstawowy układ ulic miejskich - głównych
--- linia rozgraniczająca

łączy arkusz nr 2

Gazownia Brzeg
/pieczęć jednostki uzgadniającej

 
 
Nr sprawy: 56/00106.005

Uwaga: przedmiotowe opracowanie
bierze pod uwagę przewodniego z następującymi
uwagami: Trasa sieci mjk uzgodniono
bez uwag

Data: 01-07-2026

Mistrz Sieci i Instalacji Gazowych
Janusz Frihauf

Podpis i pieczęć imienna

LEGENDA:				
		Likw. gazociąg		
		Granica działki		
1		18	Projektowana sieć gazu n/c dn 160 PE	
18		65	Projektowana sieć gazu n/c dn 110 PE	
		Projektowane przyłącza gazu n/c dn 40 PE		
		Projektowane przyłącza gazu n/c dn 63 PE		
		Istniejące szafki gazowe wymieniane na nowe		
		Proj. przyłącze inst. wewn.		
 Inst-Projekt Pracownia Projektowa NIP: 754-109-97-75 45-475 Opole, ul. Orzechowa 31 tel.77-402-77-05 				
Nazwa rysunku		Projekt zagospodarowania terenu		Skala
Temat		Projekt budowlano-wykonawczy przebudowy sieci i przyłączy gazu n/c		1:500
Obiekt		Sieć gazu niskiego ciśnienia 110PE oraz 160PE wraz z przyłączami 40PE oraz 63PE do 10kPa		Data
Adres		Brzeg, ul. Marii Konopnickiej		06.2026
Projektant:		<i>Nazwisko i imię</i>	<i>Numer uprawnień</i>	<i>Numer rysunku</i>
Sprawdził:		ngr inż. BOŻENA ŻUREK	46495/OP spec. inst.-inż.	
Opracował:		ngr inż. GRAŻYNA JUROWICZ	35094/OP spec. inst.-inż.	
Opracował:		inż. Oleg Korzak		1.2