

Mapa do celów projektowych

województwo: opolskie
powiat: brzeski
jednostka ewid.: 160101_1 Brzeg
obręb ewid.: 1103 Południe
ul. Konopnickiej
sekcja: 6.143.16.21.4.1
skala 1:500

G.6640.1.803.2026

układ wsp. prostokątny 2000/18
układ wys. PL-EVRF2007-NH

arkusz 1/2

aktualizacja mapy na dzień: 29.05.2026r

wykonak: geodeta uprawniony inż. Martina Dubowik
numer uprawnień: 23781 (zakres 1, 2)

Elektronicznie
podpisany przez
Martina Maria Dubowik
Data: 2026.06.23
10:07:21 +02'00'




Oświadczam, że niniejszy dokument został opracowany w wyniku prac Geodezyjnych i Kartograficznych, których rezultaty zawiera operat techniczny pozytywnie zweryfikowany i przyjęty do zasobu.	
Identyfikator zgłoszenia prac geodezyjnych	G.6640.1.803.2026
Nazwa Organu Służby Geodezyjnej i Kartograficznej, który otrzymał zgłoszenie prac	Powiatowy Ośrodek Dokumentacji Geodezyjnej i Kartograficznej w Brzegu
Wykonawca prac geodezyjnych	Usługi Geodezyjne Martina Dubowik
Numer oraz data sporządzenia protokołu zawierającego wynik pozytywnej weryfikacji	Numer: P.1601.2026.982 Data: 19.06.2026r
Jestem świadoma odpowiedzialności karnej za złożenie fałszywego oświadczenia	
Imię, nazwisko, numer uprawnień zawodowych kierownika prac geodezyjnych	geodeta uprawniony inż. Martina Dubowik numer uprawnień: 23781 (zakres 1, 2)

Niniejsza mapa powstała na podstawie pomiaru bezpośredniego w terenie oraz ze wsadu mapy numerycznej otrzymanej z ODDG.

Nie wyklucza się istnienia w terenie innych niż wykazanych na niniejszej mapie urządzeń podziemnych, które nie były zgłoszone do inwentaryzacji lub o których brakuje informacji w instytucjach branżowych.

Elektronicznie
podpisany przez
Martina Maria
Dubowik
Data: 2026.06.23
10:07:21 +02'00'

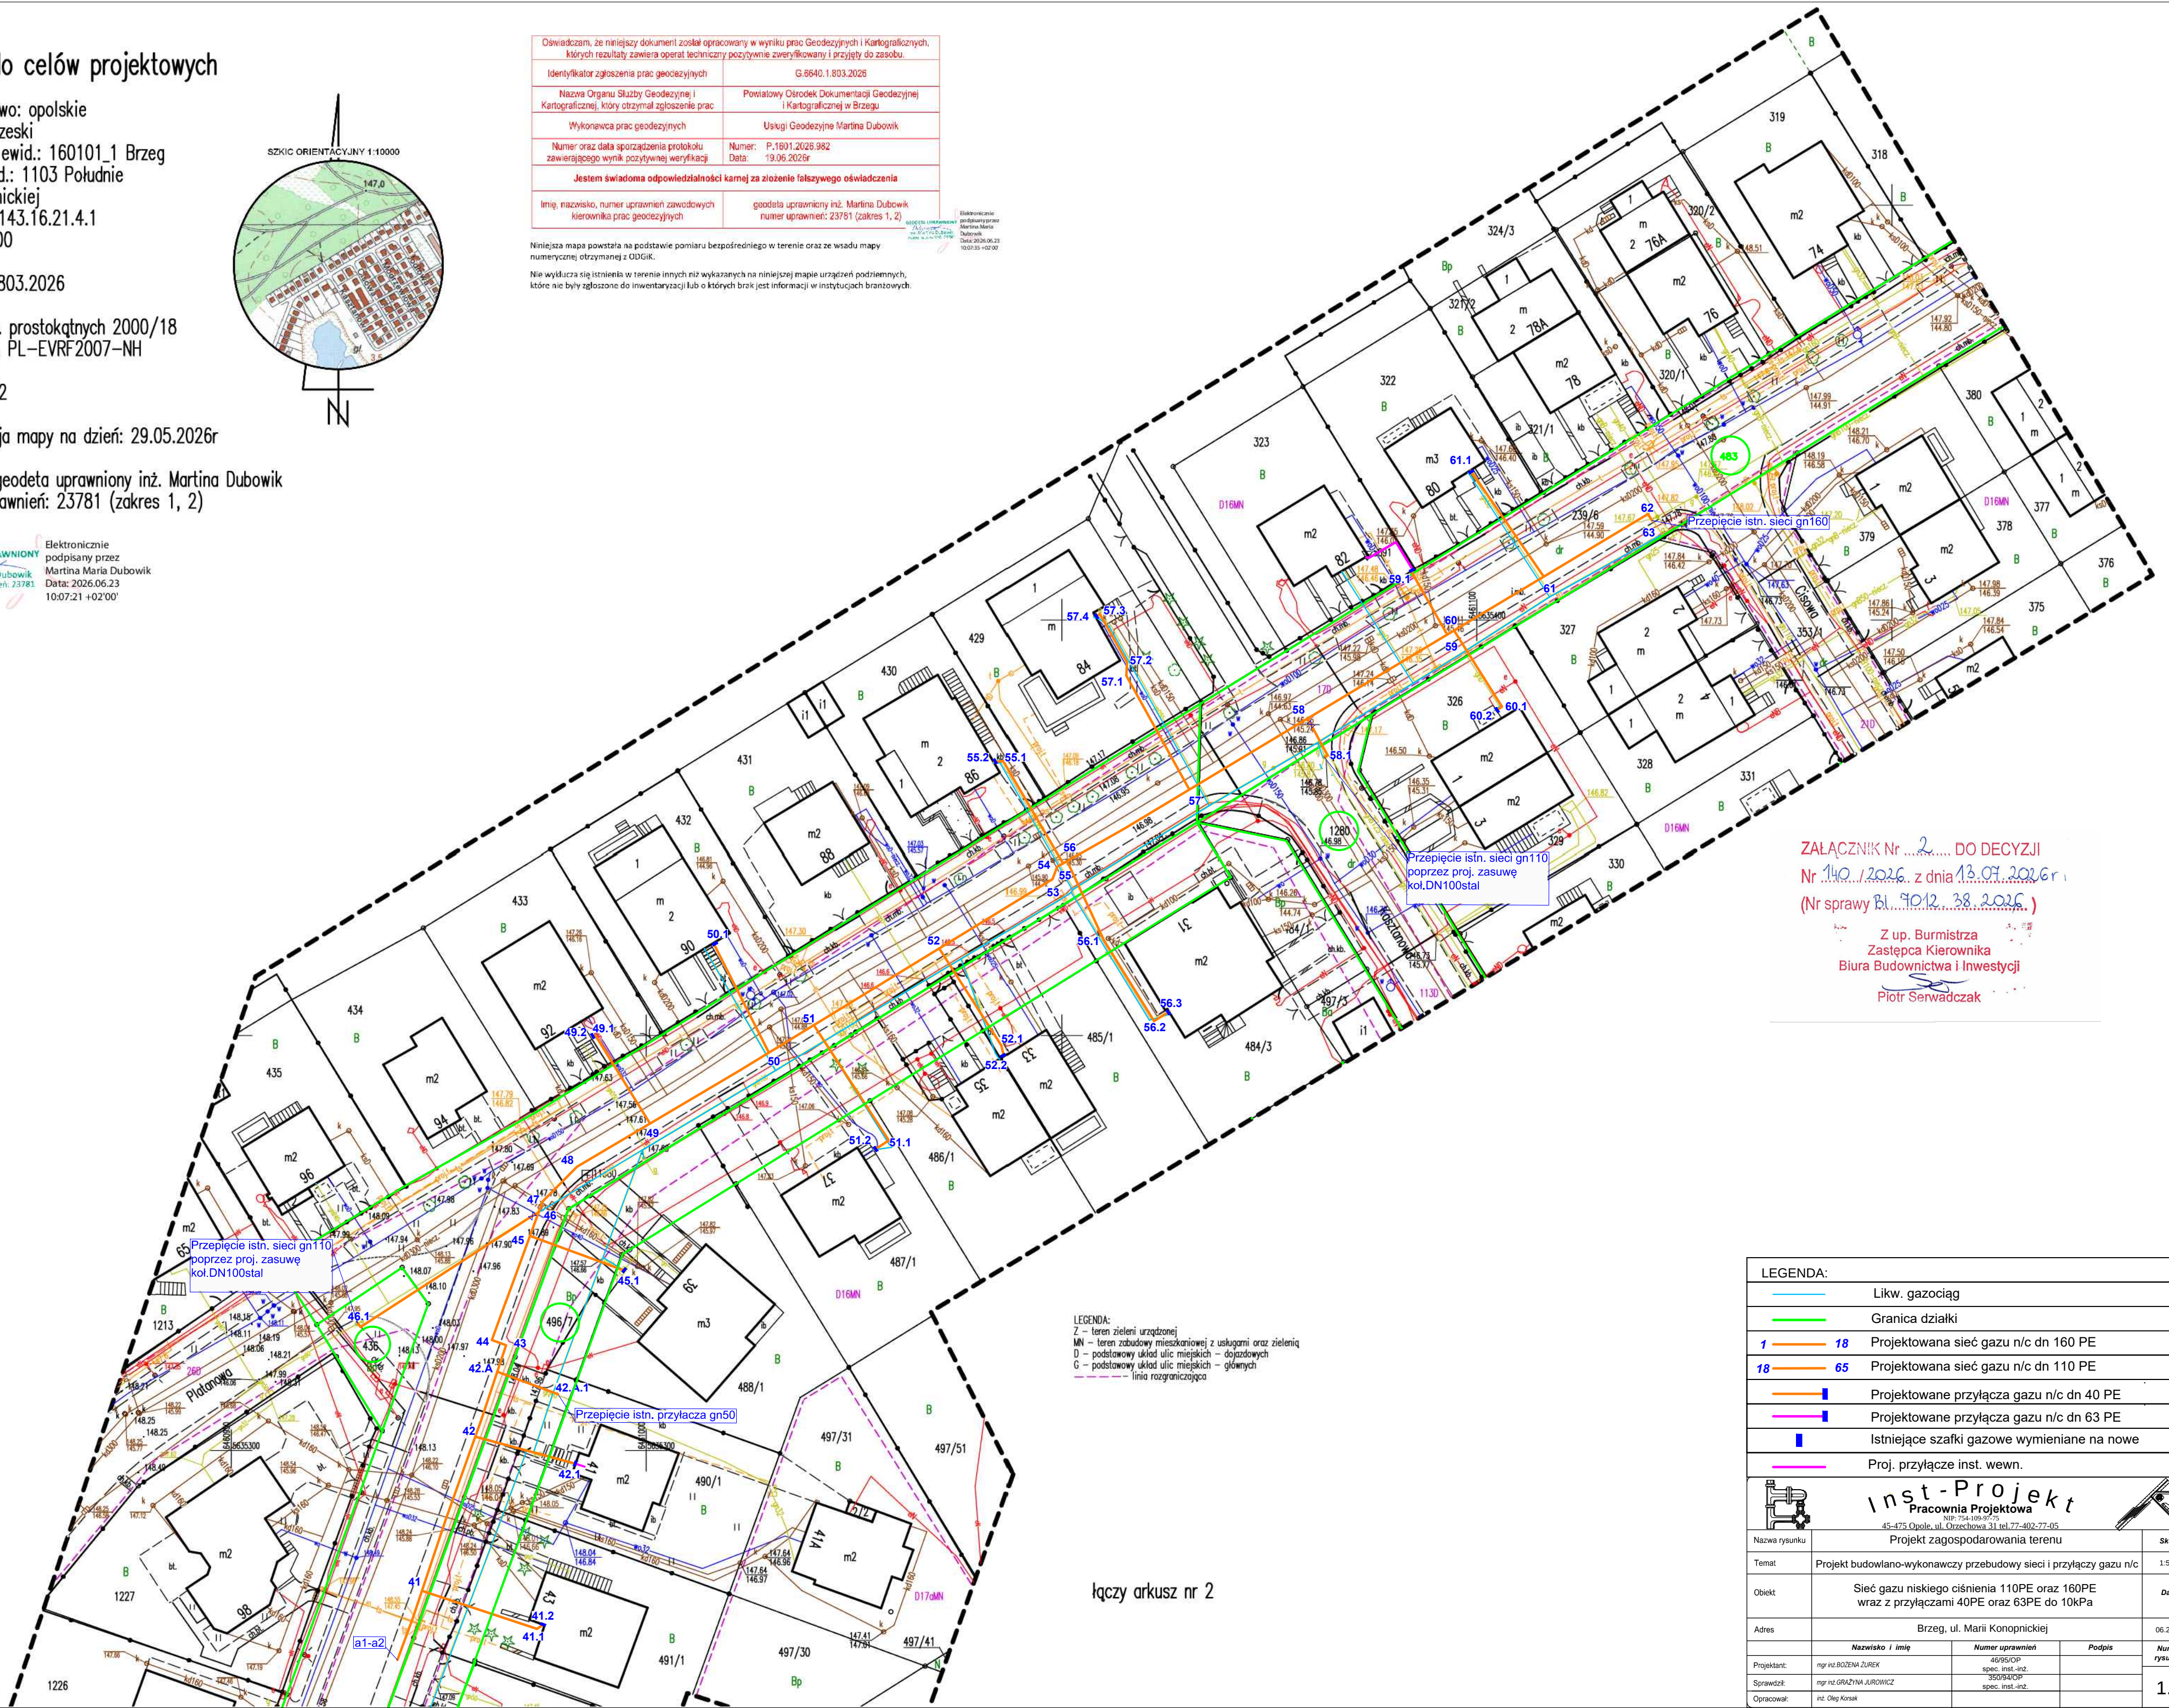

LEGENDA:
Z – teren zieleni urządzonej
MN – teren zabudowy mieszkaniowej z usługami oraz zielenią
D – podstawowy układ ulic miejskich – dojazdowych
G – podstawowy układ ulic miejskich – głównych
--- linia rozgraniczająca

ZALĄCZNIK Nr 2 DO DECYZJI
Nr 140/2026 z dnia 13.07.2026r.
(Nr sprawy B1.9012.38.2026)

Z up. Burmistrza
Zastępca Kierownika
Biura Budownictwa i Inwestycji
Piotr Serwadczak

LEGENDA:				
Likk. gazociąg				
Granica działki				
1 18 Projektowana sieć gazu n/c dn 160 PE				
18 65 Projektowana sieć gazu n/c dn 110 PE				
Projektowane przyłącza gazu n/c dn 40 PE				
Projektowane przyłącza gazu n/c dn 63 PE				
Istniejące szafki gazowe wymieniane na nowe				
Proj. przyłącze inst. wewn.				
 Inst-Projekt Pracownia Projektowa 45-475 Opole, ul. Odrzeczowa 31, tel. 77-402-77-05 NIP: 754-189-97-75				
Nazwa rysunku	Projekt zagospodarowania terenu			Skala
Temat	Projekt budowlano-wykonawczy przebudowy sieci i przyłączy gazu n/c			1:500
Objekt	Sieć gazu niskiego ciśnienia 110PE oraz 160PE wraz z przyłączami 40PE oraz 63PE do 10kPa			Data
Adres	Brzeg, ul. Marii Konopnickiej			06.2026
Projektant:	ngr inż. BOŻENA ŻUREK	Numer uprawnień	40994/OP	Podpis
Sprawdził:	ngr inż. GRACJA JUROWICZ	spec. inst. inż.	35094/OP	Numer rysunku
Opracował:	inż. Oleg Kosak	spec. inst. inż.		1.2

łączy arkusz nr 2