


Obszar oddziaływania obiektu
w całości mieści się na działkach,
na których został zaprojektowany.

Za zgodność z oryginałem
Małgorzata Bryćko-Krauza

Nazwa zamierzenia budowlanego: Budowa przyłącza kablowego nn-0,4 kV w celu przyłączenia do sieci elektroenergetycznej budynku mieszkalnego na dz. nr 239			Jednostka projektowa: PROJEKTOR Usługi Inżynieryjne Małgorzata Bryćko-Krauza		
Usytuowanie obiektu: obr. 0007, 7 Malbork ul. Zieleniecka dz. 233/7			Inwestor: Energia-Operator S.A Oddział w Olsztynie ul. Tuwima 6, 10-950 Olsztyn		
Tytuł rysunku: Projekt zagospodarowania terenu					
nr OBI: 24/2503706					
Obszar stacji transformatorowej: T-6033 "Malbork Okopowa" obw. 300					
Funkcja	Imię i nazwisko	nr uprawnień	Skala 1:500	rys. nr 1	
Projektantka	mgr inż. Małgorzata Bryćko-Krauza	POM/0005/PWOE/06	w spec. elektrycznej i elektroenergetycznej	Data 31.01.2026	podpis

LEGENDA:

- proj. przyłącze kablowe nn-0,4 kV
- proj. szafy pomiarowe
- lokalizacja komory

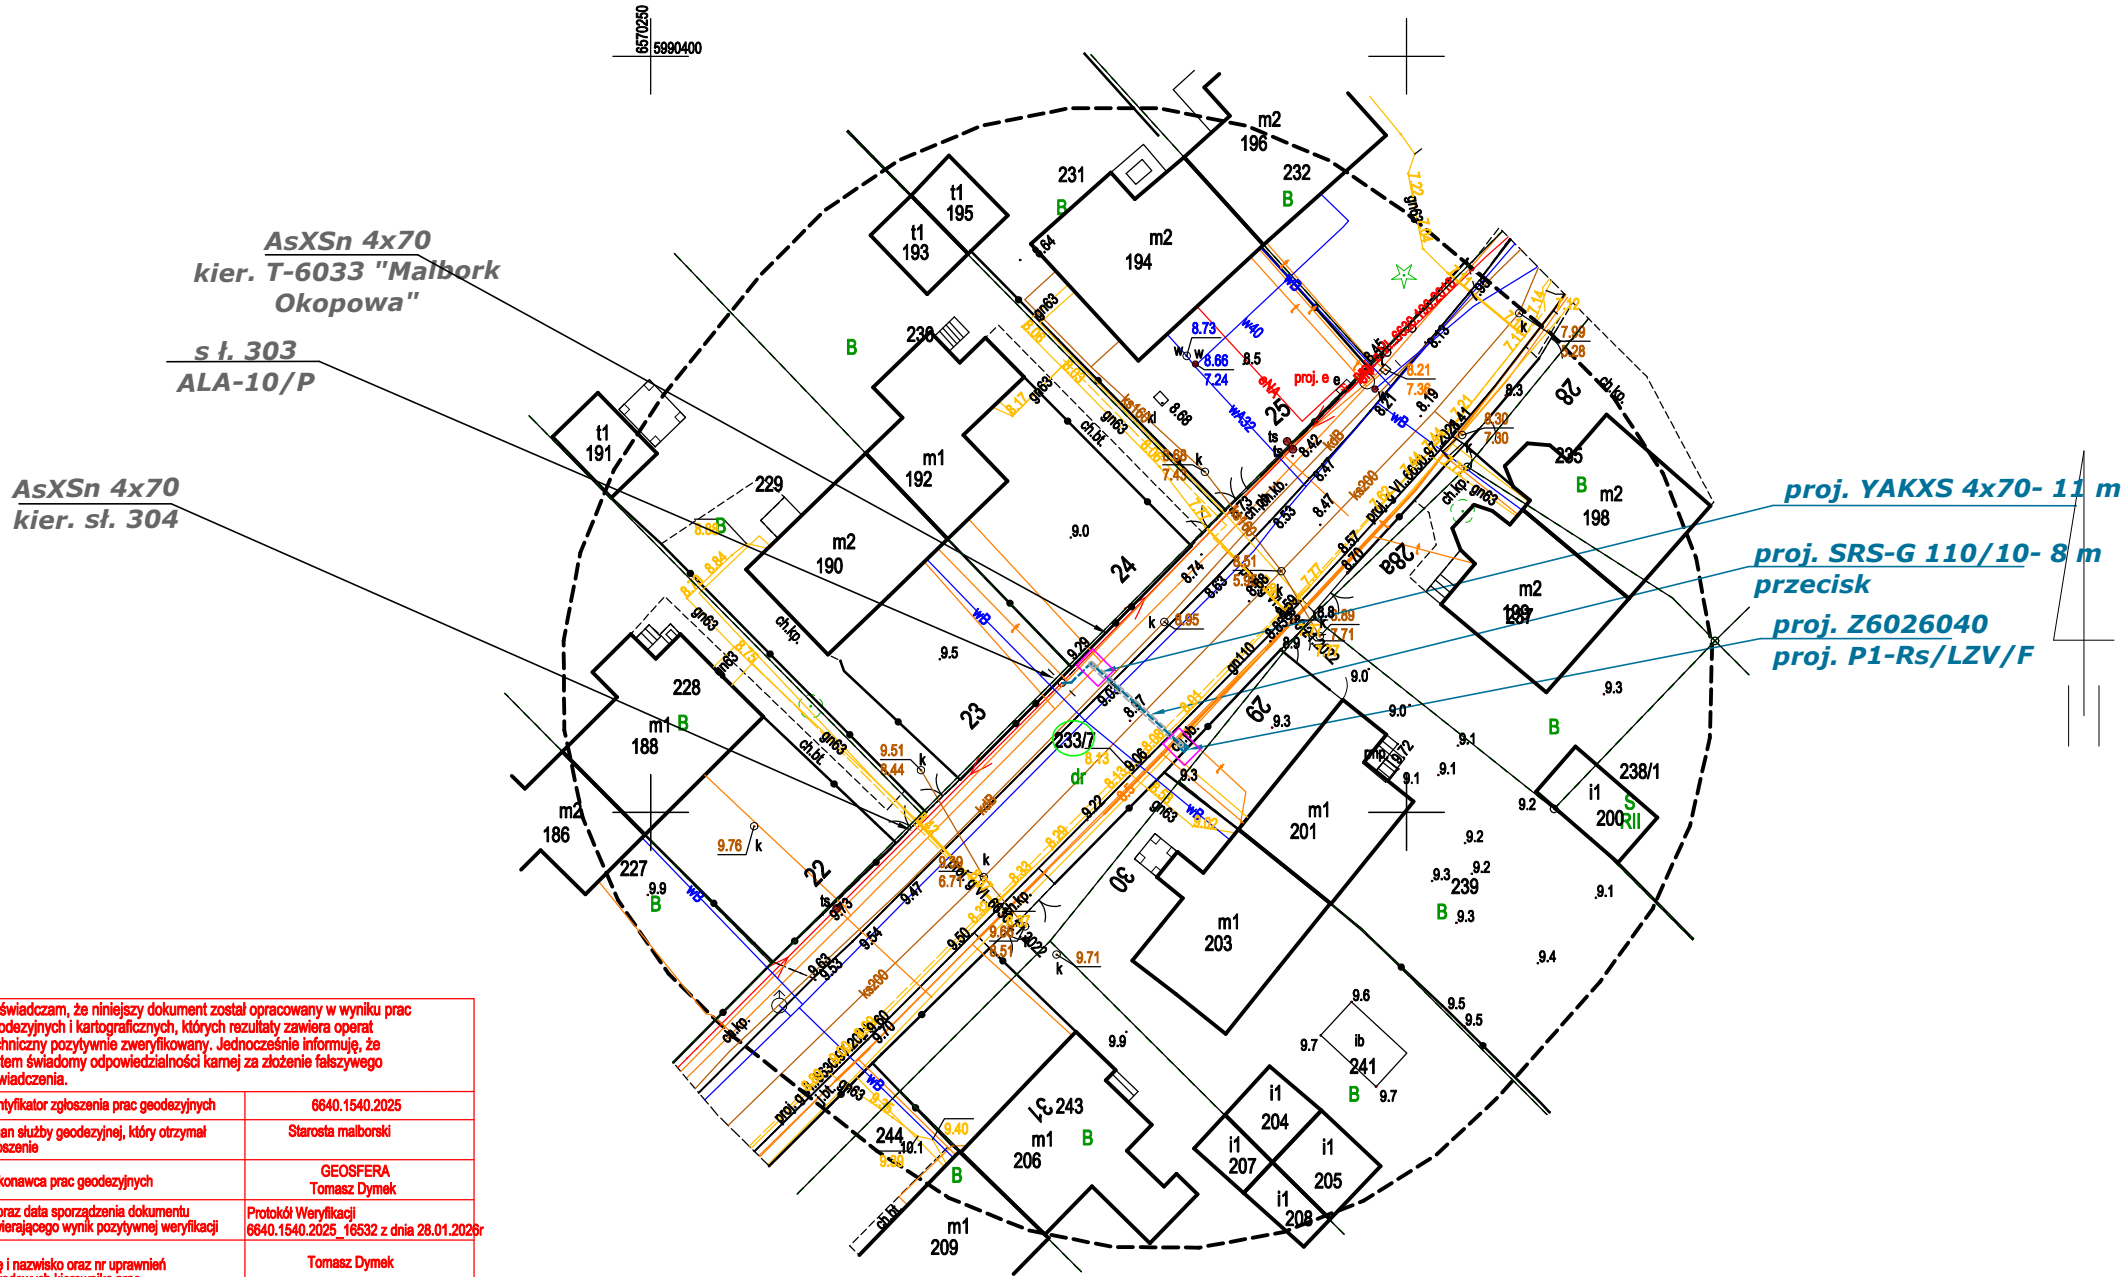

Poświadczam, że niniejszy dokument został opracowany w wyniku prac geodezyjnych i kartograficznych, których rezultaty zawiera operat techniczny pozytywnie zweryfikowany. Jednocześnie informuję, że jestem świadomy odpowiedzialności kamej za złożenie fałszywego oświadczenia.	
Identyfikator zgłoszenia prac geodezyjnych	6640.1540.2025
Organ służby geodezyjnej, który otrzymał zgłoszenie	Starosta malborski
Wykonawca prac geodezyjnych	GEOSFERA Tomasz Dymek
Nr oraz data sporządzenia dokumentu zawierającego wynik pozytywnej weryfikacji	Protokół Weryfikacji 6640.1540.2025_16532 z dnia 28.01.2026r
Imię i nazwisko oraz nr uprawnień zawodowych kierownika prac	Tomasz Dymek Nr uprawnień 20298, zakres 1,2

Mapa do celów projektowych skala 1:500

Poziomy układ geodezyjny - "2000/18" Wysokościowy układ geodezyjny - PL-EVRF2007-NH
Mapę opracowano na podstawie materiałów źródłowych otrzymanych z PODGiK w Malborku.
oraz dokonanego pomiaru bezpośredniego. Dane w zakresie ewidencji gruntów naniesiono
na podstawie materiałów otrzymanych z PODGiK w Malborku, bez prawnego ustalenia granic.
Służebności gruntowych nie badano.

Nie wyklucza się istnienia w terenie innych, nie wykazanych na niniejszej mapie urządzeń podziemnych,
które nie były zgłoszone do inwentaryzacji. Nie przeprowadzono wywiadu w instytucjach branżowych.

Sekcja mapy zasadniczej: 6.214.29.24.4.2
Oznaczenie granic obszaru, który był przedmiotem aktualizacji: - - - - -
Miejsce i data opracowania mapy: Grobelno, dn. 2026.01.02


województwo: pomorskie
gm. : 220901_1 Malbork
ob. : 0007, 7
dz.nr 239

Wykonawca:
GEOSFERA
Grobelno 58E
82-200 Malbork

Kierownik pracy
mgr inż. Tomasz Dymek
upr. nr 20298 (1,2)

tabela 34.1 - Zestawienie montażowe przyłącza kablowego nn-0,4 kV w m. Malbork ul. Zieleniecka

Odcinek		Typ i przekrój kabla	długość kabla powiększona o współczynnik 1,04 w zaokrągleniu do pełnych metrów	długość liniowa kabla	długość wykopu	układanie kabla			rozbiórka i odtworzenie nawierzchni	Podsyпка do kabla	Folia kablowa niebieska szer. Min.30 cm i gr. 0,5 mm	Oznaczniki plastikowe kabla	Szafera pomiarowa P1-Rs/LZV/F	ograniczniki mocy ETIMAT T 3P 32A	Wkładki bezpiecznikowe 3x WT NH00 32 A gG	Tabliczka grawerowana z numerem szafki	Tabliczka oznaczenia kabla	Głowiczka termokurczliwa AK35-150 (czteropalczatka)	Zacisk SL 37.1	Czteropalczatka - głowica napowietrzna SFEX4 25-70/SK+koszulki termokurczliwe odporne na prom. UV (czarna na żyły L i niebieska na żyłę N) (odpome na promieniowanie UV)	Kształtka uszczelniająca REC75	Osłona rurowa BE 75-3 m - odporna na działanie promieni UV	Ramka do mocowania rury FR	Tasma stalowa 2x1x20x0,7 COT 37	Uchwyt SO 79.5 dystansowy
od	do					w ziemi	w rurze osłonowej SPS-G 110/10 koloru niebieskiego przewiert z głowicą sterującą	zapas w złączu i na słupie																	
st. 303	Z6026040	YAKXS 4x70	m	m	m	m	m	m	m2	m3	m	szt.	kpl.	szt.	szt.	kpl.	kpl.	szt.	szt.	szt.	szt.	szt.	szt.	m	m
Razem:			26	11	3	3	8	13	5	1	3	2	1	1	3	1	1	1	4	1	1	1	8	8	8

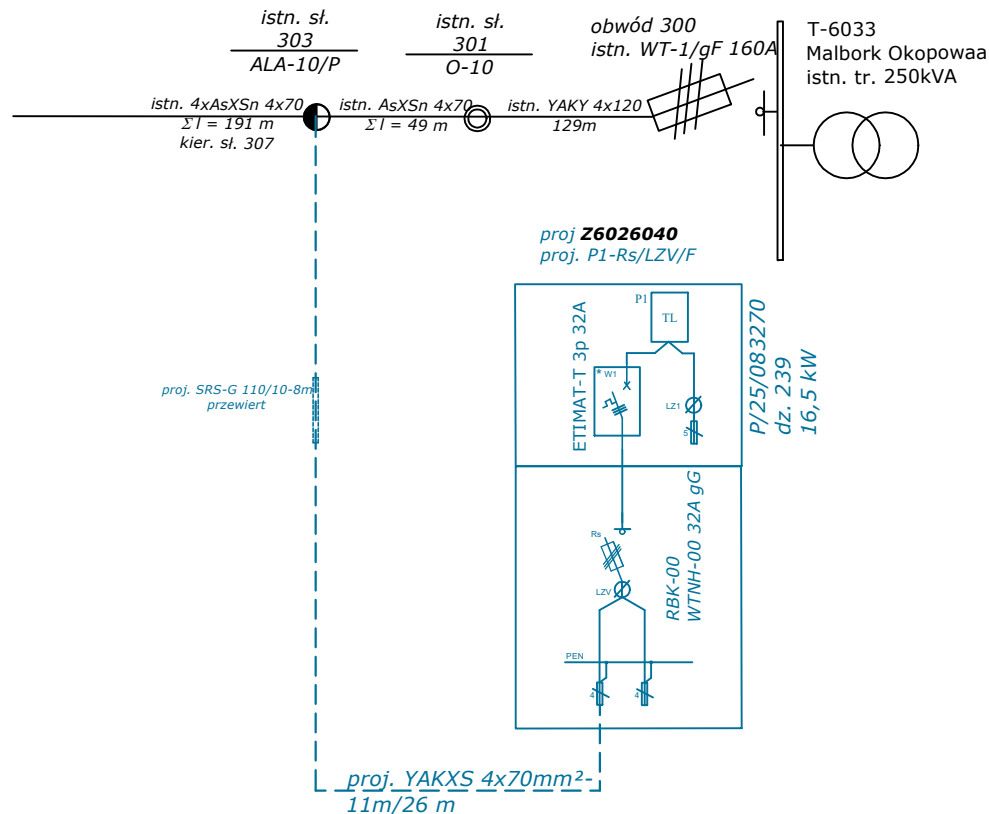


UWAGI:

UŻYTE DO BUDOWY MATERIAŁY ORAZ SPOSÓB WYKONANIA INWESTYCJI POWINNY BYĆ ZGODNE ZE STANDARDAMI ENERGA OPERATOR SA

1. Kabel układany w wykopach oznakować folią niebieską o szer. min. 30 cm i grubości 0,5 mm.
2. Rozszycia kabla chronić czteropalczkami termokurczliwymi
3. Proj. szafa pomiarowa powinna być zgodna ze standardami ENERGA OPERATOR, wyposażona w osprzęt zgodnie ze schematem oraz w zamek MASTER-KEY
4. Tabliczki informacyjne powinny być zgodne ze standardami ENERGA OPERATOR SA

Nazwa zamierzenia budowlanego: Budowa przyłącza kablowego nn-0,4 kV w celu przyłączenia do sieci elektroenergetycznej budynku na dz. nr 239			Jednostka projektowa: PROJEKTOR Usługi Inżynieryjne Małgorzata Brycko-Krauza		
Usytuowanie obiektu: obr. 0007, 7 Malbork ul. Zieleniecka dz. 233/7			Inwestor: Energa-Operator S.A Oddział w Olsztynie ul. Tuwima 6, 10-950 Olsztyn		
Tytuł rysunku: Schemat podstawowy jednokreskowy					
nr OBI: 24/2503706					
Obszar stacji transformatorowej: T-6033 "Malbork Okopowa obw. 300					
Funkcja	Imię i nazwisko	nr uprawnień		Data	podpis
Projektantka	mgr inż. Małgorzata Brycko-Krauza	POM/0005/PWOE/06	w spec. elektrycznej i elektroenergetycznej	31.01.2026	

przekrój poprzeczny przewiert
metoda - przewiert horyzontalny - skala 1:200
np wiertnicą JT 520

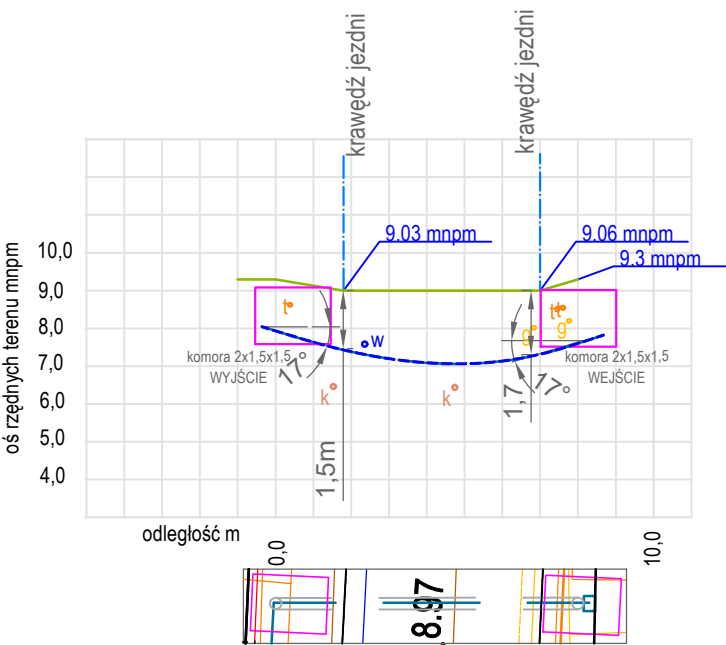

Nazwa zamierzenia budowlanego: Budowa przyłącza kablowego nn-0,4 kV w celu przyłączenia do sieci elektroenergetycznej budynku na dz. nr 239			Jednostka projektowa: PROJEKTOR Usługi Inżynieryjne Małgorzata Brycko-Krauza		
Usytuowanie obiektu: obr. 0007, 7 Małbork ul. Zieleniecka dz. 233/7			Inwestor: Energia-Operator S.A Oddział w Olsztynie ul. Tuwima 6, 10-950 Olsztyn		
Tytuł rysunku: Profil przewoertu					
nr OBI: 24/2503706					
Obszar stacji transformatorowej: T-6033 "Małbork Okopowa obw. 300					
Funkcja	Imię i nazwisko	nr uprawnień	rys. nr 3		
			Data	podpis	
Projektantka	mgr inż. Małgorzata Brycko-Krauza	POM/0005/PWOE/06	w spec. elektrycznej i elektroenergetycznej	31.01.2026	