


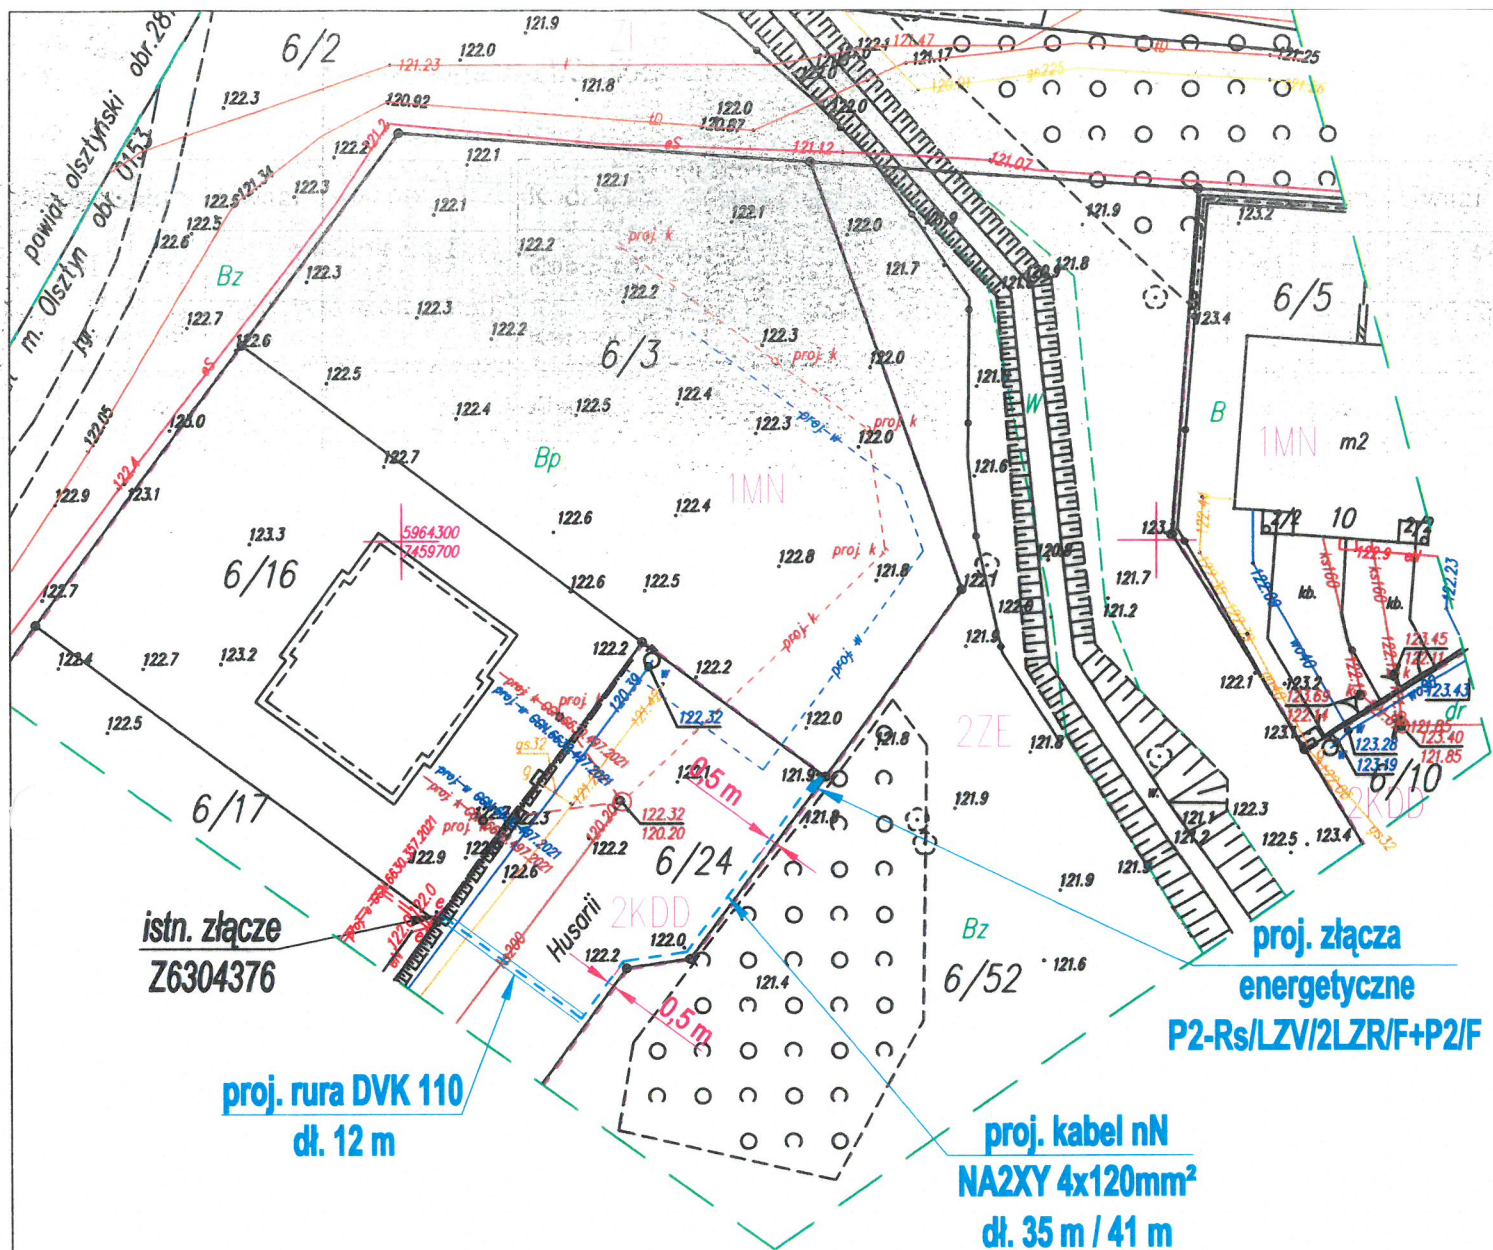

MAPA DO CELÓW PROJEKTOWYCH

Skala: 1:500

Miejscowość: Olsztyn
Jedn. ewid.: 286201_1 m. Olsztyn
Obręb ewid.: 286201_1.0153

Zgłoszenia pracy geodezyjnej: GGN.6642.1.289.2024

Układ współrzędnych: PL-2000
Układ wysokości: PL-EVRF2007-NH


LEGENDA:



granica obszaru, który był
przedmiotem aktualizacji



granice i oznaczenia MPZF

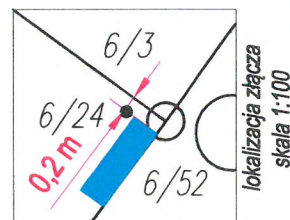

lokalizacja złącza
skala 1:100

Miller Krzysztof
10-064 Olsztyn,
ul. Juranda ze Spychowa 6

GEODETA UPRAWNIONY
mgr inż. Krzysztof Miller
nr upr. 12257

24.03.2024r.
data opracowania mapy

imię i nazwisko lub nazwa podmiotu,
który wykonał mapę, oraz podpis
osoby reprezentującej ten podmiot

imię i nazwisko, numer świadectwa
uprawnienia geodety, który sporządził
mapę, oraz jego podpis

Na zaznaczonym obszarze nie ustalono słuszności gruntowych ujęć w księgach wieczystych.

Nie wyklucza się istnienia w terenie innych nie wykazanych na niniejszej mapie urządzeń
podziemnych, które nie były zgłoszone do inwentaryzacji lub o których brak jest informacji
w instytucjach branżowych

Oświadczam, że treść mapy, na której wykonano niniejszy projekt, jest
zgodna z treścią, poświadczoną przez wykonawcę, mapy do celów
projektowych, opracowanej w wyniku pozytywnie zweryfikowanych prac
geodezyjnych. Dokument potwierdzający wynik pozytywnej weryfikacji
nr GGN.6642.289.2024_17144 z dnia 26.03.2024r.

mgr inż. Andrzej Łaszuk
nr ewid. upr. WAM/0132/PWOE/17

PROJEKT ZAGOSPODAROWANIA TERENU

OBI2400632

A+A PROJEKT

10-501 Olsztyn, ul. Kościuszki 13/315

obiekt	Sieć kablowa nN do zasilania w energię elektryczną zespołu budynków jednorodzinnych na dz. nr 6/3 w Olsztynie, ul. Husarii	data: 06.2024r.
adres		
tema rysunku	Trasa sieci nN wraz z lokalizacją złączy energetycznych	skala 1:500
projektant	mgr inż. Andrzej Łaszuk nr ewid. upr. WAM/0132/PWOE/17	Nr rysunku E-1
opracował		

Identyfikator zgłoszenia prac geodezyjnych	GGN.6642.1.289.2024
Organ służby geodezyjnej, który otrzymał zgłoszenie	Prezydent Olsztyna
Wykonawca prac geodezyjnych	Miller Krzysztof 10-064 Olsztyn, ul. Juranda ze Spychowa 6
Data sporządzenia oraz nr dokumentu zawierającego wynik pozytywnej weryfikacji	Protokół weryfikacji z dnia 26.03.2024r. nr GGN.6642.289.2024_17144 oprac. nr: P.2862.2024.279
Imię i nazwisko oraz numer uprawnień zawodowych kierownika prac	mgr inż. Krzysztof Miller nr upr. 12257