


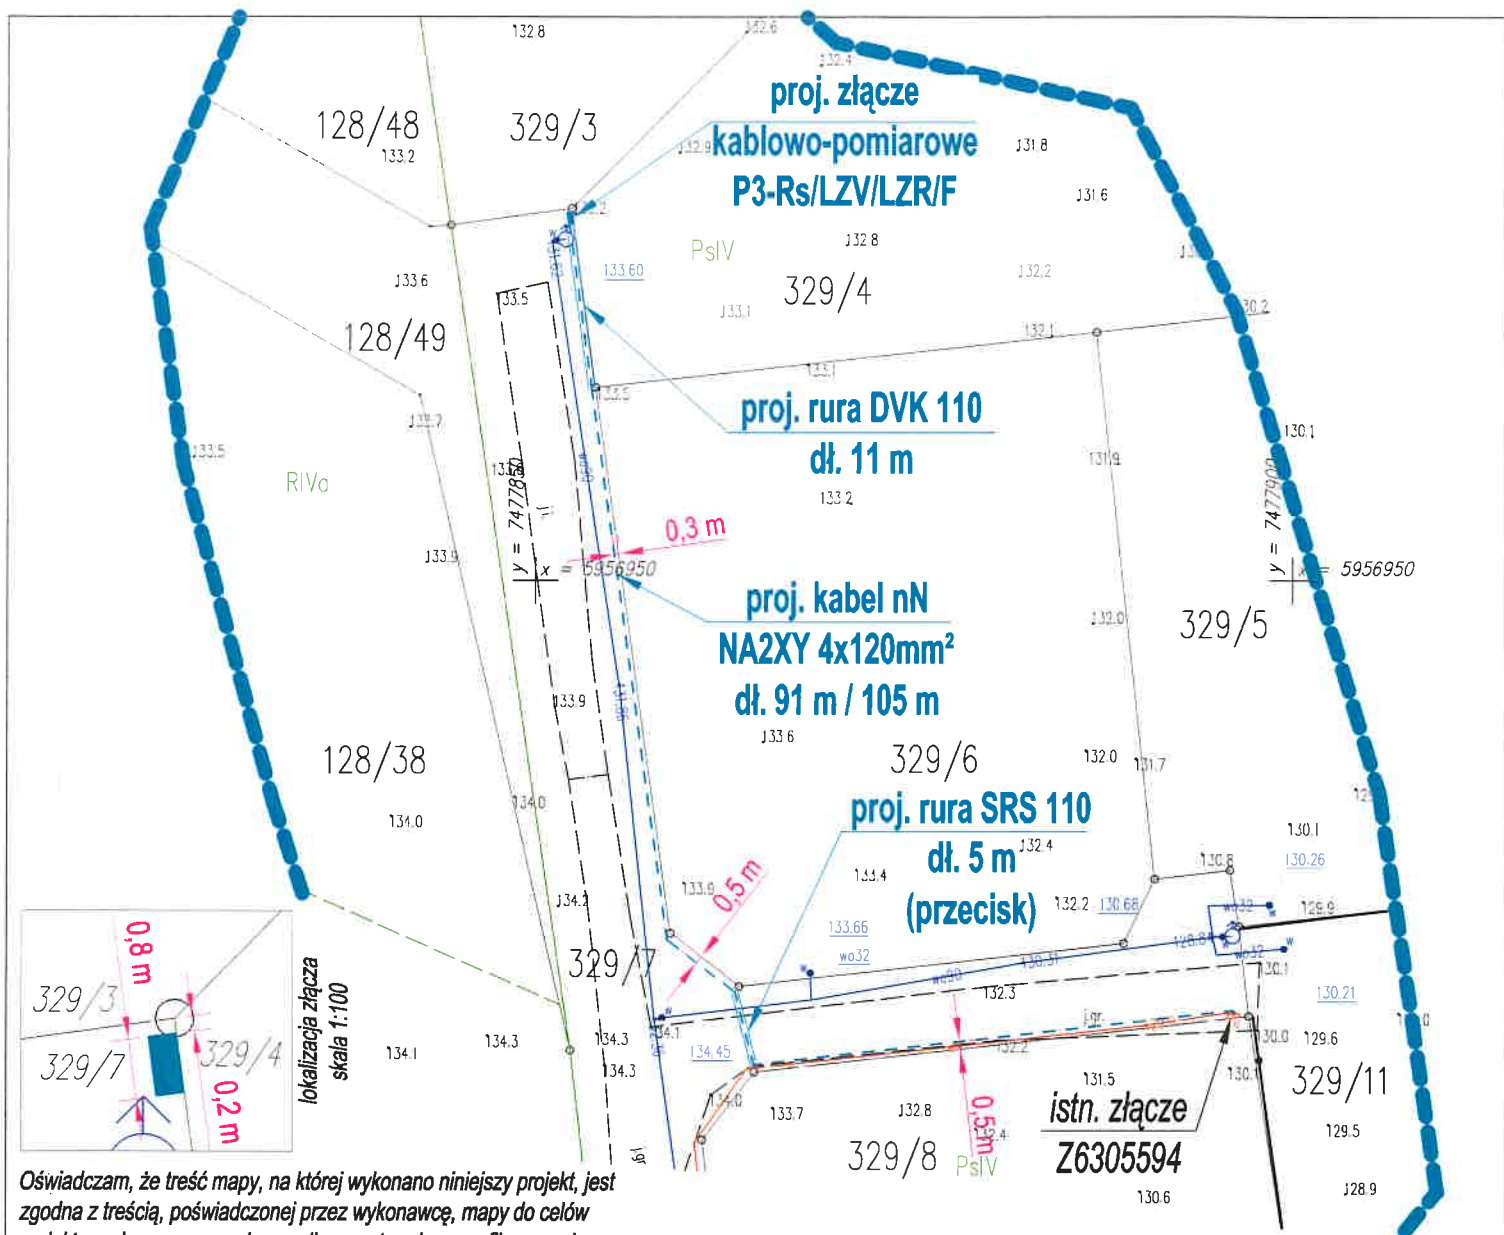

Oświadczam, że treść mapy, na której wykonano niniejszy projekt, jest zgodna z treścią, poświadczoną przez wykonawcę, mapy do celów projektowych, opracowanej w wyniku pozytywnie zweryfikowanych prac geodezyjnych. Dokument potwierdzający wynik pozytywnej weryfikacji nr GD-I.6642.1.6399.2025_1 z dnia 06.11.2025r.

mgr inż. Andrzej Łaszuk
nr ewid. upr. WAM/0132/PWOE/17

oj. warmińsko-mazurskie
powiat: olsztyński
gm. Purda id.281410_2
obręb: Patryki id.281410_2.0019
działka: 329/7
układ współrzędnych: "2000"
układ wysokościowy: PL-EVRF2007-NH

Mapa do celów projektowych skala 1:500

Mapę niniejszą wykonano na podstawie mapy zasadniczej w postaci wektorowej gminy Purda sekcja: 7.207.18.17.1.1 oraz danych, z ewidencji gruntów i budynków obręb Patryki (19) i pomiaru uzupełniającego z miesiąca listopad 2025 r.

Wykonawca:

Geowizja
usługi geodezyjne

10-687 Olsztyn, Klebark Wielki 36b
tel. 889-462-744, NIP 739-324-09-56
Geodeta Uprawniony

mgr inż. Paweł Śliwiecki
upr. nr 20446
GD-I.6642.1.6399.2025 Olsztyn, dn. 06.11.2025 r.

Oświadczam, że niniejsza mapa została opracowana w wyniku prac geodezyjnych i kartograficznych, których rezultaty zawiera operat techniczny pozytywnie zweryfikowany. Wpisany do ewidencji materiałów państwowego zasobu geodezyjno-kartograficznego. Jednocześnie informuję, że jestem świadomy odpowiedzialności karnej za złożenie fałszywego oświadczenia.

UWAGA:

zakres aktualizowanej mapy

UWAGA:

Nie wyklucza się istnienia w terenie innych nie wykazanych na niniejszej mapie urządzeń podziemnych, które nie zostały zgłoszone do inwentaryzacji i o których brak informacji w inst.branżowych.

PROJEKT ZAGOSPODAROWANIA TERENU

OBI2501744

A+A PROJEKT

10-501 Olsztyn, ul. Kościuszki 13/406

obiekt adres	Przyłącze kablowe nN do zasilania budynku mieszkalnego na dz. nr 329/4 w Patrykach, gm. Purda	data: 11.2025r.
temat rysunku	Trasa przyłącza nN wraz z lokalizacją złącza kablowo - pomiarowego	skala 1:500
projektant	mgr inż. Andrzej Łaszuk nr ewid. upr. WAM/0132/PWOE/17	Nr rysunku E-1
opracował		

Identyfikator zgłoszenia prac geodezyjnych	GD-I.6642.1.6399.2025
Organ służby geodezyjnej, który otrzymał zgłoszenie prac geodezyjnych	Starosta Olsztyński
Wykonawca prac geodezyjnych	Geowizja Usługi Geodezyjne Paweł Śliwiecki
Data sporządzenia dokumentu zawierającego wynik pozytywnej weryfikacji	Protokół weryfikacji nr GD-I.6642.1.6399.2025_1 z dnia 06.11.2025 r.
Imię i nazwisko oraz nr uprawnień zawodowych kierownika prac geodezyjnych	Paweł Śliwiecki Nr uprawnień 20446