

STAROSTWO POWIATOWE W OLSZTYNIE
WYDZIAŁ GEODEZJI
pl. Bema 5
10-516 Olsztyn
tel. 89 521 05 39

GD-II.6630.819.2025

ODPIS
PROTOKÓŁ Z NARADY KOORDYNACYJNEJ
Nr 819.2025

Przedmiot uzgodnienia: przyłącze elektroenergetyczne

Lokalizacja obiektu: gm. Purda, obr. 19 PATRYKI, dz. 329/7

Wnioskodawca: **A+A Projekt Anita Emilia Łaszuk**
Kościuszki 13/406
10-501 Olsztyn

Inwestor: **Energa-Operator S.A. z siedzibą w Gdańsku**
ul. Marynarki Polskiej 130
80-557 Gdańsk

Data narady: 2026-01-14

Na podstawie art. 28b ust. 1 i ust. 3 ustawy z dnia 17 maja 1989r. - Prawo geodezyjne i kartograficzne (Dz. U. z 2024 r. poz. 1151) uczestnicy narady koordynacyjnej, przeprowadzonej za pomocą środków komunikacji elektronicznej, uzgodnili przedłożony projekt pod warunkiem uwzględnienia uwag zawartych w załączniku nr 1.

Pouczenie:

1. Znaki geodezyjne i urządzenia zabezpieczające te znaki podlegają ochronie. W celu zachowania niezmiennego położenia punktów osnowy geodezyjnej roboty ziemne należy wykonywać pod nadzorem przedstawiciela jednostki geodezyjnej obsługującej budowę. W przypadku zniszczenia punktów osnowy geodezyjnej inwestor ma obowiązek na własny koszt zlecić uprawnionej jednostce wykonawstwa geodezyjnego wznowienie tych punktów.
2. Przy realizacji projektu w terenie należy uwzględnić charakterystykę dokładności poszczególnych punktów granicznych wzdłuż których realizowana jest inwestycja.

Załączniki:

1. Stanowiska uczestników narady koordynacyjnej
2. Projekt usytuowania sieci uzbrojenia


z up. STAROSTY OLSZTYŃSKIEGO
Agnieszka Krupka
Inspektor w Wydziale Geodezji
(dokument podpisany cyfrowo)

sygn. GD-II.6630.819.2025 z dnia 2026-01-14

Stanowiska uczestników Narady Koordynacyjnej:

Nazwa Instytucji	Stanowisko uczestnika	Imię i nazwisko uzgadniającego Data
Starostwo Powiatowe w Olsztynie, Wydział Geodezji Przewodniczący Narady Koordynacyjnej	brak uwag	Agnieszka Krupka 2026-01-13 08:19:55
ORANGE Polska Dostarczanie i Serwis Usług Dział Ewidencji i Zarządzania Danymi o Infrastrukturze 6-Olsztyn	brak stanowiska *	
Energa-Operator SA z siedzibą w Gdańsku, Oddział w Olsztynie	trasa -b/u	Emilia Rogińska 2026-01-12 12:39:20
Polska Spółka Gazownictwa sp. z o.o.	brak uwag	Agnieszka Dobrowolska 2026-01-07 13:42:10
Starostwo Powiatowe w Olsztynie, Wydział Infrastruktury i Budownictwa	brak uwag	Elżbieta Taub 2025-12-31 07:58:04
Powiatowa Służba Drogowa w Olsztynie	brak uwag	Michał Sypko 2026-01-08 08:20:43
Uniwersytet Warmińsko - Mazurski w Olsztynie, Ośrodek Eksploatacji i Zarządzania Miejską Siecią Komputerową „OLMAN”	brak uwag	Zbigniew Czarnota 2026-01-02 11:07:15
Instytut Chemii Bioorganicznej PAN Poznańskie Centrum Superkomputerowo-Sieciowe	brak stanowiska *	
NEXERA Sp. z o.o.	brak uwag	Andrzej Grycmacher 2026-01-09 17:16:46
Urząd Gminy w Purdzie	Lokalizację sieci należy uzgodnić z zarządcą drogi - Gmina Purda	Wojciech Fabisiak 2026-01-07 14:25:09
Hawe Telekom Sp. z o.o. w restrukturyzacji	brak uwag	Aleksandra Ratajczyk 2026-01-12 12:09:20
Warmińsko-Mazurskie Centrum Nowych Technologii	brak uwag	Remigiusz Kowalski 2026-01-05 14:04:08
Intelly J. Niski Spółka Jawna	brak stanowiska *	

* Na podstawie Ustawy z dnia 17 maja 1989r. Prawo Geodezyjne i Kartograficzne, Art. 28ba. 1. Nieobecność na naradzie koordynacyjnej podmiotu należyćie zawiadomionego o jej miejscu i terminie nie stanowi przeszkody do jej przeprowadzenia. Przyjmuje się, że podmiot ten nie składa zastrzeżeń do usytuowania projektowanej sieci uzbrojenia terenu przedstawionego w planie sytuacyjnym, o którym mowa w art. 28b ust. 3.

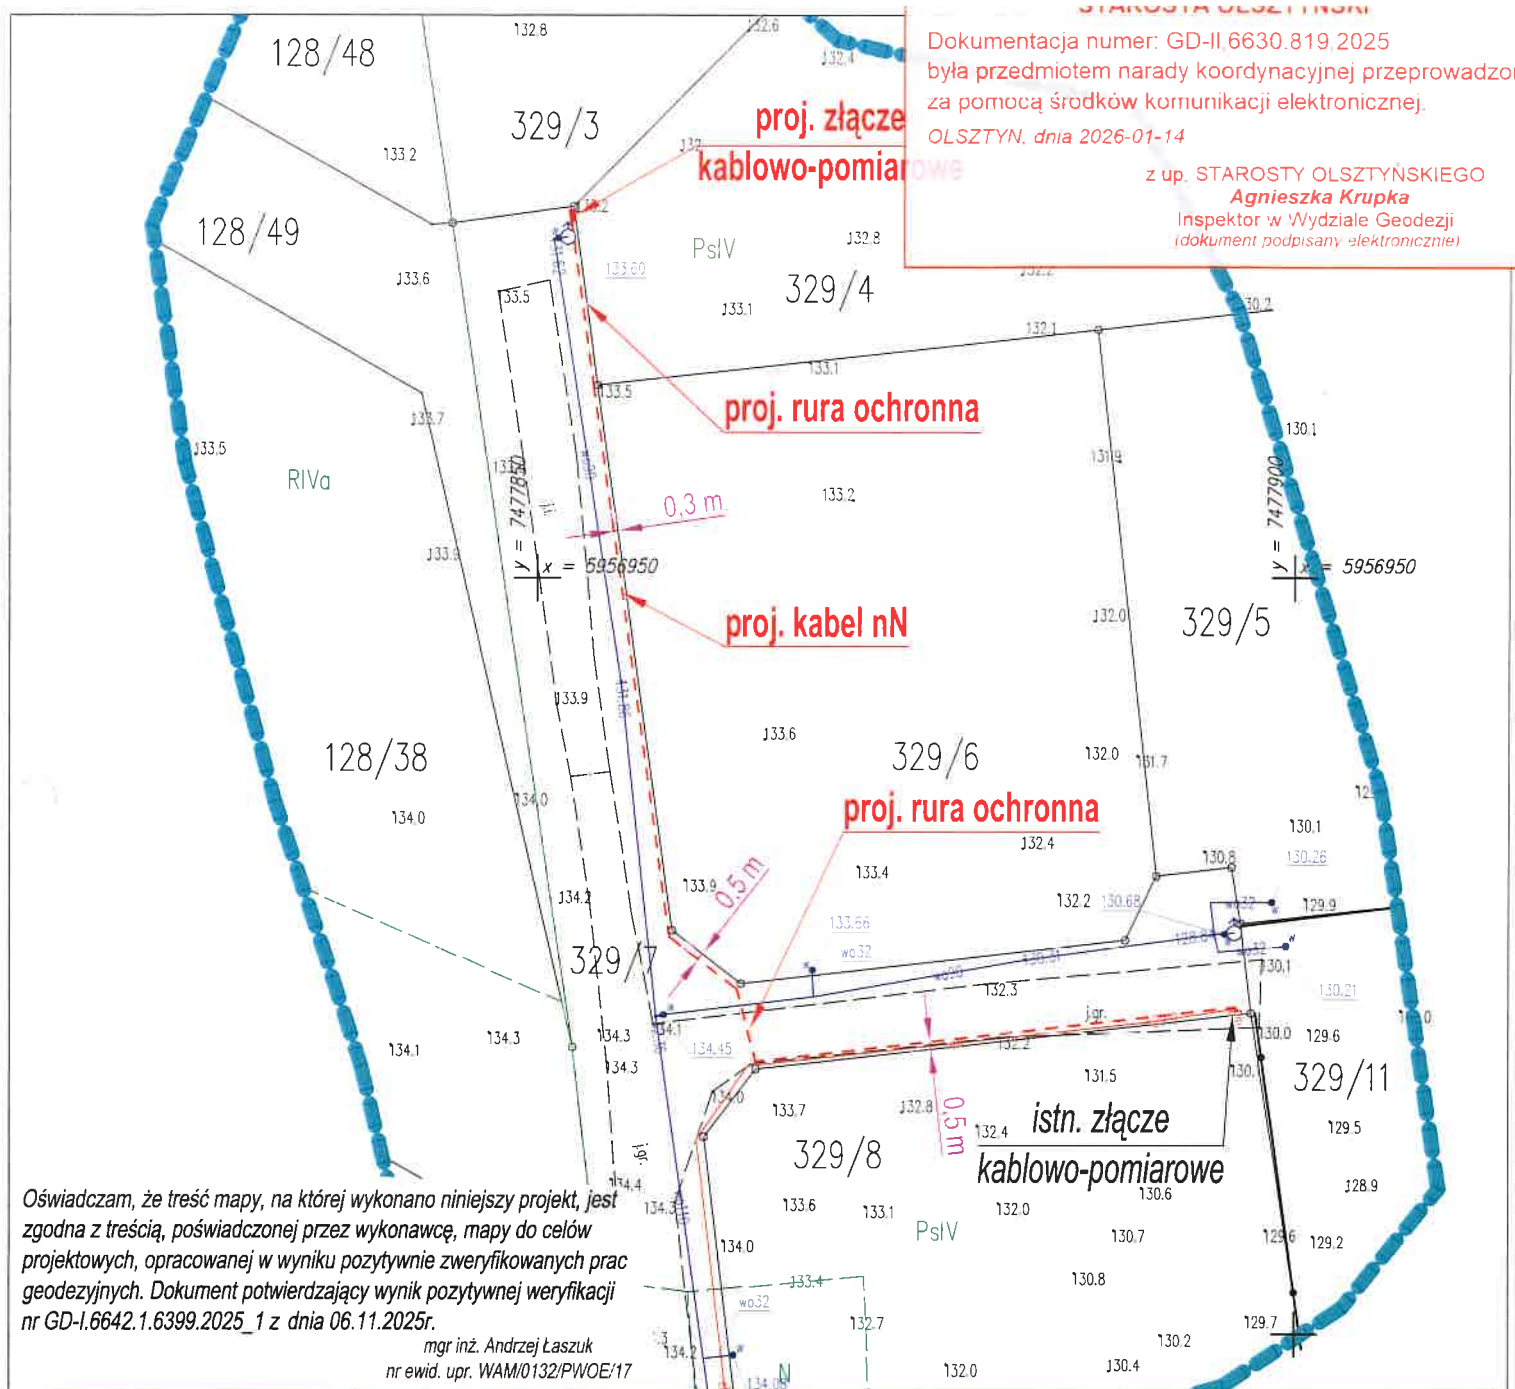

woj. warmińsko-mazurskie
powiat: olsztyński
gm. Purda id.281410_2
obręb: Patryki id.281410_2.0019
działka: 329/7
układ współrzędnych: "2000"
układ wysokościowy: PL-EVRF2007-NH

Mapa do celów projektowych skala 1:500

Mapę niniejszą wykonano na podstawie mapy zasadniczej w postaci wektorowej gminy Purda sekcja:
7.207.18.17.1.1 oraz danych,
z ewidencji gruntów i budynków obręb Patryki (19) i pomiaru uzupełniającego z miesiąca listopad 2025 r.

Wykonawca:
Geowizja
usługi geodezyjne
10-687 Olsztyn, Klebark Wielki 36b
tel. 889-462-744, NIP 739-324-09-56
Geodeta Uprawniony
mgr inż. Paweł Śliwecki
upr.nr 20446
GD-I.6642.1.6399.2025 Olsztyn, dn. 06.11.2025 r.

Oświadczam, że niniejsza mapa została opracowana w wyniku prac geodezyjnych i kartograficznych, których rezultaty zawiera operat techniczny pozytywnie zweryfikowany. Wpisany do ewidencji materiałów państwowego zasobu geodezyjno-kartograficznego. Jednocześnie informuję, że jestem świadomy odpowiedzialności karnej za złożenie fałszywego oświadczenia.

UWAGA:

zakres aktualizowanej mapy

UWAGA:

Nie wyklucza się istnienia w terenie innych nie wykazanych na niniejszej mapie urządzeń podziemnych, które nie zostały zgłoszone do inwentaryzacji i o których brak informacji w inst.branych.

Identyfikator zgłoszenia prac geodezyjnych	GD-I.6642.1.6399.2025
Organ służby geodezyjnej, który otrzymał zgłoszenie prac geodezyjnych	Starosta Olsztyński
Wykonawca prac geodezyjnych	Geowizja Usługi Geodezyjne Paweł Śliwecki
Data sporządzenia dokumentu zawierającego wynik pozytywnej weryfikacji	Protokół weryfikacji nr GD-I.6642.1.6399.2025_1 z dnia 06.11.2025 r.
Imię i nazwisko oraz nr uprawnień zawodowych kierownika prac geodezyjnych	Paweł Śliwecki Nr uprawnień 20446

A+A PROJEKT 10-501 Olsztyn, ul. Kościuszki 13/406		
obiekt	Przyłącze kablowe nN do zasilania budynku mieszkalnego na dz. nr 329/4 w Patrykach, gm. Purda	data: 11.2025r.
adres		
temat rysunku	Trasa przyłącza nN wraz z lokalizacją złącza kablowo - pomiarowego	skala 1:500
projektant	mgr inż. Andrzej Łaszuk nr ewid. upr. WAM/0132/PWOE/17	Nr rysunku E-1u
opracował		