



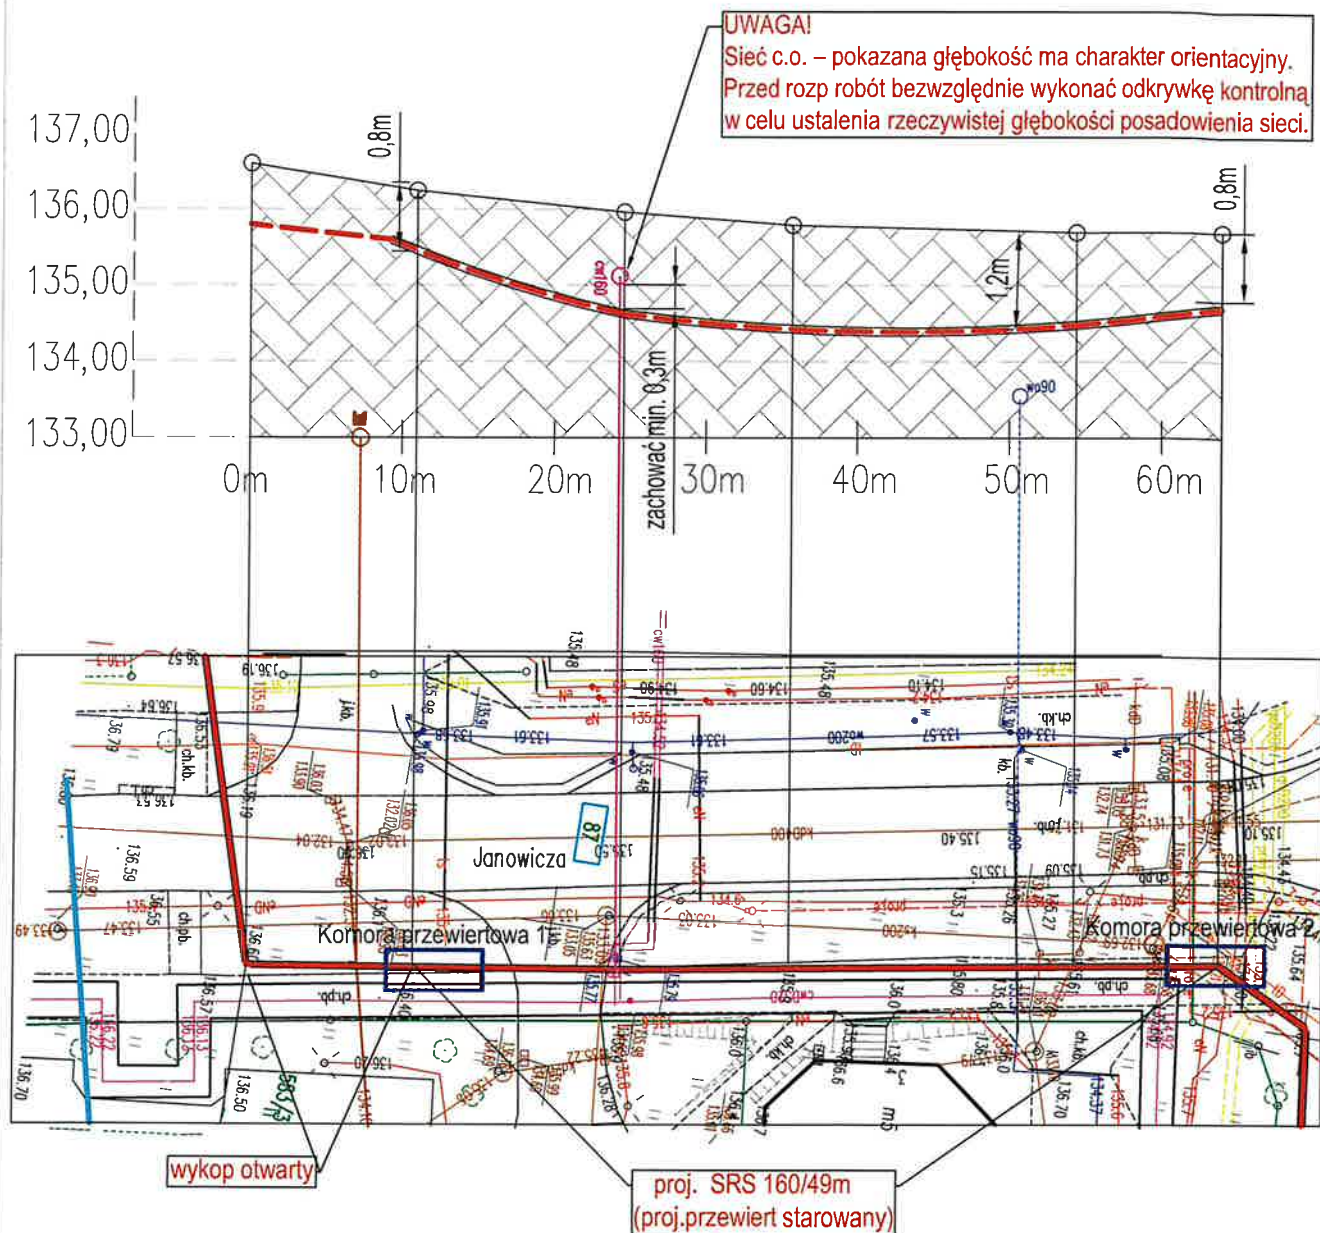

OPIS:

1. Zachować minimalną odległość pionową 0,30 m pomiędzy skrajnymi częściami projektowanej rury osłonowej a istniejącą siecią c.o.
2. Głębokość posadowienia istniejącej sieci c.o. pokazana na profilu ma charakter orientacyjny. Przed rozpoczęciem robót bezwzględnie wykonać odkrywkę kontrolną w celu ustalenia rzeczywistej rzędnej posadowienia sieci.
3. Roboty w pobliżu istniejącego uzbrojenia terenu wykonywać zgodnie z warunkami gestorów sieci zawartymi w protokole z narady koordynacyjnej (ZUDP).
4. Głębokość posadowienia pozostałego istniejącego uzbrojenia terenu przyjęto na podstawie dostępnych danych geodezyjnych, rzędnych wysokościowych oraz obowiązujących norm i wytycznych branżowych.
5. Po zakończeniu robót teren doprowadzić do stanu pierwotnego.

 SIECIOPROJEKT PRZEDSIĘBIORSTWO USŁUG INŻYNIERSKICH		PRZEDSIĘBIORSTWO USŁUG INŻYNIERSKICH "SIECIOPROJEKT" Sp. z o.o. 10 - 804 Olsztyn ul. Rolna 241	
Nazwa rys./Obiekt: Profil przewiertu sterowanego nn wzdłuż ulicy Janowicza Elektroenerg. przyłącze kablowe nn 0,4 kV - zasilanie rezer. bud. wielorodzinnego			
Adres zasilanego obiektu: Olsztyn ul. Wilczyńskiego / Kanta			
Skala: 1:500-poziom 1:100 - pion	OBI: 63/2503797		
Nr rys.: E-3	Projektant: mgr inż. Wojciech Wykowski upr. bud. nr WAM/0083/PW/OE/13		
Data: 01.2026r.			

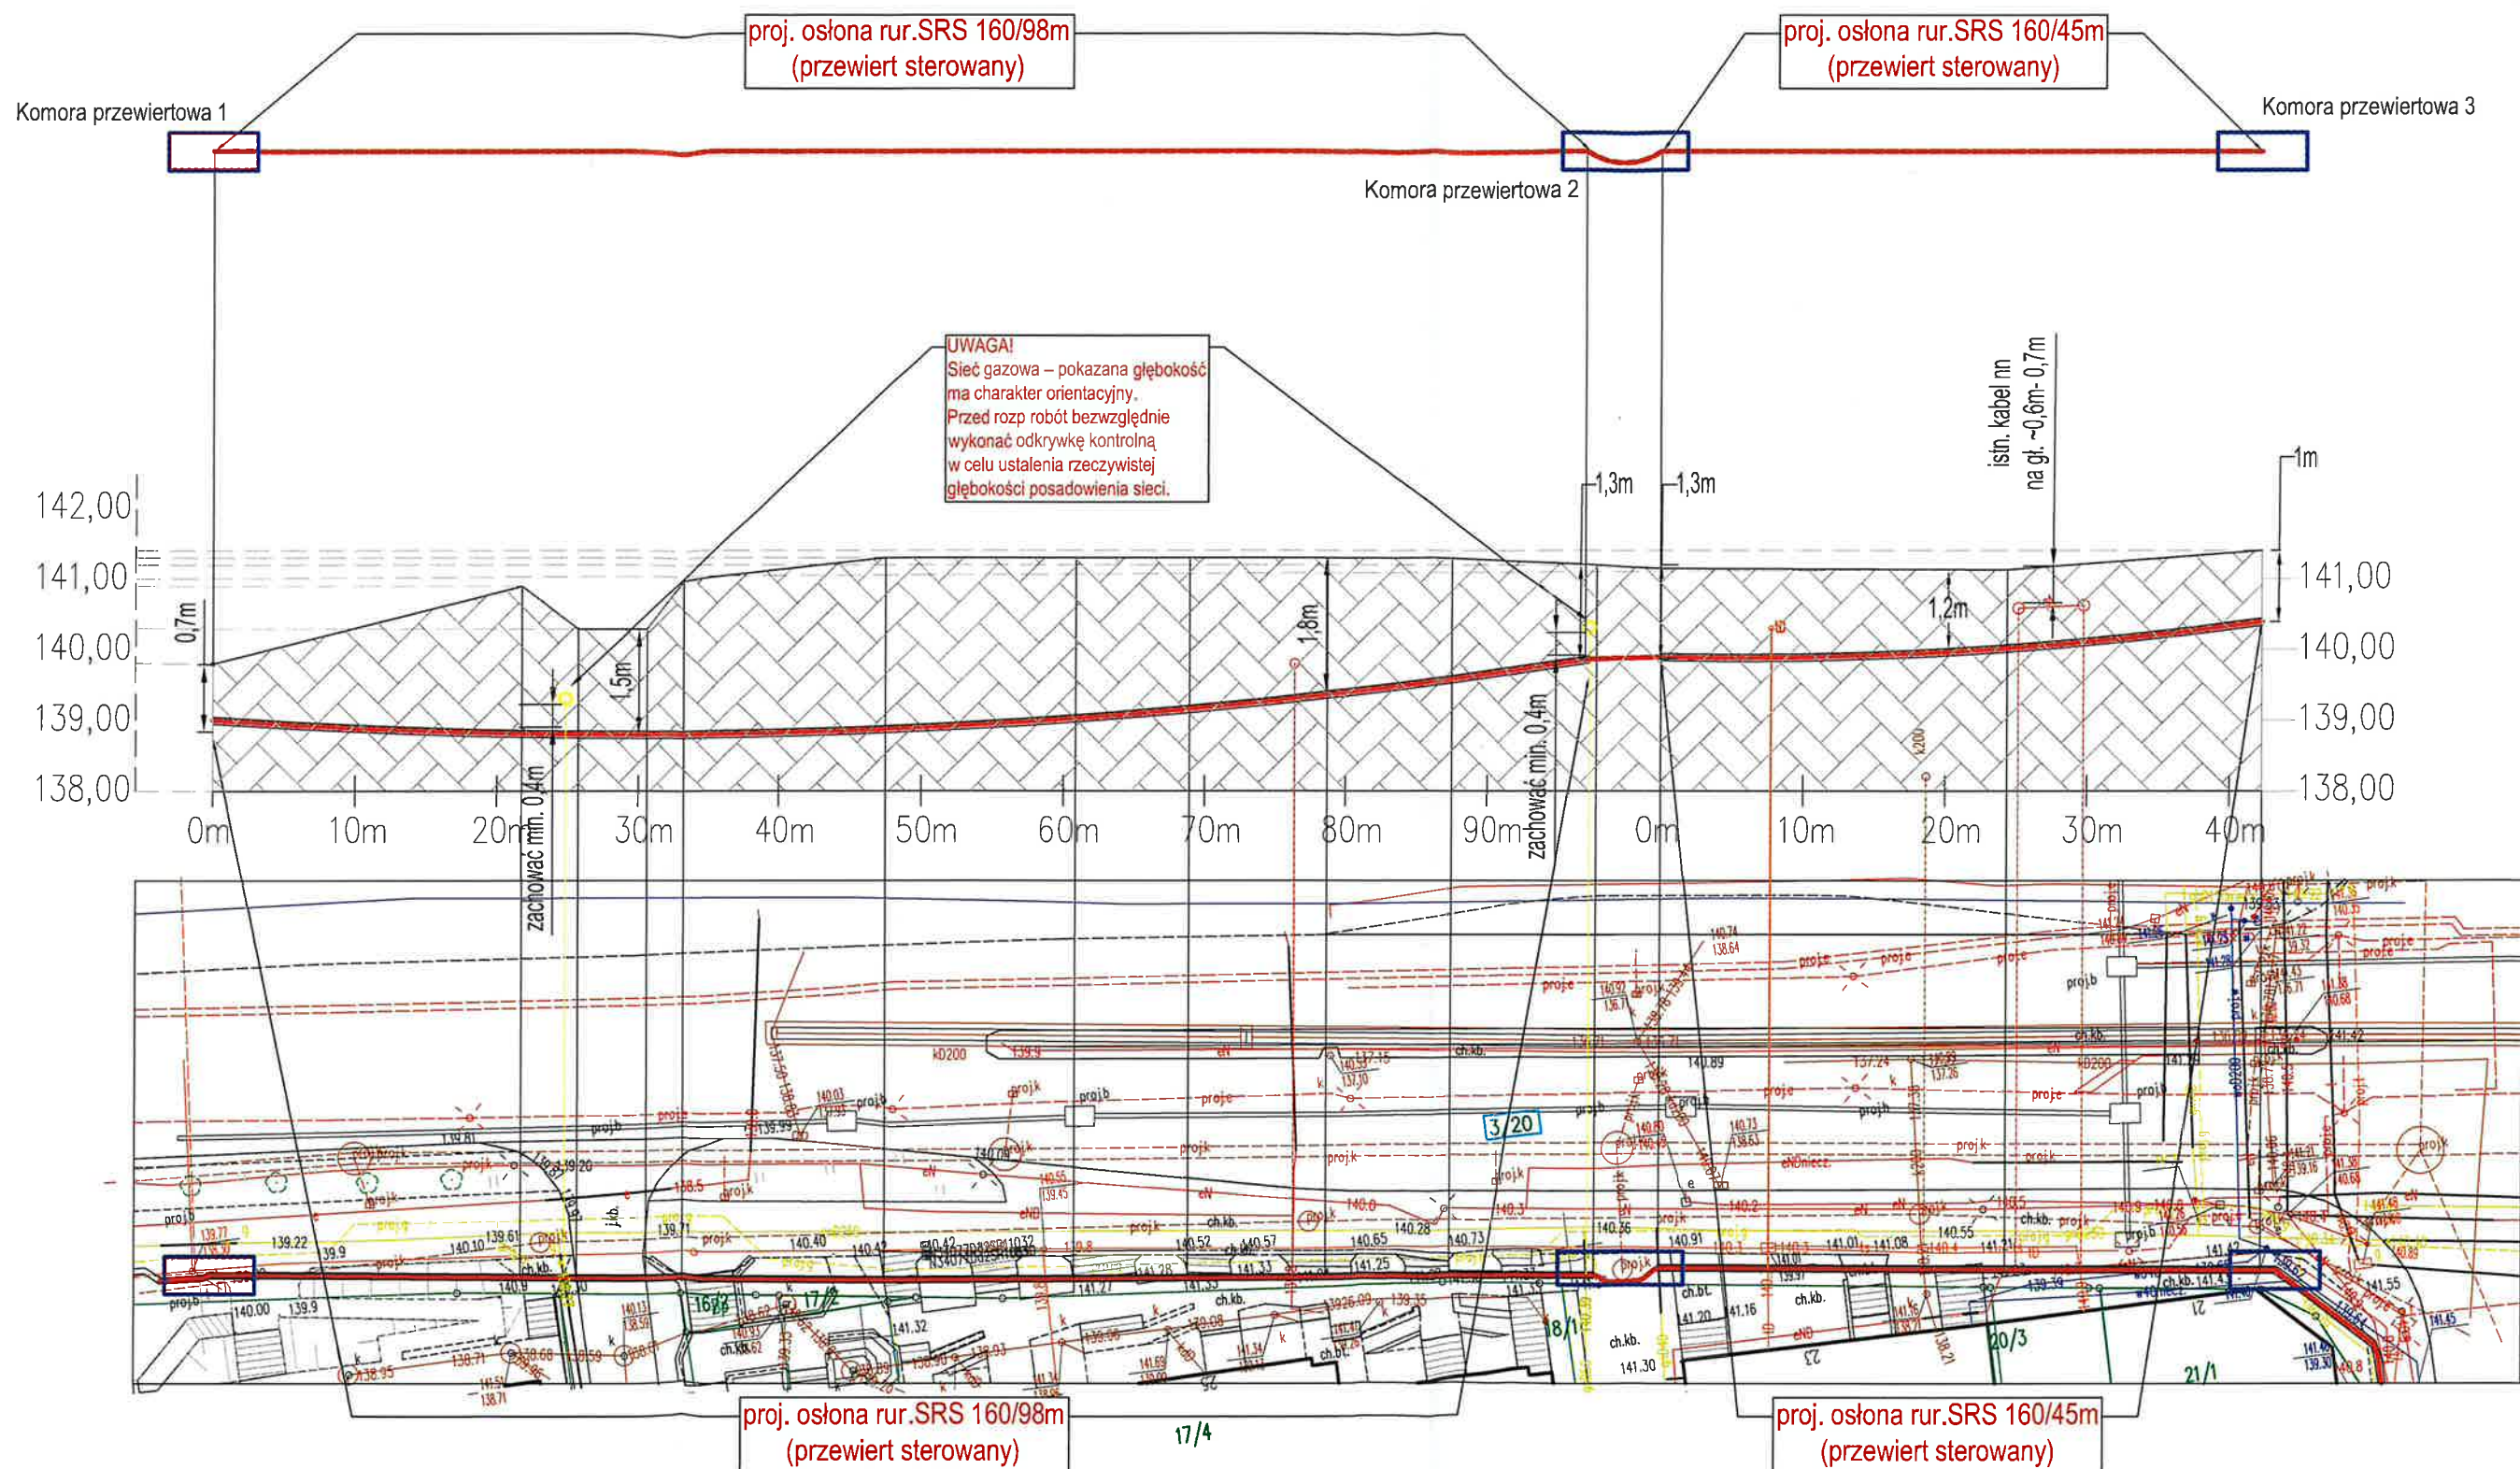

OPIS:

1. Zachować minimalną odległość pionową 0,40 m pomiędzy skrajnymi częściami projektowanej rury osłonowej a istniejącą siecią gazową
2. Głębokość posadowienia istniejącej sieci gazowej pokazana na profilu ma charakter orientacyjny. Przed rozpoczęciem robót bezwzględnie wykonać odkrywkę kontrolną w celu ustalenia rzeczywistej rzędnej posadowienia sieci.
3. Roboty w pobliżu istniejącego uzbrojenia terenu wykonywać zgodnie z warunkami gestorów sieci zawartymi w protokole z narady koordynacyjnej (ZUDP).
4. Głębokość posadowienia pozostałego istniejącego uzbrojenia terenu przyjęto na podstawie dostępnych danych geodezyjnych, rzędnych wysokościowych oraz obowiązujących norm i wytycznych branżowych.
5. Na odkryte sieci gazowe, elektryczne i telekomunikacyjne należy zainstalować osłony dwudzielne.
6. Po zakończeniu robót teren doprowadzić do stanu pierwotnego.

 SIECIOPROJEKT PRZEDSIĘBIORSTWO USŁUG INŻYNIERYJNYCH "SIECIOPROJEKT" Sp. z o.o. 10 - 804 Olsztyn ul. Rolna 241	
Nazwa rys./Obiekt: Profil przewiertu sterowanego wzdłuż ulicy Wilczyńskiego Elektroenerg. przyłącze kablowe nn 0,4 kV - zasilanie rezer. bud. wielorodzinnego	
Adres zasilanego obiektu: Olsztyn ul. Wilczyńskiego / Kanta	
Skala: 1:500-pion 1:100 - pion	OBI: 63/2503797
Nr rys.: E-4	Projektant: mgr inż. Wojciech Wykowski upr. bud. nr WAM/0083/PW/OE/13
Data: 01.2026r.	