

Wytyczne w zakresie zasad realizacji prac na sieciach
Nr OBI: OBI/64/2402511

Nazwa i adres obiektu (zamówienia): Budowa elektroenergetycznej sieci kablowej nN 0,4kV
w m. Kątno, gm. Ostróda

I. Dotyczy tylko robót na nN:

1. Prace na niskim napięciu winny być wykonywane w technologii PPN.

2. Jeżeli z przyczyn obiektywnych nie można wykonać prac w technologii PPN to dopuszcza się wyłączenie i:

a) dopuszczenie do prac na sieci nN realizuje:

WYKONAWCA ☐

SPNS ☐

b) agregat zapewnia:

WYKONAWCA ☐

ENERGA ☐

- Ilość moc

- Ilość moc

- Ilość moc

II. Dotyczy robót na SN, bądź SN i nN:

1. Dopuszczenie do prac na sieciach SN realizuje:

WYKONAWCA ☐

SPNS ☐

2. Zakres zlecenia wymaga pracy agregatów:

TAK ☐

NIE ☐

3. Agregat zapewnia:

WYKONAWCA ☐

ENERGA ☐

- Ilość moc

- Ilość moc

- Ilość moc

- Ilość moc

- Ilość moc

4. Przewidywany czas pracy na sieci:

- ilość wyłączeń:

- czas wyłączeń:

5. Wykonawca zobowiązany jest do organizacji szkoleń w zakresie nowych urządzeń, dotychczas nie stosowanych w sieci Zamawiającego.

TAK ☐

NIE ☐

LP	TYP URZĄDZENIA/APARATU DLA KTÓREGO WYMAGANE JEST SZKOLENIE	ILOŚĆ OSÓB OBJĘTYCH SZKOLENIEM	ZAKRES SZKOLENIA
1			
2			
3			

6. Uwagi:

Sporządził
Pracownik MZE:

Technik
ds. Planowania Usług Sieciowych

2026-08-20

Leszek Nejman



Zatwierdził:
Kierownik MZE

Dyrektor
Rejonu Dystrybucji w Ostródzie i Itawie

Przemysław Kulesza

Pole wyboru ☐ wypełnić znakiem X

Zestawienie przyłączanych podmiotów do zgłoszenia nr OBI/64/2402511

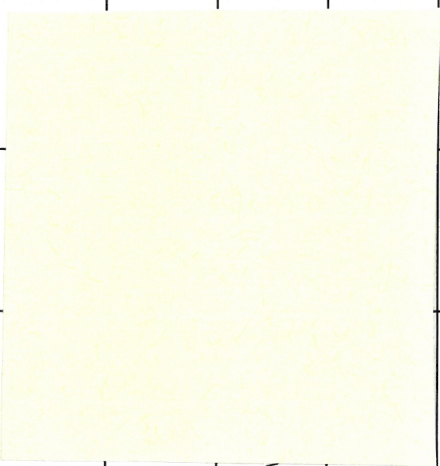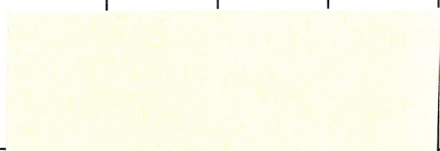Lp	Podmiot	Adres	Telefon	Nr umowy	Data podpisania	Nr warunków	Data określenia	Grupa przył.	Charakter odb.	Działka	Moc [kW]	Zab [A]	Typ zab.	Typ ukt. pom.
1				P/24/084968/2		P/24/084968/2	31-08-2026	V	budynek mieszkalny - jednorodzinny	0013-95/19	12.5	25	wyłącznik nadmiarowo - prądowy bez członu zwarcioowego (ogranicznik mocy)	bezpośredni
2				P/24/084965/2		P/24/084965/2	31-08-2026	V	budynek mieszkalny - jednorodzinny	0013-95/19	12.5	25	wyłącznik nadmiarowo - prądowy bez członu zwarcioowego (ogranicznik mocy)	bezpośredni
3				P/24/054380/2	15-04-2026	P/24/054380/2	24-03-2026	V	budynek mieszkalny - jednorodzinny	0013-95/18	20.5	40	wyłącznik nadmiarowo - prądowy bez członu zwarcioowego (ogranicznik mocy)	bezpośredni
4				P/25/005883	25-07-2025	P/25/005883	29-01-2025	V	budynek mieszkalny - jednorodzinny	0013-95/14, 0013-95/15	12.5	25	wyłącznik nadmiarowo - prądowy bez członu zwarcioowego (ogranicznik mocy)	bezpośredni
5				-		B/24/033019	14-05-2024	-	zespół budynków jednorodzinnych	0013-95/12 - 95/24			-	-

MAPA DO CELÓW PROJEKTOWYCH


układ współrzędnych – "2000/21",
układ wysokości – "PL-EVRF2007-NH"
SKALA 1:500

WOJEWÓDZTWO:	warmińsko-mazurskie
POWIAT:	ostródzki
GMINA:	281509_2 Ostróda
OBREB:	281509_2.0013 Kątno
Zakres aktualizacji:	
Identyfikator zgłoszenia prac geodezyjnych:	GK.6640.2829.2024
Nie wyklucza się istnienia w terenie wykazanych na niniejszej mapie urządzeń podziemnych, które nie były zgłoszone do inwentaryzacji geodezyjnej.	

Oświadczam, że niniejszy dokument został opracowany w wyniku prac geodezyjnych i kartograficznych, których rezultaty zawiera operat techniczny nr: P.2815.2025.1865. Jednocześnie informuję, że jestem świadomy odpowiedzialności za złożenie fałszywego oświadczenia.	
Organ służby geodezyjnej, który otrzymał zgłoszenie:	Starosta Ostródzki
Wykonawca prac geodezyjnych:	Usługi Geodezyjno Kartograficzne Janusz Krzysztoszek
Imię i nazwisko oraz nr uprawnień zawodowych kierownika placu geodezyjnych:	Lech Branica (upr. 12240)
Numer oraz data wystawienia protokołu kontroli:	nr 1 z dnia: 18.07.2025 r.

sporządził dnia: 15.07.2025 r.
Janusz Krzysztoszek

kierownik roboty:
Lech Branica

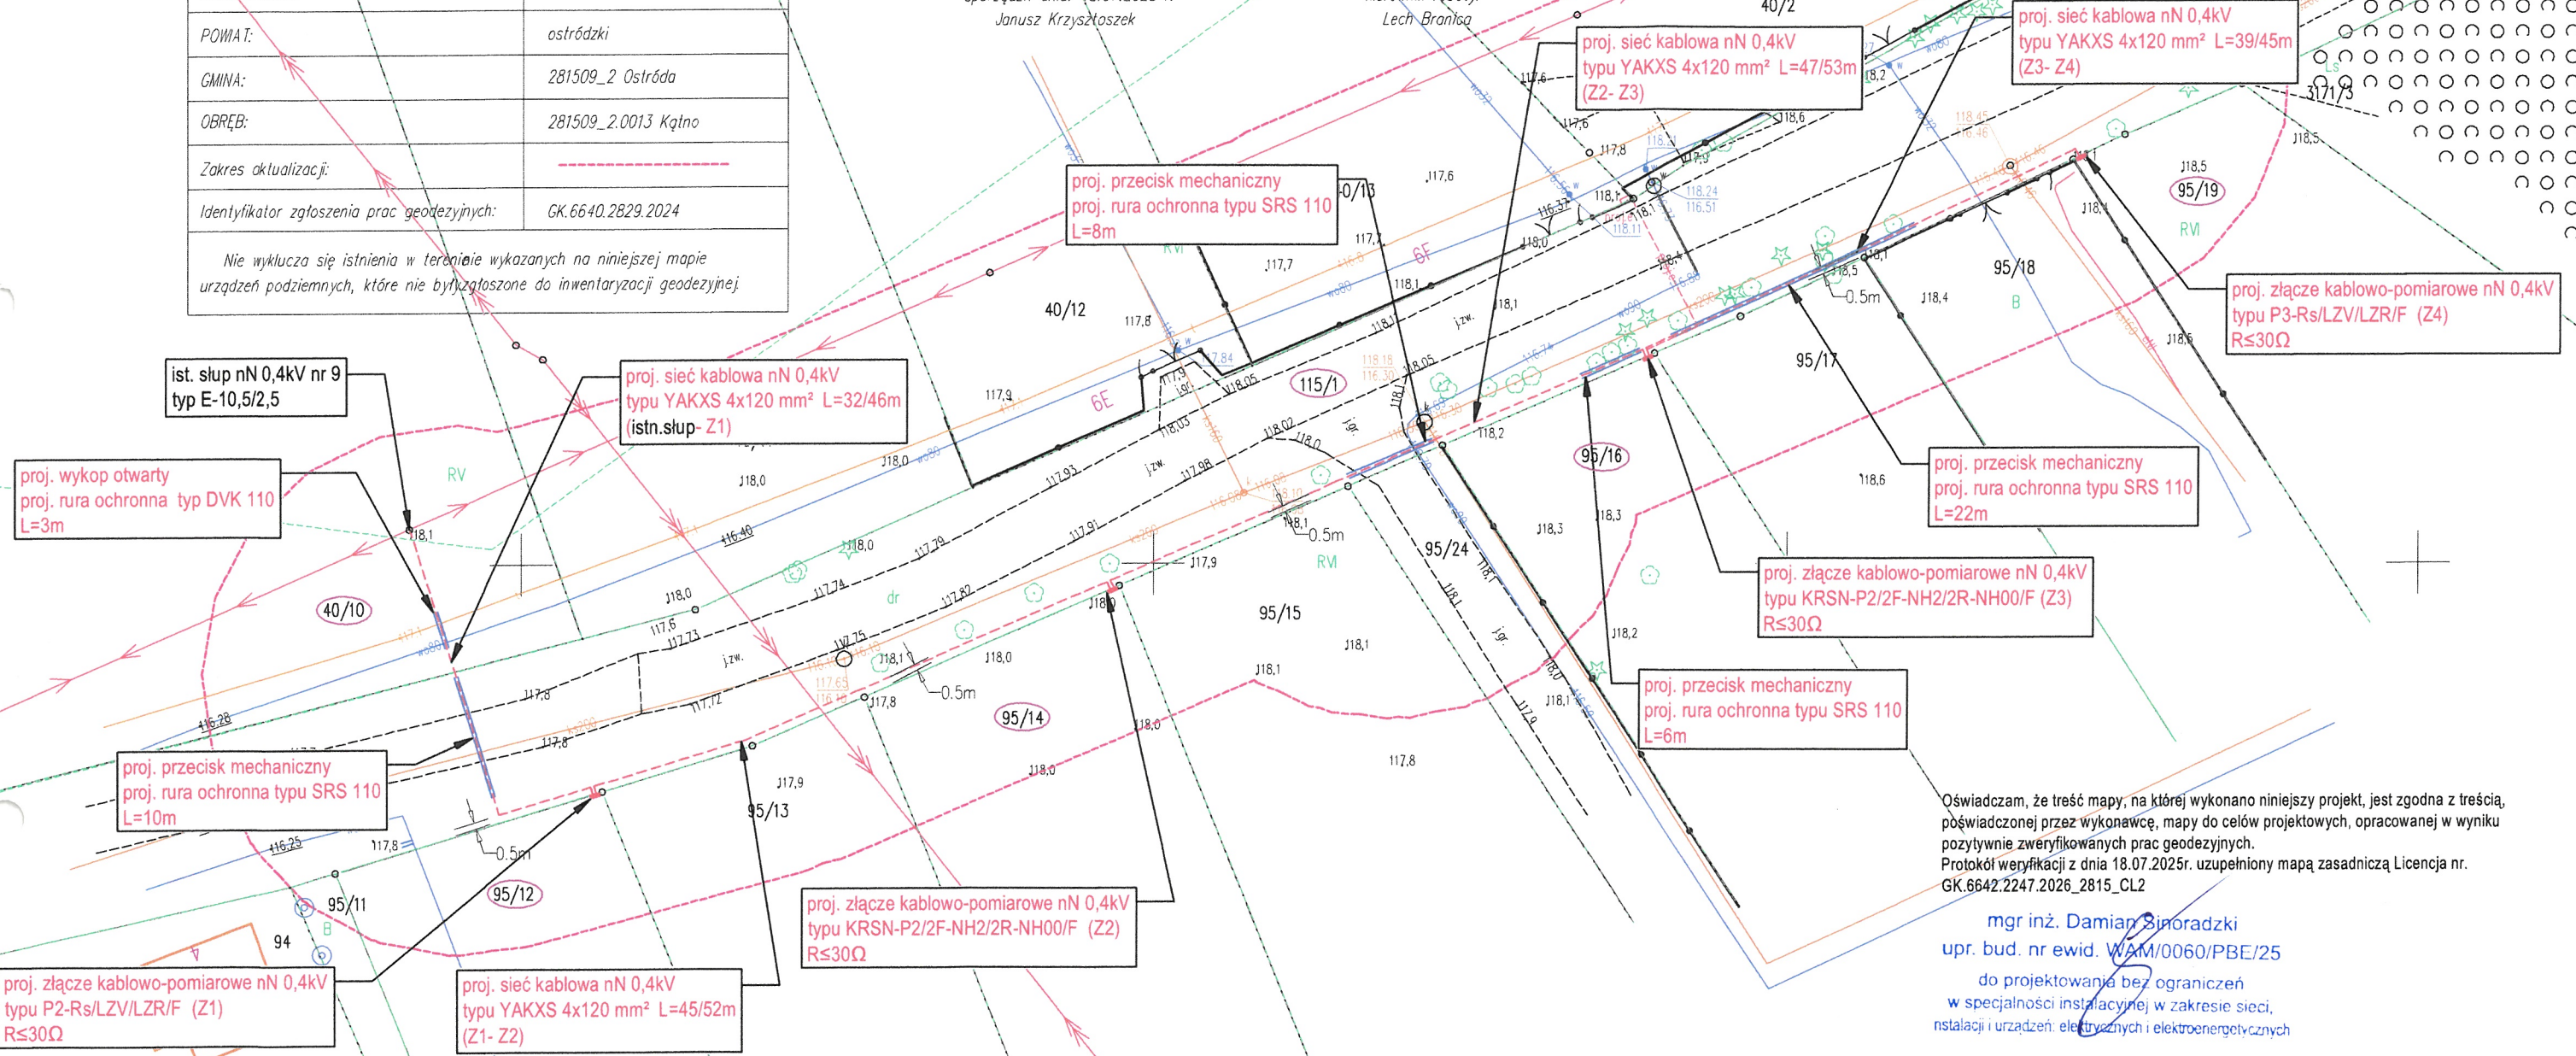


Oświadczam, że treść mapy, na której wykonano niniejszy projekt, jest zgodna z treścią, poświadczoną przez wykonawcę, mapy do celów projektowych, opracowanej w wyniku pozytywnie zweryfikowanych prac geodezyjnych.
Protokół weryfikacji z dnia 18.07.2025r. uzupełniony mapą zasadniczą Licencja nr. GK.6642.2247.2026_2815_CL2


mgr inż. Damian Sinoradzki
upr. bud. nr ewid. WAM/0060/PBE/25
do projektowania bez ograniczeń
w specjalności instalacyjnej w zakresie sieci, instalacji i urządzeń elektrycznych i elektroenergetycznych

mgr inż. Damian Sinoradzki, up. nr WAM/0060/PBE/25


Szczegóły lokalizacji złącza kablowo-pomiarowego Z1 skala 1:100

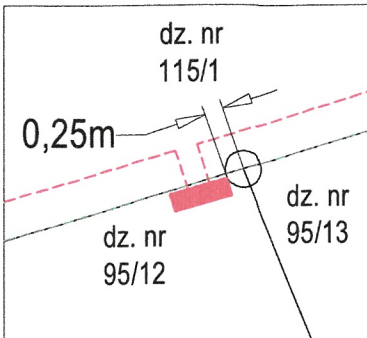


Szczegóły lokalizacji złącza kablowo-pomiarowego Z2 skala 1:100

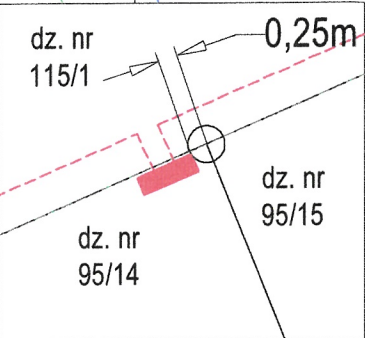

Szczegóły lokalizacji złącza kablowo-pomiarowego Z3 skala 1:100

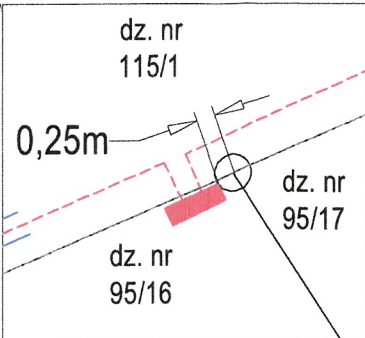

Szczegóły lokalizacji złącza kablowo-pomiarowego Z4 skala 1:100

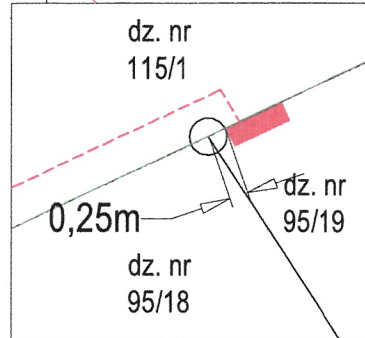

LEGENDA

- proj. sieć kablowa
- proj. rura ochronna
- działki objęte inwestycją
- proj. złącze

		J S ENERGETYK Sp. z o.o. 14-310 Miłakowo, ul. Dworcowa 4A tel. 887-200-022 email: projekty.jsenergetyk@gmail.com	
Temat	Budowa elektroenergetycznej sieci kablowej nN 0,4kV w m. Kątno, gm. Ostróda.	Zakres	PZT
Adres	Kątno, obręb 0013 Kątno, j. ew. 281509_2 Ostróda - gmina	Data	07.2026
Inwestor	ENERGA-OPERATOR SA z siedzibą w Gdańsku, Oddział w Olsztynie	Skala	1:500
Numer WBS	B/24/033019 z dnia 14.05.2024	Branża Elektryczna	nr rys. E-1
Numer zadania	OBI/64/2402511		
Nazwa rysunku	Projekt zagospodarowania terenu		
Opracował	mgr inż. Paweł Pogorzelski		
Projektował	mgr inż. Damian Sinoradzki upr. nr WAM/0060/PBE/25		