

MAPA DO CELÓW PROJEKTOWYCH

SKALA 1:500

Obiekt: Kotczygłowy, dz. 139/12, 140/2

Identyfikator i nazwa jednostki ewidencyjnej: 220104_2, Kotczygłowy
Identyfikator i nazwa obrębu ewidencyjnego: 220104_2.0007 Kotczygłowy

Nr sekcji: 6.218.14.14.4.1; -4.3

Identyfikator pracy geodezyjnej: GK/K.6640.1855.2025

Układ współrzędnych prostokątnych płaskich: 2000 strefa 6

Geodezyjny układ odniesienia: PL-EVR/2007-NH

Mapa jest aktualna pod względem sytuacji, wysokości, użyczenia

podz.terenu i ewidencji gruntów - na dzień: 19.08.2025r.

Imię i nazwisko lub nazwa podmiotu, który wykonał prace geodezyjne

lub korektograficzne:



Usługi Geodezyjne
Arkadiusz Mikołajczak
Główno 350 77-300 Chwałów
NIP 843-151-20-51 REGON 382896558
TEL. 661 748 726

Imię i nazwisko, numer świadectwa nadania uprawnień kierownika prac geodezyjnych:



Uwaga! Nie wklucza się istnienia w terenie innych, nie wykazanych na niniejszej mapie urządzeń podziemnych, które nie były zgłoszone do inwentaryzacji, lub o których brak jest informacji w instrukcjach branżowych.

Podsumowując się, że niniejszy dokument został opracowany w wyniku prac geodezyjnych i korektograficznych, których rezultatem jest niniejsza mapa techniczna, postępuje inwentaryzacja i korektograficzne informuję, że jestem świadomy odpowiedzialności karnej za złożenie fałszywego oświadczenia.

Identyfikator zgłoszenia prac geodezyjnych 6640.1855.2025

Organ służby geodezyjnej, który otrzymał zgłoszenie STAROSTA BYTOWSKI ul. Ks. dr. B. Domańskiego 2 77-100 Bytów

Wykonawca prac geodezyjnych GEOPEREREKT USŁUGI GEODEZYJNE ARKADIUSZ MIKOŁAJCZAK Protokół weryfikacji nr 6640.1855.2025. 32759 z dnia 09-09-2025r.


Nr oraz data sporządzenia dokumentu zawierającego wynik powyższej weryfikacji Imię i nazwisko oraz nr uprawnień MIKOŁAJCZAK ARKADIUSZ Nr upr.: 24342 zawodowych krewników prac

Dokument podpisany przez Arkadiusz Mikołajczak Data: 2025.09.09 17:01:23



LEGENDA

	proj. słup oświetleniowy z oporą oświetleniową
	proj. linie kablowe oświetleniowe nN-0,4kV, ozn. L=x/y [m], gdzie x - dł. trasowa, y - dł. całkowita kabla
	proj. rury osłonowe Ø110
	proj. uziemienie słupa
	proj. ogranicznik przepięć SE 30.328

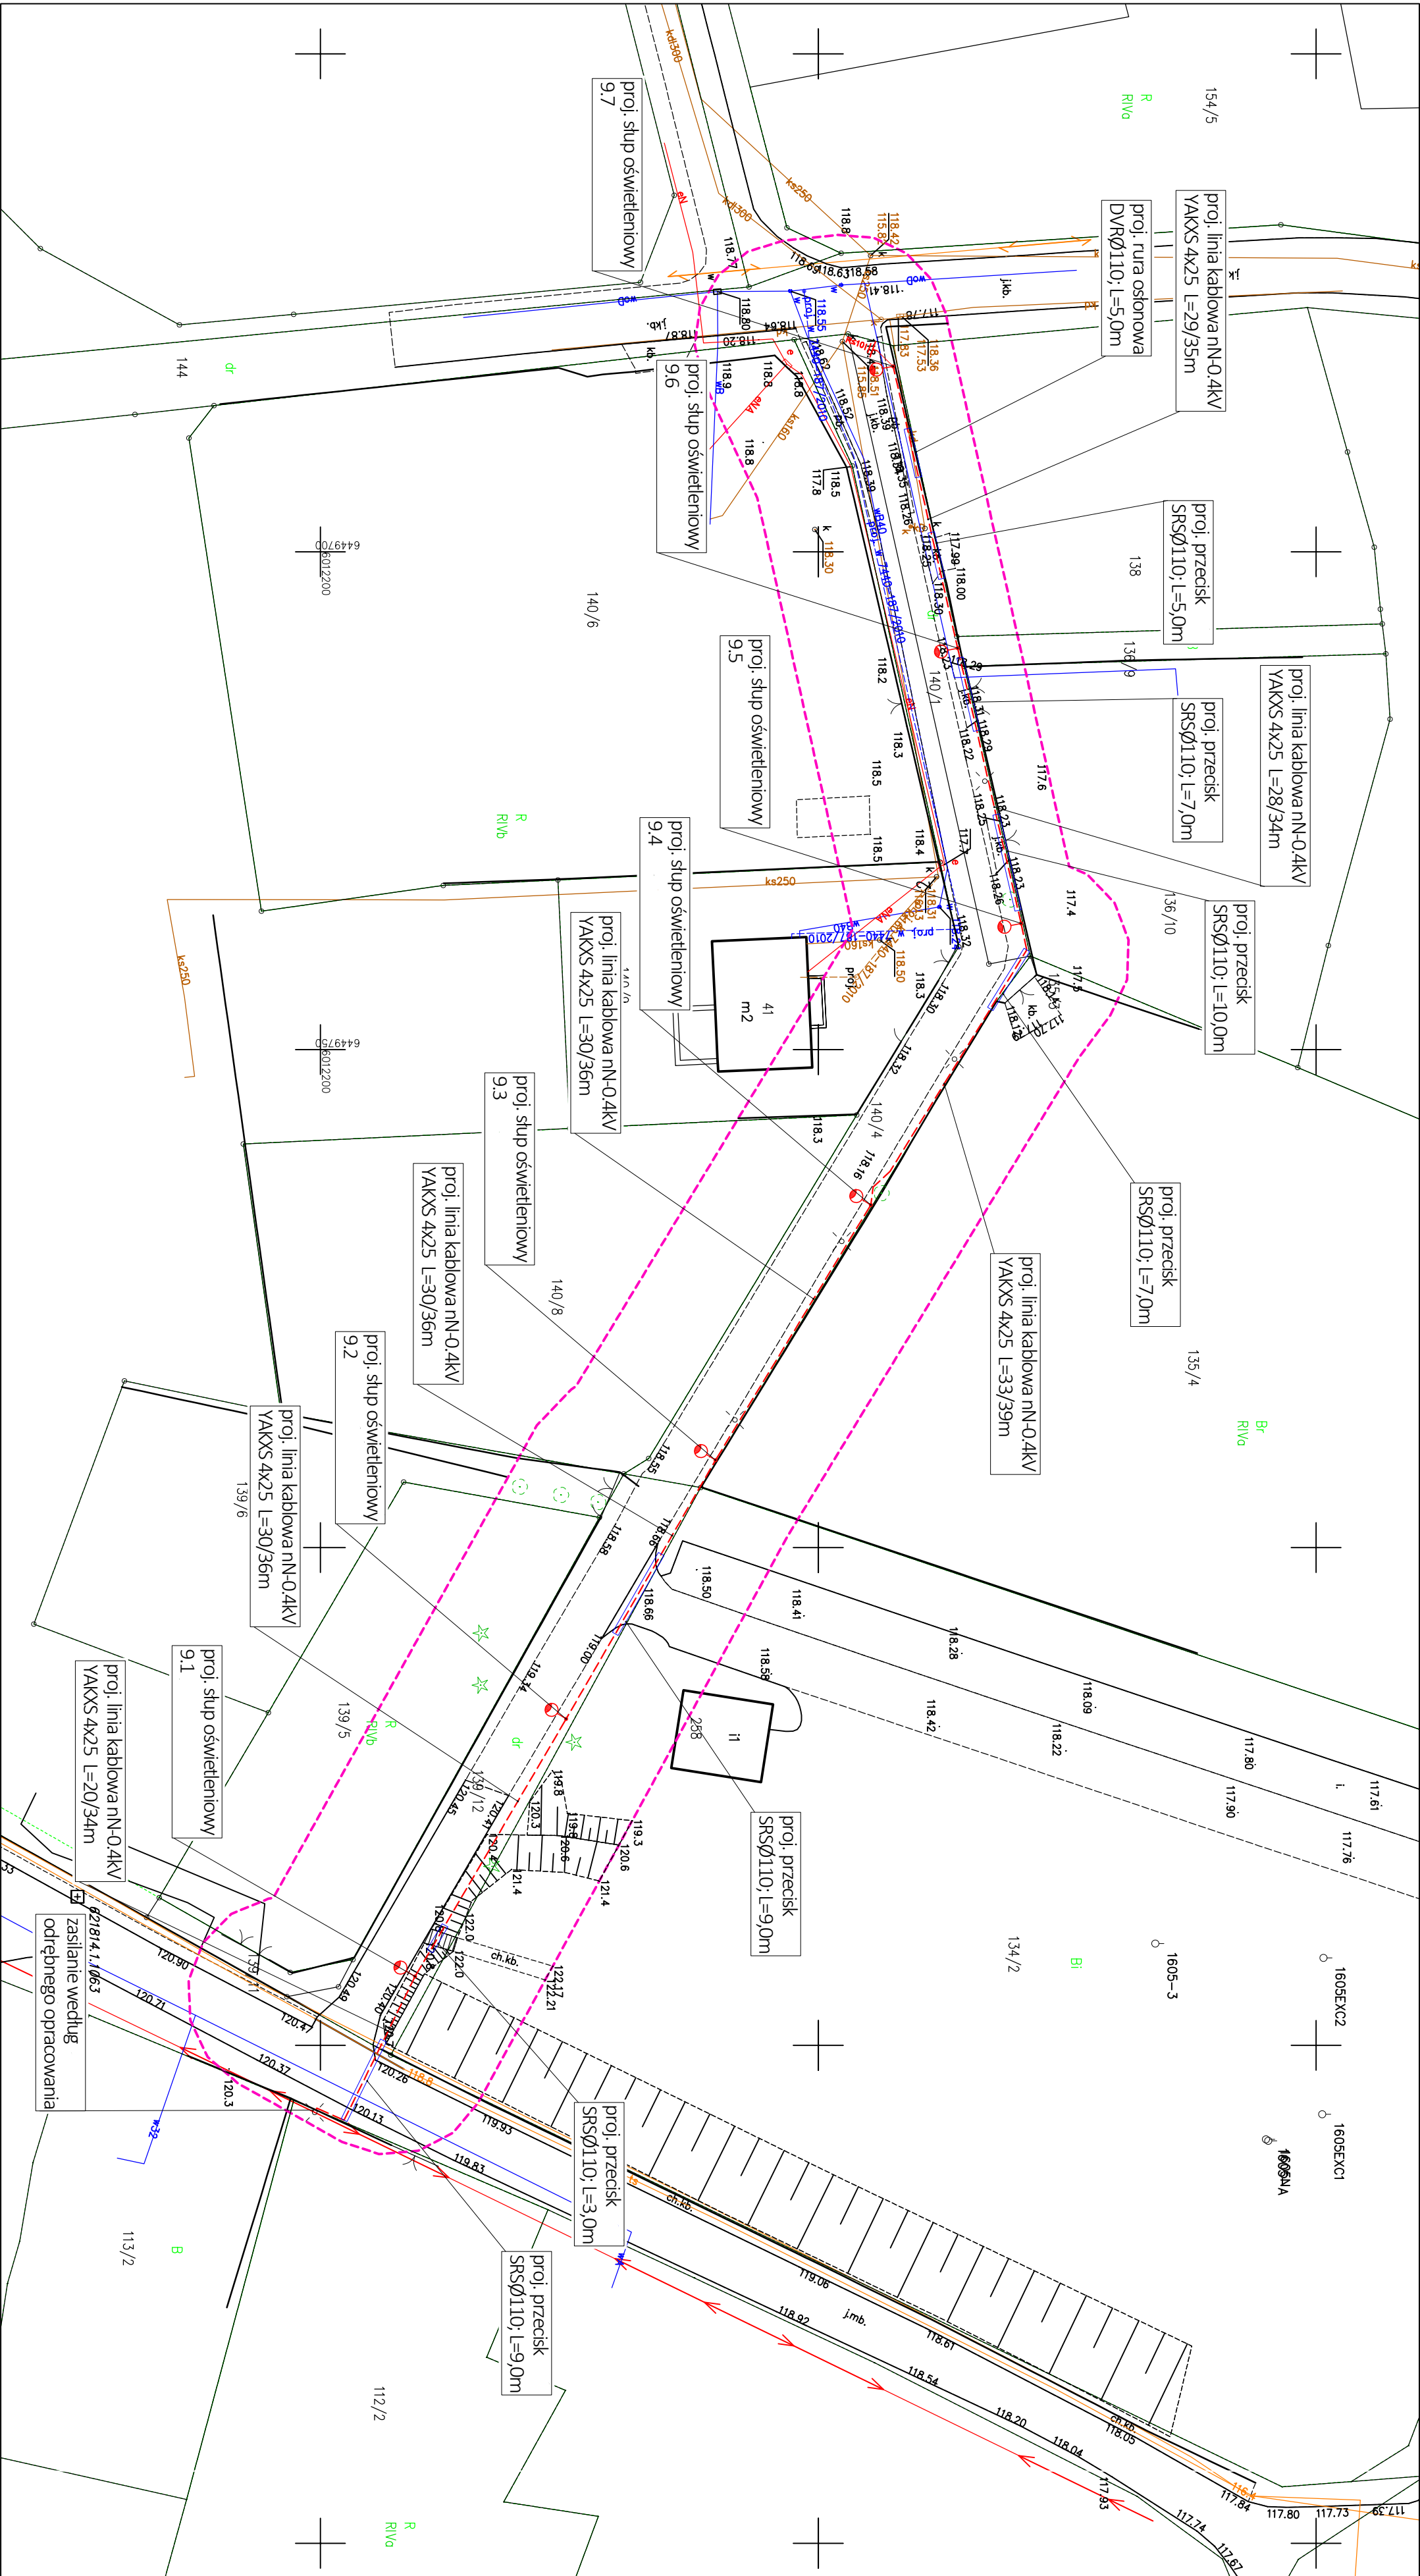

Jednostka projektowa		Opracował:	
		mgr inż. Paweł Gierczak	
Inwestor:		mgr inż. Jan Makowski	
Energa Oświetlenie Sp. z o.o.		mgr inż. Radosław Zimewicz	
m. Kotczygłowy, ul. Witosza gm. Kotczygłowy		Sprawdził:	
81-805 Sopot, ul. Artura Grotkera 7		mgr inż. Radosław Zimewicz	
Projekt zagospodarowania terenu		Podpis:	
Nazwa projektu:		Budowa elektroenergetycznej sieci kablowej nN-0,4kV dla oświetlenia w m. Kotczygłowy ul. Witosza gm. Kotczygłowy	
Numer projektu:		Data:	
25-P-51-01		02.2026	
Faza projektu:		Skala:	
PB		1:500	
Numer rysunku:		1	