



Energa
operator

ENERGA OPERATOR SA Oddział w Olsztynie
ENERGA -

Wytyczne w zakresie zasad realizacji prac na sieciach

Nr OBI/64/2502919

Nazwa i adres obiektu (zamówienia): **Budowa elektroenergetycznej sieci kablowej nn 0,4 kV na potrzeby zasilenia działek nr 2/10-2/28 w miejscowości Wólka Majdańska oraz działek nr 1/18-1/23, 2/9-2/11, 2/14-2/17 w miejscowości Malinnik.**

I. Dotyczy tylko robót na nN:

1. Prace na niskim napięciu winny być wykonywane w technologii PPN.
2. Jeżeli z przyczyn obiektywnych nie można wykonać prac w technologii PPN to dopuszcza się wyłączenie i:
- a) dopuszczenie do prac na sieci nN realizuje:
- WYKONAWCA ☐ ENERGA ☐
- b) agregat zapewnia:
- WYKONAWCA ☐ ENERGA ☐
- Ilość moc..... - Ilość moc.....
- Ilość moc..... - Ilość moc.....
- Ilość moc..... - Ilość moc.....

II. Dotyczy robót na SN, bądź SN i nN:

1. Dopuszczenie do prac na sieciach SN realizuje:
- WYKONAWCA ☐ ENERGA ☐
2. Zakres zlecenia wymaga pracy agregatów:
- TAK ☐ NIE ☐
3. Agregat zapewnia:
- WYKONAWCA ☐ ENERGA ☐
- Ilość moc..... - Ilość moc.....
- Ilość moc..... - Ilość moc.....
- Ilość moc..... - Ilość moc.....
- Ilość moc..... - Ilość moc.....
4. Przewidywany czas pracy na sieci:
- ilość wyłączeń:
- czas wyłączeń:
5. Wykonawca zobowiązany jest do organizacji szkoleń w zakresie nowych urządzeń, dotychczas nie stosowanych w sieci Zamawiającego.
- TAK ☐ NIE ☐

LP	TYP URZĄDZENIA/APARATU DLA KTOREGO WYMAGANE JEST SZKOLENIE	ILOŚĆ OSÓB OBJĘTYCH SZKOLENIEM	ZAKRES SZKOLENIA
1			
2			
3			

6. Uwagi:

Sporządził
Pracownik MZE:

Technik
ds. Planowania Usług Sieciowych

Leszek Nejman

Zatwierdził:
Kierownik MZE

Inżynier
ds. Zarządzania Usługami Sieciowym

Henryk Stocki

2026-06-03

Pole wyboru wypełnić znakiem X

Zestawienie przyłączanych podmiotów do zgłoszenia nr OBI/64/2502919

Lp	Podmiot	Adres	Telefon	Nr umowy	Data podpisania	Nr warunków	Data określenia	Grupa przył.	Charakter odb.	Działka	Moc [kW]	Zab [A]	Typ zab.	Typ ukt. pom.
1				P/26/000366	30-01-2026	P/26/000366	09-01-2026	V	budynek mieszkalny - jednorodzinny	0012-1/23	12.5	25	wyłącznik nadmiarowo - prądowy bez członu zwarcowego (ogranicznik mocy)	bezpośredni
2				P/25/050249	25-07-2025	P/25/050249	04-07-2025	V	budynek mieszkalny - jednorodzinny	0012-2/9	14	25	wyłącznik nadmiarowo - prądowy bez członu zwarcowego (ogranicznik mocy)	bezpośredni
3				-		B/25/053105	04-07-2025	-	zespół budynków jednorodzinnych	0012-1/18 - 1/23, 0012-2/9 - 2/17, 0019-2/10 - 2/28			-	-



WBS- B/25/053405
OB/64/2502919


— - zakres prac do wykonania (ETAP I)

INWESTOR	WYKONAWCA	DATA	NAZWISKO	PODPIS
ENERGA OPERATOR S.A. Oddział w Olsztynie ul. Tuwima 6 10-950 Olsztyn	ELPROWYK PAWEŁ PRZYBORSKI Izbark, ul. Niepodległości 4 14-100 Ostróda tel. 884 930 587	PROJEKTOWAŁ: 01.2026	mgr inż. P. Przyborski upr. proj. WAM/0109/PWOB/16	<i>Przyborski</i>
OBJEKT: Budowa sieci kablowej nn 0,4 kV wraz ze złączami kablowo-pomiarowymi w celu zasilania dz. nr 1/18-1/23, 2/9-2/11, 2/14-2/17 obręb Malinnik i 2/10-2/28 obręb Wólka Majdańska		OPRACOWAŁ: 01.2026	NAZWA RYSUNKU: Schemat ideowy	Skala: 1:500
		Nr umowy: ZN/5860/6464MZI/2025/2502919/1	Nr OBI: 2502919	Arkusz / Ilość arkuszy 1/1
				Nr ewidencyjny rys.: E-02

zabawa prace do wyłączenia (EAP!)

02-09-2026

Technik Wiodący
ds. Przyłączeń
Sebastian Pose

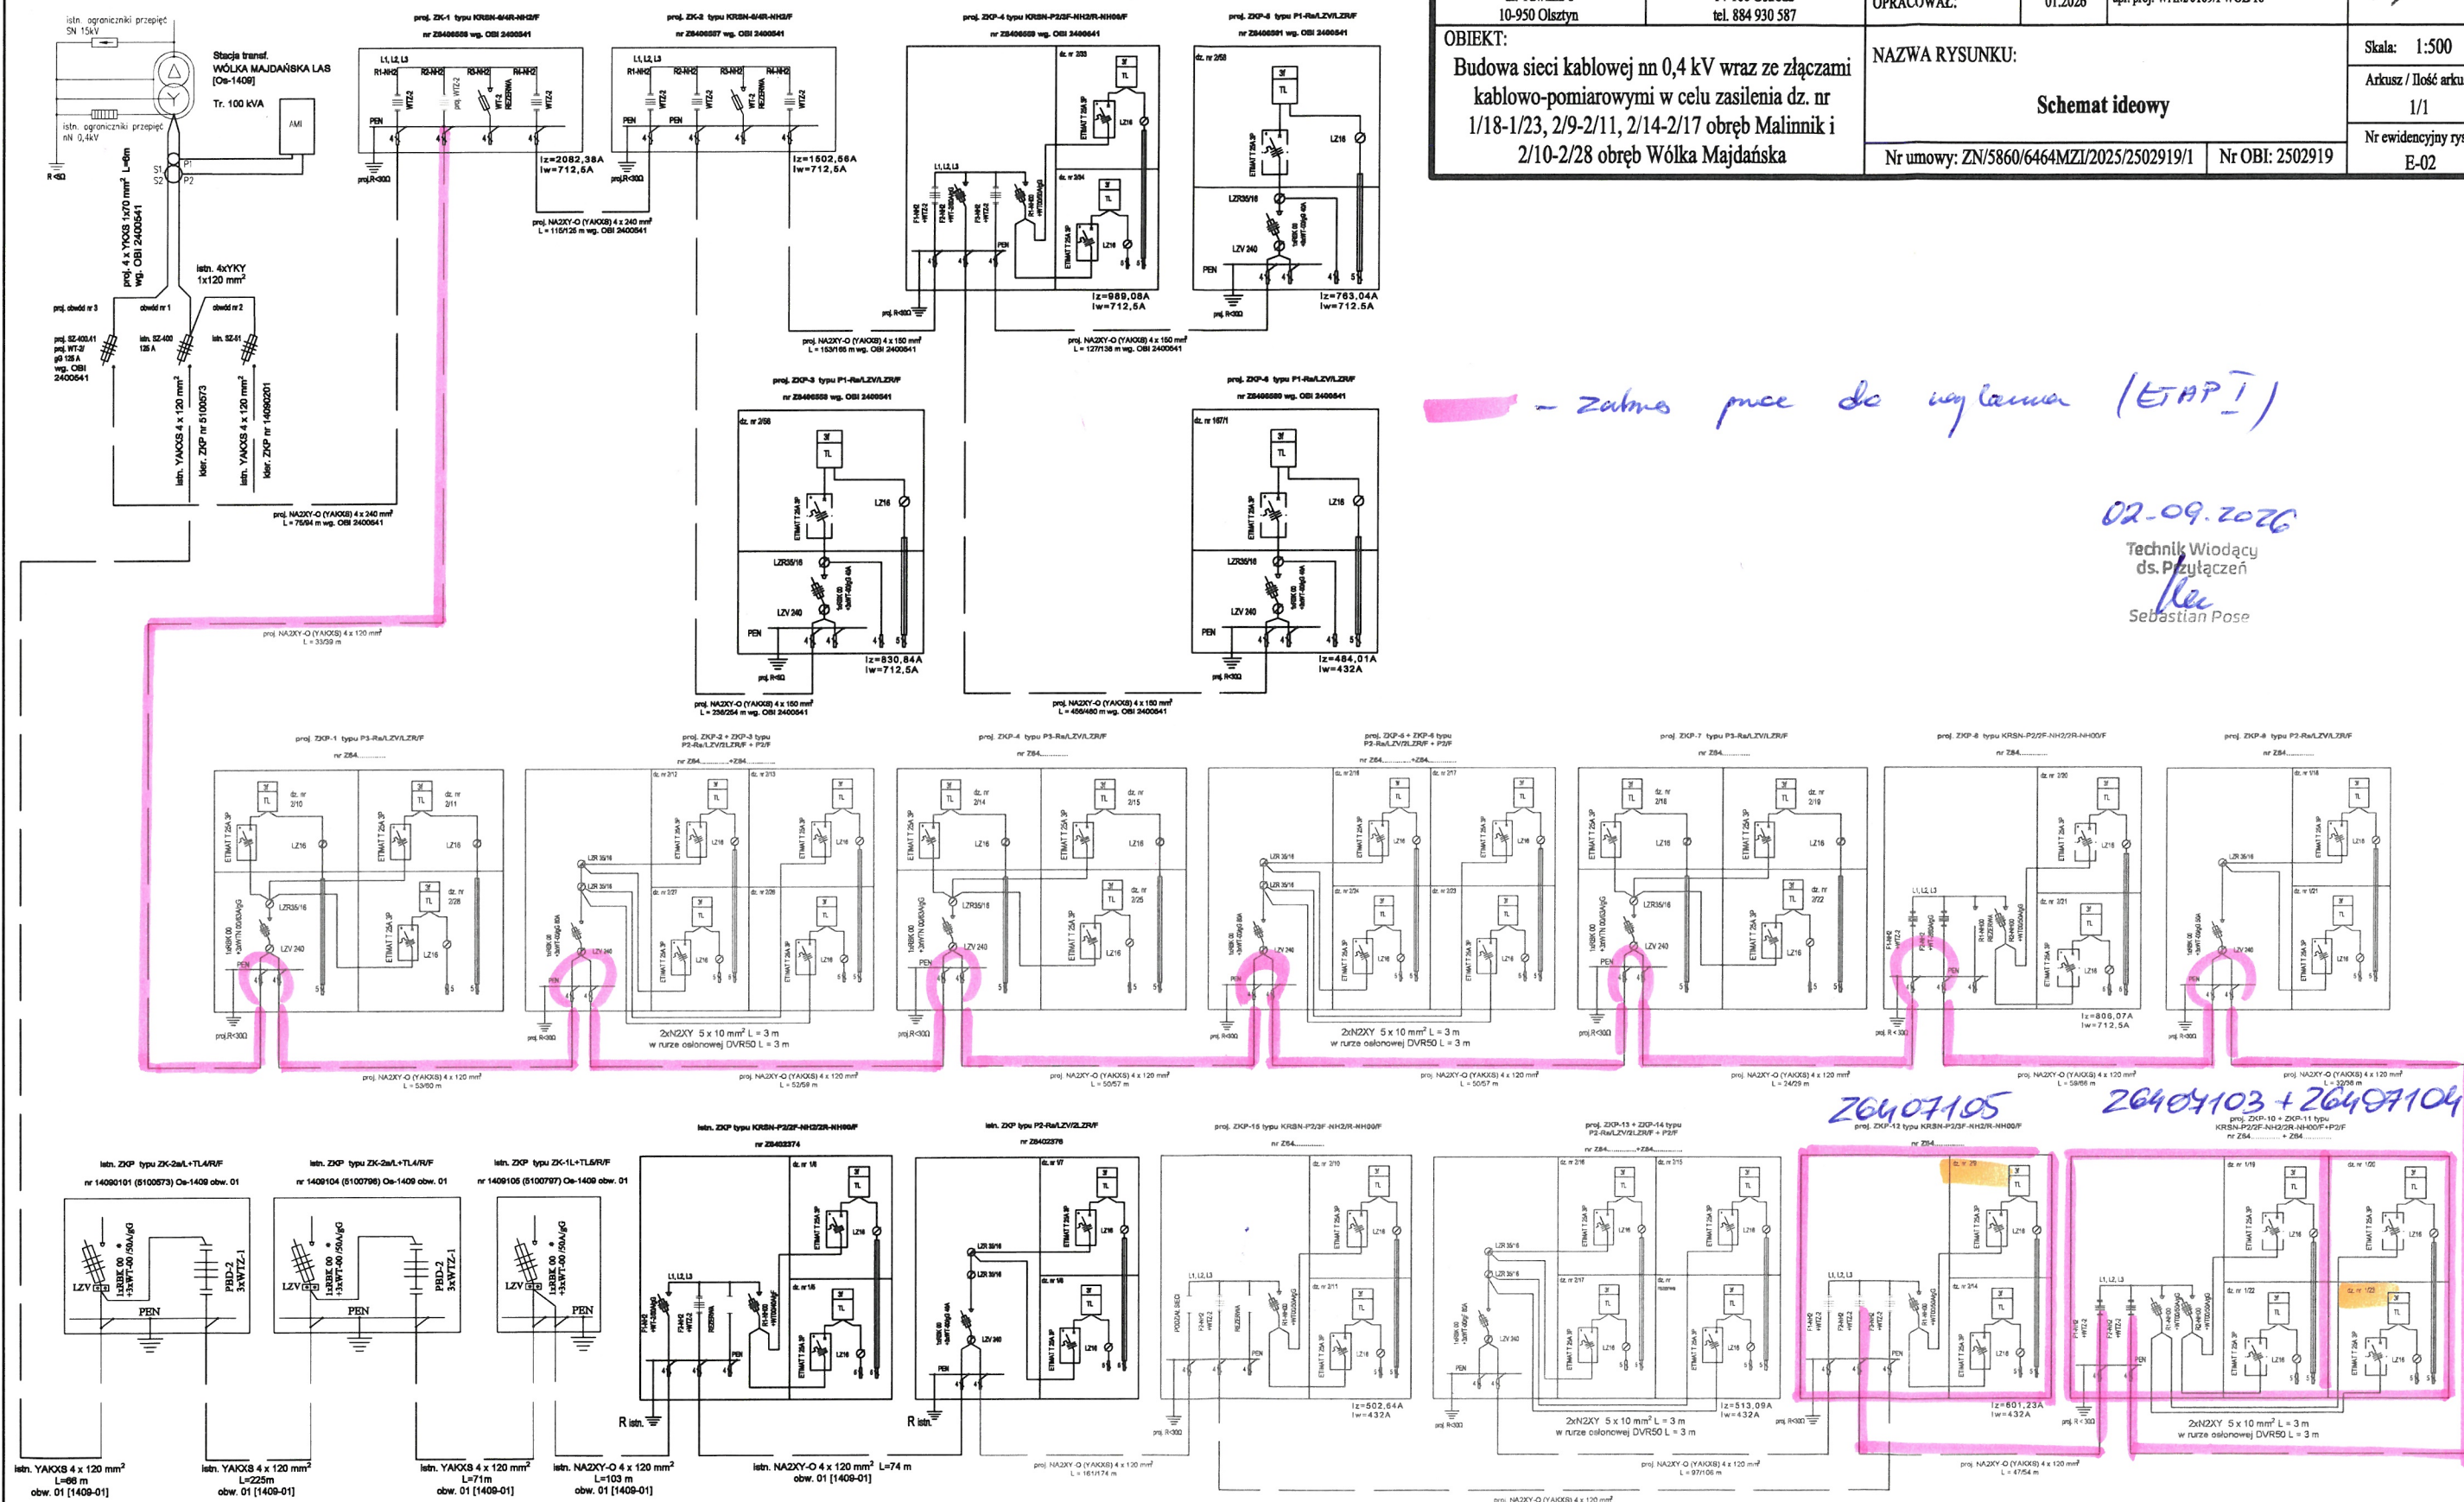

MAPA DO CELÓW PROJEKTOWYCH			
Oznaczenie kancelaryjne Zgłoszenia pracy geodezyjnej		GK.6640.718.2026	
Miejscowość		Wólka Majdarska, Malinnik	
Jednostka evidencyjna	identyfikator	281507.2	
	nazwa	GMINA MIŁOMILYN	
Obręb evidencyjny	identyfikator	281507.2.0019; 281507.2.0012	
	nazwa	Wólka Majdarska, Malinnik	
Nr działki ewidencyjnej		2/5, 148, 118, 218, 116, 1/16, 117, 1/9	
skala		1:500	
sekcja		7.208.11.12.2.3; 7.208.11.12.4.1; 7.208.11.12.3.2	
Nazwa układu współrzędnych	Prostokątnych płaskich	2000/7	
	wysokości	PL-EVRF2007-NH	
Oznaczenie granic obszaru aktualizacji		*****	
Uwaga: Wykonanie niniejszej mapy nie było poprzedzone ustaleniami doliczającymi ewentualnych służebności gruntowych obciążających grunty położone w granicach projektowanej inwestycji budowlanej.			
Uwaga: Nie wyklucza się istnienia w terenie innych nie wykazanych na niniejszej mapie urządzeń podziemnych, które nie były zgłoszone do inwentaryzacji powykonawczej.			

OŚWIADCZENIE

Oświadczam, że treść mapy, na której wykonano niniejszy projekt, jest zgodna z treścią mapy do celów projektowych, poświadczoną przez wykonawcę prac geodezyjnych.

Opracowanej w wyniku pozytywnie zweryfikowanych prac geodezyjnych i kartograficznych, których rezultaty zawiera operat techniczny pozytywnie zweryfikowany.


Numer oraz data sporządzenia dokumentu zawierającego wynik pozytywnej weryfikacji Nr 1 z dnia 24.04.2026

Identyfikator zgłoszenia prac geodezyjnych GK.6640.718.2026

Przyborski


mgr inż. P. Przyborski
upr. proj. WAM/0109/PWOE/16

Usytuowanie złącza ZKP-1
typu P3-Rs/LZV/LZR/F
dz. nr 2/5

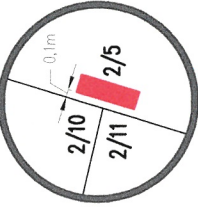


Skala 1:100

Usytuowanie złącza ZKP-2 + ZKP-3
typu P2-Rs/LZV/2LZR/F+P2/F
dz. nr 2/5

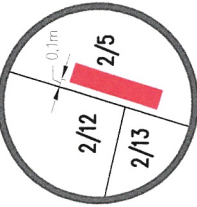


Skala 1:100

Usytuowanie złącza ZKP-4
typu P3-Rs/LZV/LZR/F
dz. nr 2/5

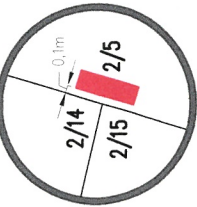


Skala 1:100

Usytuowanie złącza ZKP-5 + ZKP-6
typu P2-Rs/LZV/2LZR/F+P2/F
dz. nr 2/5

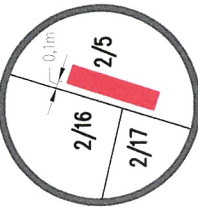

Skala 1:100

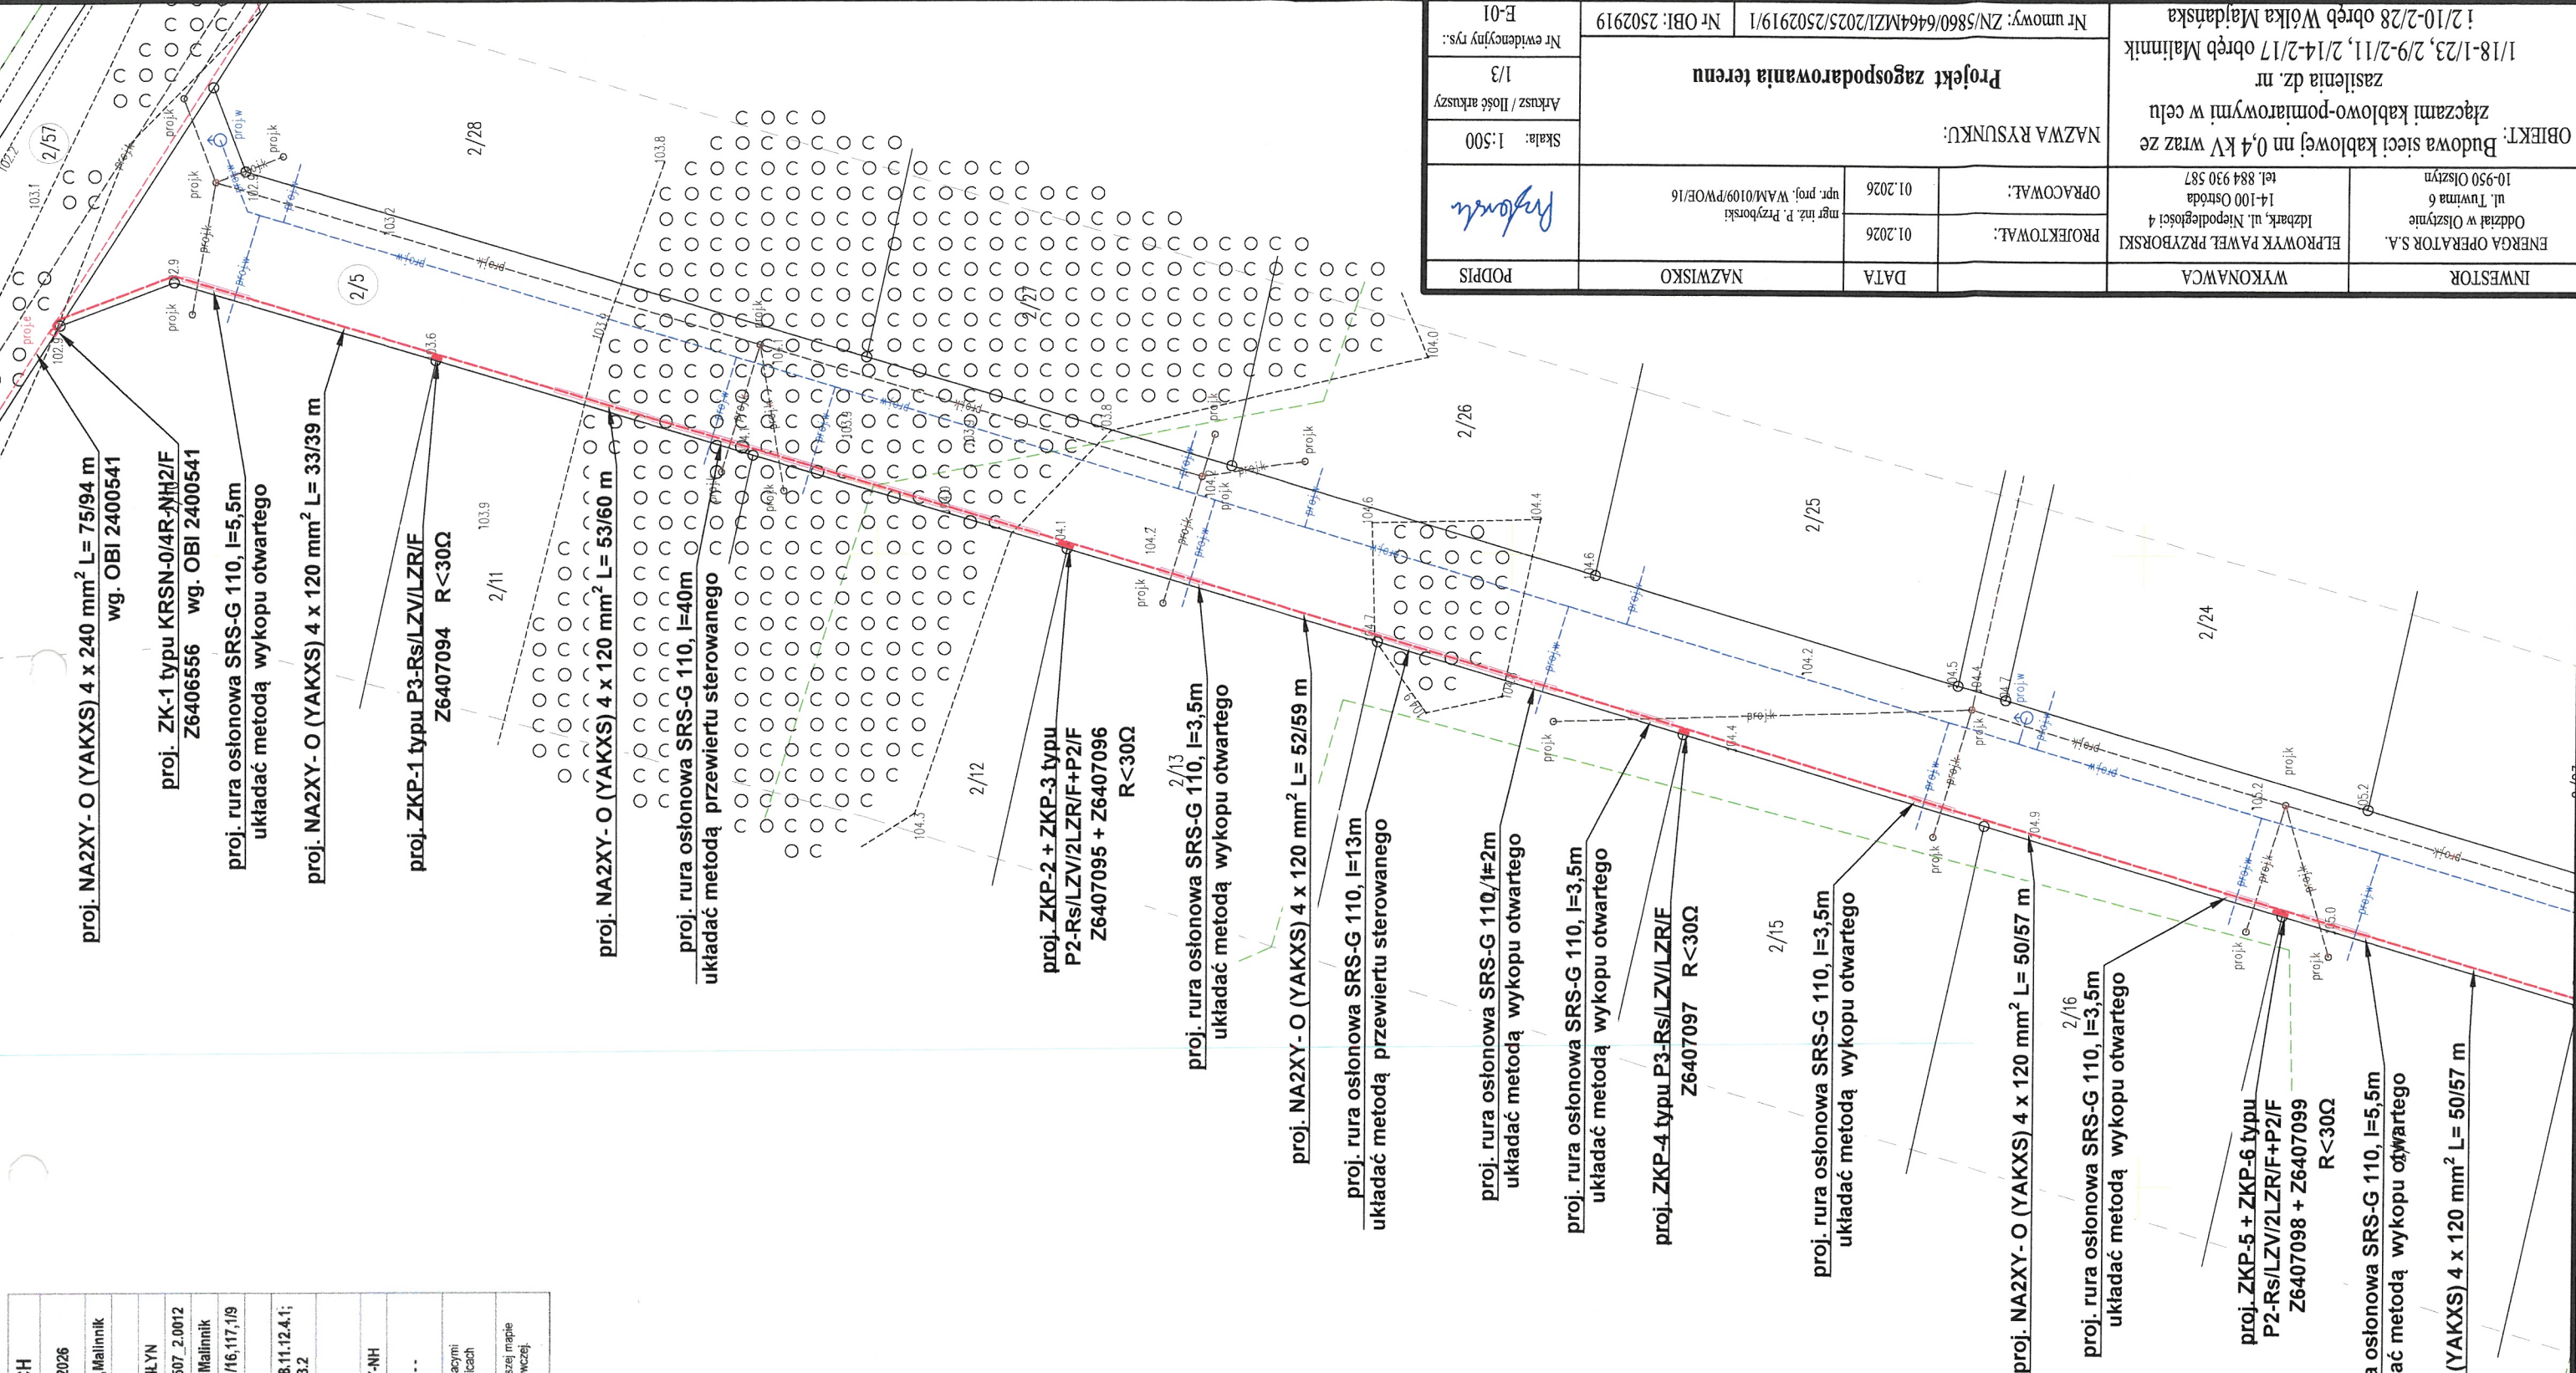

INWESTOR		ENERGA OPERATOR S.A. Oddział w Olsztynie ul. Twyma 6 10-950 Olsztyn		ELPROWYK PAWEŁ PRZYBORSKI Izbark, ul. Niepodległości 4 14-100 Ostroda tel. 884 930 587		OBIEKT: Budowa sieci kablowej nn 0,4 kV wraz ze złączami kablowo-pomiarowymi w celu zasilenia dz. nr 1/18-1/23, 2/9-2/11, 2/14-2/17 obręb Malinnik ! 2/10-2/28 obręb Wólka Majdarska			Nazwa rysunku: Projekt zagospodarowania terenu			Nr umowy: ZN/5860/6464MZI/2025/2502919/1		Nr OBI: 2502919	
WYKONAWCA												Arkusze / Ilość arkuszy		Skala: 1:500	
DATA		01.2026		01.2026		mgr inż. P. Przyborski upr. proj. WAM/0109/PWOE/16					Podpis		Nr ewidencyjny rys.: E-01		

MAPA DO CELÓW PROJEKTOWYCH			
Oznaczenie kancelaryjne Zgłoszenia prac geodezyjnej		GK.6640.718.2026	
Miejscowość		Wólka Majdańska, Malinnik	
Jednostka ewidencyjna	identyfikator	281507_2	
	nazwa	GMINA MIŁOMŁYŃ	
Obręb ewidencyjny	identyfikator	281507_2.0019; 281507_2.0012	
	nazwa	Wólka Majdańska, Malinnik	
Nr działki ewidencyjnej		2/5, 148, 118, 2/8, 116, 1/16, 117, 1/9	
skala		1:500	
sekcja		7.208.11.12.2.3; 7.208.11.12.4.1; 7.208.11.12.3.2	
Nazwa układu współrzędnych	Prostokątnych płaskich	2000/7	
	wysokości	PL-EVRF2007-NH	
Oznaczenie granic obszaru aktualizacji		-----	
Uwaga: Wykonanie niniejszej mapy nie było poprzedzone ustaleniami dotyczącymi ewentualnych służebności gruntowych obciążających grunty położone w granicach projektowanej inwestycji budowlanej.			
Uwaga: Nie wykluca się istnienia w terenie innych nie wykazanych na niniejszej mapie urządzeń podziemnych, które nie były zgłoszone do inwentaryzacji powojennej.			

OŚWIADCZENIE

Oświadczam, że treść mapy, na której wykonano niniejszy projekt, jest zgodna z treścią mapy do celów projektowych, poświadczonej przez wykonawcę prac geodezyjnych.


Opracowanej w wyniku pozytywnie zweryfikowanych prac geodezyjnych i kartograficznych, których rezultaty zawiera operat techniczny pozytywnie zweryfikowany.

Numer oraz data sporządzenia dokumentu zawierającego wynik pozytywnej weryfikacji Nr 1 z dnia 24.04.2026


Identyfikator zgłoszenia prac geodezyjnych GK.6640.718.2026

mgr inż. P. Przyborski
mgr inż. P. Przyborski
upr. proj. WAM/0109/PWOE/16


Usytuowanie złącza ZKP-7
typu P3-Rs/LZV/LZR/F
dz. nr 2/5

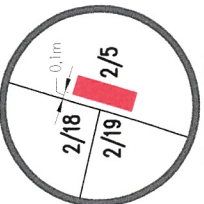


Usytuowanie złącza ZKP-8
typu KRSN-P2/2F-NH2/2R-NH00/F
dz. nr 2/5

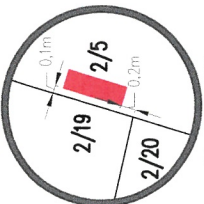

Usytuowanie złącza ZKP-9
typu P2-Rs/LZV/LZR/F
dz. nr 1/16

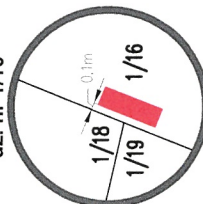

Usytuowanie złącza ZKP-10 + ZKP-11
typu KRSN-P2/2F-NH2/2R-NH00/F+P2/F
dz. nr 1/16

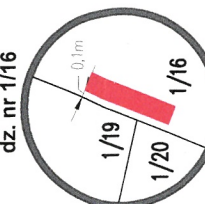

proj. rura osłonowa SRS-G 110, l=3,5m
układać metodą wykopu otwartego

proj. ZKP-5 + ZKP-6 typu
P2-Rs/LZV/LZR/F+P2/F
Z6407098 + Z6407099
R<30Q

proj. rura osłonowa SRS-G 110, l=5,5m
układać metodą wykopu otwartego

proj. NA2XY- O (YAKXS) 4 x 120 mm² L= 50/57 m

proj. rura osłonowa SRS-G 110, l=3,5m
układać metodą wykopu otwartego

proj. ZKP-7 typu P3-Rs/LZV/LZR/F
Z6407100 R<30Q

proj. NA2XY- O (YAKXS) 4 x 120 mm² L= 24/29 m

proj. rura osłonowa SRS-G 110, l=3,5m
układać metodą wykopu otwartego

proj. ZKP-8 typu KRSN-P2/2F-NH2/2R-NH00/F
Z6407101 R<30Q

proj. rura osłonowa SRS-G 110, l=7m
układać metodą wykopu otwartego

proj. rura osłonowa SRS-G 110, l=8m
układać metodą przewiertu sterowanego

proj. NA2XY- O (YAKXS) 4 x 120 mm² L= 59/66 m

proj. rura osłonowa SRS-G 110, l=5m
układać metodą wykopu otwartego

proj. ZKP-9 typu
P2-Rs/LZV/LZR/F
Z6407102 R<30Q

proj. rura osłonowa SRS-G 110, l=5m
układać metodą wykopu otwartego

proj. NA2XY- O (YAKXS) 4 x 120 mm² L= 32/38 m


proj. ZKP-10 + ZKP-11 typu
KRSN-P2/2F-NH2/2R-NH00/F +P2/F
Z6407103 + Z6407104 R<30Q


proj. NA2XY- O (YAKXS) 4 x 120 mm² L= 47/54 m

proj. NA2XY- O (YAKXS) 4 x 120 mm² L= 111/121 m

proj. rura osłonowa SRS-G 110, l=22m
układać metodą wykopu otwartego

INWESTOR	ENERGA OPERATOR S.A. Oddział w Olsztynie ul. Twmna 6 10-950 Olsztyn	ELPROWYK PAWEŁ PRZYSBORSKI Idzbark, ul. Niepodległości 4 14-100 Olsztyn tel. 884 930 587	OBJEKT: Budowa sieci kablowej nn 0,4 kV wraz ze złączami kablowo-pomiarowymi w celu zasilenia dz. nr 1/18-1/23, 2/9-2/11, 2/14-2/17 obręb Malinnik ! 2/10-2/28 obręb Wólka Majdańska			Nr umowy: ZN/5860/646MZ/2025/2502919/1 Nr OBI: 2502919					
WYKONAWCA	PROJEKTOWAŁ: 01.2026		OPRACOWAŁ: 01.2026		mgr inż. P. Przyborski upr. proj. WAM/0109/PWOE/16			Projekt zagospodarowania terenu	Arkusze / Ilość arkuszy 2/3	Skala: 1:500	Nr ewidencyjny rys.: E-01
	DATA		NAZWISKO		PODPIS						

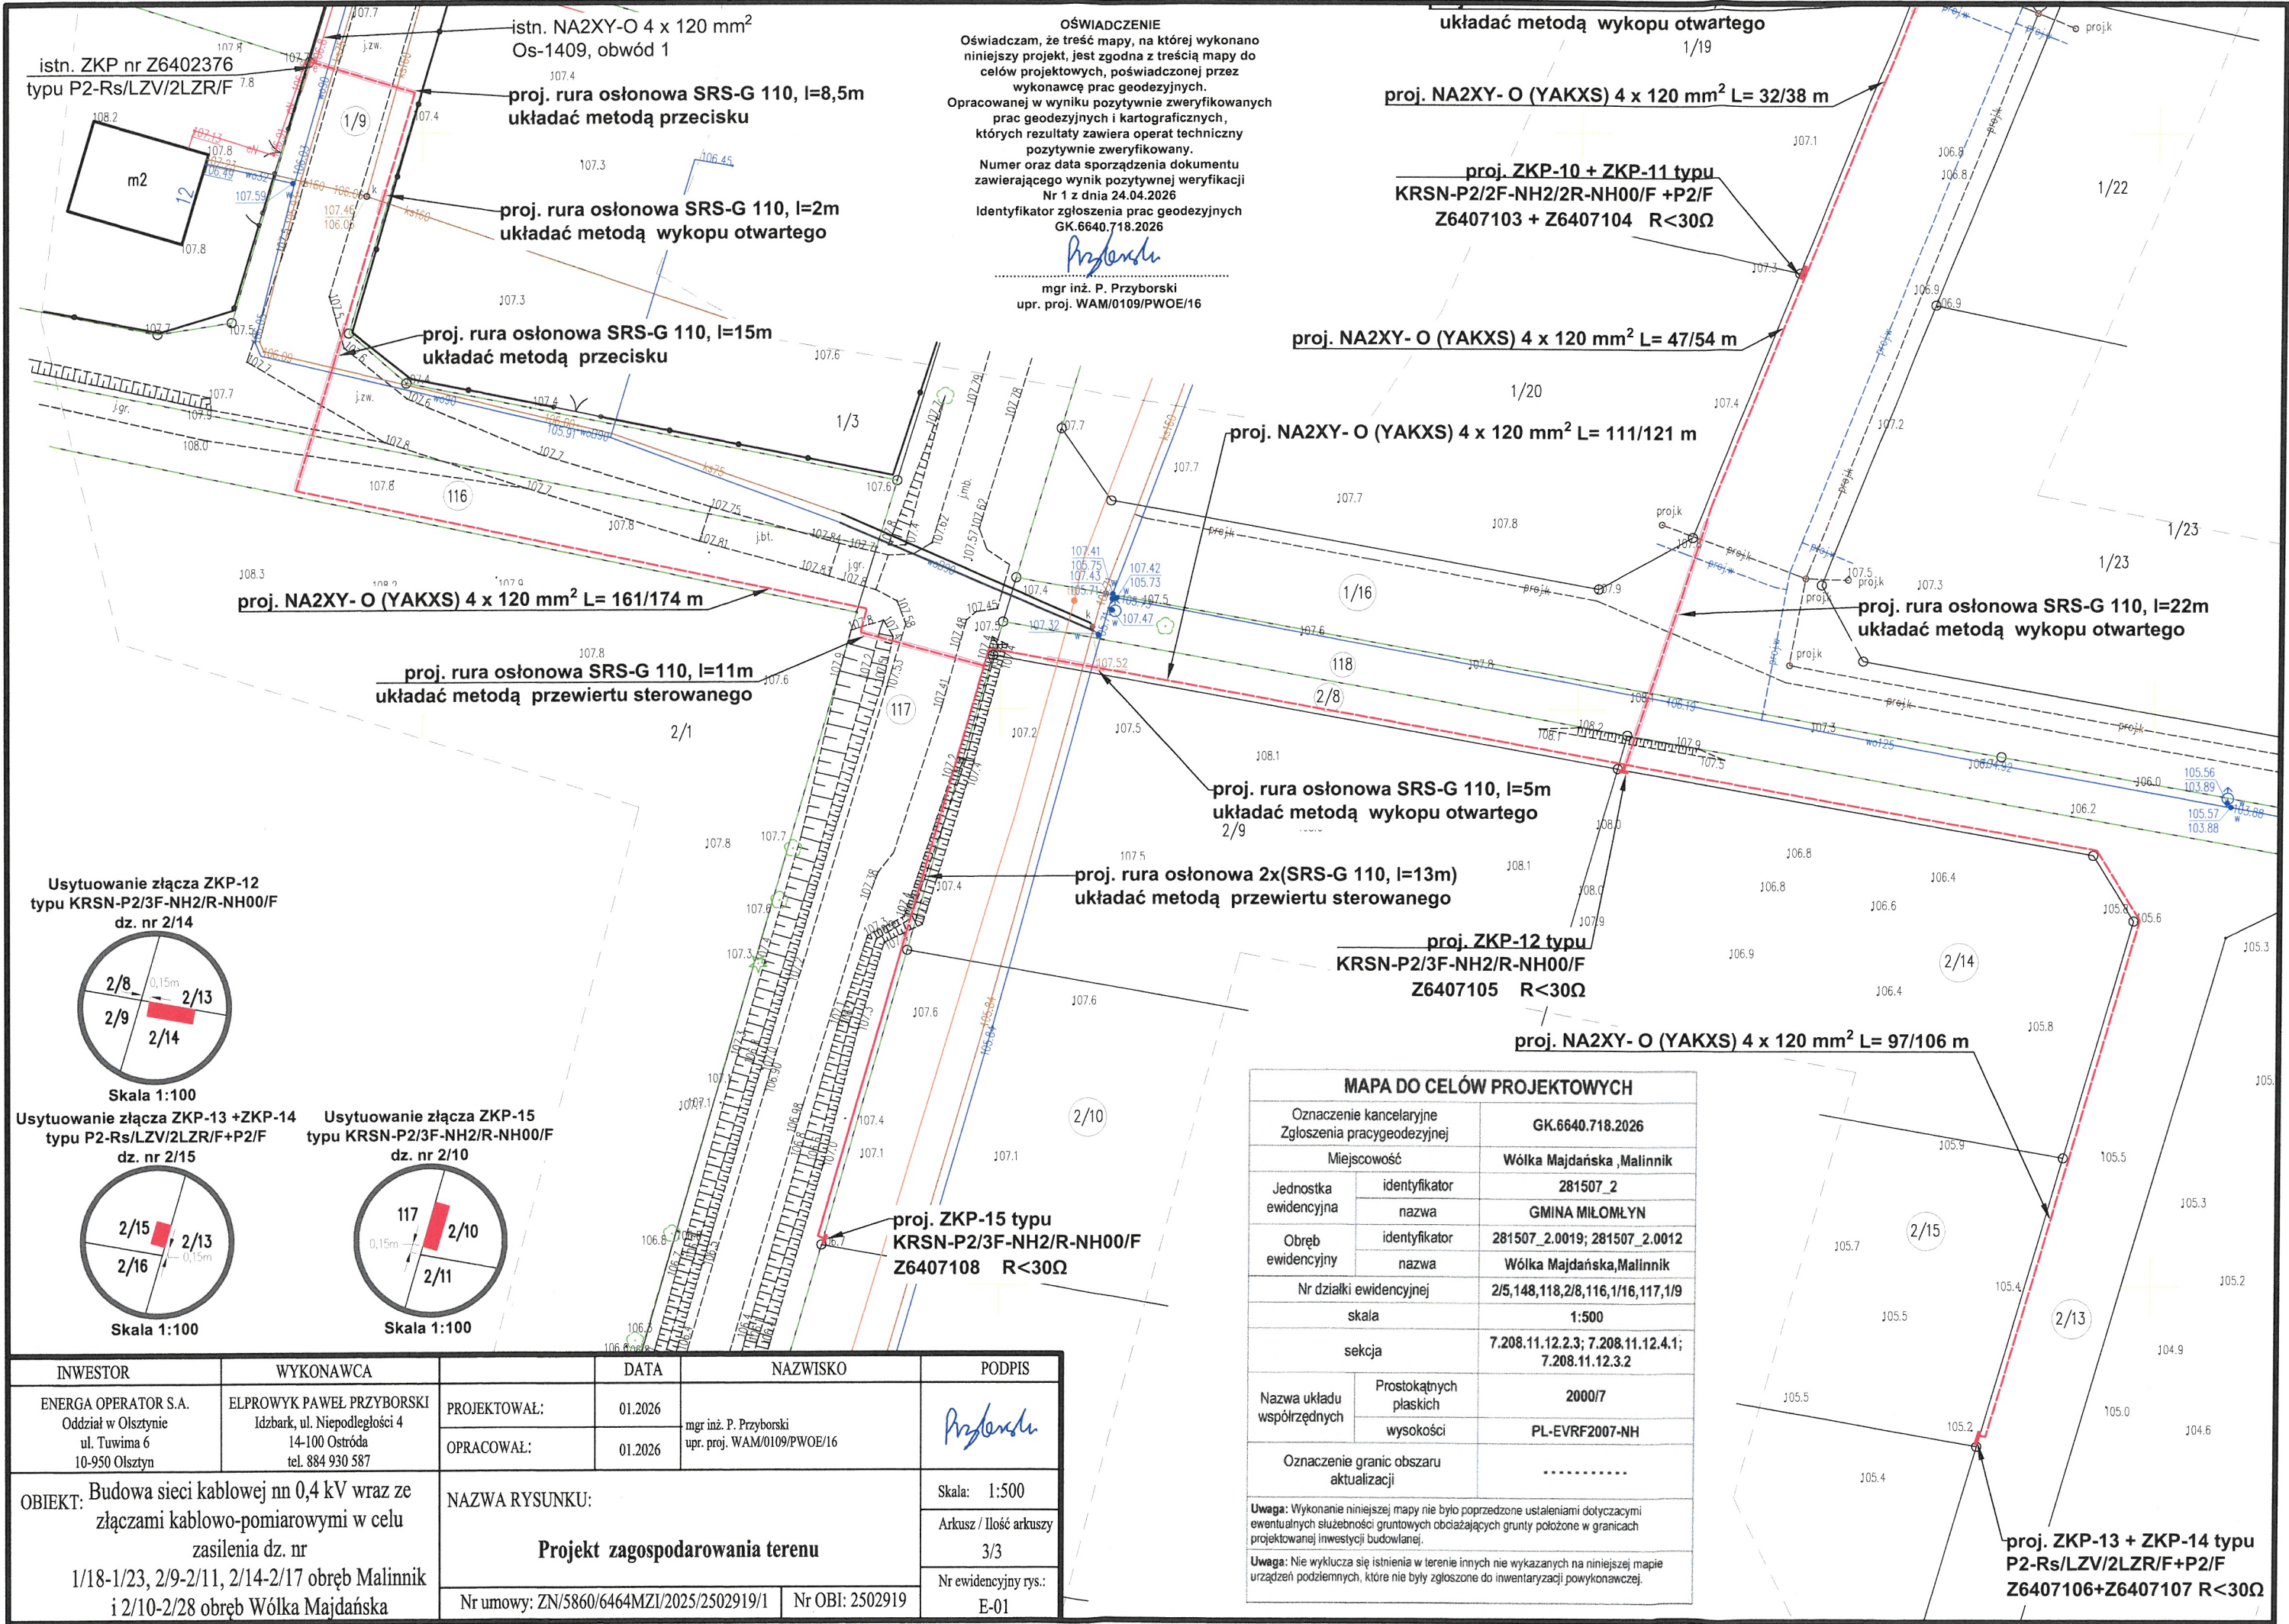

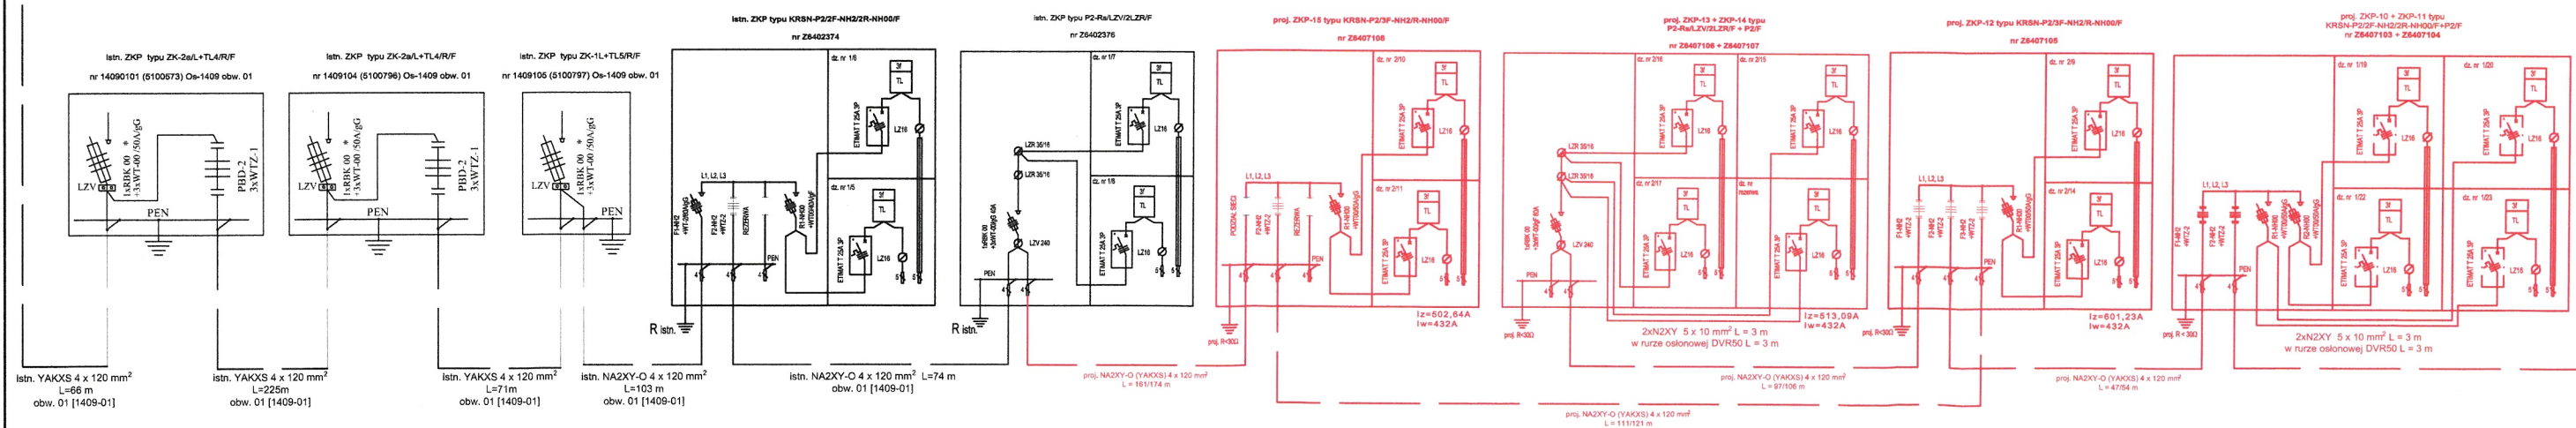

OBIEKT:
Budowa sieci kablowej nn 0,4 kV wraz ze złączami
kablowo-pomiarowymi w celu zasilania dz. nr
1/18-1/23, 2/9-2/11, 2/14-2/17 obręb Malinnik i
2/10-2/28 obręb Wólka Majdańska