

obwód nr 04

obwód nr 04

Z-04/2 - KRSN-00/4R-NH2/F

+P1-R5/LZV/F

Z-04/3 - P1-Rs/LZV/F

Z-04/4 - P1-R5/LZV/F

Z-04/5 - KRSN-00/4R-NH2/F

+P1-Rs/LZV/F

Z-04/6 - P1-Rs/LZV/F

Z-04/7 - P1-R5/LZV/F

Z-04/8 - P1-Rs/LZV/F

Z-04/9 - P1-R5/LZV/F

obwód nr 05

Z-05/1 - KRSN-P2/2F-NH2/R-NH00/F

Z-05/2 - P1-Rs/LZV/F

Z-05/3 - P1-Rs/LZV/F

Z-05/4 - P1-Rs/LZV/F

Z-05/5 - P1-Rs/LZV/F

Z-05/6 - P1-R5/L7V/F

4 0570 11 R37L2471

obwód nr 04

NA2XY 4x240, 98 m (Z-04/1 - Z-04/5)

NA2XY 4x240, 79 m (Z-04/5 - Z-04/2)

LACZNIĘ: 324 m


obwód nr 05

NA2XY 4x240, 211 m (stack) - Z-05/1)


NA2XY 4x240, 117 m (Z-05/1 - Z-05/6)

LĄCZNIE: 328 m

WYKAZ WSPÓŁRZĘDNYCH

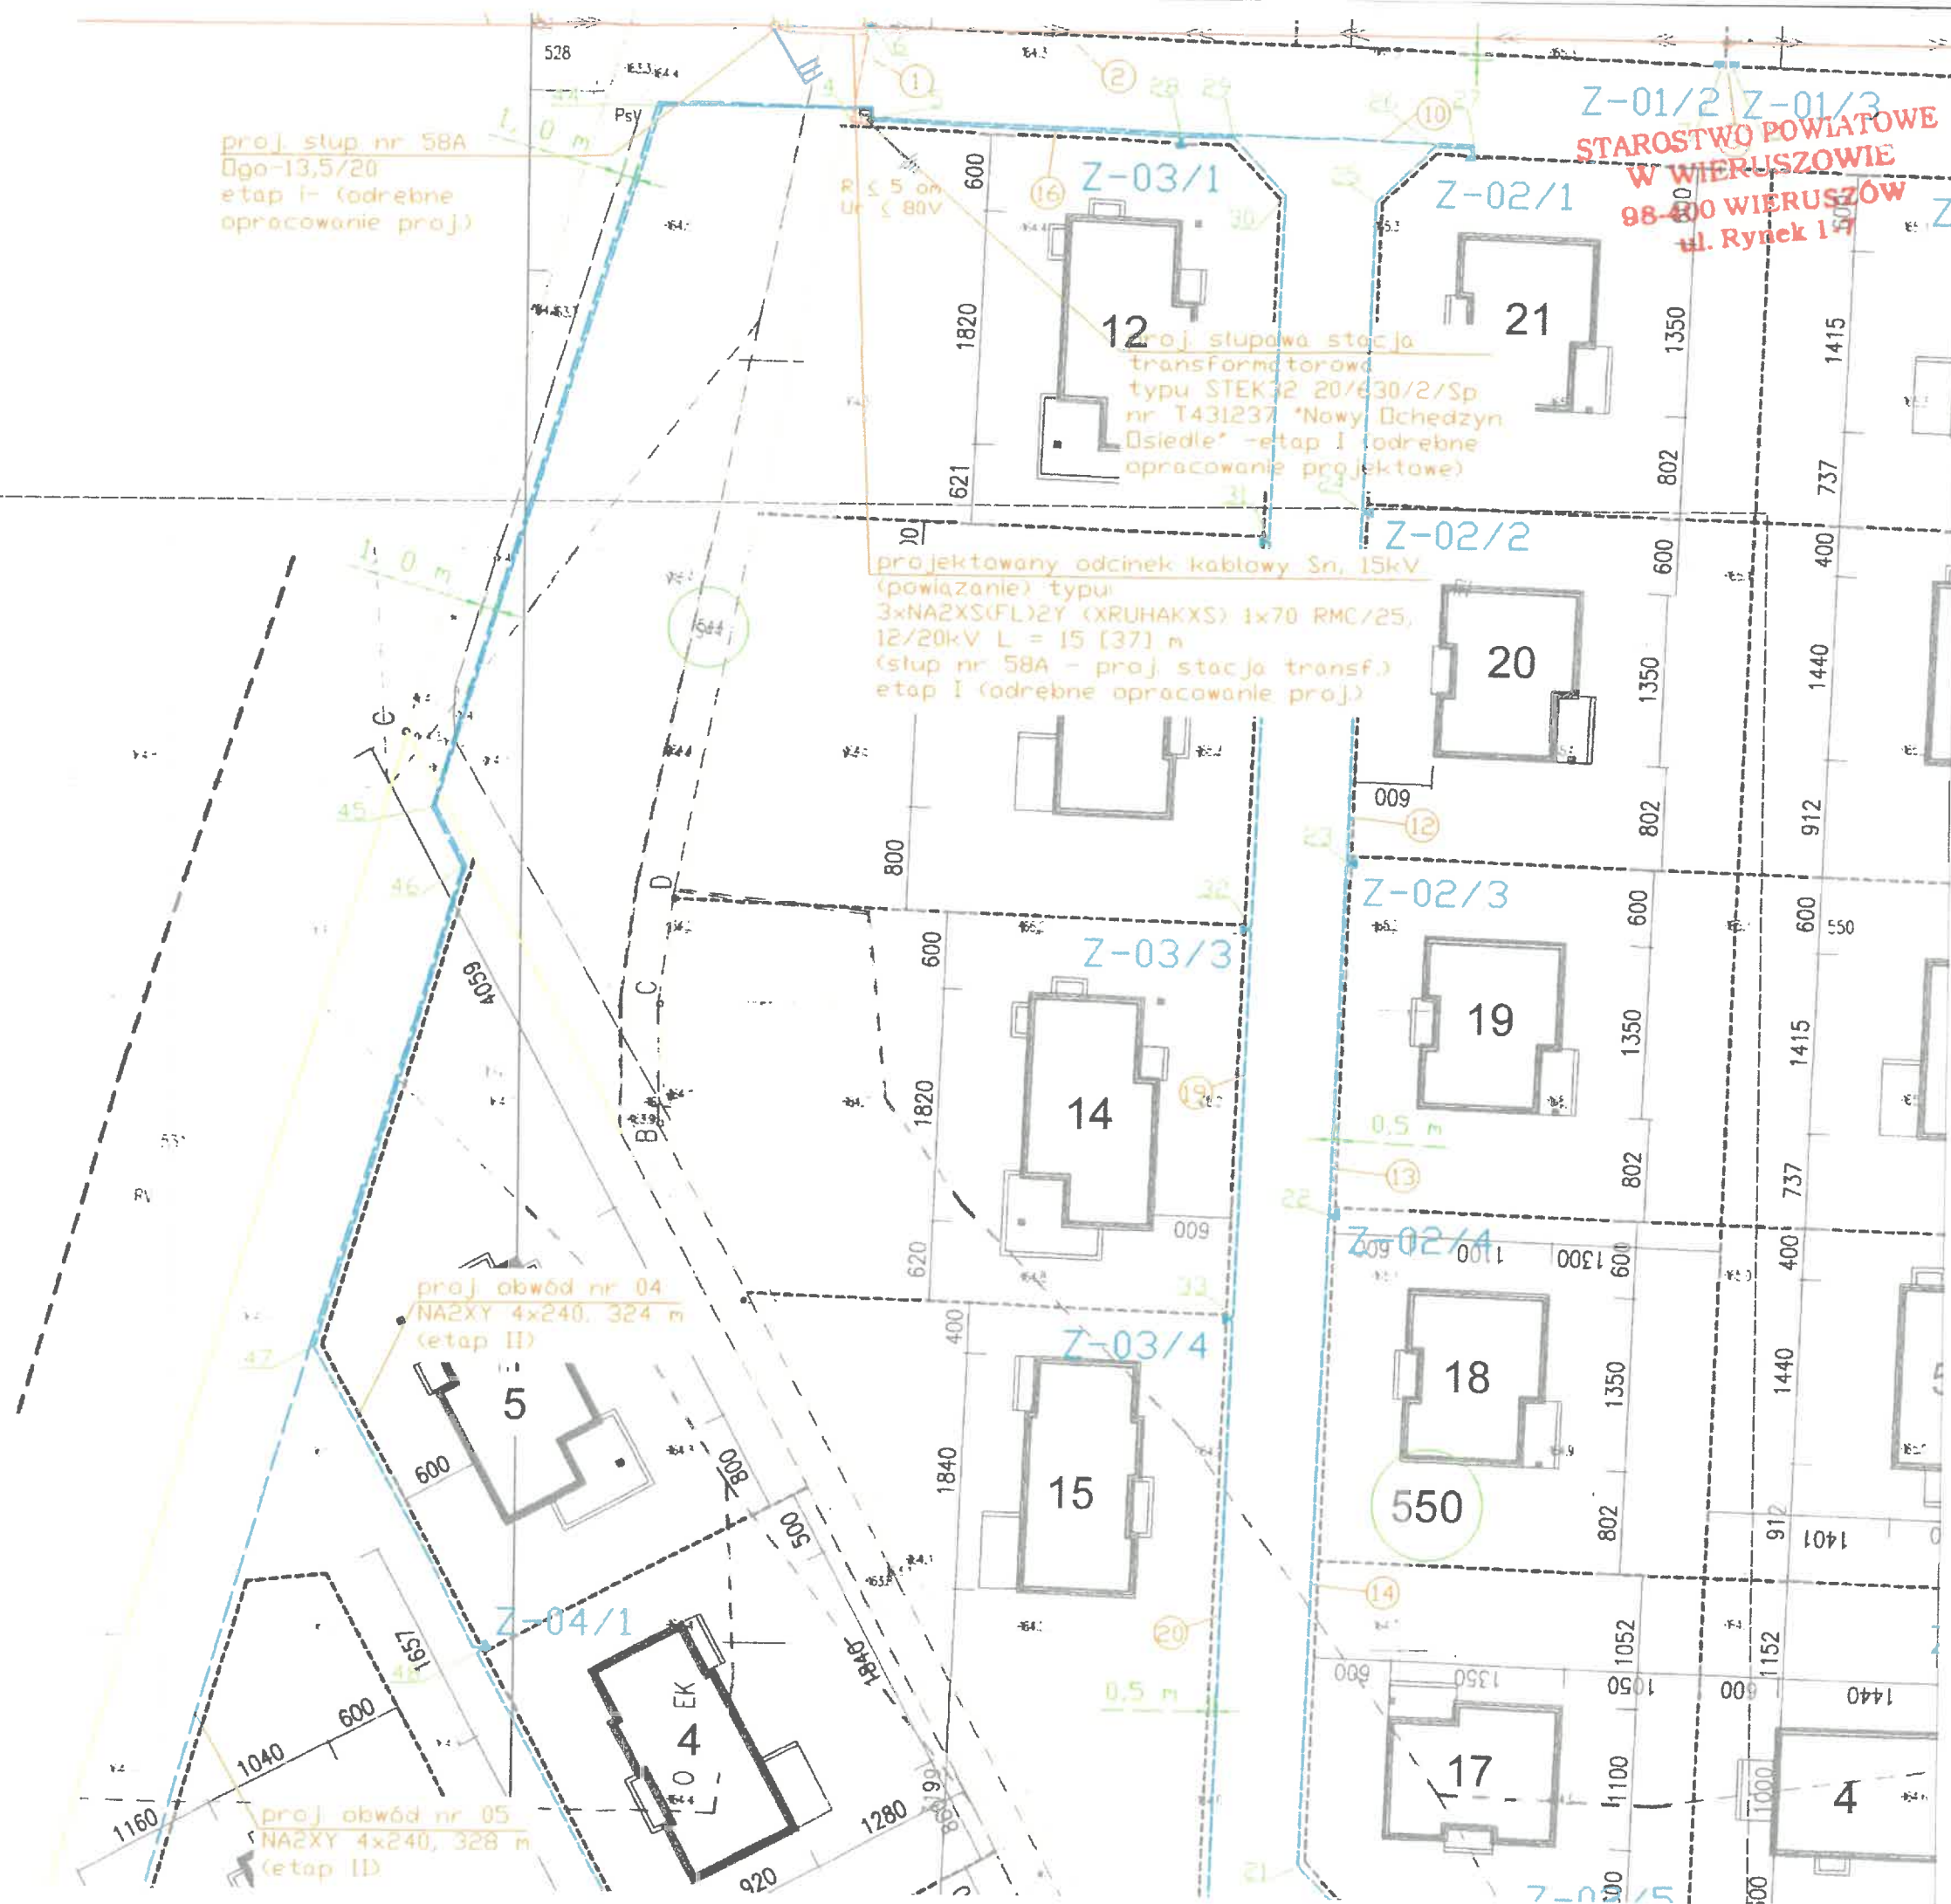

NR	X	Y
44	6516 390,9	5685 170,3
45	6516 374,1	5685 115,2
46	6516 376,5	5685 110,6
47	6516 365,3	5685 072,9
48	6516 378,1	5685 049,2
49	6516 393,5	5685 021,2
50	6516 408,7	5685 992,9
51	6516 422,0	5685 966,9
52	6516 421,6	5684 968,5
53	6516 419,8	5684 971,3
54	6516 413,8	5684 968,3
55	6516 413,2	5684 969,4
56	6516 400,3	5684 993,6
57	6516 387,3	5685 017,7
58	6516 339,4	5684 985,9
59	6516 348,6	5684 969,1
60	6516 360,6	5684 947,5
61	6516 354,4	5684 944,2
62	6516 352,0	5684 948,4
63	6516 352,6	5684 947,0
64	6516 364,4	5684 925,3
65	6516 363,2	5684 920,8
66	6516 354,0	5684 918,0
67	6516 340,5	5684 909,4

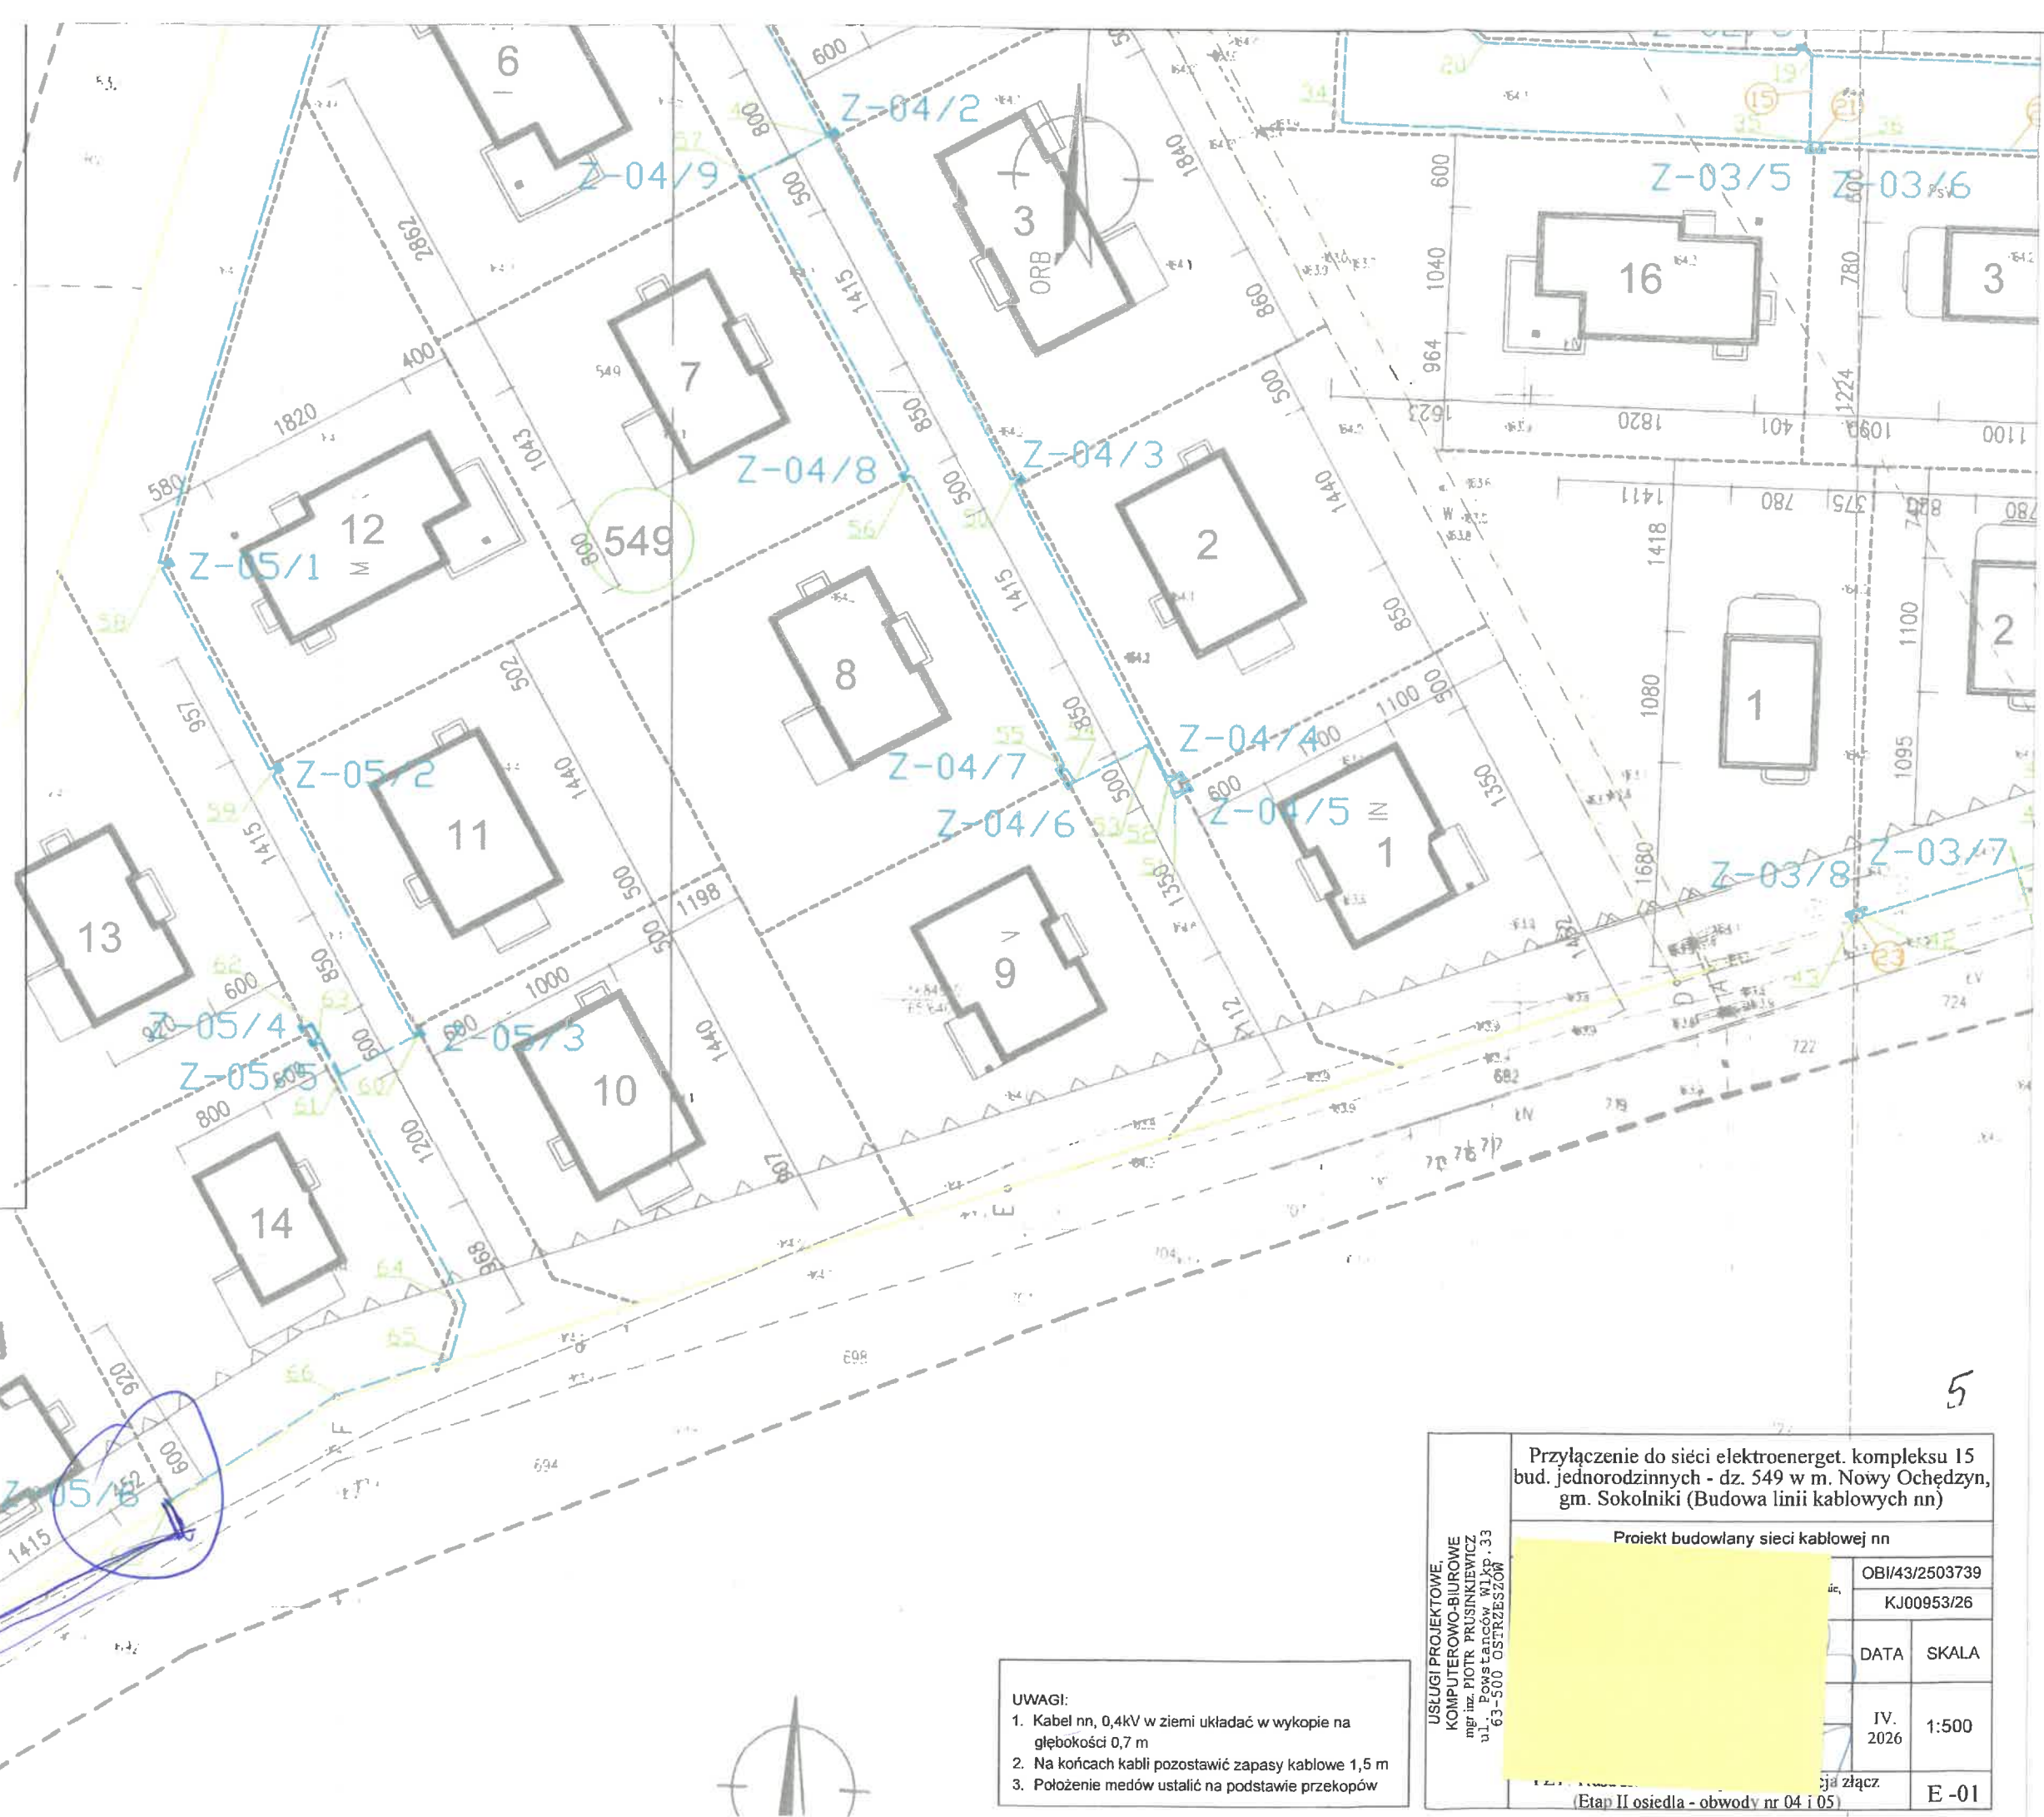

- UWAGI:
1. Kabel nn, 0,4kV w ziemi układać w wykopie na głębokości 0,7 m
 2. Na końcach kabli pozostawić zapasy kablowe 1,5 m
 3. Położenie medów ustalić na podstawie przekopów

Przyłączenie do sieci elektroenerget. kompleksu 15 bud. jednorodzinnych - dz. 549 w m. Nowy Ochędzyn, gm. Sokolniki (Budowa linii kablowych nn)

Projekt budowlany sieci kablowej nn

USŁUGI PROJEKTOWE,
KOMPUTEROWO-BIUROWE
mgr inż. PIOTR PRUSINKIEWICZ
ul. Powstańców Włp. 33
63-500 OSTRZESZÓW

OBI/43/2503739

KJ00953/26

DATA SKALA

IV. 2026 1:500

(Etap II osiedla - obwody nr 04 i 05) E-01

1431237-05

350 km

05/6

549
prigofa
q. adkbrap
639
600
2
oneave

*Koncepcja Zagospodarowania Terenu
(sporządzona na mapie zasadniczej)
Skala 1:1000
Godło mapy: 6.153.23.23.1*

Legenda:




- teren objęty wnioskiem

542

542

6

1 5685 016,3
2 5684 970,5
6 5684 967,7
5 5684 963,9
0 5684 957,5
0 5684 957,0
9 5685 170,3
1 5685 115,2
5 5685 110,6
3 5685 072,9
1 5685 049,2
5 5685 021,2
7 5685 992,9
0 5685 966,9
6 5684 968,5
8 5684 971,3
8 5684 968,3
2 5684 969,4
3 5684 993,6
3 5685 017,7
4 5684 985,9
6 5684 969,1
6 5684 947,5
4 5684 944,2
0 5684 948,4
6 5684 947,0
4 5684 925,3

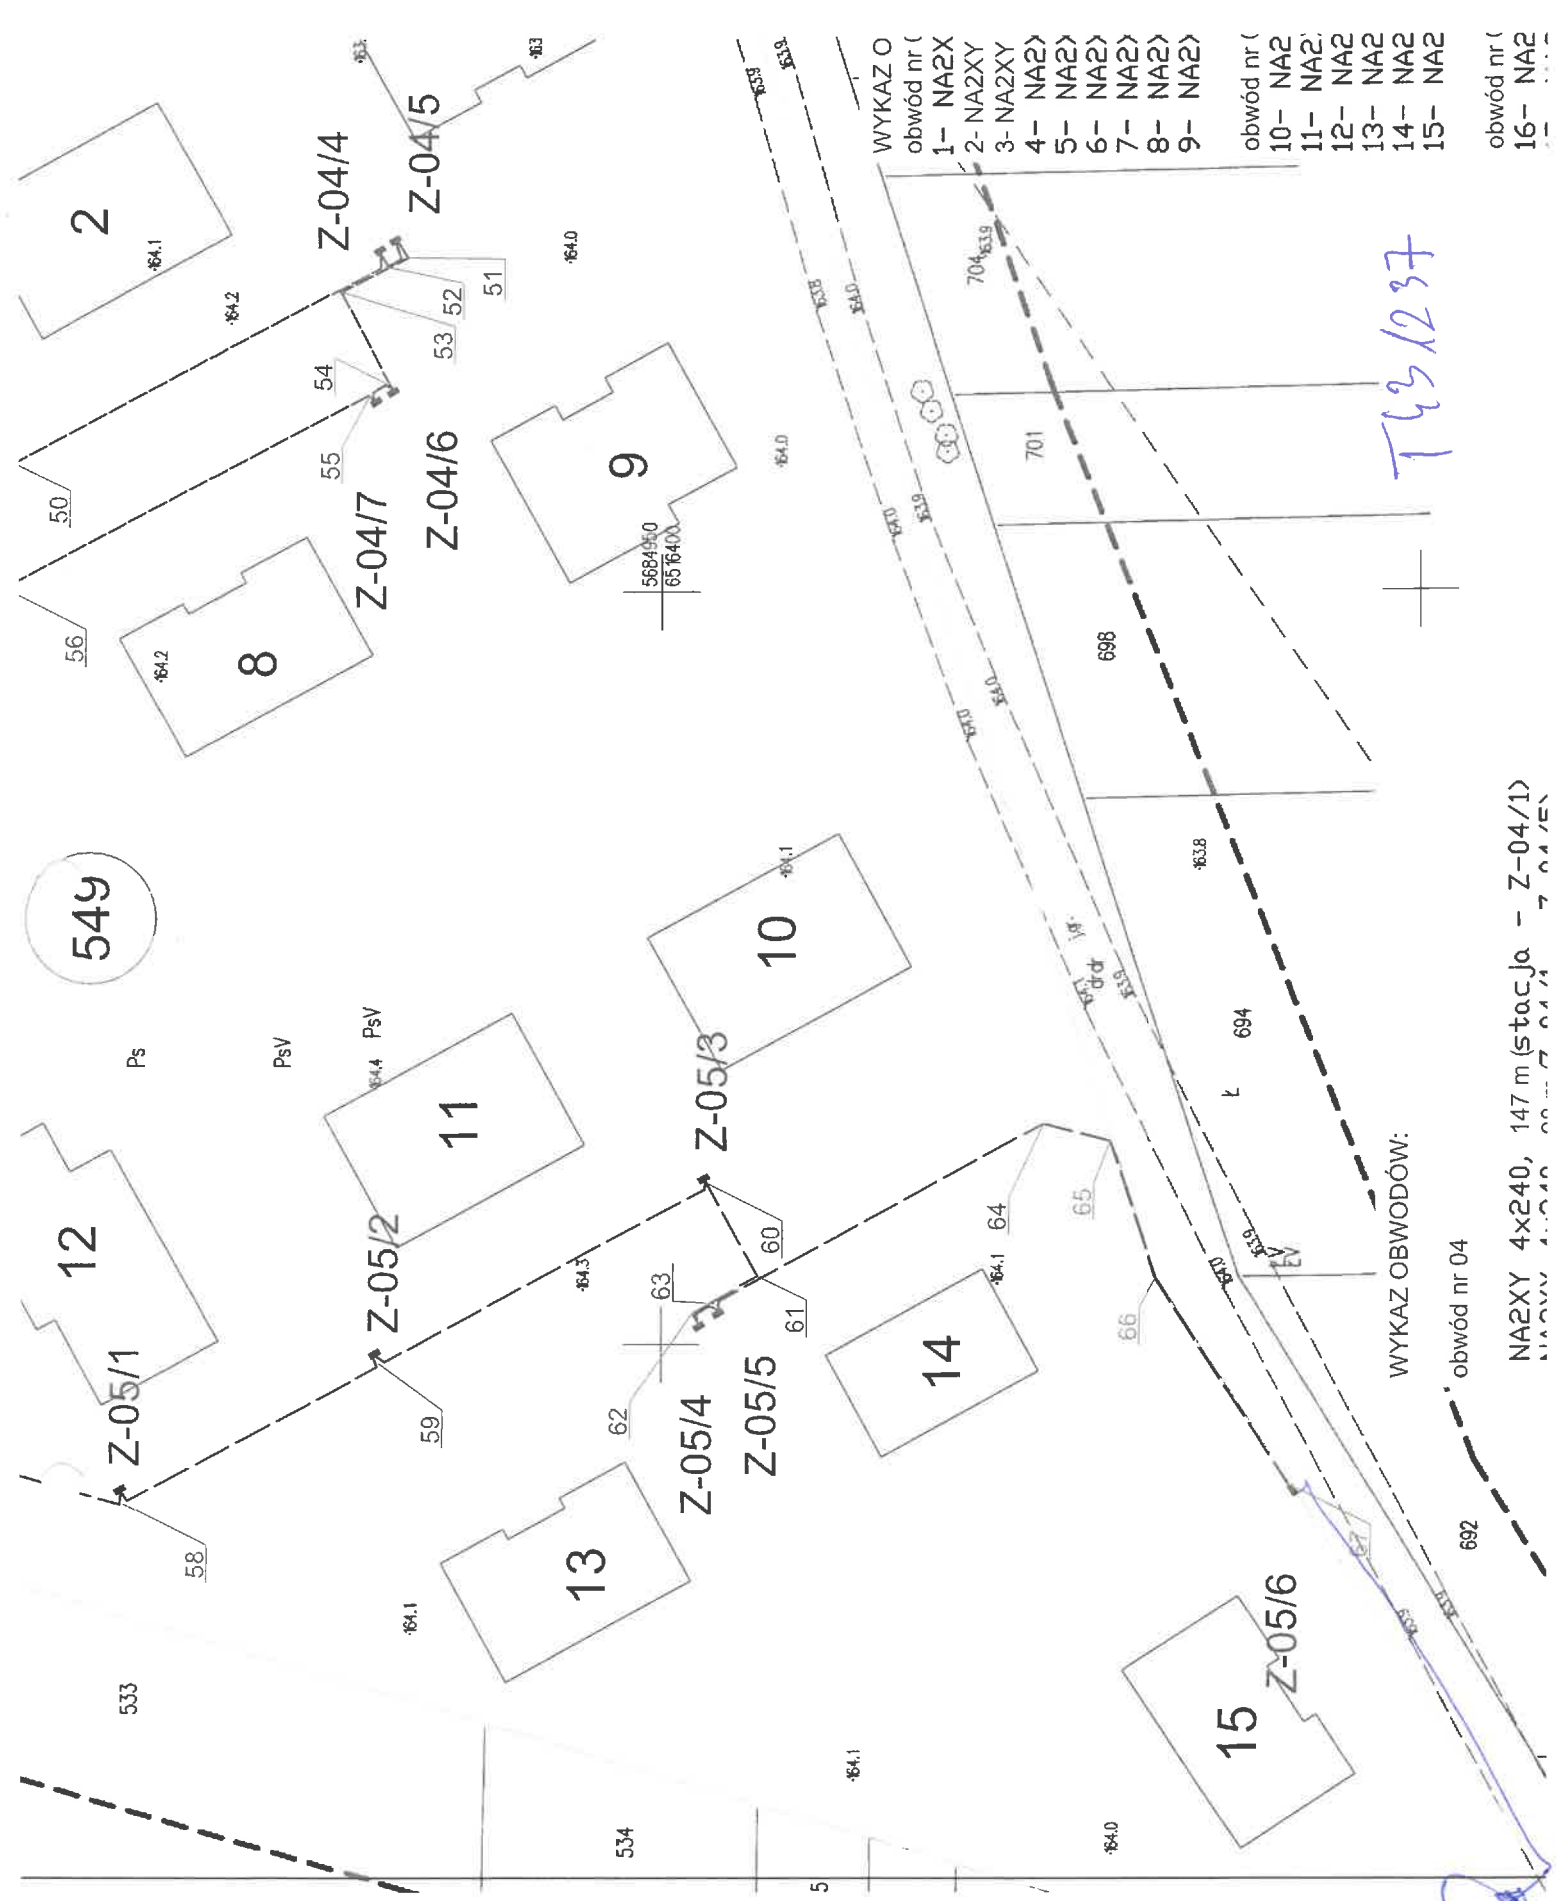

WYKAZ OBWODÓW:

obwód nr 04

NA2XY 4x240, 147 m (stacja - Z-04/1)

NA2XY 4x240, 147 m (stacja - Z-04/1)

WYKAZ O

obwód nr (

1- NA2X

2- NA2XY

3- NA2XY

4- NA2>

5- NA2>

6- NA2>

7- NA2>

8- NA2>

9- NA2>

obwód nr (

10- NA2

11- NA2>

12- NA2

13- NA2

14- NA2

15- NA2

obwód nr (

16- NA2

17- NA2

18- NA2

69- NA2