

MAPA DO CELÓW PROJEKTOWYCH


Projektowane obiekty budowlane -narada koordynacyjna		
UWAGA: Nie wyklucza się istnienia w terenie innych przewodów, o których brak informacji wynikających z zaszciości historycznych lub niedopełnienia przepisów do inwentaryzacji Usługa Prawo Geodezyjne i Kartograficzne z 17.05.1989r. (Dz. U. z 2020r., poz. 276, 284, 782, 1066 z późn. zm.)		
Oznaczenie kancelaryjne zgłoszenia pracy geodezyjnej	GN-0.6640.1187.2021	
Sekcja mapy sył -wys. 1:1000	6.154.23.10.4	
Miejscowość	RYBKA	
Numer działek ewidencyjnych	DZ. 66	
Województwo	ŁÓDZKIE	
Powiat	WIERUSZÓW	
Jednostka ewidencyjna	Identyfikator	101803_2
	Nazwa	GALEWICE
Obwód ewidencyjny	Identyfikator	101803_2.0017
	Nazwa	RYBKA
Skala mapy	1:500	
Nazwa układu współrzędnych	Prostokątnych płaskich	PL - 2000 (strefa 6)
	Wysokości	PL - KRON86 - NH
Oznaczenie granic obszaru, który był przedmiotem aktualizacji.	-----	
Opracowane geodezyjnie linie rozgraniczające tereny o różnym przeznaczeniu, linie zabudowy oraz osie ulic, dróg itp., jeżeli zostały ustalone w MPZP lub decyzji o ustaleniu warunków zabudowy i zagospodarowania terenu.	-	
Oznaczenie i informacje o służebnościach gruntowych mających wpływ na zagospodarowanie gruntów, zlokalizowanych w granicach projektowanej inwestycji.	-	
Oznaczenie i symbol konturu użytku gruntowego, który nie jest ujawniony w bazie danych EGB	-	
Granice działek wg ewidencji gruntów.		
Stan aktualny na dzień	18.10.2021	Wykonawca: USŁUGI GEODEZYJNE inż. Łukasz Jasiak ul. Wrocławska 5, 98 - 400 Wieruszów tel. 660 752 947 NIP 9970103165 REGON 361551772
Data sporządzenia mapy	25.10.2021	
Kierownik pracy:	GEODETA UPRAWNIONY inż. Łukasz Jasiak NR UPB. 23342	
Szkic lokalizacji Skala 1:50000		

ZA ZGODNOŚĆ
Z ORYGINAŁEM


inż. Aleksandra M. Walaszek
Uprawniony projektant nr ewid. 85/DOŚ/04
projektowania i kierowania robotami budowlanymi
ograniczonego zakresu w specjalności architektoniczno-budowlanej
8-400 Wieruszów, ul. Pogodna 2B
tel. 62 78 42 271. 604 538 297

Projekt zagospodarowania terenu

Inwestor	ENERGA - OPERATOR S.A. ODDZIAŁ W KALISZU AL. WOLNOŚCI 8, 62 - 800 KALISZ
Obiekt	Rybka, dz. nr 66
OBI	OBI/43/2502541
Zasilanie	Stacja 30982 obw 01
Temat	Projekt przyłącza kablowego do zasilania budynku mieszkalnego na dz. nr 66 w m. Rybka
Projektant	inż. Czesław Wróblewski nr uprawnień 121/77 UW Katowice
Asystent Projektanta	Robert Dubas
Data	01.2026
Skala	1:500
rys. nr	1

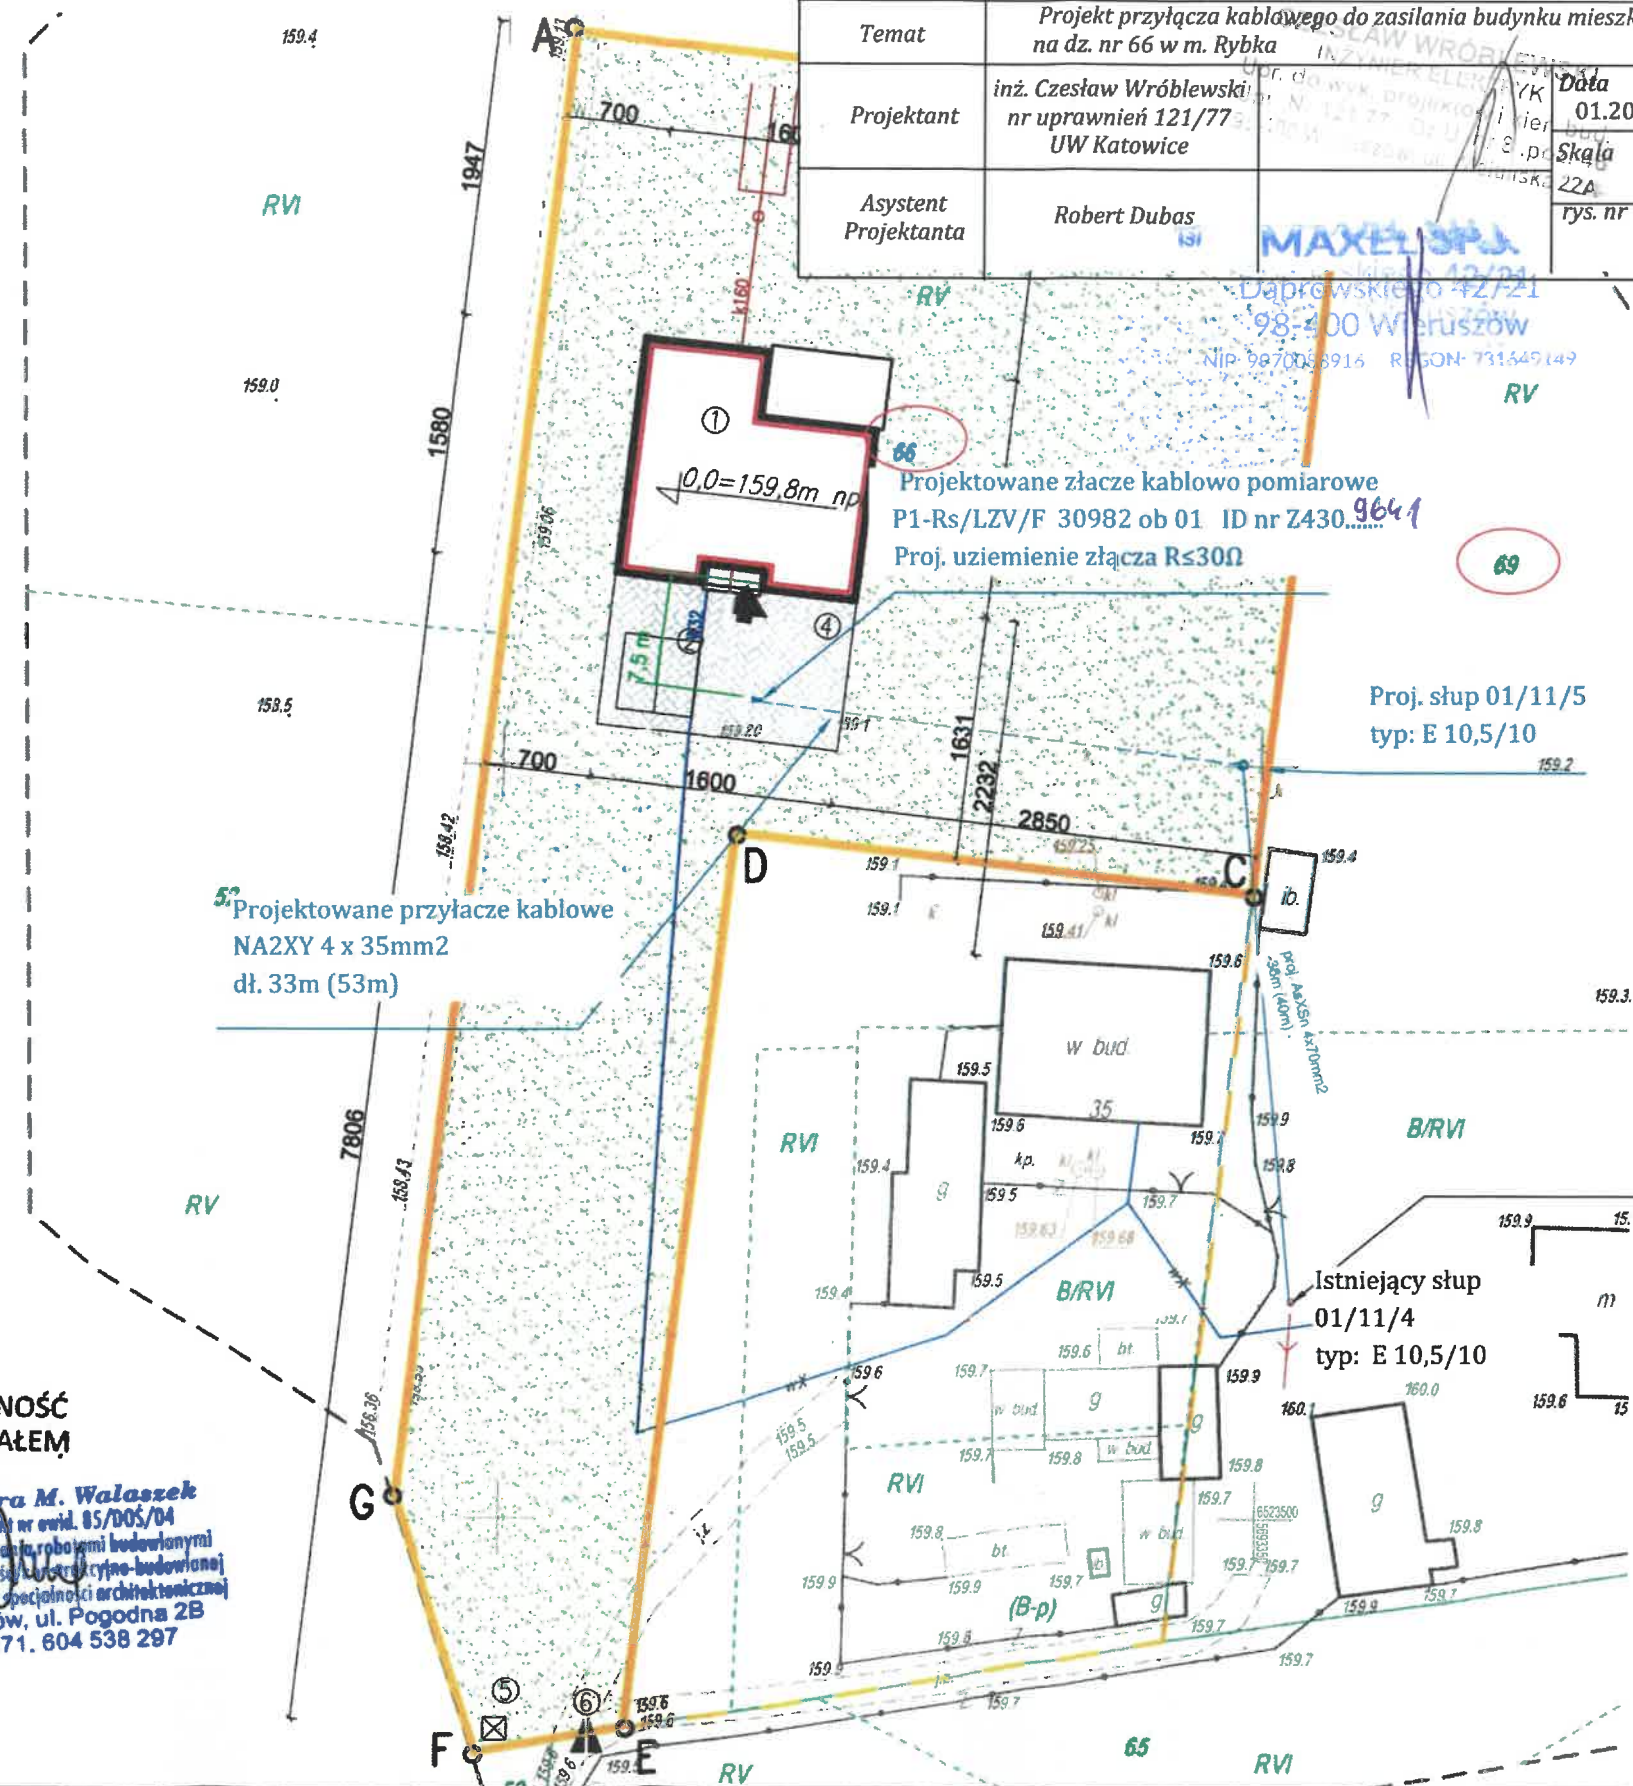


36. Schematy jednokreskowe

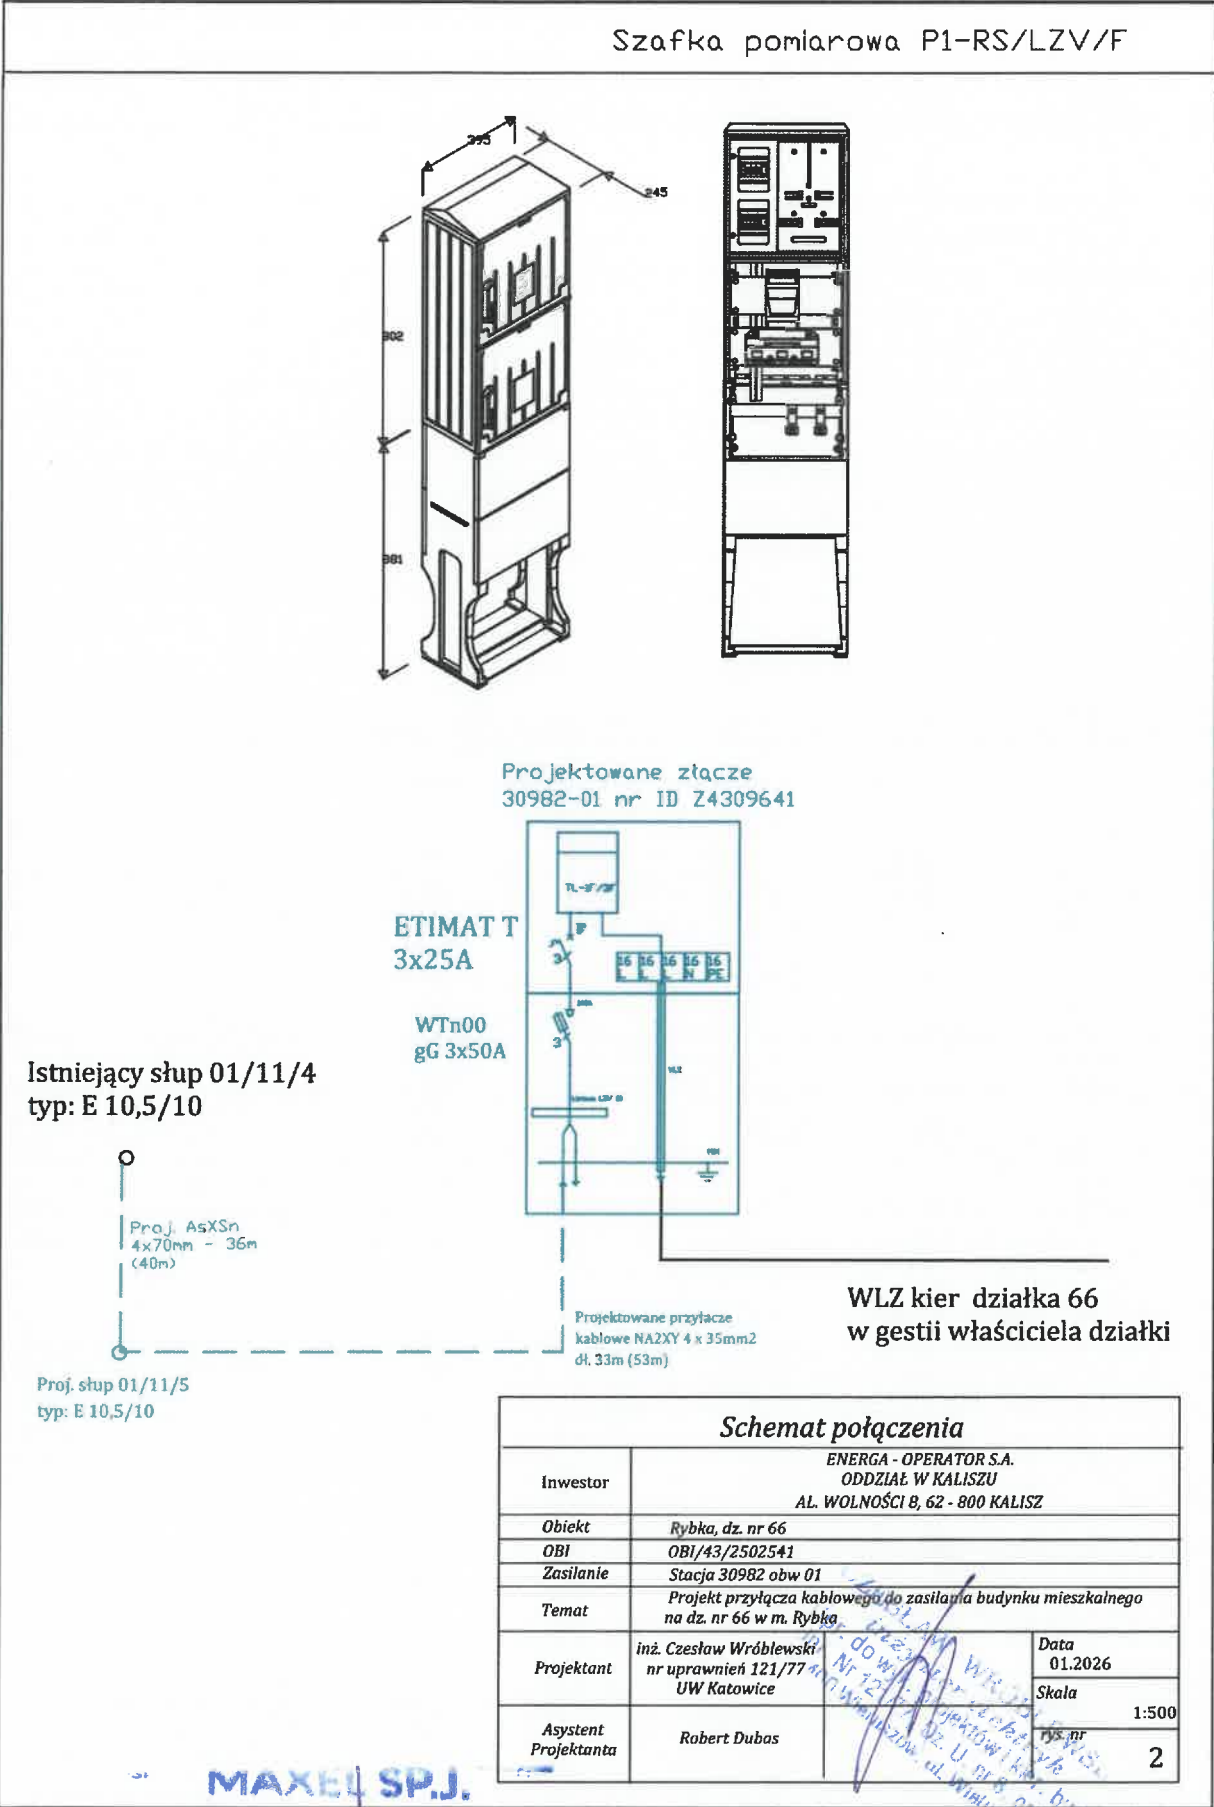

proj. słup 01/11/5
E 10,5/10

istn. słup 01/11/4
E 10,5/10

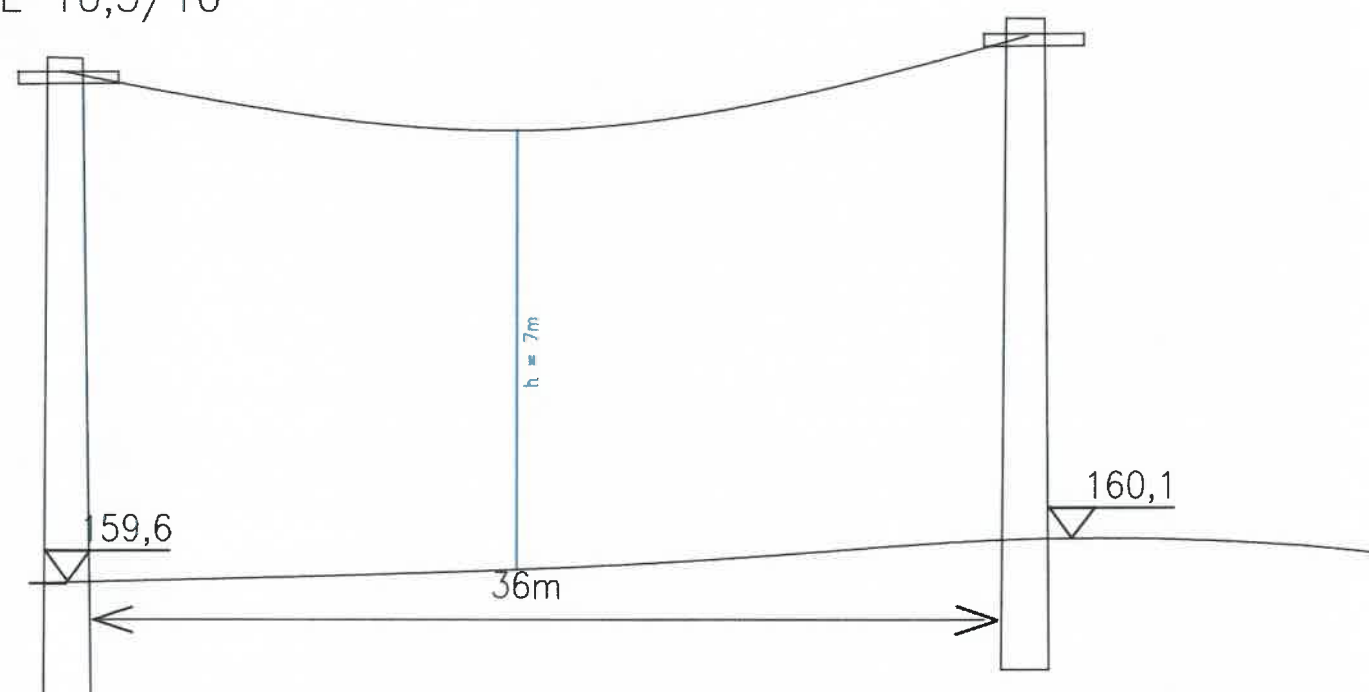

MAXEL SP.J.
Dąbrowskiego 42/21
98-400 Wieruszów
NIP: 9970088916 REGON: 1431649149