


Szczegół lokalizacji szafki

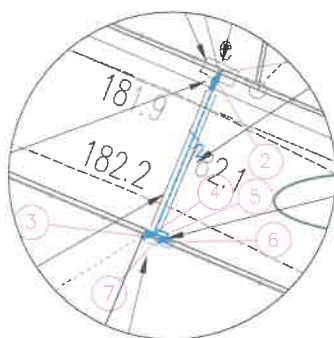

LEGENDA:

- Projektowany kabel nn-0,4kV zgodnie z opisem
--- Projektowana wolnostojąca rozdzielnica szafowa + szafka pomiarowa KRSN-00/4R-NH2/F + P1-Rs/LZV/F nr Z4309867 współpracująca z projektowanym uziomem z taśmy i prętów stalowych ocynkowanych R $\leq$ 30 Ω
--- Projektowana mufa przelotowa nn-0,4kV
--- Istniejąca linia kablowa nn-0,4kV NA2XY 4x120mm² kier. Z4304168 wyciąć z szafki pomiarowej Z4300595 i zmufować

UWAGI:

- Stosować się do uwag zawartych w uzgodnieniach branżowych, decyzjach i opinii Narady Koordynacyjnej.
- Projektowany kabel układać zgodnie z N SEP-E 004, oraz Standardami Energa Operator SA na głębokości 1,0m pod drogą gminną, 0,7m w pozostałych miejscach.
- W miejscu skrzyżowania z istniejącą infrastrukturą wykop ręczny.
- Projektowaną szafkę pomiarową nn-0,4kV uziemić za pomocą uziomu, R $\leq$ 30 Ω .
- Na końcach kabli pozostawić zapas o długości 1m
- W miejscu skrzyżowania projektowanych urządzeń z kablem telekomunikacyjnym, kabel chronić rurą osłonową dwudzielną typu A110 PS na całej długości skrzyżowania z dodaniem 0,5m z obu stron.

Za zgodność z oryginałem
podkładu mapowego
PROJEKTANT

mgr inż. Bartosz Michalski

Współrzędne geodezyjne

Lp	X	Y
1	5681829.78	6475942.81
2	5681829.55	6475942.72
3	5681825.03	6475940.89
4	5681825.25	6475941.07
5	5681825.13	6475941.33
6	5681824.89	6475941.28
7	5681825.10	6475941.13

5681850.00
6475900.00

5681800.00
6476000.00

MAPA DO CELÓW PROJEKTOWYCH

Oznaczenie kancelaryjne zgłoszenia pracy geodezyjnej		GK.6640.587.2026 ks rob. 053/2026
Województwo		dolnośląskie
Powiat		oleśnicki
Gmina		Syców
Jednostka ewidencyjna	Identyfikator nazwa	021407_5 Syców - obszar wiejski
Obwód ewidencyjny	Identyfikator nazwa	0007 Stradomia Wierchnia
Nr działki		wg zakresu
Skala mapy		1:500
Godło mapy		6.152.17.20.2.2
Nazwa układu współrzędnych	Prostokątnych płaskich	„2000” - 18
	Układu wysokości	PL-EVRF2007-NH
Oznaczenie granic obszaru który był przedmiotem aktualizacji		_____
Informacje o służebnościach gruntowych mających wpływ na zagospodarowanie gruntów zlokalizowanych w granicach projektowanej inwestycji		Nie sprawdzano
Data opracowania mapy		30.03.2026r.
KATARZYNA DEMBNA-ŁĘBSKA nazwa/ imię i nazwisko wykonawcy		GEODETA Krzysztof Dembny Upr. zaw. nr 14345 w zakresie 1:2 14345.....
KRZYSZTOF DEMBNY imię i nazwisko geodety uprawnionego, który opracował mapę		
		14345..... nr uprawnień i podpis geodety

Wykonawca prac
geodezyjnych

Usługi Geodezyjne
Dembny Krzysztof
ul.21-go Stycznia 21
63-500 Ostrzeszów

Identyfikator zgłoszenia prac
geodezyjnych

GK.6640.587.2026

Numer oraz data sporządzenia
dokumentu zawierającego
wynik pozytywnej weryfikacji

Protokół weryfikacji nr 1
z dnia 09.04.2026r.



Oświadczam, że niniejszy dokument został opracowany
w wyniku prac geodezyjnych i kartograficznych, których
rezultaty zawiera operat techniczny, który uzyskał
pozytywną weryfikację.

USŁUGI GEODEZYJNE
Krzysztof Dembny



63-500 Ostrzeszów 21 stycznia nr 21
tel. 605 080 074
REGON 259192490 NIP 514-000-53-50

GEODETA
Krzysztof Dembny
Upr. zaw. nr 14345
(podpis geodety uprawnionego)




PRACOWNIA PROJEKTOWA OMEGA BARTOSZ MICHALSKI	Pracownia Projektowa Omega Bartosz Michalski 63-400 Wysocko Wielkie ul. Leśna 4 NIP: 622-264-22-97 REGON: 302-778-800 e-mail: pracownia.omega@gmail.com tel.: 693-598-940 Projektowanie i doradztwo techniczne w zakresie sieci i instalacji elektrycznych	Zlecenie: KW01253/26 Numer warunków: P/25/056-554 OBI: 43/2502/553 Stacja / obwód: T431545 / 2 Data: 06.2026 Skala: 1:500 Nr rys.: E-01
Zadanie: Zasilanie w energię elektryczną domu rekreacji indywidualnej na działce 384/2 w miejscowości Stradomia Wierchnia gm. Syców	Nazwa zamierzenia budowlanego: Przebudowa i budowa elektroenergetycznej linii kablowej nn-0,4kV wraz z budową szafki pomiarowej nn-0,4kV, rozdzielnic szafowej nn-0,4kV	Rysunek: Projekt zagospodarowania terenu
Projektant: mgr inż. Bartosz Michalski Uprawnienia budowlane do projektowania bez ograniczeń w specjalności instalacyjnej w zakresie sieci, instalacji i urządzeń elektrycznych i elektroenergetycznych nr ewid.: WKP/0208/POOE/18; nr wpisu do CROPIB: 4027/18/U/C	Opracował: mgr inż. Łukasz Fengler	

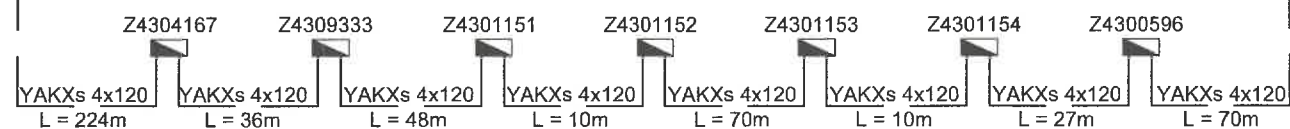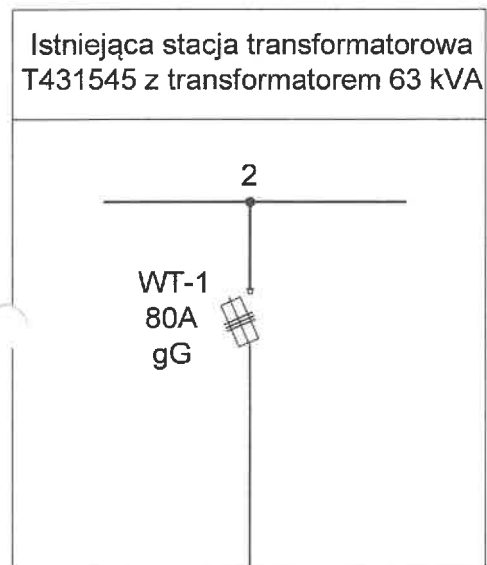

Istn. P1-Rs/LZV/F
Z4300595

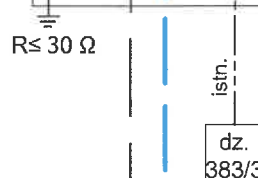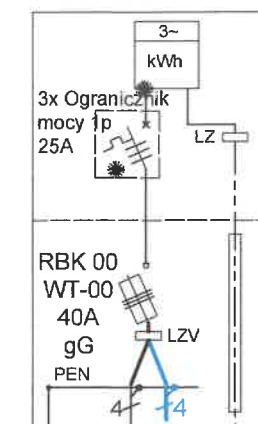


Proj. KRSN00/4R-NH2/F
+ P1-Rs/LZV/F nr Z4309867
T431545 / 02

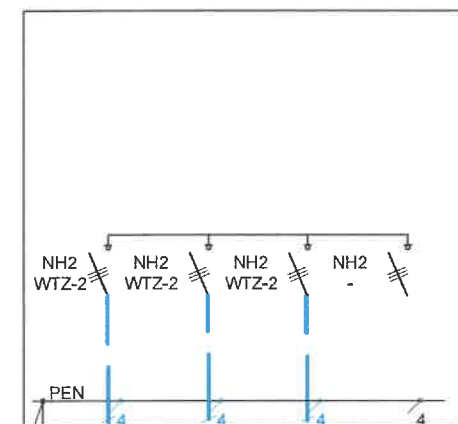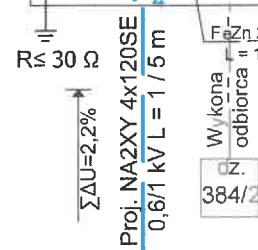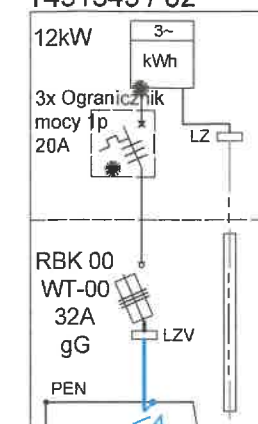

proj. mufa przelotowa nn-0,4kV
SMHSV4 95-240
istn. kabel nn-0,4kV typu YAKXS 4x120mm² wycofać z szafki
nr Z4300595 na dz. 383/3 zmurować z projektowanym kablem nn-0,4kV
typu NA2XY 4x120mm² i wprowadzić do proj. szafki pomiarowej
P1-Rs/LZV/F na dz. 384/3 stacja T431545 / 02

Istn. KRSN00/4R-NH2/F nr Z4304168
podział sieci 431545/02 ; 431545/03

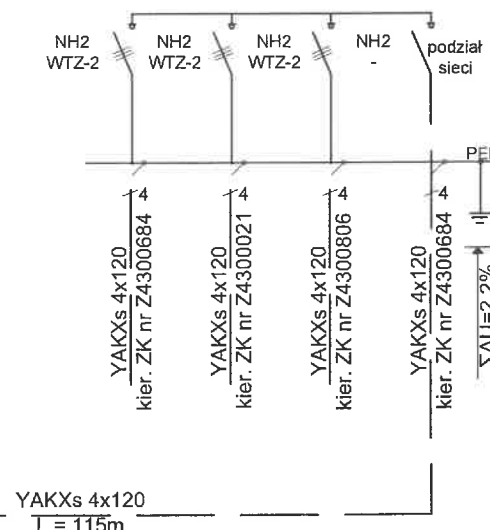

LEGENDA:

- Istn. kable elektroenergetyczne
- ▬ Istn. wolnostojące szafki pomiarowe i rozdzielnice szafowe

UWAGI:

- Dla szafki pomiarowej przewidziano uziom z taśmy i prętów stalowych ocynkowanych o $R \leq 30 \Omega$.
- Liczniki energii elektrycznej, zabezpieczenia przedlicznikowe oraz inne elementy instalacji przedlicznikowej znajdujące się w szafkach pomiarowych, w części dostępnej dla odbiorców należy zaplombować.
- W szafkach sąsiadujących z projektowanymi należy zaktualizować opisy, schematy i opaski kablowe.

PRACOWNIA PROJEKTOWA OMEGA BARTOSZ MICHAŁSKI		Pracownia Projektowa Omega Bartosz Michałski 63-400 Wysoko Wielkie ul. Leśna 4 NIP: 622-264-22-97 REGON: 302-778-800 e-mail: pracownia.omega@gmail.com tel.: 693-598-940 Projektowanie i doradztwo techniczne w zakresie sieci i instalacji elektrycznych	Zlecenie: KW01253/2/6 Numer warunków: P/25/056554 OBI: 43/2502553 Stacja / obwód: T431545 / 2
Zadanie: Zasilanie w energię elektryczną domu rekreacji indywidualnej na działce 384/2 w miejscowości Stradomia Wierchnia gm. Syców		Data: 06.2026 Skala: -	
Nazwa zamierzenia budowlanego: Przebudowa i budowa elektroenergetycznej linii kablowej nn-0,4kV wraz z budową szafki pomiarowej nn-0,4kV, rozdzielnic szafowej nn-0,4kV		Nr rys.: E-02	
Rysunek: Schemat ideowy zasilania		Projektant: mgr inż. Bartosz Michałski Uprawnienia budowlane do projektowania bez ograniczeń w specjalności instalacyjnej w zakresie sieci, instalacji i urządzeń elektrycznych i elektroenergetycznych nr ewid.: WKP/0208/POOE/18; nr wpisu do CROPUB: 4027/18/U/C	
Opracował: mgr inż. Łukasz Fengler		Oprócz: mgr inż. Łukasz Fengler	