


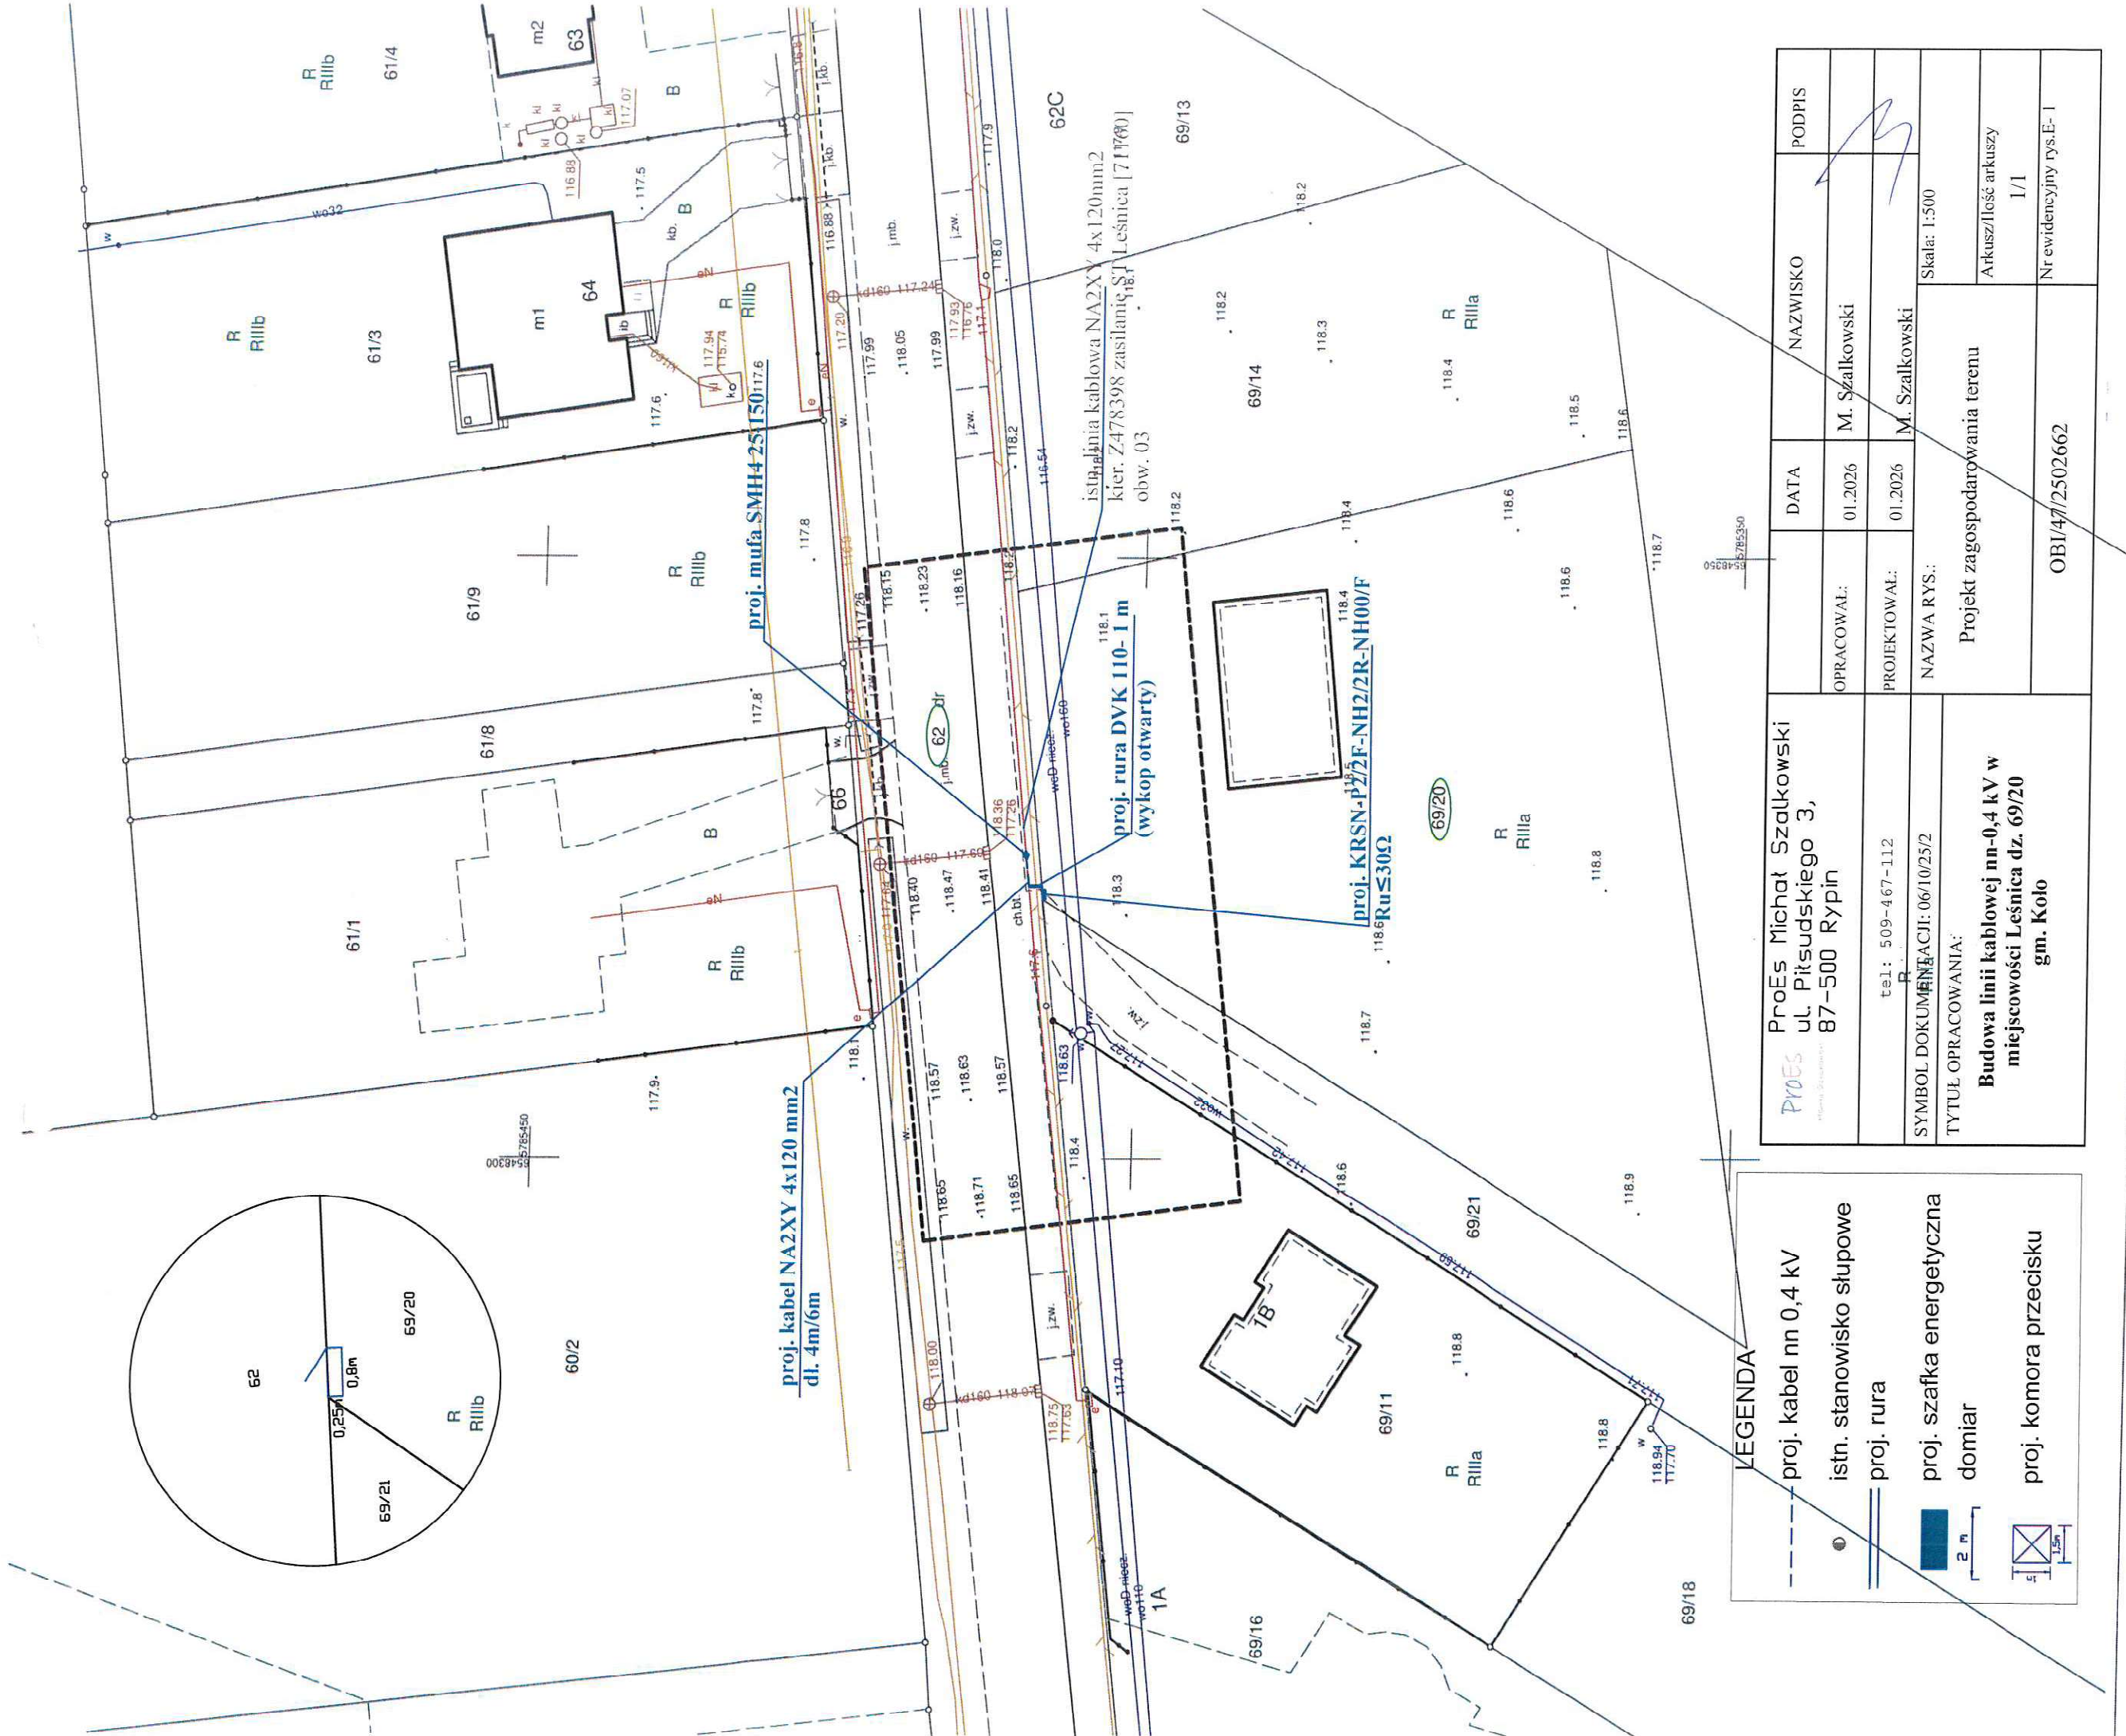

LEGENDA

- proj. kabel nn 0,4 kV
- istn. stanowisko słupowe
- proj. rura
- proj. szafka energetyczna
- domiar
- proj. komora przecisku

ProEs Michał Szalkowski ul. Piłsudskiego 3, 87-500 Rypin tel: 509-467-112 SYMBOL DOKUMENTACJI: 06/10/25/2 TYTUŁ OPRACOWANIA: Budowa linii kablowej nn-0,4 kV w miejscowości Leśnica dz. 69/20 gm. Koło		DATA	NAZWISKO	PODPIS 	
	OPRACOWAŁ:	01.2026	M. Szalkowski		
	PROJEKTOWAŁ:	01.2026	M. Szalkowski		
	NAZWA RYS.:	Skala: 1:500			
	Projekt zagospodarowania terenu			Arkusz/Ilość arkuszy	
				1/1	
	OBI/47/2502662			Nr ewidencyjny rys.E- 1	

1. Układ współrzędnych prostokątnych płaskich - 2000 południk 18
2. Układ wysokościowy - PL-EVRF2007-NH

Powiat: Kolski
Jedn. ewidencyjna: 300907_2 - Gmina Koło
Obręb: 0014, Leśnica
IZPG: GK.6640.1736.2025

Sporządził:

1. Usługi Geodezyjne GEO-JARD
Jarosław Stanisławski
Zalesie 4, 62-660 Dąbie
tel. 663 181 098
2. GEODETA UPRAWNIONY
mgr inż. Jarosław Stanisławski
nr upr. zawod. 22231

GEODETA UPRAWNIONY
mgr inż. Jarosław Stanisławski
nr upr. zawod. 22231

Podpis jest prawidłowy
Dokument podpisany przez
Jarosław Stanisławski
Data: 2025.10.08 08:45:03 CEST

Mapa do celów projektowych
skala 1:500


UWAGA:

Nie wyklucza się istnienia w terenie innych przewodów o których brak informacji wynika z zasobności historycznych lub niedopełnienia przepisów zgłoszenia do inwentaryzacji (Ustawa Prawo Geodezyjne i Kartograficzne Dz.U.30/1989, poz.163).


Oznaczenie granic obszaru, który był przedmiotem aktualizacji: -----

Poświadczam że niniejszy dokument został opracowany w wyniku prac geodezyjnych i kartograficznych, których rezultaty zawiera operat techniczny pozytywnie zweryfikowany. Jednocześnie informuję, że jestem świadomy odpowiedzialności karnej za złożenie fałszywego oświadczenia.					
Identyfikator zgłoszenia prac geodezyjnych	Organ służby geodezyjnej, który otrzymał zgłoszenie	GK.6640.1736.2025	Starosta Kolski		
Wykonawca prac geodezyjnych	Usługi Geodezyjne GEO-JARD Jarosław Stanisławski Zalesie 4, 62-660 Dąbie tel. 663 181 098	Protokół weryfikacji Nr 1 z dn. 08.10.2025r			
Nr oraz data sporządzenia dokumentu zawierającego wyniki pozytywnej weryfikacji					
Imię i nazwisko oraz nr uprawnień zawodowych kierownika prac	mgr inż. Jarosław Stanisławski Nr uprawnień 22231				

istn. ST Leśnica 71160

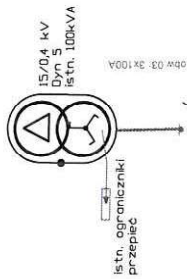

proj. KRSN=P2/2F-NH2/R-NH00/E

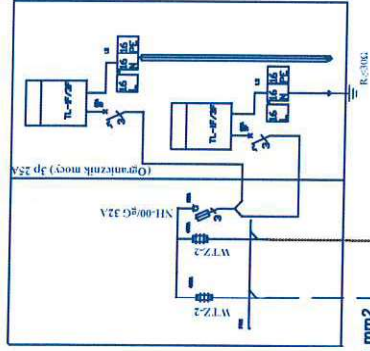

P=12.5 kW
I_{max}=88/20
P/25/083924

rezerva
P=12.5 kW

SPADEK NAPIĘCIA
 $\Delta U\% = 1.66\%$

SPADEK NAPIĘCIA
 $\Delta U\% = 1.66\%$

proj. kabel NA2XY 4x120 mm²
dług. 4/8m



ProEs Michał Szalkowski ul. Pilsudskiego 3, 87-500 Rybn	OPRACOWAL:	DATA	NAMWISKO	PODPIIS
	PROJEKTOWAL:	07.2016	mgr inż. M. Szalkowski	
	NAZWA RYS:	07.2016	mgr inż. M. Szalkowski	
	SYMBOL DOKUMENTACJI: 06/10/252			
TYTUŁ OPRACOWANIA:				
Budowa linii kablowej na 0.4 kV w m. Leśnica gm. Kolo				
Schemat jednokreskowy				
Skala 1:500				
Arkusze i listy arkuszy				
1/1				
Nr ewidencyjny rys. E.3				
OBJ/47/2502662				