

MAPA DO CELÓW PROJEKTOWYCH SKALA 1:500

Identyfikator zgłoszenia prac geodezyjnych	GD-I.6642.1.890.2026
Obszar, który był przedmiotem aktualizacji	
Położenie obszaru opracowania	Ługwałd
Działka	185/148
Jednostka ewidencyjna	identyfikator 281404_2 nazwa DYWITY
Obręb ewidencyjny	identyfikator 281404_2.0010 nazwa ŁUGWAŁD
Nazwa układu współrzędnych prostokątnych płaskich	PL-2000
Nazwa układu wysokości	PL-EVRF2000-NH
BIURO GEODEZJI "GLOBUS" ul. Kanta 40B lok. 36, 10-691 Olsztyn NIP: 7391265047 REGON: 280135734	GEODETA UPRAWNIONY inż. Marek Demczuk Uprawnienia Nr 18887 /podpisano elektronicznie/ 18.05.2026 r.
Nazwa wykonawcy prac geodezyjnych	Imię i nazwisko oraz numer uprawnień zawodowych kierownika prac geodezyjnych Data oraz imię i nazwisko osoby, która opracowała mapę
UWAGA: Nie wyklucza się istnienia w terenie innych, nie wykazanych na niniejszej mapie urządzeń podziemnych, które nie były zgłoszone do inwentaryzacji.	
Elementy wniesione orientacyjnie, które nie stanowią treści mapy zasadniczej: KDL, MN przeznaczenie terenów ustalone w MPZP	


Oświadczam, że treść mapy na której wykonano niniejszy projekt jest zgodna z treścią poświadczoną przez wykonawcę mapy do celów projektowych, opracowanej w wyniku pozytywnie zweryfikowanych prac geodezyjnych. Protokół Nr GD-I.6642.1.890.2026_1 z dnia 22.05.2026r.

projektant:
Zbigniew Czajkowski
upr. proj. nr 103/91/OL

PROJ. elektroenergetyczna linia kablowa niskiego napięcia nn 0,4kV typu 2x NA2XY 4x240mm² - L= 19/25m
WCINKA w istniejącą linię kablową nn 0,4kV YAKXS 4x240mm²
istn. obwód nn Nr 01 [1424-01] "kier. szafka Z2/1 Różnowo dz. 185/43"
stacja tr. [O-1424] "RÓŻNOWO OSIEDLE 7"


PROJ. przecisk 2x SRS-G 160 ; L= 8m
+ osłona rurowa 2x DVK 160 Σ L= 20m
osłona rurowa A 58PS ; L= 1m
na kabel t

szczegół lokalizacji "A" - skala 1:100

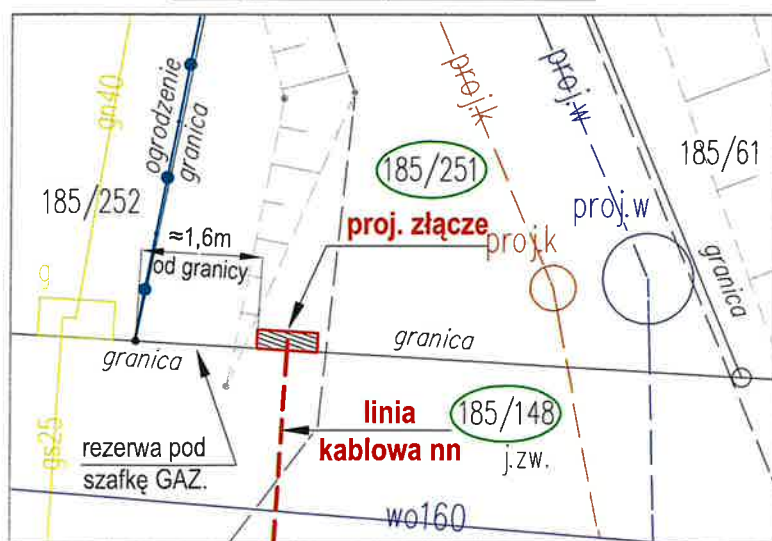

UWAGI:

- 1/ przed wykonaniem wykopu docelowego bezwzględnie ustalić lokalizację istniejącego gazociągu, który zabezpieczyć przed uszkodzeniem,
- 2/ przed wykonaniem wykopu docelowego bezwzględnie ustalić lokalizację kabli telekomunikacyjnych/światłowodowych, w miejscu skrzyżowania odkryte kable zabezpieczyć osłoną rurową dzieloną np. A 58PS.

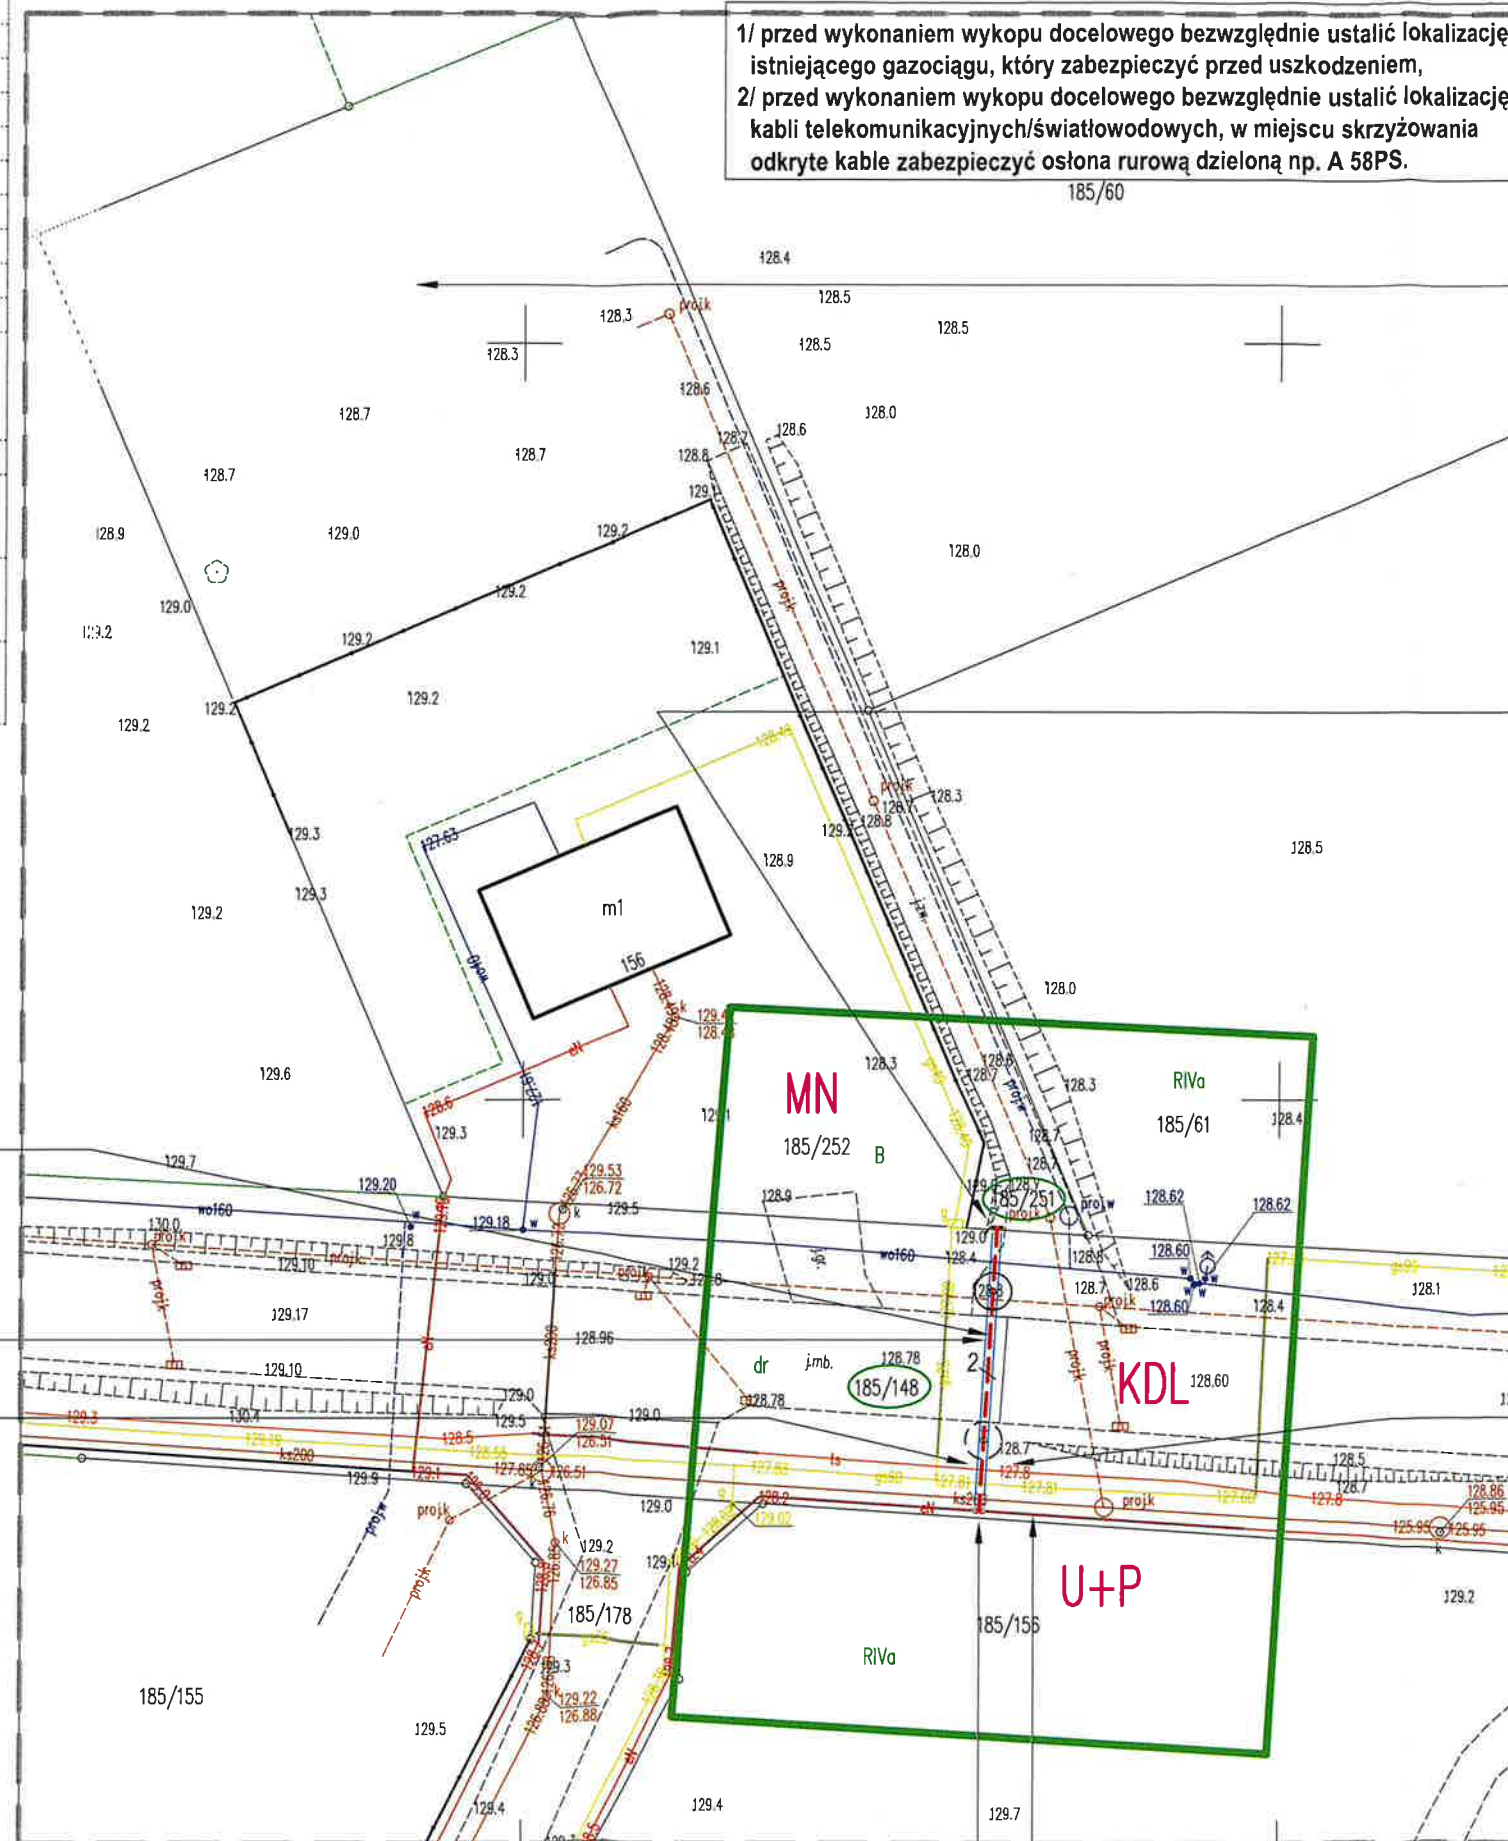

PROJ. PROJ. 2x mufa kablowa nn 0,4kV np. 2x SMHSV4 95-240
TEREN NIETWARDZONY
WYKOPY WYKONYWAĆ RĘCZNIE

MIEJSCE PRZYŁĄCZENIA

istn. linia kablowa nn 0,4kV YAKXS 4x240mm²
istn. obwód nn Nr 01 [1424-01]
"kier. szafka Z2/1 Różnowo dz. 185/43"
stacja tr. [O-1424] "RÓŻNOWO OSIEDLE 7"

PROJEKT ZAGOSPODAROWANIA TERENU
działki ew. nr. 185/148, 185/251
obręb Ługwałd [0010]

36

działka do przyłączenia - miejsce lokalizacji obiektu
do sieci ENERGA-OPERATOR S.A.
ROZPOCZĘTA BUDOWA

Powierzchnia zajęcia pasa drogowego, działka nr 185/148 obręb Dywity, przez projektowane urządzenia elektroenergetyczne nn 0,4kV wynosi : **5,76m²**
w tym:
- rura osłonowa śr. 160mm, L= 2x 18m → = 5,76m²

PROJ. złącze kablowo-pomiarowe
proj. typu P2-Rs/LZV/LZR/F - Nr Z6307429
R< 30Ω
TEREN NIETWARDZONY
lokalizacja wg. szczegółu "A"

Proponowana lokalizacja komór przeciskowych

- Komora przeciskowa wejściowa
- Komora przeciskowa wyjściowa

stacja tr. O-1424
"RÓŻNOWO OSIEDLE 7"
istn. Z3a 14240105 Z5/1
dz. 185/59, 185/66, 185/67

ul. Spółdzielcza w Dywitach
ul. Olsztyńska w Dywitach

UWAGA: czytaj uwagi powyżej

LEGENDA ENERGA-OPERATOR S.A.:

- Projektowane przyłącze kablowe nn 0,4kV
- Projektowane złącze kablowo-pomiarowe
- Projektowane mufy kablowe
- Projektowane osłony rurowe
- Granice działek

"PZT" - OBI/63/2503851

PRZEDSIĘBIORSTWO USŁUG INŻYNIERSKICH "SIECIOPROJEKT" Sp. z o.o. 10 - 804 Olsztyn ul. Rolna 241	
Obiekt:	elektroenergetyczne przyłącze kablowe niskiego napięcia nn 0,4kV
Adres:	Ługwałd gmina Dywity działki nr. 185/148, 185/251 obręb Ługwałd [0010]
Skala:	1:500
Nr rys.:	E-1
Opracował, Projektant:	Zbigniew Czajkowski upr. proj. nr 103/91/OL
Data:	06.2026r.
Podpis:	Z. Czajkowski