

STAROSTWO POWIATOWE W OLSZTYNIE

WYDZIAŁ GEODEZJI

pl. Bema 5
10-516 Olsztyn
tel. 89 521 05 39

GD-I.6630.430.2026

**ODPIS
PROTOKÓŁ Z NARADY KOORDYNACYJNEJ
Nr 430.2026**

Przedmiot uzgodnienia: sieć elektroenergetyczna

Lokalizacja obiektu: gm. Dywity, obr. 10 ŁUGWAŁD, dz.: 185/148, 185/251

Wnioskodawca: **Przedsiębiorstwo Usług Inżynieryjnych „Siecioprojekt” Sp. z o.o.**
Rolna 241
10-802 Olsztyn

Inwestor: **Energa-Operator S.A. z siedzibą w Gdańsku**
ul. Marynarki Polskiej 130
80-557 Gdańsk

Data narady: 2026-06-17

Na podstawie art. 28b ust. 1 i ust. 3 ustawy z dnia 17 maja 1989r. - Prawo geodezyjne i kartograficzne (Dz. U. z 2024 r. poz. 1151) uczestnicy narady koordynacyjnej, przeprowadzonej za pomocą środków komunikacji elektronicznej, uzgodnili przedłożony projekt pod warunkiem uwzględnienia uwag zawartych w załączniku nr 1.

Pouczenie:

1. Znaki geodezyjne i urządzenia zabezpieczające te znaki podlegają ochronie. W celu zachowania niezmiennego położenia punktów osnowy geodezyjnej roboty ziemne należy wykonywać pod nadzorem przedstawiciela jednostki geodezyjnej obsługującej budowę. W przypadku zniszczenia punktów osnowy geodezyjnej inwestor ma obowiązek na własny koszt zlecić uprawnionej jednostce wykonawstwa geodezyjnego wznowienie tych punktów.
2. Przy realizacji projektu w terenie należy uwzględnić charakterystykę dokładności poszczególnych punktów granicznych wzdłuż których realizowana jest inwestycja.

Załączniki:

1. Stanowiska uczestników narady koordynacyjnej
2. Projekt usytuowania sieci uzbrojenia

z up. STAROSTY OLSZTYŃSKIEGO
Agnieszka Krupka
Inspektor w Wydziale Geodezji
(dokument podpisany cyfrowo)

sygn. GD-I.6630.430.2026 z dnia 2026-06-17

Stanowiska uczestników Narady Koordynacyjnej:

Nazwa Instytucji	Stanowisko uczestnika	Imię i nazwisko uzgadniającego Data
Starostwo Powiatowe w Olsztynie, Wydział Geodezji Przewodniczący Narady Koordynacyjnej	brak uwag	Agnieszka Krupka 2026-06-11 08:45:35
ORANGE Polska Dostarczanie i Serwis Usług Dział Ewidencji i Zarządzania Danymi o Infrastrukturze 6-Olsztyn	brak stanowiska *	
Energa-Operator SA z siedzibą w Gdańsku, Oddział w Olsztynie	brak uwag	Marek Iliuczonek 2026-06-05 12:07:25
Polska Spółka Gazownictwa sp. z o.o.	załącznik	Agnieszka Dobrowolska 2026-06-03 10:18:00
Starostwo Powiatowe w Olsztynie, Wydział Infrastruktury i Budownictwa	brak uwag	Elżbieta Taub 2026-06-03 07:19:08
Powiatowa Służba Drogowa w Olsztynie	brak uwag	Michał Sypko 2026-06-09 08:11:44
Uniwersytet Warmińsko - Mazurski w Olsztynie, Ośrodek Eksploatacji i Zarządzania Miejską Siecią Komputerową „OLMAN”	brak uwag	Zbigniew Czarnota 2026-06-03 09:22:20
Instytut Chemii Bioorganicznej PAN Poznańskie Centrum Superkomputerowo-Sieciowe	brak stanowiska *	
MACROSAT Sp. z o.o.	brak uwag	Krzysztof Kacprowicz 2026-06-08 10:08:55
NEXERA Sp. z o.o.	brak uwag	Andrzej Grycmacher 2026-06-04 17:29:13
Urząd Gminy w Dywitach	brak uwag	Mirosław Iwański 2026-06-09 13:46:03
Akwedukty Spółka z ograniczoną odpowiedzialnością z siedzibą w Różnowie	brak stanowiska *	
Hawe Telekom Sp. z o.o. w restrukturyzacji	brak uwag	Aleksandra Ratajczyk 2026-06-16 13:54:14
Warmińsko-Mazurskie Centrum Nowych Technologii	brak uwag	Remigiusz Kowalski 2026-06-03 13:05:52
Intelly J. Niski Spółka Jawna	brak stanowiska *	

^{*} Na podstawie Ustawy z dnia 17 maja 1989r. Prawo Geodezyjne i Kartograficzne, Art. 28ba. 1. Nieobecność na naradzie koordynacyjnej podmiotu należyćie zawiadomionego o jej miejscu i terminie nie stanowi przeszkody do jej przeprowadzenia. Przyjmuje się, że podmiot ten nie składa zastrzeżeń do usytuowania projektowanej sieci uzbrojenia terenu przedstawionego w planie sytuacyjnym, o którym mowa w art. 28b ust. 3.

Polska Spółka Gazownictwa sp. z o.o.
ul. Wojciecha Bandrowskiego 16 33-100 Tarnów

Oddział Zakład Gazowniczy w Olsztynie
ul. Lubelska 42A, 10-409 Olsztyn
tel. 89 538 30 00

Gazownia w Olsztynie
tel. 89 538 30 51
e-mail: krzysztof.kowalski@psgaz.pl

Załącznik nr GD-I.6630.430.2026 do protokołu Narady Koordynacyjnej nr 22 z dnia 17.06.2026 r.

Uzgodniono GD-I.6630.430.2026 z uwagami:

1. Rozpoczęcie robót należy zgłosić pisemnie (wraz z projektem zagospodarowania terenu, uzgodnionym na Naradzie Koordynacyjnej), na adres właściwej dla terenu inwestycji Gazowni, nie później niż 7 dni przed planowanym terminem ich rozpoczęcia (dodatkowo do wiadomości na adres e-mail: gazownia.olsztyn@psgaz.pl).
2. W przypadku natrafienia na niezinwentaryzowaną sieć gazową należy wstrzymać prace i niezwłocznie powiadomić właściwą, dla terenu inwestycji, Gazownię.
3. Inwestor/Wykonawca w związku z uszkodzeniem sieci gazowej, ponosi pełną odpowiedzialność z tytułu szkody wynikowej poniesionej przez Polską Spółkę Gazownictwa sp. z o.o. Oddział Zakład Gazowniczy w Olsztynie, a zarazem ponosi wszelkie koszty z tym związane (dotyczy usunięcia awarii oraz jej skutków). O uszkodzeniu sieci gazowej sprawca zobowiązany jest niezwłocznie powiadomić Pogotowie Gazowe tel. nr 992.
4. Uzgodnienie jest ważne przez okres 24 miesięcy od daty jego wydania.
5. Wszelkie zmiany w dokumentacji projektowej, dokonane po wydaniu niniejszego uzgodnienia, wymagają ponownego uzgodnienia projektu w PSG sp. z o.o. Oddział Zakład Gazowniczy w Olsztynie, Dział Zarządzania Majątkiem Sieciowym/Gazownia.
6. Za aktualność mapy do celów projektowych i jej zgodność z stanem rzeczywistym terenu odpowiada projektant.
7. Roboty ziemne należy wykonywać ręcznie z zachowaniem szczególnej ostrożności w odległości 1,5m po obu stronach od osi gazociągu.
8. Zachować wszelkie wymagane odległości od istniejącej/projektowanej sieci gazowej zgodnie z „Rozporządzeniem Ministra Gospodarki z dnia 26 kwietnia 2013 r. w sprawie warunków technicznych, jakim powinny odpowiadać sieci gazowe i ich usytuowanie Dz.U. z 2013 poz. 640 ze zm..” W tym, zachować odległość pionową minimum 0,2m pomiędzy zewnętrznymi powierzchniami ścianek:rur/ rur osłonowych na projektowanym uzbrojeniu terenu oraz istniejącej sieci gazowej. Zachować minimalne przykrycie sieci gazowej 0,8m (max 1,5 m). W przypadku wypłylenia sieci gazowej wystąpić o warunki przebudowy do PSG Sp. z o.o. Oddział Zakład Gazowniczy w Olsztynie.
9. Skrzyżowania z gazociągiem/przylączem przed zasypaniem zgłosić do odbioru w siedzibie właściwej dla terenu inwestycji Gazowni. W miejscach skrzyżowań z siecią gazową zastosować rury osłonowe na projektowanej infrastrukturze.
10. W przypadku wykonywania przecisku/przewiertu w miejscu skrzyżowania z istniejącą siecią gazową, dokonać odkrywki istniejącej sieci gazowej w obecność pracownika Gazowni w Olsztynie, 10-409 Olsztyn ul. Lubelska 42A. W przypadku nawierzchni o konstrukcji nierozbieralnej lub skrzyżowania pod jezdnią utwardzoną (przy braku możliwości wykonania odkrywki), należy dołączyć do zgłoszenia rozpoczęcia robót, o którym mowa w pkt 1, profil podłużny projektowanej infrastruktury w miejscu ww. skrzyżowania.

KIEROWNIK GAZOWNI
GAZOWNIA W OLSZTYNIE
Krzysztof Kowalski
Z up. Agnieszka Dobrowolska
Starszy Specjalista ds. Technicznych



Polska Spółka Gazownictwa sp. z o.o.
Oddział Zakład Gazowniczy w Olsztynie
Gazownia w Olsztynie
ul. Lubelska 42A, 10-409 Olsztyn
tel. 89 538 30 53

e-mail: agnieszka.dobrowolska@psgaz.pl

MAPA DO CELÓW PROJEKTOWYCH SKALA 1:500		
Identyfikator zgłoszenia prac geodezyjnych		GD-I.6642.1.890.2026
Obszar, który był przedmiotem aktualizacji		
Położenie obszaru opracowania		Ługwałd
Działka		185/148
Jednostka ewidencyjna	identyfikator	281404_2
	nazwa	DYWITY
Obręb ewidencyjny	identyfikator	281404_2.0010
	nazwa	ŁUGWAŁD
Nazwa układu współrzędnych prostokątnych płaskich		PL-2000
Nazwa układu wysokości		PL-EVRF2000-NH
BIURO GEODEZJI "GLOBUS" ul. Karła 40B lok. 36, 10-691 Olsztyn NIP: 7391265047 REGON: 280135734		GEODETA UPRAWNIONY inż. Marek Demczuk Uprawnienia Nr 18887 /podpisano elektronicznie/ 18.05.2026 r.
Nazwa wykonawcy prac geodezyjnych		Imię i nazwisko oraz numer uprawnień zawodowych kierownika prac geodezyjnych Data oraz imię i nazwisko osoby, która opracowała mapę
UWAGA: Nie wyklucza się istnienia w terenie innych, nie wykazanych na niniejszej mapie urządzeń podziemnych, które nie były zgłoszone do inwentaryzacji.		
Elementy wniesione orientacyjnie, które nie stanowią treści mapy zasadniczej: KDL, MN przeznaczenie terenów ustalone w MPZP		


Oświadczam, że treść mapy na której wykonano niniejszy projekt jest zgodna z treścią poświadczoną przez wykonawcę mapy do celów projektowych, opracowanej w wyniku pozytywnie zweryfikowanych prac geodezyjnych. Protokół Nr GD-I.6642.1.890.2026_1 z dnia 22.05.2026r.

projektant:
Zbigniew Czajkowski
upr. proj. nr 103/91/OL


PROJ. elektroenergetyczna linia kablowa niskiego napięcia nn 0,4kV typu 2x NA2XY 4x240mm² - L= 19m
WCINKA w istniejącą linię kablową nn 0,4kV YAKXS 4x240mm²
istn. obwód nn Nr 01 [1424-01] "kier. szafka Z2/1 Różnowo dz. 185/43"
stacja tr. [O-1424] "RÓŻNOWO OSIEDLE 7"

PROJ. przecisk 2x SRS-G 160 ; L= 8m
+ osłona rurowa 2x DVK 160 Σ L= 20m

szczegół lokalizacji "A" - skala 1:100

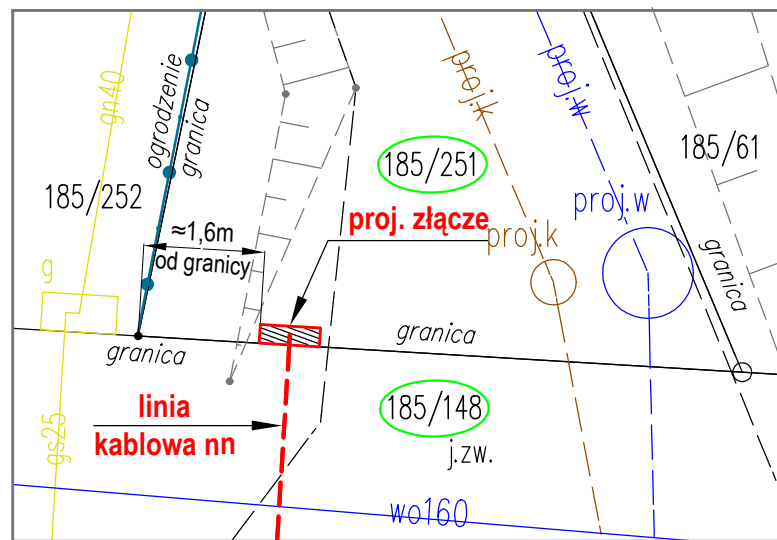

działka do przyłączenia nr 185/251
do sieci ENERGA-OPERATOR S.A.

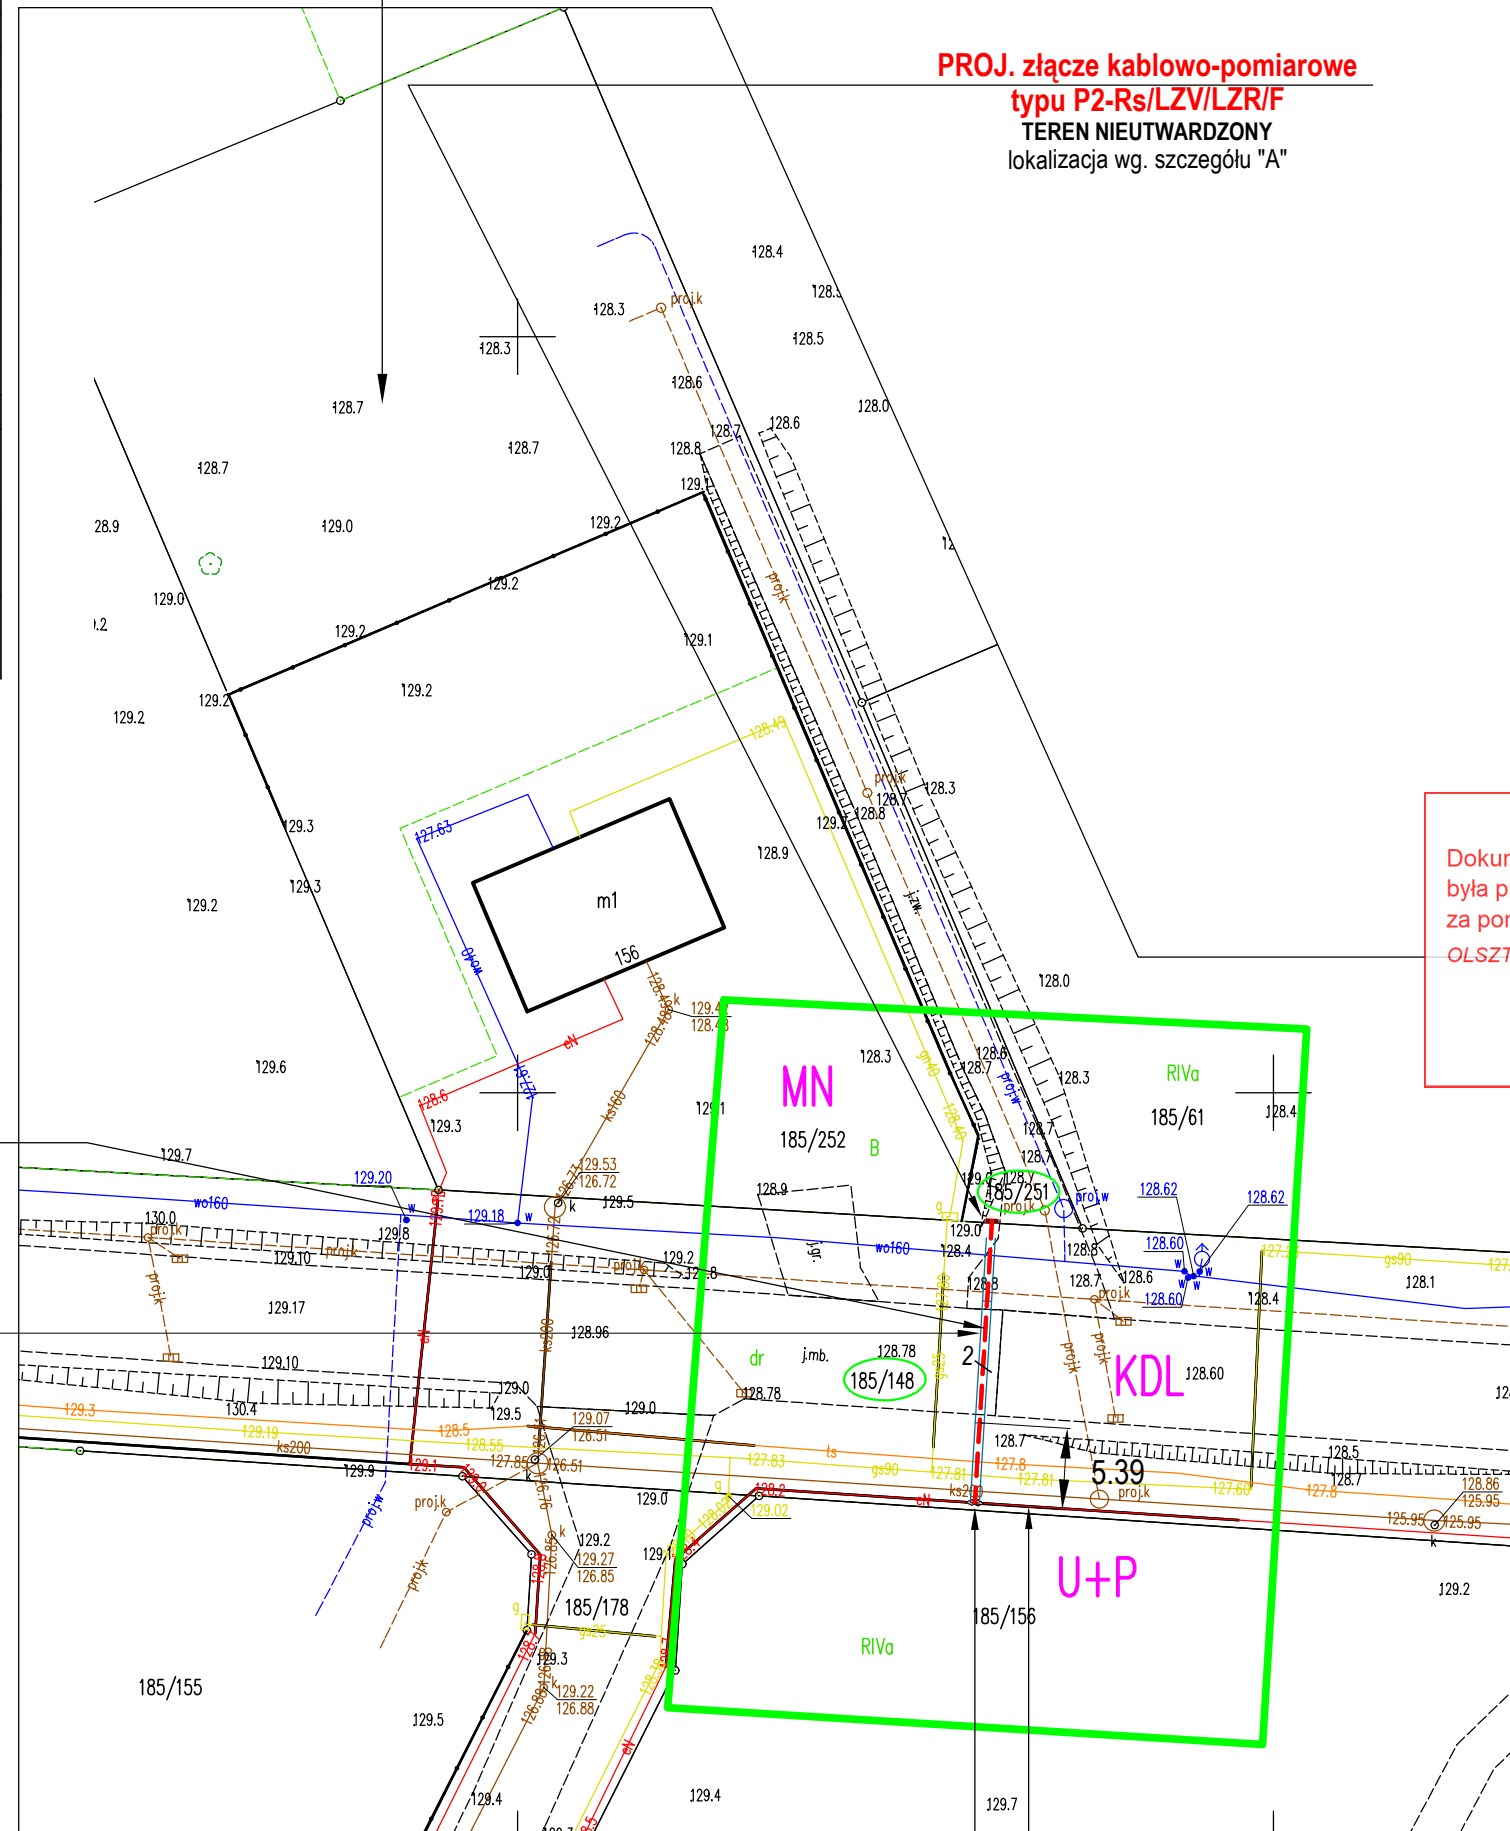

PROJ. złącze kablowo-pomiarowe typu P2-Rs/LZV/LZR/F
TEREN NIEUTWARDZONY
lokalizacja wg. szczegółu "A"

PROJEKT ZAGOSPODAROWANIA TERENU
działki ew. nr. 185/148, 185/251
obręb Ługwałd [0010]

STAROSTA OLSZTYŃSKI

Dokumentacja numer: GD-I.6630.430.2026
była przedmiotem narady koordynacyjnej przeprowadzonej za pomocą środków komunikacji elektronicznej.
OLSZTYN, dnia 2026-06-17

z up. STAROSTY OLSZTYŃSKIEGO
Agnieszka Krupka
Inspektor w Wydziale Geodezji
(dokument podpisany elektronicznie)

kier. stacja tr. O-1424
"RÓŻNOWO OSIEDLE 7"
ul. Spółdzielcza w Dywitach
ul. Olsztyńska w Dywitach

LEGENDA ENERGA-OPERATOR S.A.:

- 2 Projektowana linia kablowa nn 0,4kV
- Projektowane złącze kablowo-pomiarowe
- Projektowane mufy kablowe
- Projektowane osłony rurowe
- Granice działek

zudp - koordynacja sieci uzbrojenia

 PRZEDSIĘBIORSTWO USŁUG INŻYNIERSKICH "SIECIOPROJEKT" Sp. z o. o. 10 – 804 Olsztyn ul. Rolna 241	
Obiekt: elektroenergetyczna linia kablowa niskiego napięcia nn 0,4kV z złączem kablowo-pomiarowym	
Adres: Ługwałd gmina Dywity działki ew. nr. 185/148, 185/251 obręb Ługwałd [0010]	
Skala: 1:500	Opracował, Projektant: Zbigniew Czajkowski upr. proj. nr 103/91/OL
Nr rys.: zudp	Data: 05. 2026r. Podpis: Z. Czajkowski

PROJ. 2x mufa kablowa nn 0,4kV
TEREN NIEUTWARDZONY
WYKOPY WYKONYWAĆ RĘCZNIE

MIĘJSCA PRZYŁĄCZENIA
istniejąca linia kablowa nn 0,4kV własność
ENERGA-OPERATOR S.A.