

STAROSTWO POWIATOWE W OLSZTYNIE

WYDZIAŁ GEODEZJI

pl. Bema 5
10-516 Olsztyn
tel. 89 521 05 39

GD-I.6630.374.2026

**ODPIS
PROTOKÓŁ Z NARADY KOORDYNACYJNEJ
Nr 374.2026**

Przedmiot uzgodnienia: sieć elektroenergetyczna

Lokalizacja obiektu: gm. Dywity, obr. 18 SPRĘCOWO, dz.: 350/1, 350/52, 235/3, 224/38

Wnioskodawca: A+A Projekt Anita Emilia Łaszuk

Kościuszki 13/406

10-501 Olsztyn

Inwestor: Energa-Operator S.A. z siedzibą w Gdańsku

ul. Marynarki Polskiej 130

80-557 Gdańsk

Data narady: 2026-05-20

Na podstawie art. 28b ust. 1 i ust. 3 ustawy z dnia 17 maja 1989r. - Prawo geodezyjne i kartograficzne (Dz. U. z 2024 r. poz. 1151) uczestnicy narady koordynacyjnej, przeprowadzonej za pomocą środków komunikacji elektronicznej, uzgodnili przedłożony projekt pod warunkiem uwzględnienia uwag zawartych w załączniku nr 1.

Pouczenie:

1. Znaki geodezyjne i urządzenia zabezpieczające te znaki podlegają ochronie. W celu zachowania niezmiennego położenia punktów osnowy geodezyjnej roboty ziemne należy wykonywać pod nadzorem przedstawiciela jednostki geodezyjnej obsługującej budowę. W przypadku zniszczenia punktów osnowy geodezyjnej inwestor ma obowiązek na własny koszt zlecić uprawnionej jednostce wykonawstwa geodezyjnego wznowienie tych punktów.

2. Przy realizacji projektu w terenie należy uwzględnić charakterystykę dokładności poszczególnych punktów granicznych wzdłuż których realizowana jest inwestycja.

Załączniki:

1. Stanowiska uczestników narady koordynacyjnej

2. Projekt usytuowania sieci uzbrojenia

z up. STAROSTY OLSZTYŃSKIEGO

Agnieszka Krupka


Inspektor w Wydziale Geodezji

(dokument podpisany cyfrowo)

sygn. GD-I.6630.374.2026 z dnia 2026-05-20

Stanowiska uczestników Narady Koordynacyjnej:

Nazwa Instytucji	Stanowisko uczestnika	Imię i nazwisko uzgadniającego Data
Starostwo Powiatowe w Olsztynie, Wydział Geodezji Przewodniczący Narady Koordynacyjnej	brak uwag	Agnieszka Krupka 2026-05-14 11:44:26
ORANGE Polska Dostarczanie i Serwis Usług Dział Ewidencji i Zarządzania Danymi o Infrastrukturze 6-Olsztyn	brak stanowiska *	
Energa-Operator SA z siedzibą w Gdańsku, Oddział w Olsztynie	brak uwag	Emilia Rogińska 2026-05-18 08:43:16
Polska Spółka Gazownictwa sp. z o.o.	brak uwag	Agnieszka Dobrowolska 2026-05-13 10:36:48
Starostwo Powiatowe w Olsztynie, Wydział Infrastruktury i Budownictwa	brak uwag	Elżbieta Taub 2026-05-13 07:49:09
Powiatowa Służba Drogowa w Olsztynie	brak uwag	Michał Sypko 2026-05-14 14:26:23
Uniwersytet Warmińsko - Mazurski w Olsztynie, Ośrodek Eksploatacji i Zarządzania Miejską Siecią Komputerową „OLMAN”	brak uwag	Zbigniew Czarnota 2026-05-13 07:51:35
Instytut Chemii Bioorganicznej PAN Poznańskie Centrum Superkomputerowo-Sieciowe	brak stanowiska *	
MACROSAT Sp. z o.o.	brak uwag	Krzysztof Kacprowicz 2026-05-13 16:03:33
NEXERA Sp. z o.o.	brak uwag	Andrzej Grycmacher 2026-05-18 12:47:44
Urząd Gminy w Dywitach	brak stanowiska *	
Akwedukty Spółka z ograniczoną odpowiedzialnością z siedzibą w Różnowie	brak stanowiska *	
Hawe Telekom Sp. z o.o. w restrukturyzacji	brak uwag	Aleksandra Ratajczyk 2026-05-18 15:20:32
Warmińsko-Mazurskie Centrum Nowych Technologii	brak uwag	Remigiusz Kowalski 2026-05-13 08:27:49
Intelly J. Niski Spółka Jawna	brak stanowiska *	

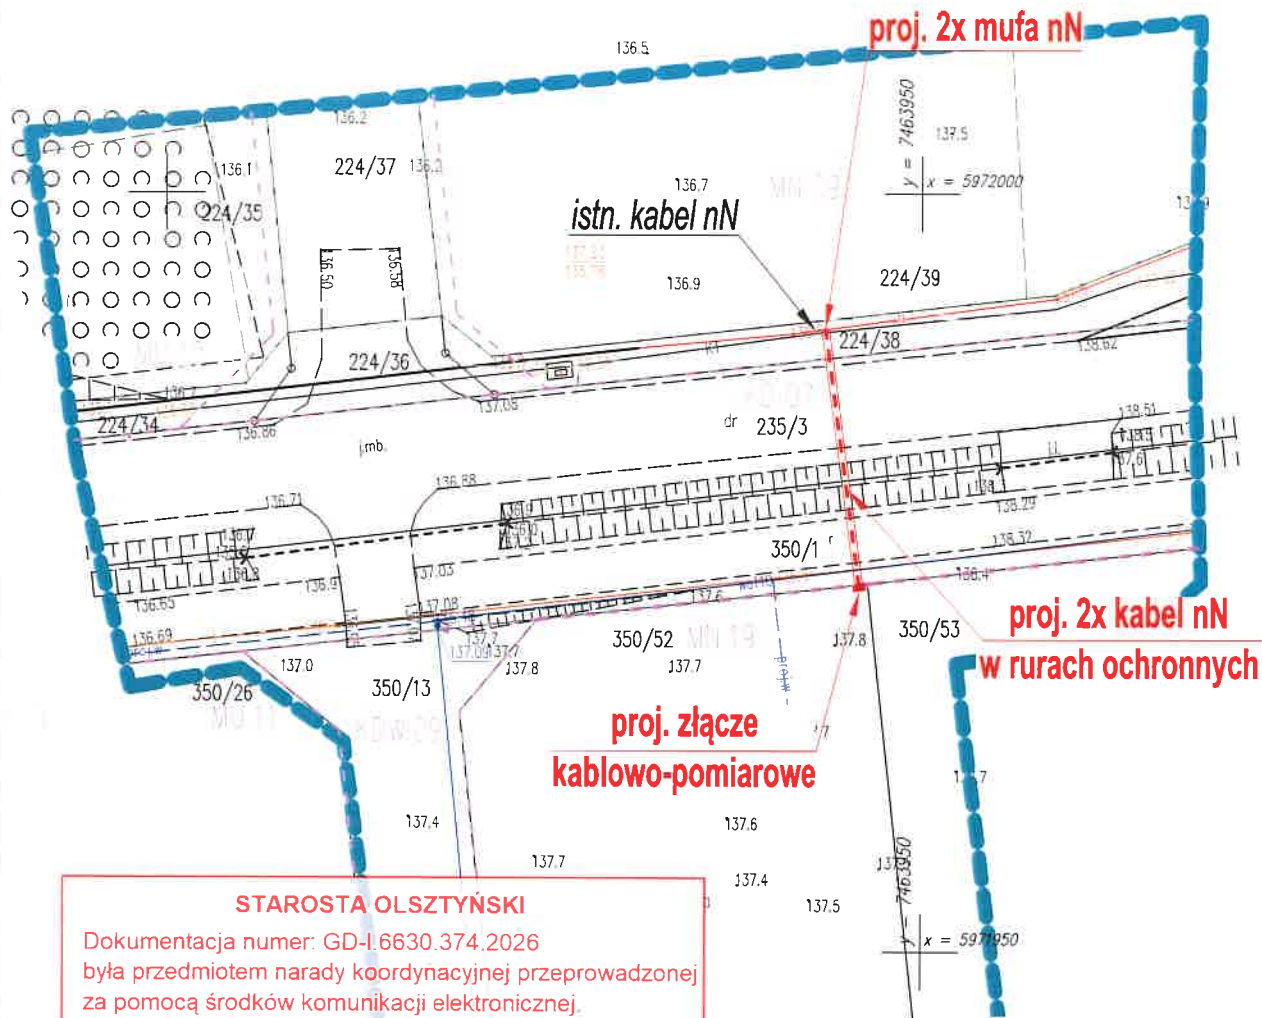

STAROSTA OLSZTYŃSKI

Dokumentacja numer: GD-I.6630.374.2026
była przedmiotem narady koordynacyjnej przeprowadzonej
za pomocą środków komunikacji elektronicznej.
OLSZTYN, dnia 2026-05-20

z up. STAROSTY OLSZTYŃSKIEGO
Agnieszka Krupka
Inspektor w Wydziale Geodezji
(dokument podpisany elektronicznie)

Oświadczam, że treść mapy, na której wykonano niniejszy projekt, jest zgodna z treścią, poświadczoną przez wykonawcę, mapy do celów projektowych, opracowanej w wyniku pozytywnie zweryfikowanych prac geodezyjnych. Dokument potwierdzający wynik pozytywnej weryfikacji nr GD-I.6642.1.908.2026_1 z dnia 11.03.2026r.

mgr inż. Andrzej Łaszuk
nr ewid. upr. WAM/0132/PWOE/17

woj. warmińsko-mazurskie
powiat: olsztyński
gmina: Dywity id.281404_2
obręb: Spręcowo (18) id. 281404_2.0018
działka: 350/52, 224/38, 350/1, 235/3
układ współrzędnych: "2000"
układ wysokościowy: PL-EVRF2007-NH

Mapa do celów projektowych skala 1:500

Mapę niniejszą wykonano na podstawie mapy zasadniczej w postaci wektorowej gminy Dywity sekcja:
7.210.16.18.1.2, 7.210.16.13.3.4 oraz danych
z ewidencji gruntów i budynków obręb Spręcowo (18) i pomiaru uzupełniającego z miesiąca marzec 2026 r.

Wykonawca:

Geowizja
usługi geodezyjne

10-687 Olsztyn, Klebark Wielki 36b
tel. 889-462-744, NIP 739-324-09-56
Geodeta Uprawniony

mgr inż. Paweł Śliwcki
upr. nr 20446

GD-I.6642.1.908.2026 Olsztyn, dn. 11.03.2026 r.

UWAGA:

zakres aktualizowanej mapy

UWAGA:

Nie wyklucza się istnienia w terenie innych nie wykazanych na niniejszej mapie urządzeń podziemnych, które nie zostały zgłoszone do inwentaryzacji i o których brak informacji w inst. branżowych.

LEGENDA:

[Symbol] granice i oznaczenia MPZP

Oświadczam, że niniejsza mapa została opracowana w wyniku prac geodezyjnych i kartograficznych, których rezultaty zawiera operat techniczny pozytywnie zweryfikowany. Wpisany do ewidencji materiałów państwowego zasobu geodezyjno-kartograficznego. Jednocześnie informuję, że jestem świadomy odpowiedzialności karnej za złożenie fałszywego oświadczenia.

Identyfikator zgłoszenia prac geodezyjnych GD-I.6642.1.908.2026

Organ służby geodezyjnej, który otrzymał zgłoszenie prac geodezyjnych Starosta Olsztyński

Wykonawca prac geodezyjnych Geowizja Usługi Geodezyjne Paweł Śliwcki

Data sporządzenia dokumentu zawierającego wynik pozytywnej weryfikacji Protokół weryfikacji nr GD-I.6642.1.908.2026_1 z dnia 11.03.2026 r.

Imię i nazwisko oraz nr uprawnień zawodowych kierownika prac geodezyjnych Paweł Śliwcki Nr uprawnień 20446

A+A PROJEKT

10-501 Olsztyn, ul. Kościuszki 13/406

obiekt	Projekt zasilania w energię elektryczną garażu na dz. nr 350/52 w Spręcowie, gm. Dywity	data: 03.2026r.
adres		
temat rysunku	Projekt zagospodarowania terenu	skala 1:500
projektant	mgr inż. Andrzej Łaszuk nr ewid. upr. WAM/0132/PWOE/17	Nr rysunku E-1u
opracował		