
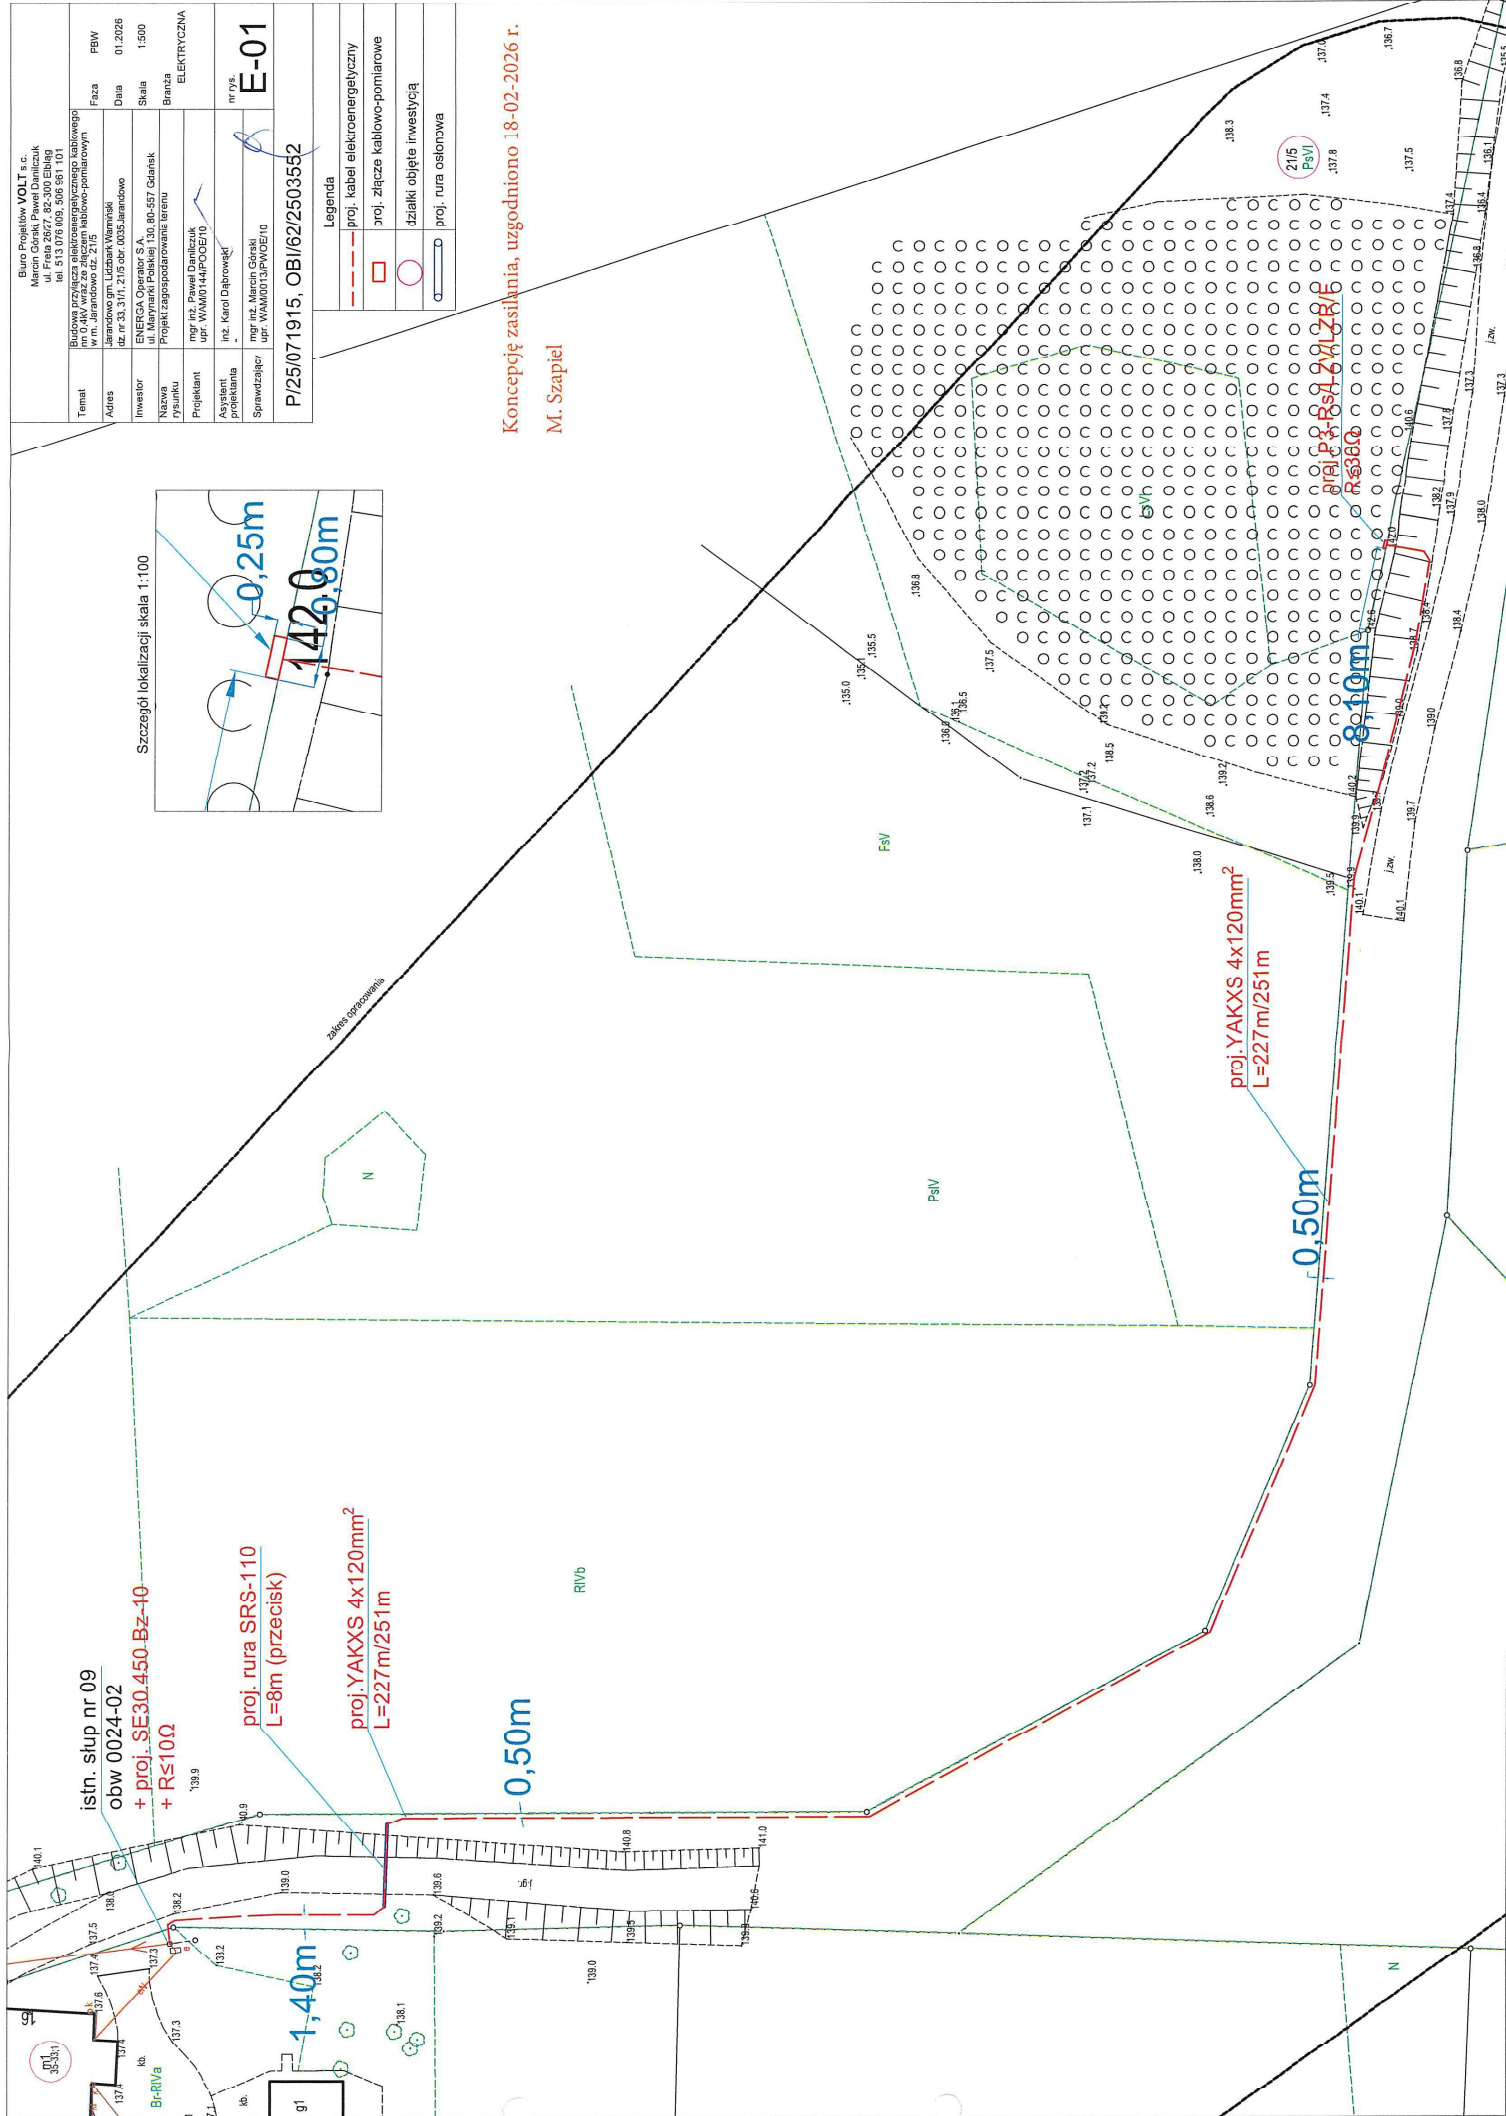


Biuro Projektów VOLT s.c. Marcin Górski Paweł Danilczuk ul. Fryza 26/7, 85-300 Elbląg tel. 85 746 10 10, 85 746 10 11 e-mail: biuro@voltage.pl, v@voltage.pl			
Temat	Budowa przyłącza elektroenergetycznego kablowego nr 0.4kV wraz ze złączeniem kablowo-pomiarowym	Faza	PBW
Adres	ul. Jarandowo dz. 2/15 (zabudowa) dz. nr 33, 3/1, 2/15 obr. 0035 Jarandowo	Data	01.2026
Inwestor	ENERGIA Operator S.A. ul. Marynarki Polskiej 130, 80-557 Gdańsk	Skala	1:500
Nazwa rysunku	Projekt zagospodarowania terenu	Brzoza	ELEKTRYCZNA
Projektant	mgr inż. Paweł Danilczuk upr. WAM01141.POW.05710	nr rys.	E-01
Asystent projektanta	mgr inż. Marcin Szapiek upr. WAM0013.POW.05110		
Sprawdzający			
P/25/071915, OBI/62/2503552			

Legenda	
---	proj. kabel elektroenergetyczny
□	proj. złącze kablowo-pomiarowe
○	dziaki objęte inwestycją
○	proj. rura osłonowa

Koncepcję zasilania, uzgodniono 18-02-2026 r.
M. Szapiek

Szczegół lokalizacji skala 1:100

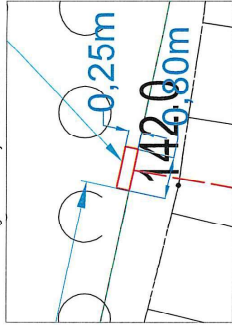

obw. 02 k.Kolonia
istn. WT-00/gG 63A
do wymiany na
proj. WT-00/gG 80A

slup nr 09
+ proj. SE30.450 Bz-10
+ R≤10Ω

[illegible]

Biuro Projektów VOLT s.c. Marcin Górski, Paweł Danilczuk ul. Freta 26/27, 82-300 Elbląg tel. 513 076 009, 506 961 101	
Temat	Budowa przyłącza elektroenergetycznego kablowego nr 0,4kV wraz ze złączeniem kablowo-pomiarowym w m. Jarandowo dz. 21/5
Adres	Jarandowo gm. Lidzbarsk Warmiński dz. nr 33, 31/1, 21/5 obr. 0035 Jarandowo
Inwestor	ENERGA Operator S.A. ul. Marynarki Polskiej 130, 80-557 Gdańsk
Nazwa rysunku	Schemat zasilania
Projektant	mgr inż. Paweł Danilczuk upr. WAM/0144/P/OOE/10
Asystent projektanta	inż. Karol Dąbrowski
Sprawdzający	mgr inż. Marcin Górski upr. WAM/0013/P/WOE/10
Faza PBW Data 01.2026 Skala --- Branża ELEKTRYCZNA	
nr rys. E-02	