

LEGENDA:

- Projektowane przyłącze kablowe nn-0,4kV NA2XY 4x35mm² L = 36 / 50m
- Projektowana wolnostojąca szafka pomiarowa P1-Rs/LZV/F nr Z4309490 współpracująca z projektowanym uzieniem z taśmy i prętów stalowych ocynkowanych R≤30Ω
- Projektowany kabel w rurze osłonowej
- Istniejący słup nn-0,4kV do przebudowy

UWAGI:

- Stosować się do uwag zawartych w uzgodnieniach branżowych, decyzjach i opinii Narady Koordynacyjnej.
- Projektowany kabel układać zgodnie z N SEP-E 004, oraz Standardami Energa Operator SA.
- Projektowaną szafkę pomiarową uziemić za pomocą uziumu, R≤30Ω
- Na końcach kabla pozostawić zapasy o długości 1m
- Istniejącą linię kablową nn-0,4kV w pobliżu słupa zabezpieczyć rurą osłonową dwudzielną A110PS
- O wymianie istniejącego słupa powiadomić spółki OUI D w Kaliszu oraz STI Światłowod (zgodnie z wydanymi uzgodnieniami branżowymi).

Współrzędne geodezyjne

Lp	X	Y
1	5679869.55	6496276.43
2	5679869.45	6496276.06
3	5679864.02	6496275.97
4	5679862.16	6496275.94
5	5679862.31	6496266.72
6	5679862.60	6496248.65
7	5679861.92	6496248.66
8	5679862.12	6496248.36

Za zgodność z oryginałem
podkładu mapowego
PROJEKTANT

mgr inż. Bartosz Michalski

MAPA DO CELÓW PROJEKTOWYCH


Oznaczenie kancelaryjne zgłoszenia pracy geodezyjnej		ODGK.6640.2205.2025 ks rob. 265/2025
Województwo		wielkopolskie
Powiat		kępiński
Gmina		Baranów
Jednostka ewidencyjna	Identyfikator nazwa	300801_2 Baranów - obszar wiejski
Obręb ewidencyjny	Identyfikator nazwa	0003 Grębanin
Nr działki		wg zakresu
Skala mapy		1:500
Godło mapy		6.151.20.03.2.1
Nazwa układu współrzędnych	Prostokątnych płaskich	„2000” - 18
	Układu wysokości	PL-EVRF2007-NH
Oznaczenie granic obszaru który był przedmiotem aktualizacji		
Informacje o służebnościach gruntowych mających wpływ na zagospodarowanie gruntów zlokalizowanych w granicach projektowanej inwestycji		Nie sprawdzano
Data opracowania mapy		20.01.2026r.
KATARZYNA DEMBNA-ŁĘBSKA nazwa/ imię i nazwisko wykonawcy		 podpis osoby reprezentującej wykonawcę
KRZYSZTOF DEMBNY imię i nazwisko geodety uprawnionego, który opracował mapę		14345..... nr uprawnień i podpis geodety


5679900.00

6496200.00

5679900.00

6496300.00

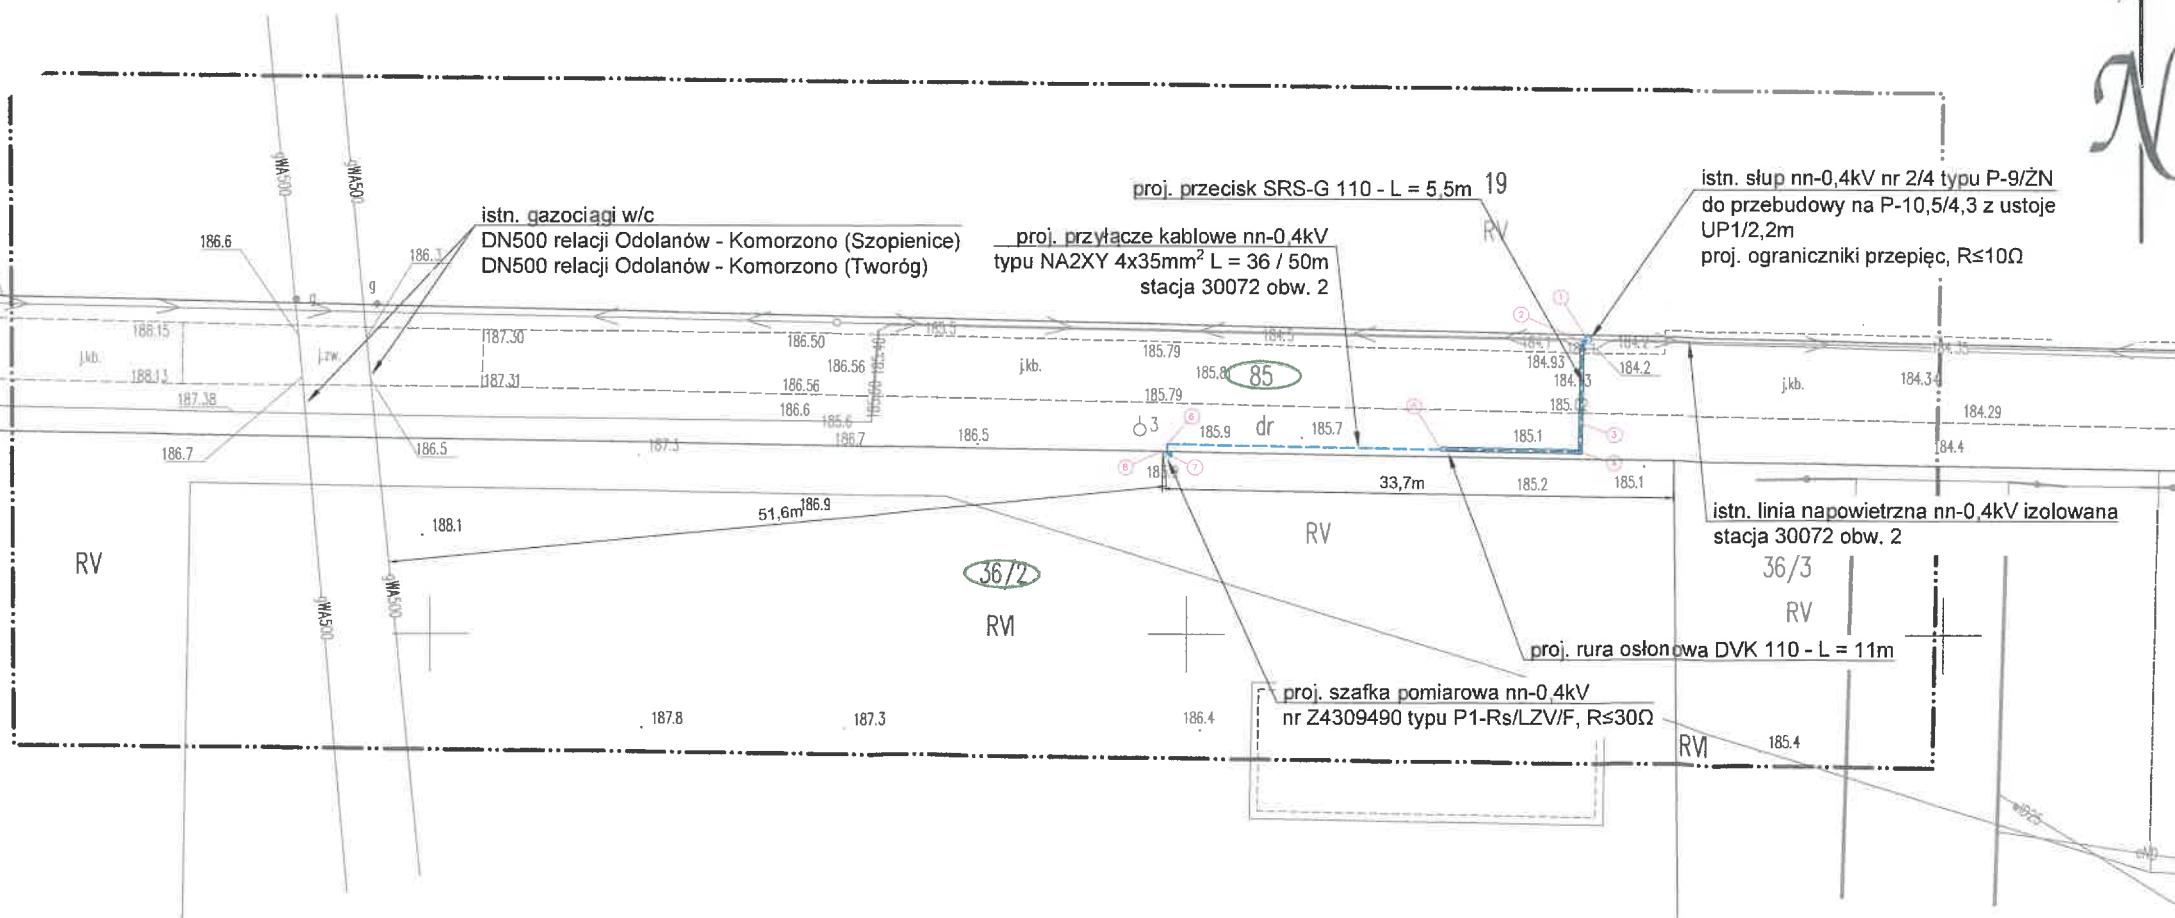

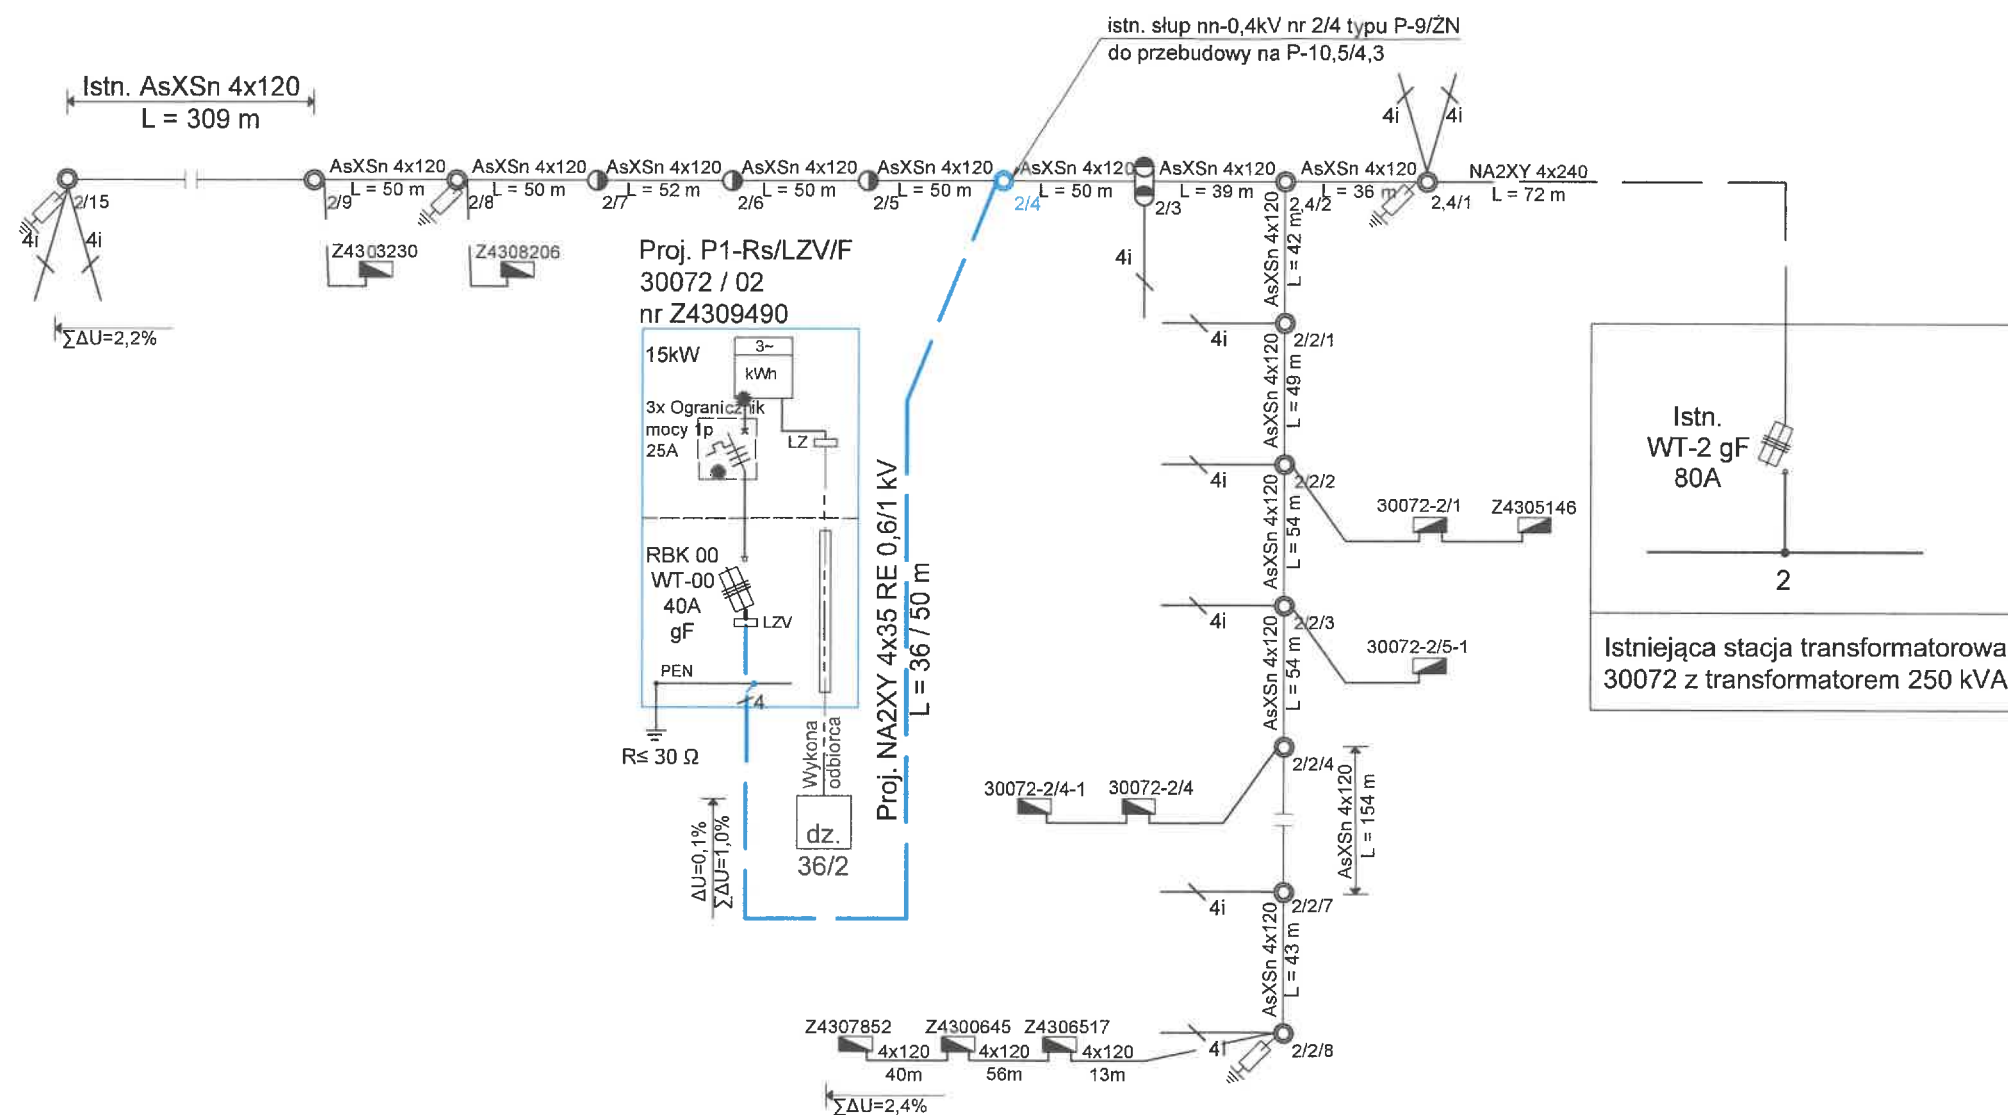



LEGENDA:

- Istn. przyłącza napowietrzne AsXS n 4x
- Istn. kable elektroenergetyczne
- Istn. wolnostojące szafki pomiarowe i rozdzielnice szafowe
- Istn. ograniczniki przepięć

UWAGI:

 1. Dla szafki pomiarowej przewidziano uziom z taśmy i prętów stalowych ocynkowanych o $R \leq 30 \Omega$.
2. Liczniki energii elektrycznej, zabezpieczenia przedlicznikowe oraz inne elementy instalacji przedlicznikowej znajdujące się w szafkach pomiarowych, w części dostępnej dla odbiorców należy zaplombować.

 PRACOWNIA PROJEKTOWA OMEGA BARTOSZ MICHAŁSKI	Pracownia Projektowa Omega Bartosz Michalski 63-400 Wyszko Wielkie ul. Leśna 4 NIP: 622-264-22-97 REGON: 302-778-800 e-mail: pracownia.omega@gmail.com tel.: 693-598-940 <i>Projektowanie i doradztwo techniczne w zakresie sieci i instalacji elektrycznych</i>	Zlecenie: KW06737/25	
		Numer warunków: P/25/071577	
		OBI: 43/2503038	
Zadanie: Zasilanie w energię elektryczną domu jednorodzinnego na działce 36/2 w miejscowości Grębanin Kolonia Pierwsza gm. Baranów		Stacja / obwód: 30072 / 2	
Nazwa zamierzenia budowlanego: Budowa elektroenergetycznego przyłącza kablowego nn-0,4kV		Data: 03.2026	Skala: -
Rysunek: Schemat ideowy zasilania	Nr rys.: E-02		
Projektant: mgr inż. Bartosz Michalski Uprawnienia budowlane do projektowania bez ograniczeń w specjalności instalacyjnej w zakresie sieci, instalacji i urządzeń elektrycznych i elektroenergetycznych nr ewid.: WKP/0208/POOE/18; nr wpisu do CROPUB: 4027/18/U/C			
Opracował: mgr inż. Łukasz Fengler			

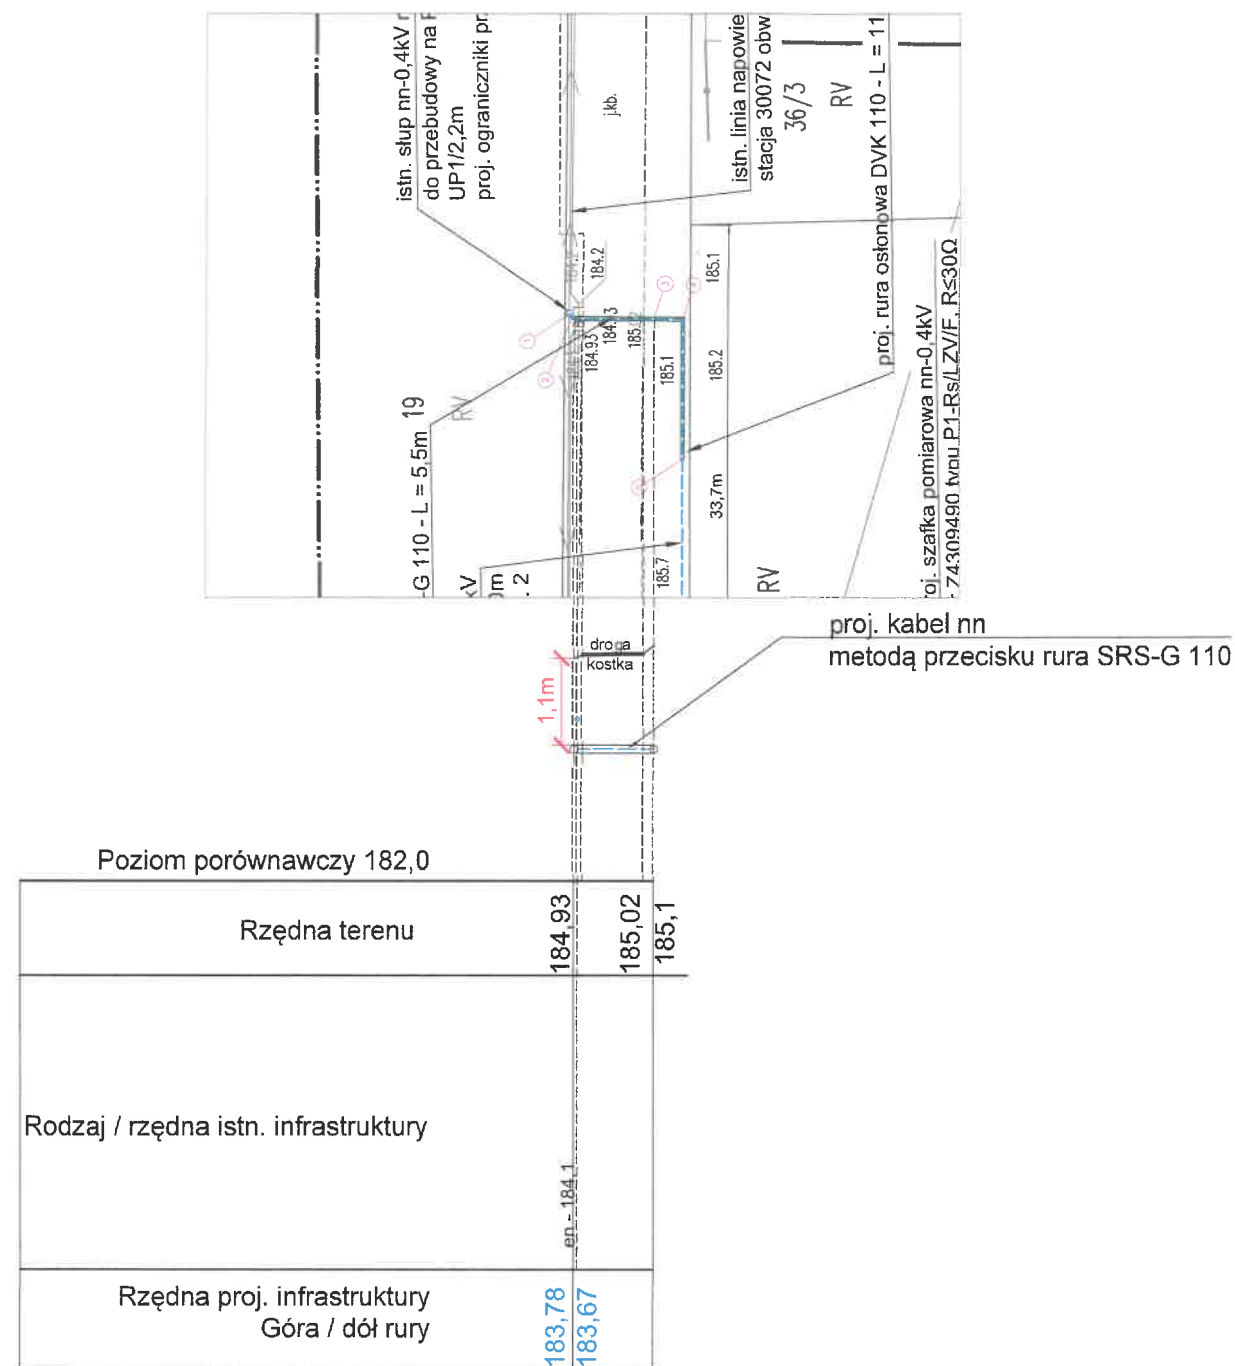

UWAGA
Zawarte na rysunku wymiary oraz lokalizacje istniejącej podziemnej infrastruktury technicznej są sporządzone poglądowo na podstawie mapy do celów projektowych. **Rzeczywiste posadowienie istniejących urządzeń podziemnych ustalić na podstawie przekopów próbnych / sprawdzenia głębokości studzienek przy współudziale gestorów istniejącej infrastruktury.**
Stosować się do uwag zawartych w protokole z Narady Koordynacyjnej

PRACOWNIA PROJEKTOWA OMEGA BARTOSZ MICHALSKI		Pracownia Projektowa Omega Bartosz Michalski 63-400 Wysoko Wielkie ul. Leśna 4 NIP: 622-264-22-97 REGON: 302-778-800 e-mail: pracownia-omega@gmail.com tel.: 693-598-940 Projektowanie i doradztwo techniczne w zakresie sieci i instalacji elektrycznych		Zlecenie: KW06737/25	
Zadanie: Zasilanie w energię elektryczną domu jednorodzinnego na działce 36/2 w miejscowości Grębanin Kolonia Pierwsza gm. Baranów		Numer warunków: P/25/071577		OBI: 43/2503038	
Nazwa zamierzenia budowlanego: Budowa elektroenergetycznego przyłącza kablowego nn-0,4kV		Data: 03.2026		Skala: 1:500 / 1:100	
Rysunek: Profil przewiertu pod droga		Nr rys.: E-03			
Projektant: mgr inż. Bartosz Michalski Uprawnienia budowlane do projektowania bez ograniczeń w specjalności instalacyjnej w zakresie sieci, instalacji i urządzeń elektrycznych i elektroenergetycznych nr ewid.: WKP/D208/POOE/18; nr wpisu do CROPUB: 4027/18/U/C					
Opracował: mgr inż. Łukasz Fengler					