


UWAGA: WJAZD SPRZĘTU NA DZIAŁK 338/1
ORAZ 339 WYMAGA WCZEŚNIEJSZEGO
UZGODNIENIA Z WŁAŚCICIELAMI

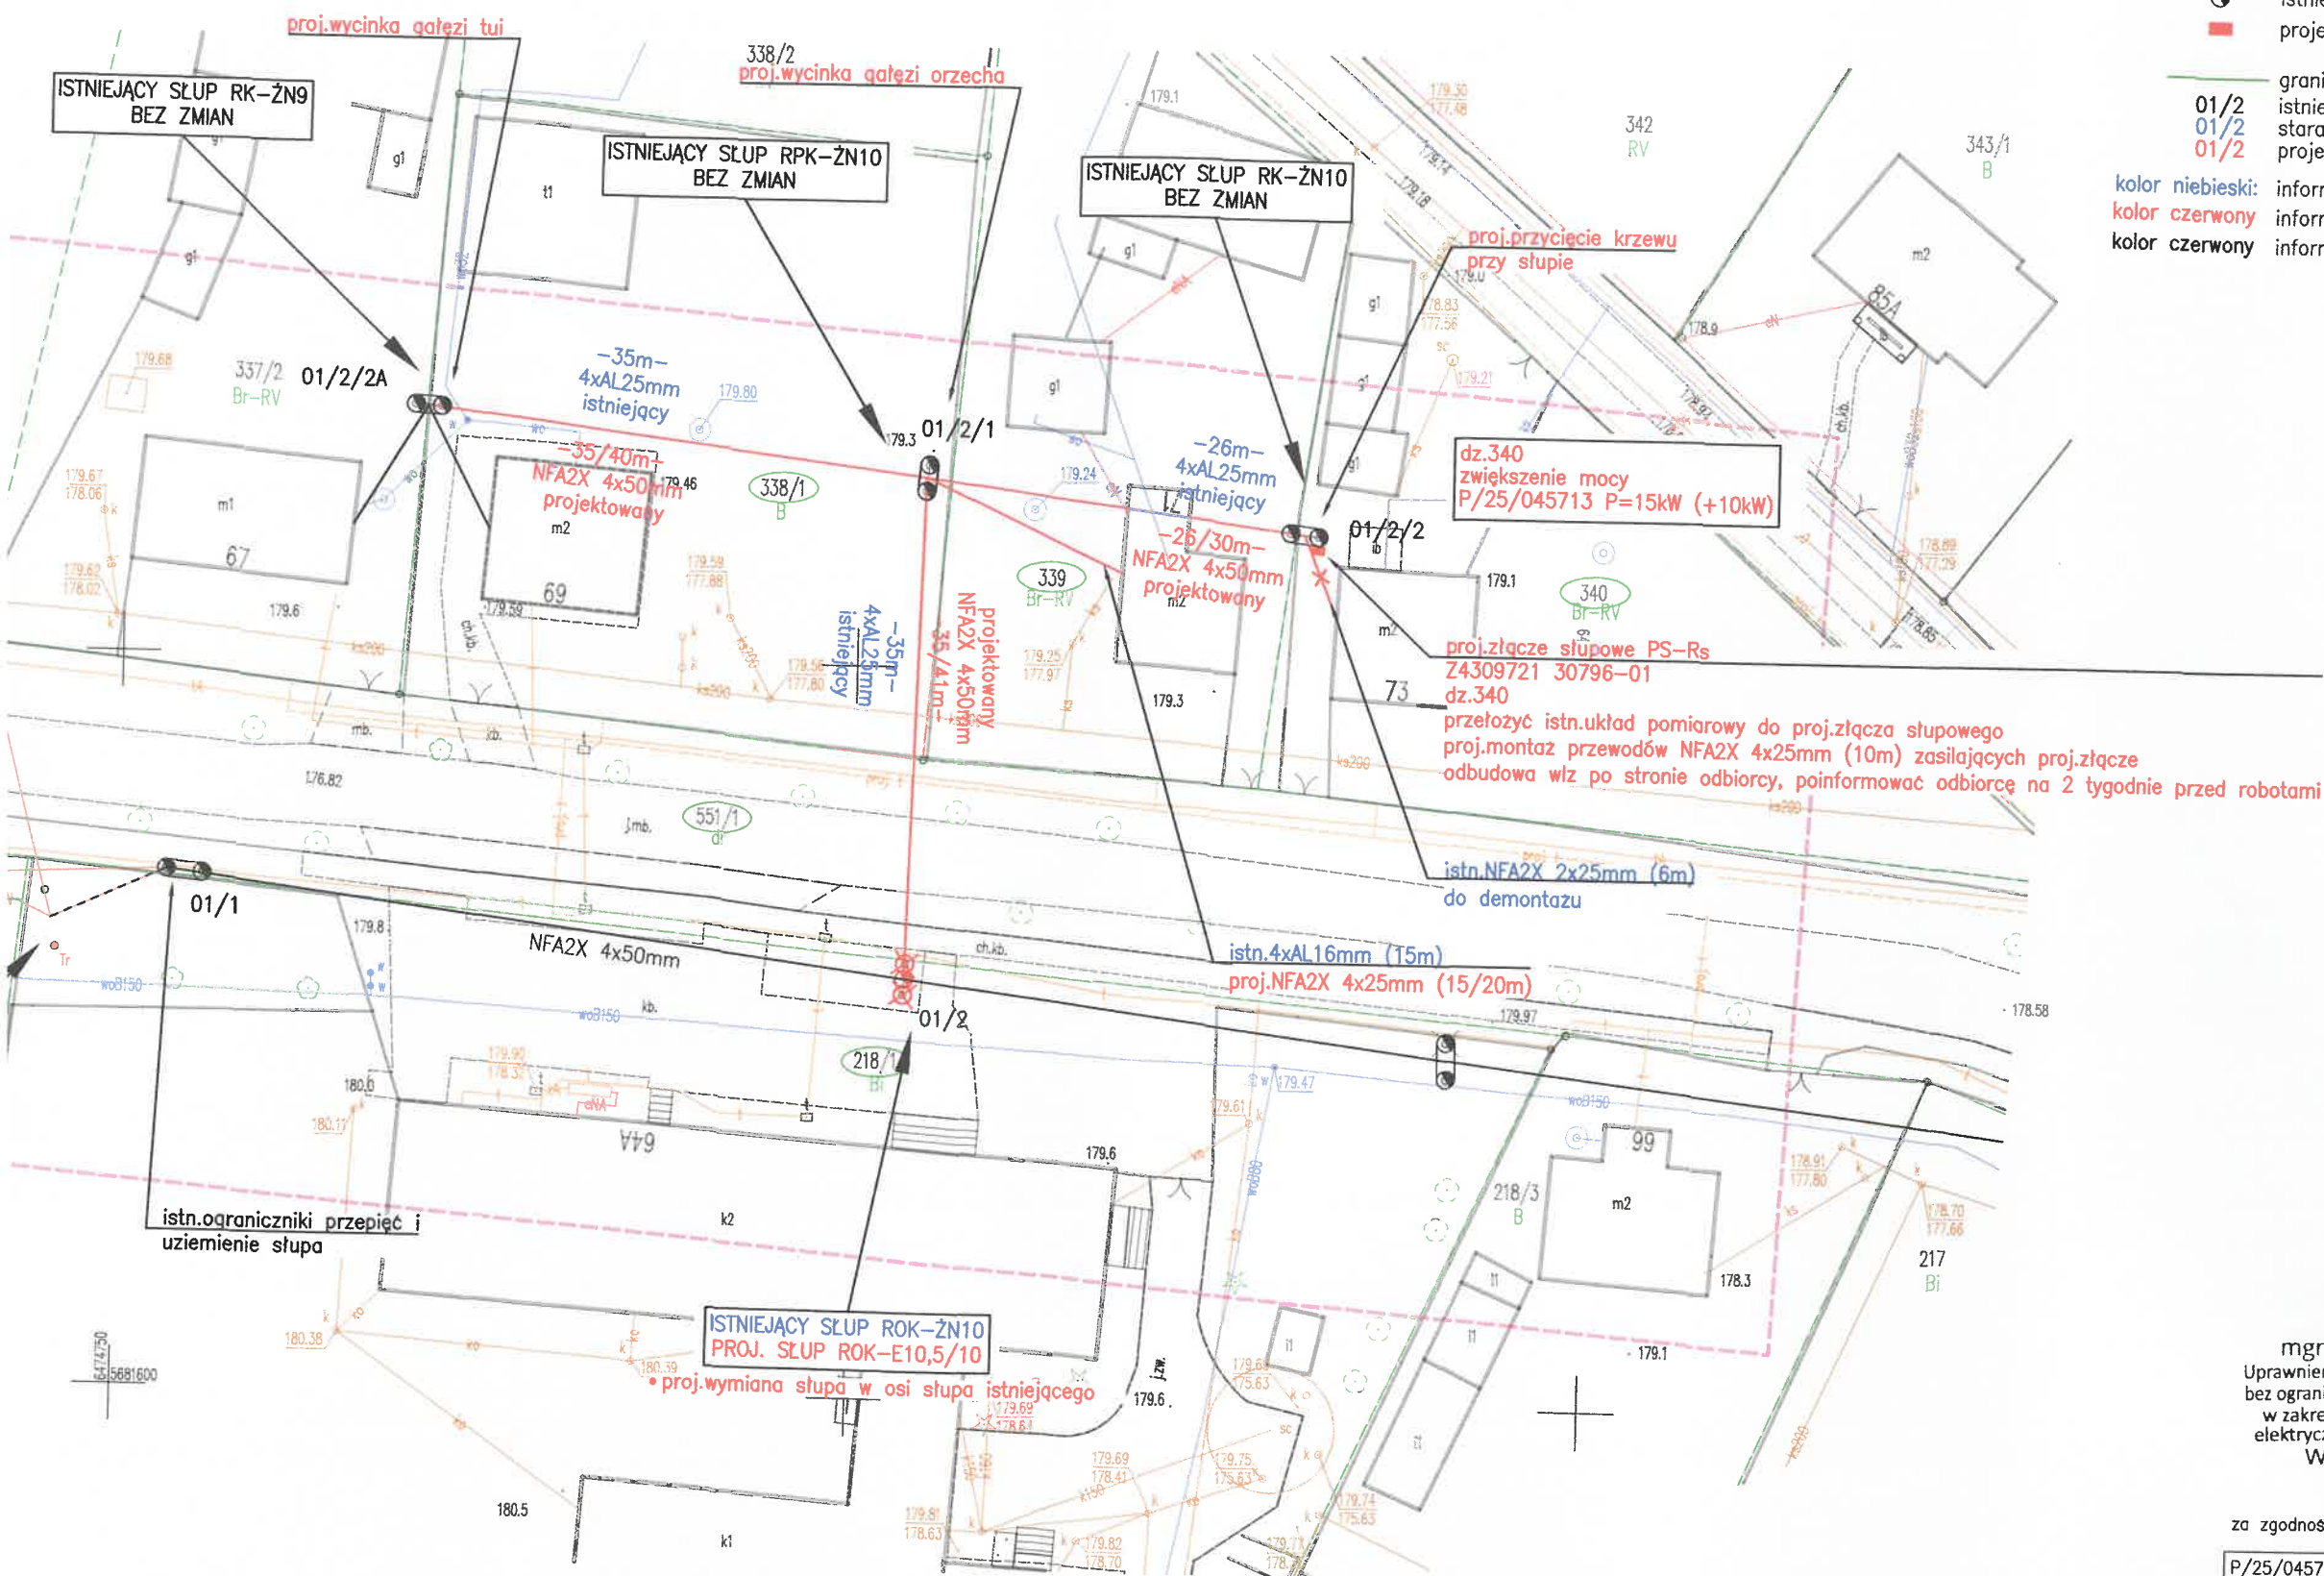

- istniejące przewody linii napowietrznej do 1kV do przełożenia
- proj.wymiana istniejących przewodów linii napowietrznej do 1kV
- istniejące przewody przyłącza napowietrzego do demontazu
- projektowany montaż lub wymiana słupa
- ⊗ projektowany demontaż słupa
- istniejący słup bez zmian
- projektowane złącze słupowe
- granica działek
- 01/2 istniejąca numeracja słupów bez zmian
- 01/2 stara numeracja słupów
- 01/2 projektowana numeracja słupów
- kolor niebieski: informacje dotyczące elementów przeznaczonych do demontazu lub wymiany
- kolor czerwony: informacje dotyczące elementów projektowanych
- kolor czerwony: informacje dotyczące elementów bez zmian

mgr inż. Andrzej Cichosz
Uprawnienia budowlane do projektowania
bez ograniczeń w sporządzaniu instalacyjnej
w zakresie sieci, instalacji i urządzeń
elektrycznych i elektroenergetycznych
WKP/0190/POOE/17

za zgodność z oryginałem mapy

P/25/045713	OBI/43/2502558	KJ06262/25
Investycja: Przebudowa sieci elektroenergetycznej napowietrznej do 1kV z przyłączami		data: 14.07.2026
Adres inwestycji: 56–500 Stradomia Wierchnia (gm.Syców, pow.oleśnicki) jednostka ewid. 021407_5.0007 Stradomia Wierchnia dz.nr 218/1, 338/1, 339, 340, 551/1		skala: 1:500
		rys.nr
mgr inż. Andrzej Cichosz		
PROJEKT ZAGOSPODAROWANIA TERENU: CZĘŚĆ RYSUNKOWA		
Projektant:	mgr inż. Andrzej Cichosz specjalność instalacyjna w zakresie sieci, instalacji i urządzeń elektrycznych WKP/0190/POOE/17	2.1


ISTNIEJĄCA INSTALACJA TELETECHNICZNA FIRMY EDIAL W PRZEBUDOWYWANYM ZAKRESIE
INSTALACJA OŚWIETLENIA ULICZNEGO
brak przewodów OUiD w przebudowywanym odgałęzieniu
istn.przewody 1xAL25mm w linii głównej na słupie 01/2 – do przełożenia w zakresie OUiD
istn.oprawy na słupach: 01/2 – do przełożenia w zakresie OUiD

MAPA DO CELÓW PROJEKTOWYCH

Oznaczenie kancelaryjne zgłosz. pracy geodezyjnej	GK.6640.206.2026
Miejscowość	Stradomia Wierchnia
Jednostka ewidencyjna	identyfikator 021407_5 nazwa Syców
Obręb ewidencyjny	identyfikator 021407_5.0007 nazwa Stradomia Wierchnia
Skala mapy	1:500
Nazwa układu współrzędnych	prostokątnych płaskich 2000/6 wysokości PL-EVRF2007-NH
Oznaczenie i informacje o służebnościach gruntowych	Wykonanie niniejszej mapy nie było poprzedzone ustaleniami mających wpływ na zagospodarowanie gruntów, dotyczącymi ewentualnych służebności gruntowych obciążających zlokalizowanych w granicach projektowanej inwestycji grunty położone w granicach projektowanej inwestycji.
Oznaczenie granic obszaru, który był przedmiotem aktualizacji	
Godło mapy	6.152.17.20.1.3
Pracownia Geodezyjna "ArtGEO"	Michał Jerczyński ul. Akacjowa 9, 63-645 Trzebień NIP 619-195-26-01 REGON 301750509 tel.: 723-095-000 www.artgeo.kepno.pl
	Trzebień dn. 06.02.2026 r.


Poswiadczam że niniejszy dokument został opracowany w wyniku prac geodezyjnych i kartograficznych których rezultaty zawiera pozytywnie zweryfikowany operat techniczny .
Jednocześnie informuję , że jestem świadomy odpowiedzialności karnej za złożenie fałszywego oświadczenia.

Identyfikator zgłoszenia prac geodezyjnych	GK.6640.206.2026
Organy służby geodezyjnej, który otrzymał zgłoszenie	STAROSTA OLEŚNICKI
Wykonawca prac geodezyjnych	Pracownia Geodezyjna "ArtGEO" Michał Jerczyński ul. Akacjowa 9, 63-645 Trzebień
Nr oraz data sporządzenia dokumentu zawierającego wynik pozytywnej weryfikacji	P.0214.2026.565 z dnia 13.03.2026 r.
Imię i nazwisko oraz uprawnień zawodowych kierownika prac	Michał Jerczyński upr. nr 22071

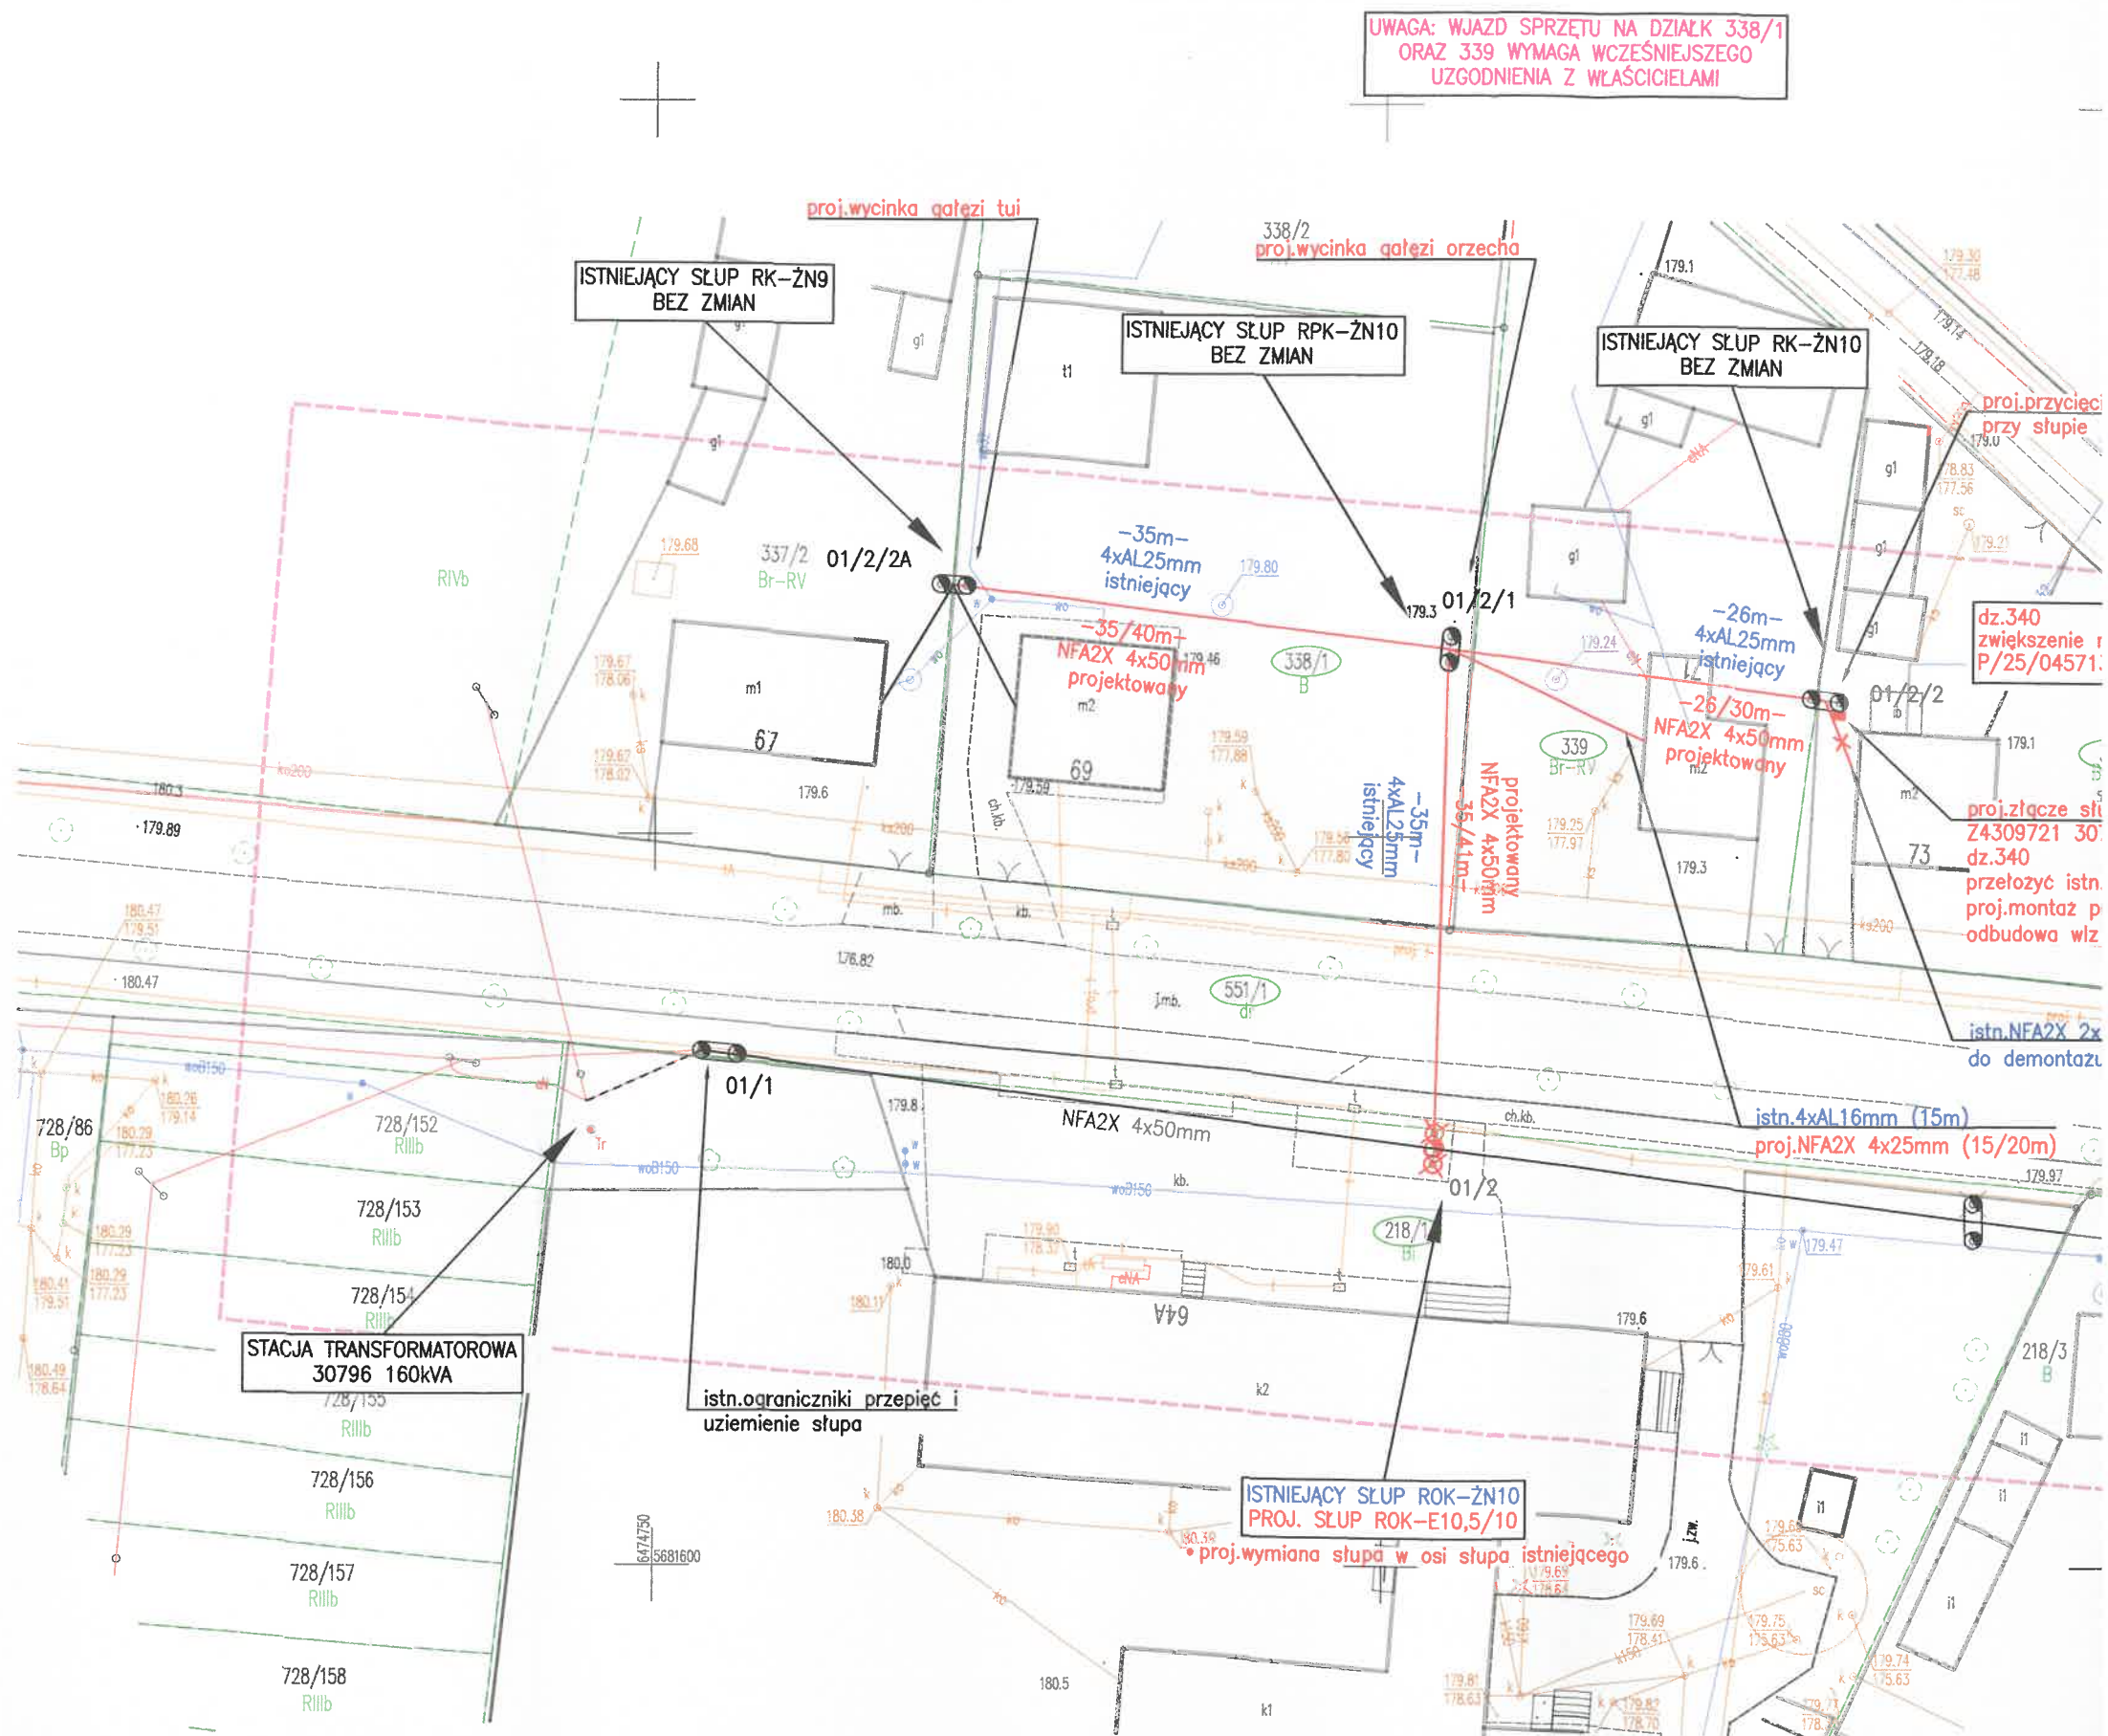

ISTNIEJĄCA INSTALACJA TELETE

INSTALACJA OŚWIETLENIA ULICZ
brak przewodów OUID w przeł
istn.przewody 1xAL25mm w lii
istn.oprawy na słupach: 01/2

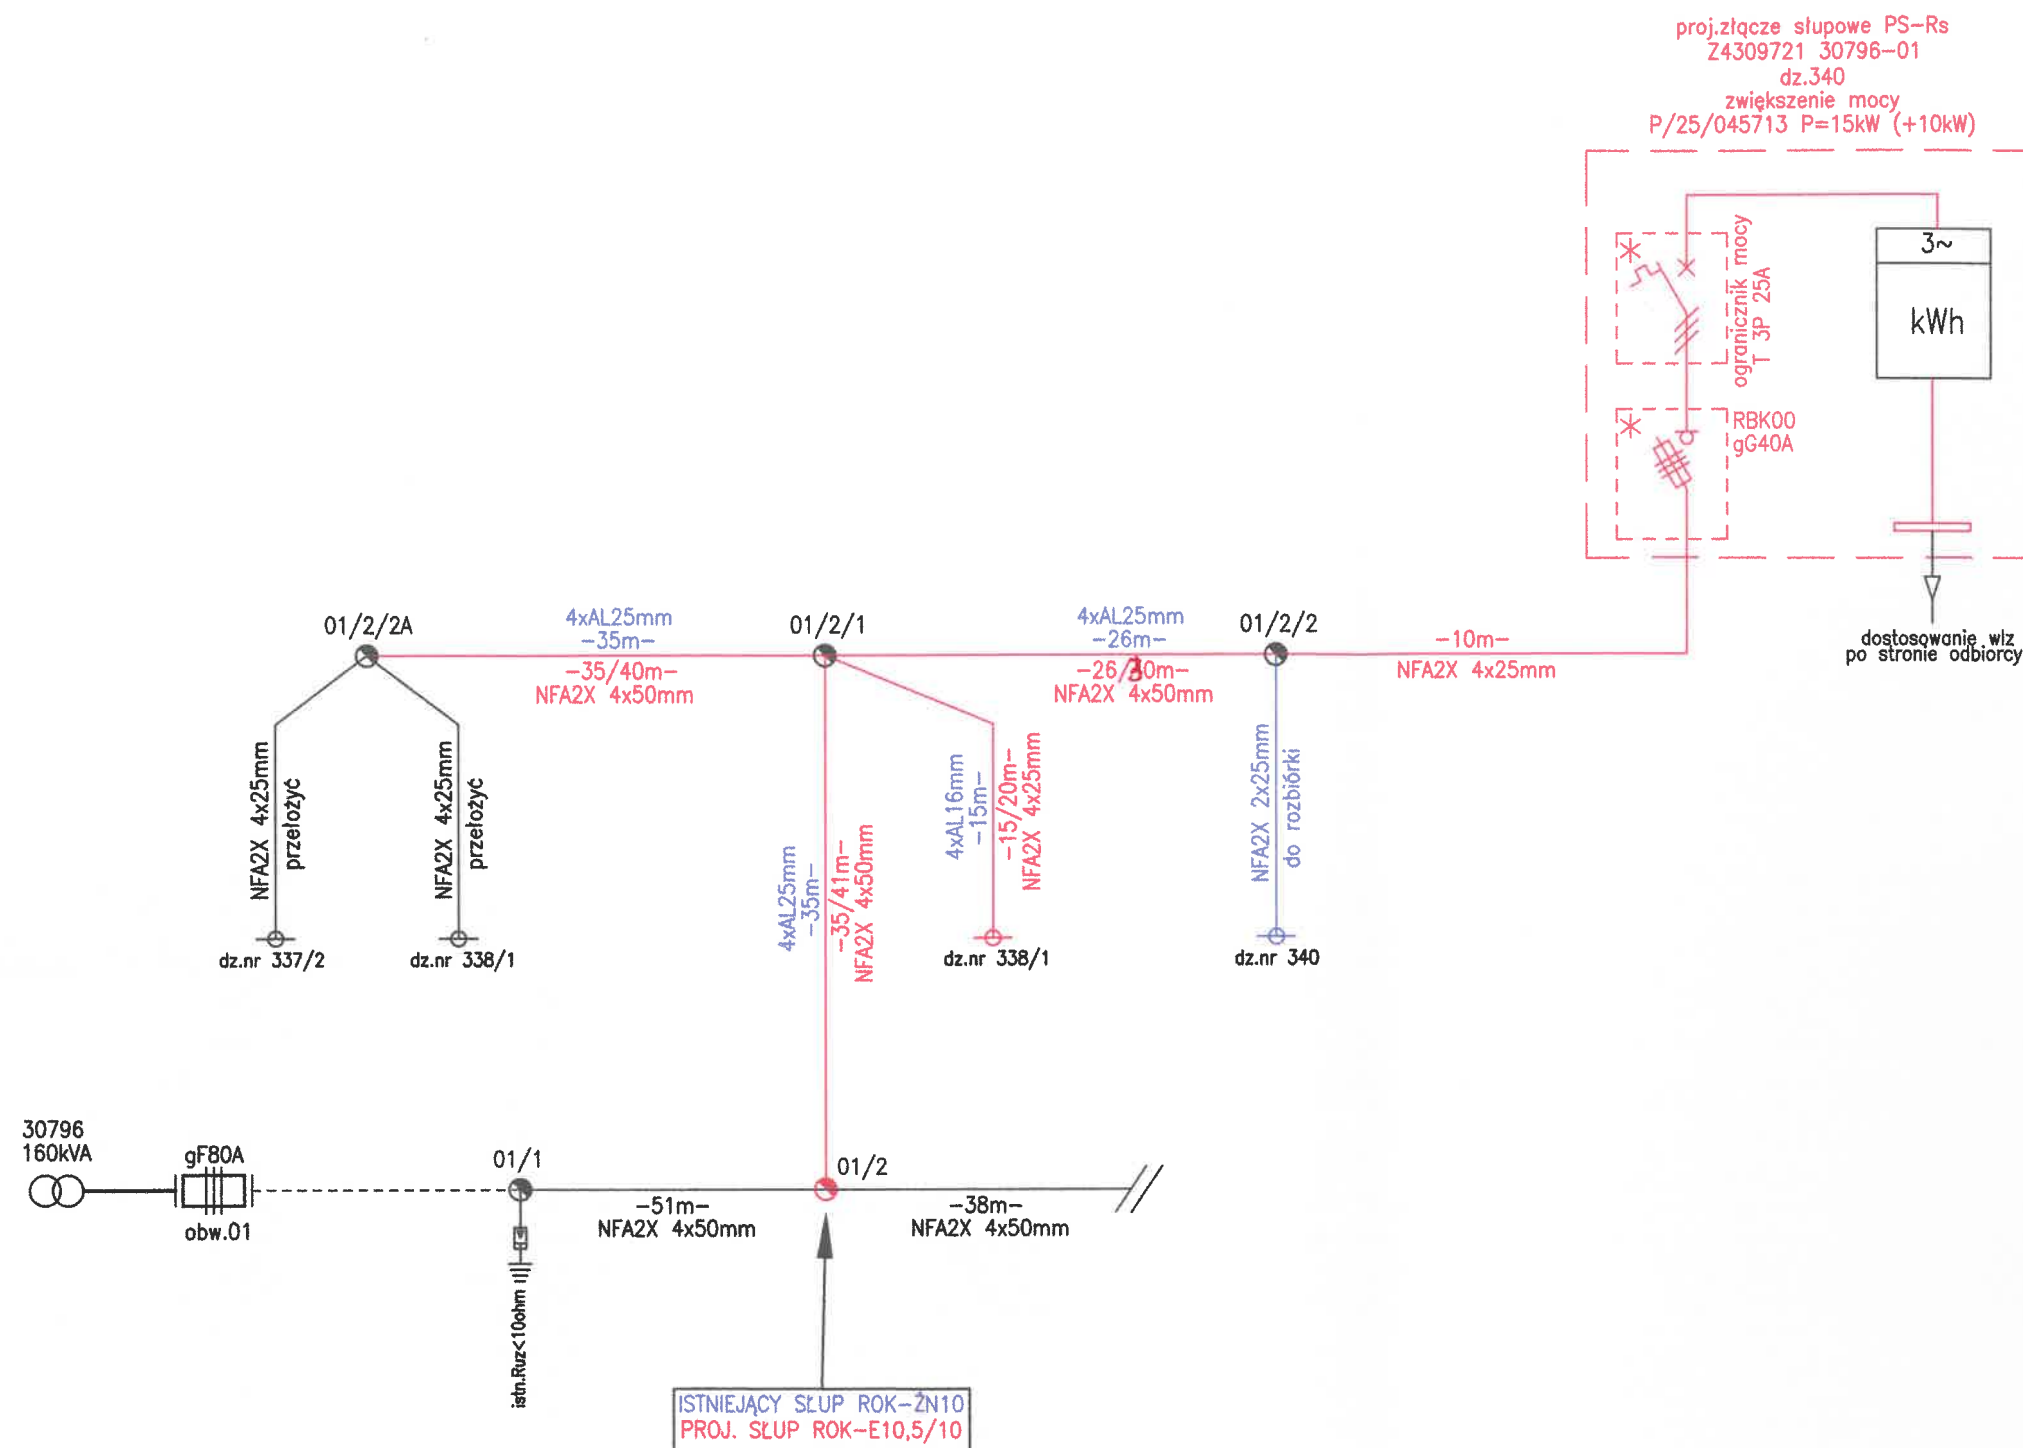

- przełożyć istn. układ pomiarowy do proj.złącza słupowego
- odbudowa w/z po stronie odbiorcy, poinformować odbiorcę na 2 tygodnie przed robotami

- istniejące przewody linii napowietrznej nN bez zmian/do przełożenia
— wymieniane lub projektowane przewody linii napowietrznej nN
— demontowane przewody linii napowietrznej nN
- istniejące kable nN bez zmian/do przełożenia
● projektowany montaż/wymiana słupa
⊗ projektowany demontaż słupa
● istniejący słup bez zmian
■ istniejące złącza kablowe bez zmian/do przełożenia
- kolor czarny: informacje dotyczące elementów bez zmian
kolor niebieski: informacje dotyczące elementów przeznaczonych do demontażu lub wymiany
kolor czerwony: informacje dotyczące elementów projektowanych
- 02/4/1 stara numeracja słupów przeznaczona do zmiany
02/4/1 istniejąca numeracja słupów bez zmian
02/4/1 nowa/projektowana numeracja słupów

P/25/045713	OBI/43/2502558	KJ06262/25
Inwestycja: Przebudowa sieci elektroenergetycznej napowietrznej do 1kV z przyłączami	data: 14.07.2026	
Adres inwestycji: 56-500 Stradomia Wierchnia (gm.Syców, pow.oleśnicki)	skala: —	rys.nr
jednostka ewid. 021407_5.0007 Stradomia Wierchnia	rys.nr	str.nr
dz.nr 218/1, 338/1, 339, 340, 551/1	mgr inż. Andrzej Cichosz	7.1
SCHEMATY JEDNOKRESKOWE		
Projektant:	mgr inż. Andrzej Cichosz specjalność instalacyjna w zakresie sieci, instalacji i urządzeń elektrycznych WKP/0190/POOE/17	WKP/0190/POOE/17