


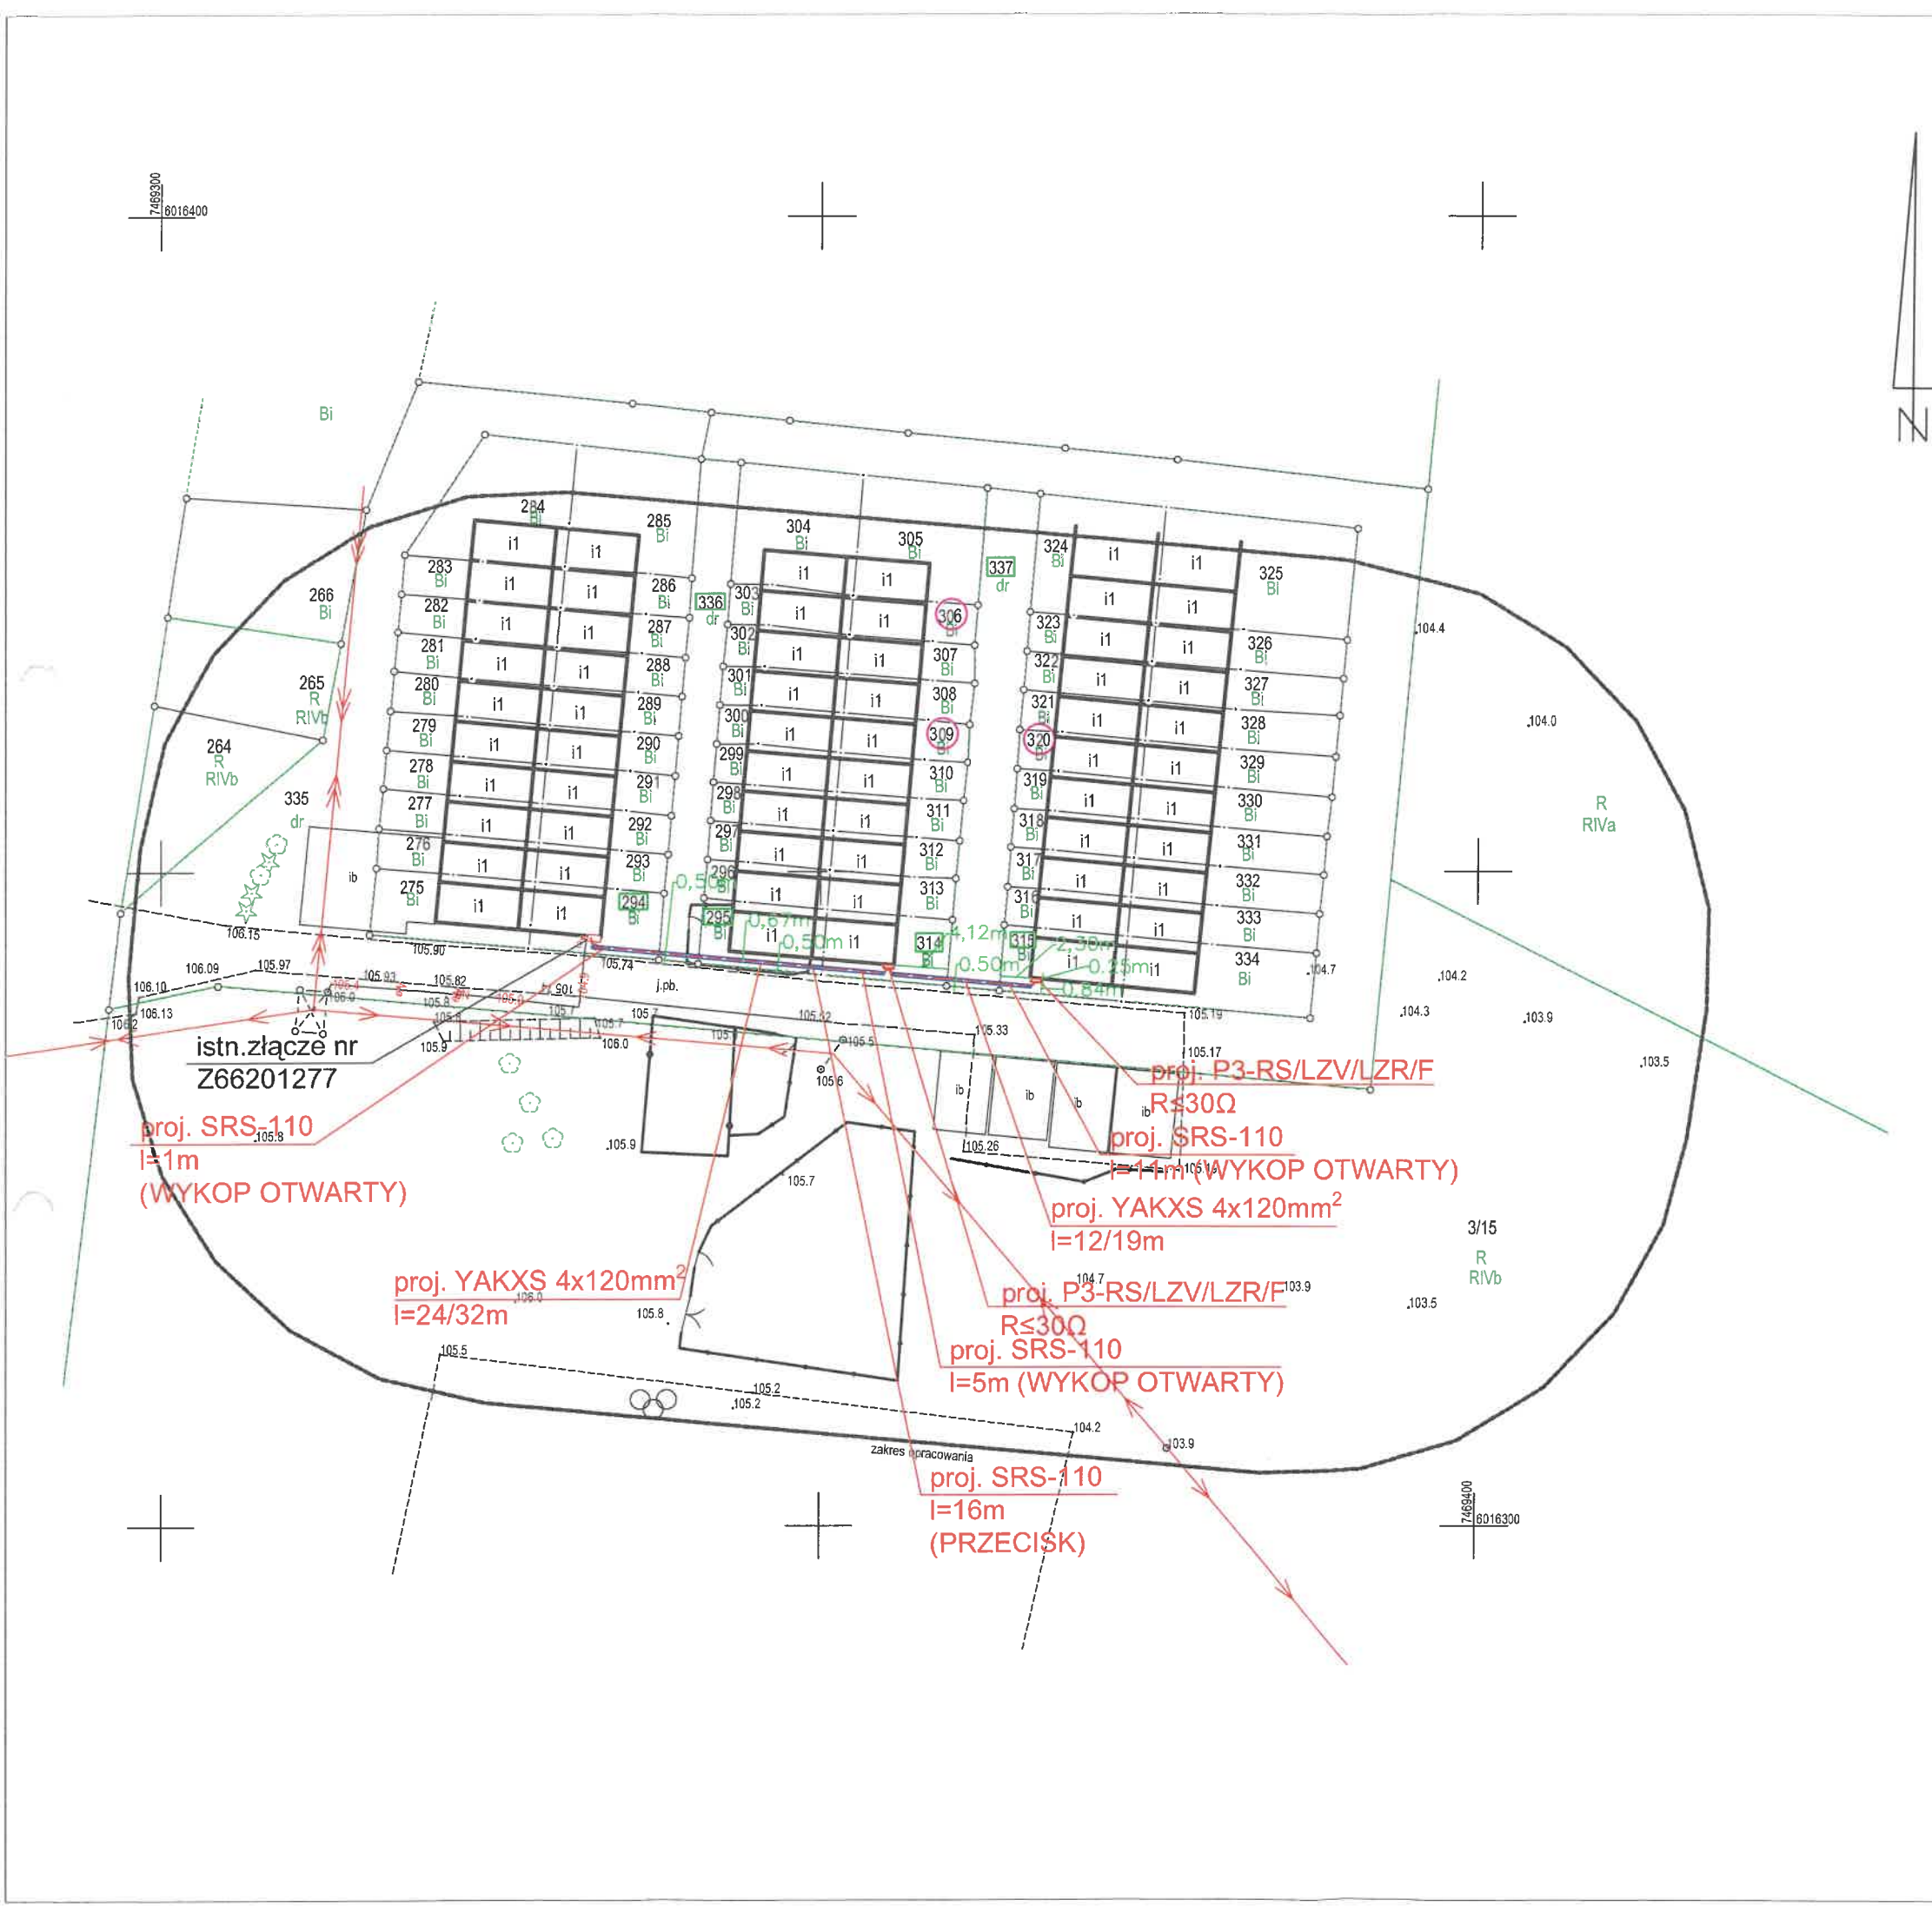

MAPA DO CELÓW PROJEKTOWYCH	
SKALA 1:500	
Nazwa miejscowości	Piasty Wielkie
Identyfikator i nazwa jednostki ewidencyjnej	280105_2 - Górowo Iławeckie
Identyfikator i nazwa obszaru ewidencyjnego	0035 - Piasty Wielkie
Numer działki	335
Identyfikator zgłoszenia prac geodezyjnych	GGN-PODGIK.6640.1.37.2026
Układ odniesienia współrzędnych prostokątnych płaskich	PL-2000/21
Układ odniesienia wysokości	PL-EVRF2007-NH
Godło mapy	7.219.17.16.4.2
Data opracowania mapy	12.02.2026
Mapę dostosowano do celów projektowych na podstawie materiałów źródłowych otrzymanych z PODGIK w Bartoszycach i wykonanej aktualizacji. Nie wyklucza się istnienia w terenie innych niewykazanych na niniejszej mapie urządzeń podziemnych, które nie były zgłoszone do inwentaryzacji. Dane w zakresie ewidencji gruntów pozyskano z PODGIK w Bartoszycach. Nie dochodzą do stanu prawnego granic oraz nie ustalano obciążeń służebnościami gruntowymi.	
GEODETA UPRAWNIONY	USŁUGI GEODEZYJNE Stanisław Kalisz
mgr inż. Paweł Kotowski nr upr. 19371	ul. Warszawska 15/3, 82-100 Nowy Dwór Gdański
kerownik prac geodezyjnych	tel. 504 925 550, e-mail: kaliszstanislaw@wp.pl
	wkonawca prac geodezyjnych

Oświadczam, że niniejszy dokument został opracowany w wyniku prac geodezyjnych i kartograficznych, których rezultaty zawiera operat techniczny pozytywnie zweryfikowany. Jestem świadomy odpowiedzialności karnej za złożenie fałszywego oświadczenia.	
Identyfikator zgłoszenia prac geodezyjnych	GGN-PODGIK.6640.1.37.2026
Organ służby geodezyjnej, który otrzymał zgłoszenie	Starosta Bartoszycki
Wykonawca prac geodezyjnych	Stanisław Kalisz Usługi Geodezyjne
Nr oraz data sporządzenia dokumentu zawierającego wynik pozytywnej weryfikacji	GGN-PODGIK.6640.1.37.2026_1 17.02.2026
Imię i nazwisko oraz nr uprawnień zawodowych kierownika prac	mgr inż. Paweł Kotowski Nr uprawnień 19371

Elektronicznie podpisany przez
Paweł Kotowski
Data: 2026.02.23 07:01:14 +01'00'

Stanisław
Paweł Kalisz
Elektronicznie podpisany
przez Stanisław Paweł
Kalisz
Data: 2026.02.23 10:36:29
+01'00'

ZA ZGODNOŚĆ Z ORYGINAŁEM MAPY DO CELÓW PROJEKTOWYCH

mgr inż. Paweł Danilczuk
uprawnienia budowlane do projektowania
bez ograniczeń w specjalności instalacyjnej
w zakresie sieci, instalacji i urządzeń
elektrycznych i elektroenergetycznych
Nr ewid. WAM/0144/POOE/10

OBI/62/2503457 OJ00207/26

P/25/081625, P/25/082477, P/25/082479

Biuro Projektów VOLT s.c. Marcin Górski, Paweł Danilczuk ul. Freta 26/27, 82-300 Elbląg tel. 513 076 009, 506 961 101		
Temat	Budowa sieci kablowej nn 0,4 kV w m. Piasty Wielkie gm. Górowo Iławeckie do zasilania dz. nr 309, 320, 306	Faza PBW
Adres	m. Piasty Wielkie gm. Górowo Iławeckie dz. nr 294, 336, 295, 314, 337, 315, obszar 0035 Piasty Wielkie	Data 03.2026
Inwestor	ENERGA Operator S.A. ul. Marynarki Polskiej 130, 80-557 Gdańsk	Skala 1:500
Nazwa rysunku	Projekt zagospodarowania terenu	Branża ELEKTRYCZNA
Projektant	mgr inż. Paweł Danilczuk upr. WAM/0144/POOE/10	nr rys. E-01
Asystent projektanta	inż. Pablis Izabela	
Sprawdzający	mgr inż. Marcin Górski upr. WAM/0013/PWOE/10	
LEGENDA:		
		
proj. kabel nn 0,4kV		
działka objęta projektem		
projektowane złącze		
proj. rura ochronowa		
 działka zasilana		

