


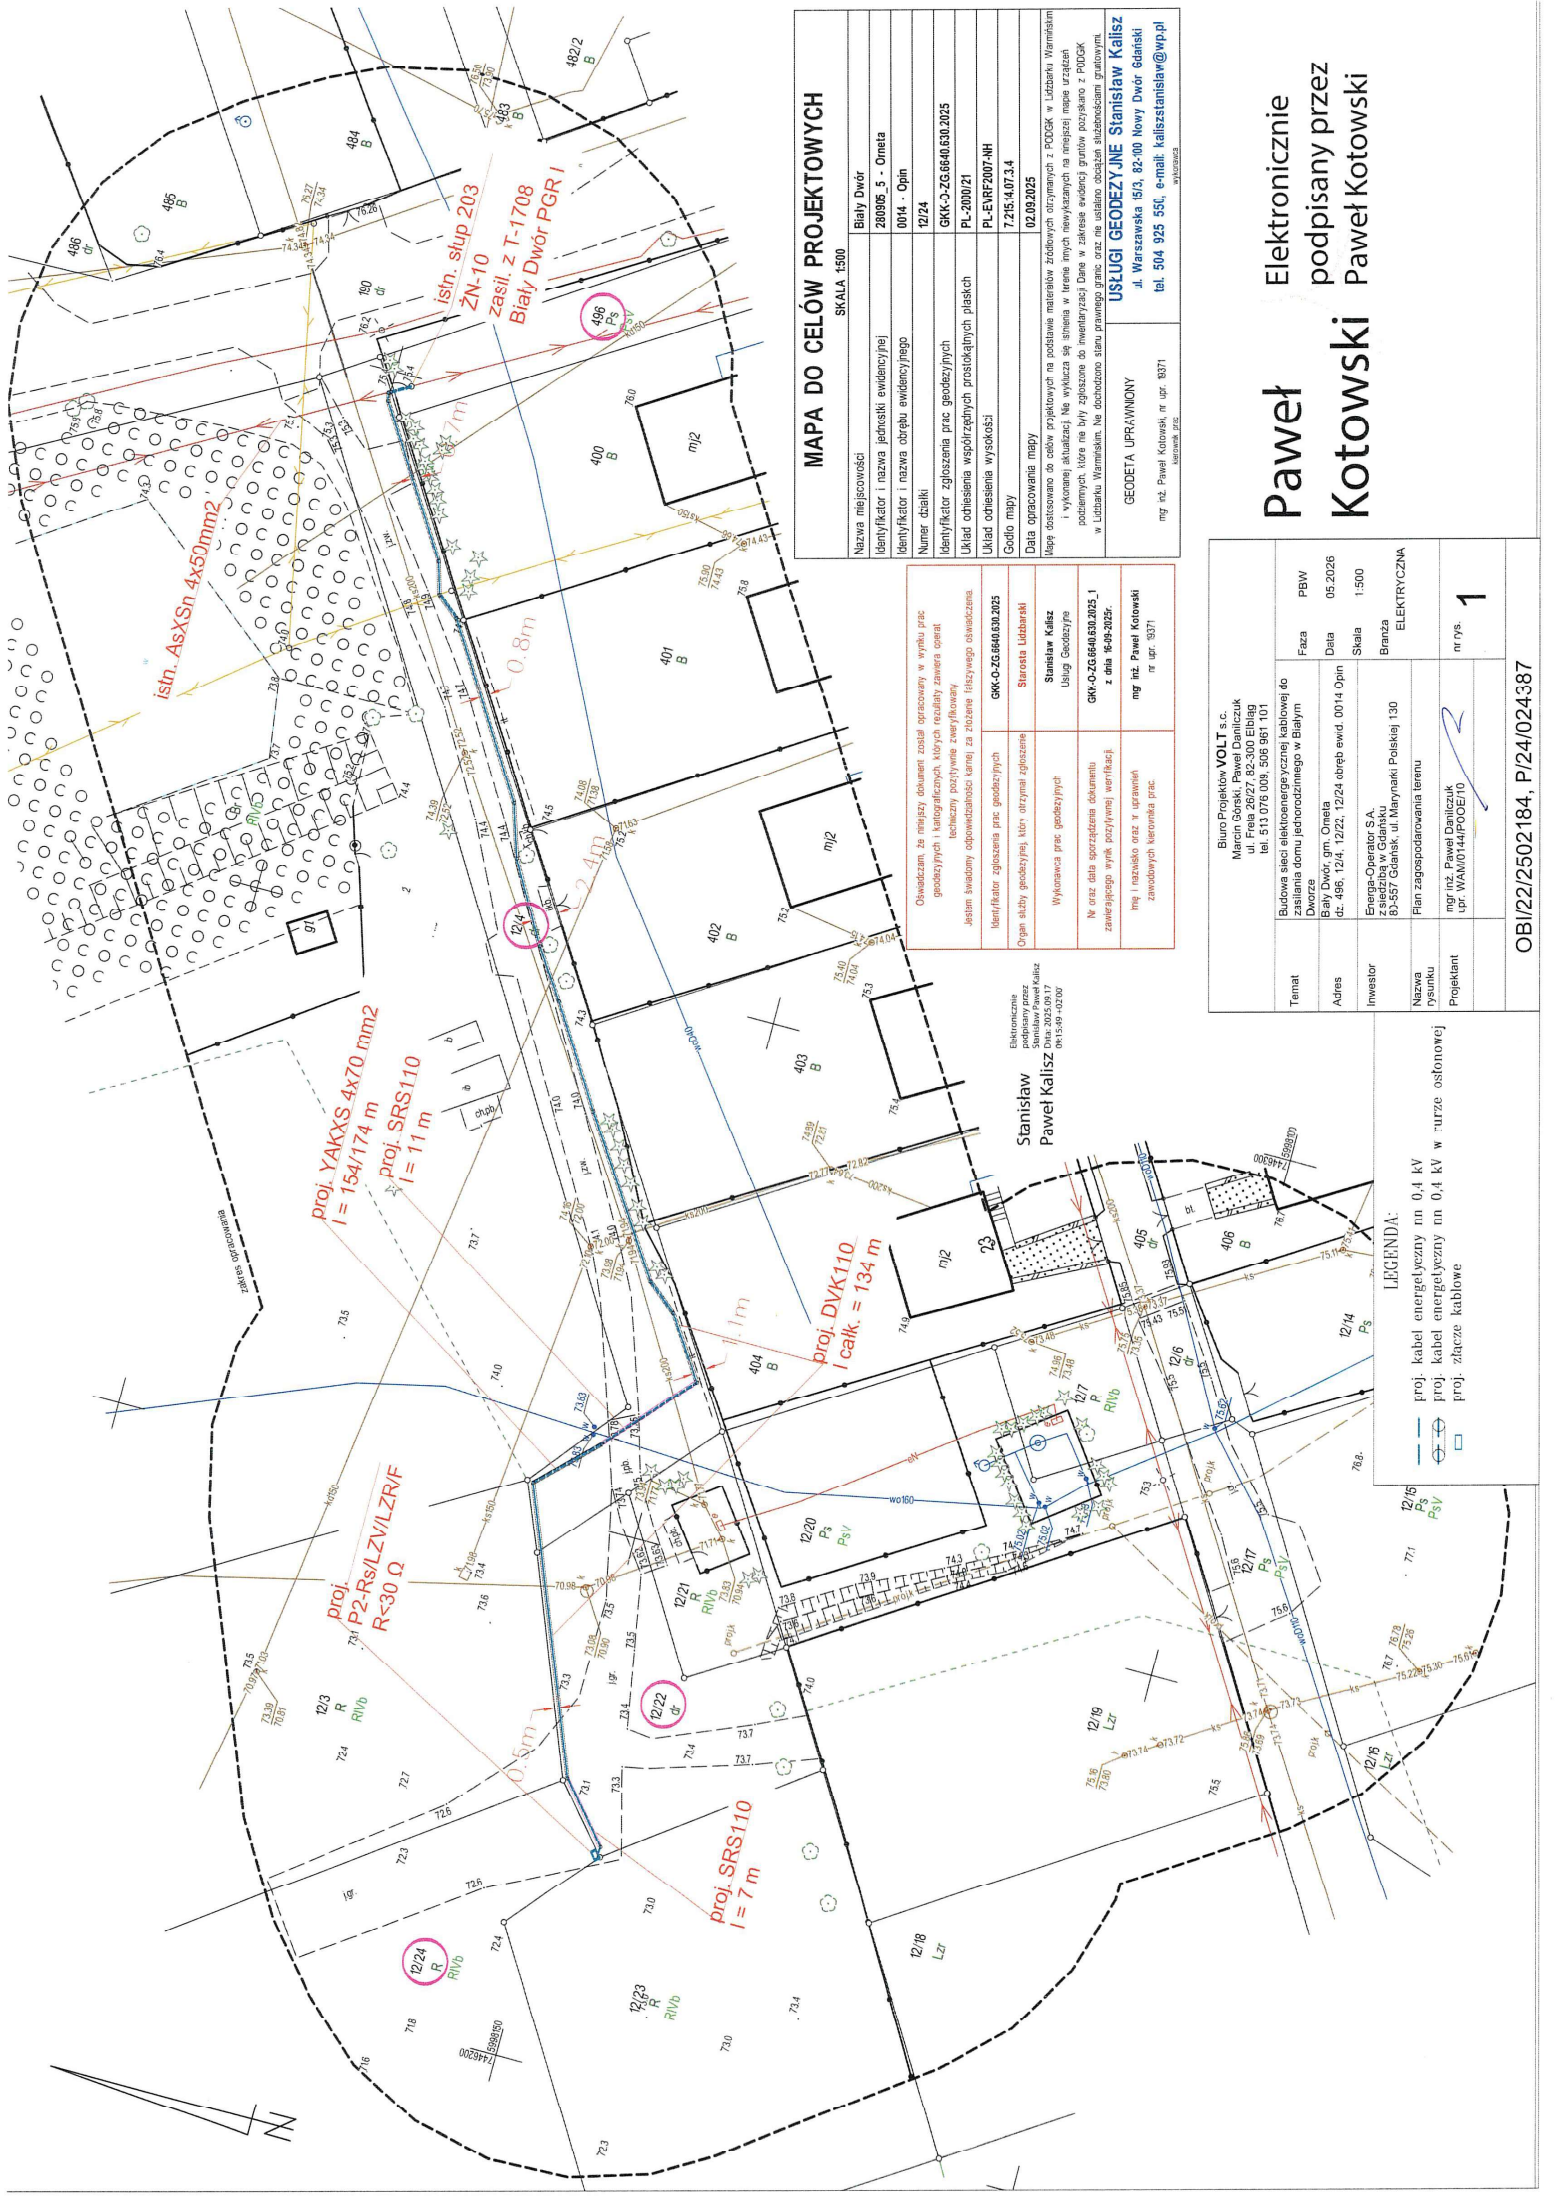

MAPA DO CELÓW PROJEKTYWYCH	
SKALA 1:500	
Nazwa miejscowości	Biały Dwór
Identyfikator i nazwa jednostki ewidencyjnej	280905 5 - Oneta
Identyfikator i nazwa obrębu ewidencyjnego	0014 - Opin
Numer działki	42/24
Identyfikator zgłoszenia prac geodezyjnych	GKK-O-ZG-6640.630.2025
Układ odniesienia współrzędnych prostokątnych płaskich	PL-2000/21
Układ odniesienia wysokości	PL-ENR2007-NH
Godło mapy	7.215:4.07.2.4
Data opracowania mapy	02.09.2025
Mapa wykonana do celów projektowych na podstawie materiałów źródłowych otrzymanych z POCiK w Libarku Warmińskim i wykonanej aktualizacji. Nie wyklucza się sytuacji, w której mapy nie będącej na tej mapie, nie będącej w całości zgodnej z POCiK, podanych, które nie były zgłoszone do inwentaryzacji Działu w Libarku Warmińskim, nie dokonano zmian. Przewidywane są zmiany granic nieruchomości, które nie zostały zgłoszone do inwentaryzacji Działu w Libarku Warmińskim, nie dokonano zmian. Przewidywane są zmiany granic nieruchomości, które nie zostały zgłoszone do inwentaryzacji Działu w Libarku Warmińskim, nie dokonano zmian.	
USŁUGI GEODEZYJNE Stanisław Kalisz	
ul. Warszawska 15/3, 82-400 Nowy Dwór Gdański	
tel. 504 925 551, e-mail: kaliszstanislaw@wp.pl	
GEODETA UPRAWNIENY	
mgr inż. Paweł Kotowski, nr upr. 8371	mgr inż. Paweł Kotowski, nr upr. 8371

Oświadczam, że niniejszy dokument został opracowany w wyniku prac geodezyjnych i katastralnych, których rezultaty zawiera opłaty techniczne poświadczające zawyżony.	Oświadczam, że niniejszy dokument został opracowany w wyniku prac geodezyjnych i katastralnych, których rezultaty zawiera opłaty techniczne poświadczające zawyżony.
Jestem świadomy odpowiedzialności prawnej za złożenie fałszywego oświadczenia.	Jestem świadomy odpowiedzialności prawnej za złożenie fałszywego oświadczenia.
Identyfikator zgłoszenia prac geodezyjnych	GKK-O-ZG-6640.630.2025
Organ służby geodezyjnej, która otrzymała zgłoszenie	Starosta Libarński
Wykonawca prac geodezyjnych	Stanisław Kalisz
Nr oraz data sporządzenia dokumentu zawierającego wynik pozycyjnej weryfikacji	GKK-O-ZG-6640.630.2025, 1 z dnia 16-09-2025
mgr inż. Paweł Kotowski, nr upr. 8371	mgr inż. Paweł Kotowski, nr upr. 8371

Stanisław
Paweł Kalisz

Elektronizacja
podpisany przez
mgr inż. Paweł Kotowski
DN: 2025.09.02 09:15:49 +0200

Biuro Projektów VOLT s.c. Marcin Gorski, Paweł Danilczuk ul. Freja 26/27 82-300 Elbląg tel. 513 076 009, 506 961 101	
Temat	Budowa sieci elektroenergetycznej kablowej do zasilania domu jednorodzinnego w Białym Dworze
Adres	Biały Dwór, gm. Oneta
Investor	Energia Operator S.A. ul. Wolności 10 82-557 Gdańsk, ul. Marynarki Polskiej 130
Nazwa rysunku	Plan zagospodarowania terenu
Projektant	mgr inż. Paweł Danilczuk upr. WAM0144POCE10
Faza	PBW
Data	05.2026
Skala	1:500
Bransza	ELEKTRYCZNA
nr rys.	1

LEGENDA:
proj. kabel energetyczny nn 0,4 kV
proj. kabel energetyczny nn 0,4 kV w rurze osłonowej
proj. złącze kablowe

OBI/22/2502184, P124/024387