

KONCEPCJA ZAGOSPODAROWANIA TERENU

Skala 1:500

ENERGA-OPERATOR SA 431

Oddział w Olsztynie
Rejon Dystrybucji w Olsztynie ul. Cicha 7

Uzgodnienie nr
Uzgodnienie nr
Lokalizacja ww. szafki

ENERGA-OPERATOR SA
Oddział w Olsztynie
Rejon Dystrybucji w Olsztynie ul. Cicha 7

Uzgodnienie nr
Uzgodnienie nr
Lokalizacja ww. szafki

281411_2.0013.435

Lokalizacja ww. szafki

281411_2.0013.161/70

Przewidywany wymiar złącza w rzucie pionowym

wynosi
Wymiar złącza może ulec zmianie
na etapie projektowania

Główny inżynier ds. Przyłączeń 281411_2.0013.161/70

Bogdan Pijanowski

08.09.2026

161/193

161/192

161/191

161/190

161/189

161/188

161/187

161/186

161/185

161/184

161/183

161/182

161/181

161/180

161/179

161/178

161/177

161/176

161/175

LEGENDA:

B PROJ. BUDYNEK MIESZKALNY
JEDNORODZINNY DWULOKALOWY

II LICZBA KONDYGNACJI

5 MIEJSCE PARKINGOWE

POW. UTWARDZONA
KOSTKA BETONOWA 281411_2.0013.161/67

WEJŚCIE DO LOKALU MIESZKALNEGO

NIEPRZEKRACZALNA LINIA ZABUDOWY

REKO

Kamil
Olszaniecki

ul. Głowackiego 16/4, 10-447 Olsztyn
kamilolszaniecki@gmail.com
tel.: 502-031-749

temat:
BUDYNEK MIESZKALNY JEDNORODZINNY
DWULOKALOWY

adres:
dz. nr 161/189-191, 161/193-195
obręb Tomaszkowo, gmina Stawiguda

BRANŻA - ARCHITEKTURA
autor: mgr inż. arch. Krzysztof Olszaniecki
upr. nr UAN-4224/55/70/87

BRANŻA - KONSTRUKCJA
autor: mgr inż. Kamil Olszaniecki
upr. nr WAM/0056/POOK/14
mgr inż. Małgorzata Sierżputowska

data: 04.2026 skala: 1:500 nr rys: 1

0013-431

0013-432

0013-433

0660-0101/01
0013-446/2

04-10.04/P-116

0660-01102

0013-161/191

0013-161/61

0013-161/60

0013-161/62

Z6306390
1459-03/03/03
Z6306391proj

0013-161/63

0013-161/67

0013-161/64

0013-161/190

0013-161/195

05-10.05/P-116

06-10.06/P-116

0013-162/20

0013-161/194

0013-161/170

0013-161/69

0013-161/68

0013-161/73

0013-161/74

14590204/ZII/4proj

0013-161/38

0013-161/25

14590203/ZII/3

0013-161/38

0013-161/192

0013-161/189


1459-02/05


0013-161/167

0013-161/166

0013-161/66

0013-161/65

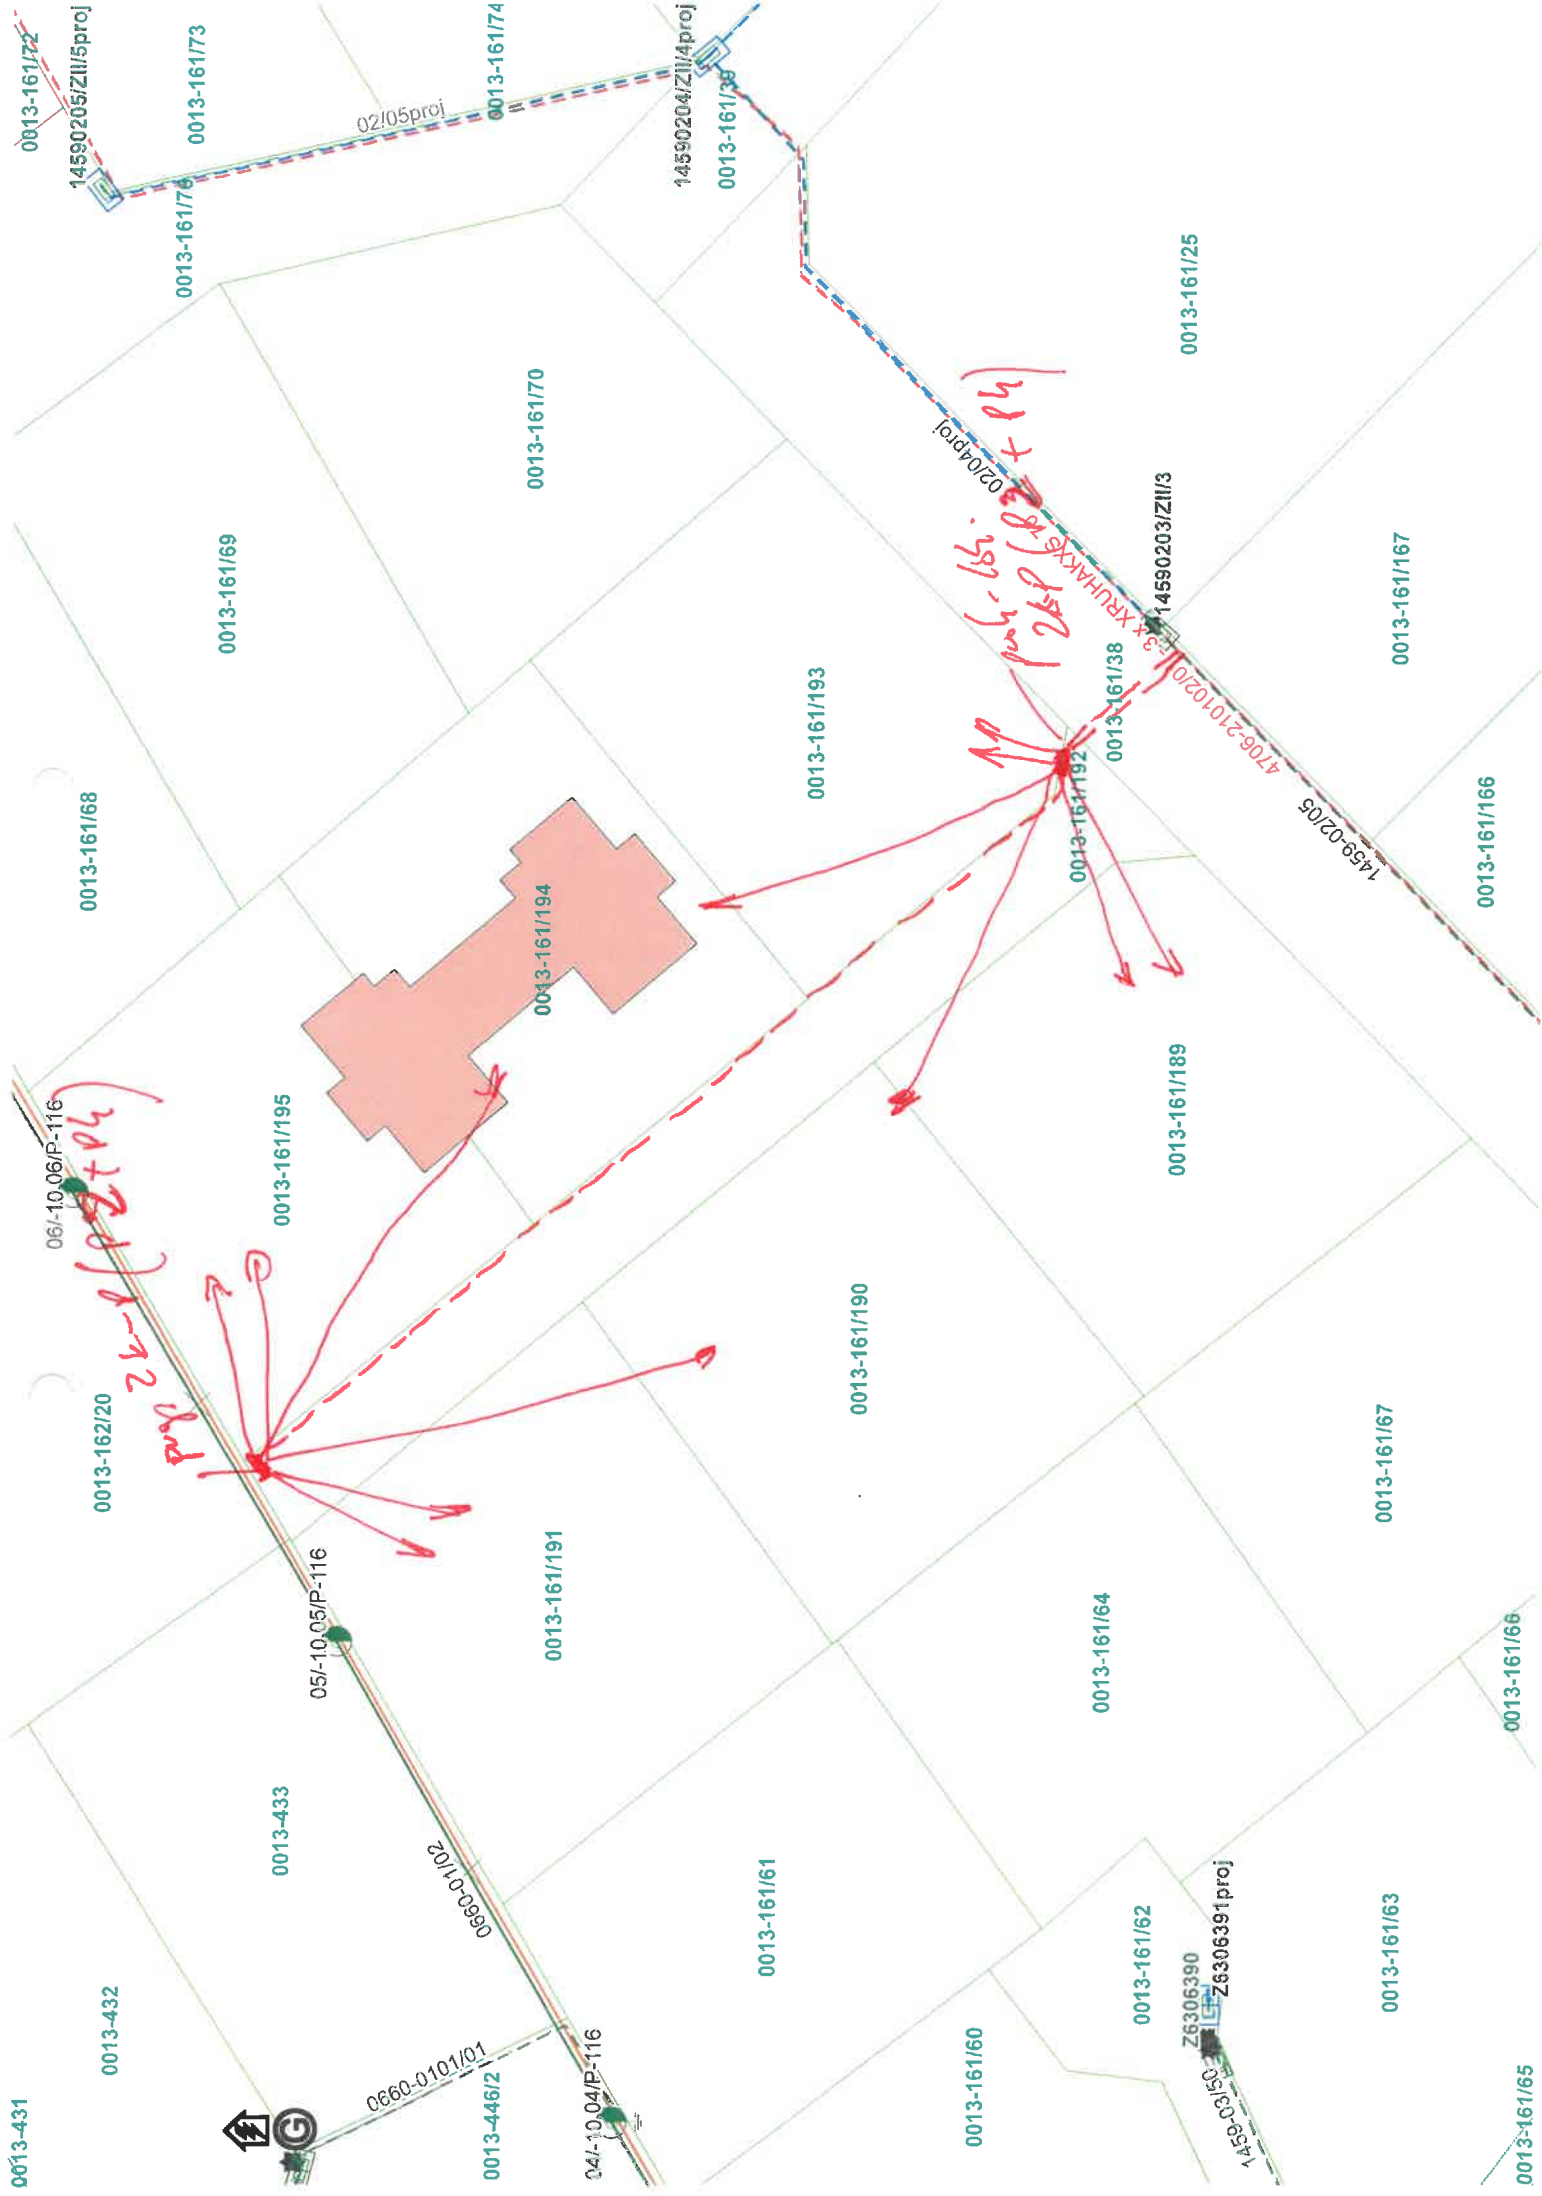

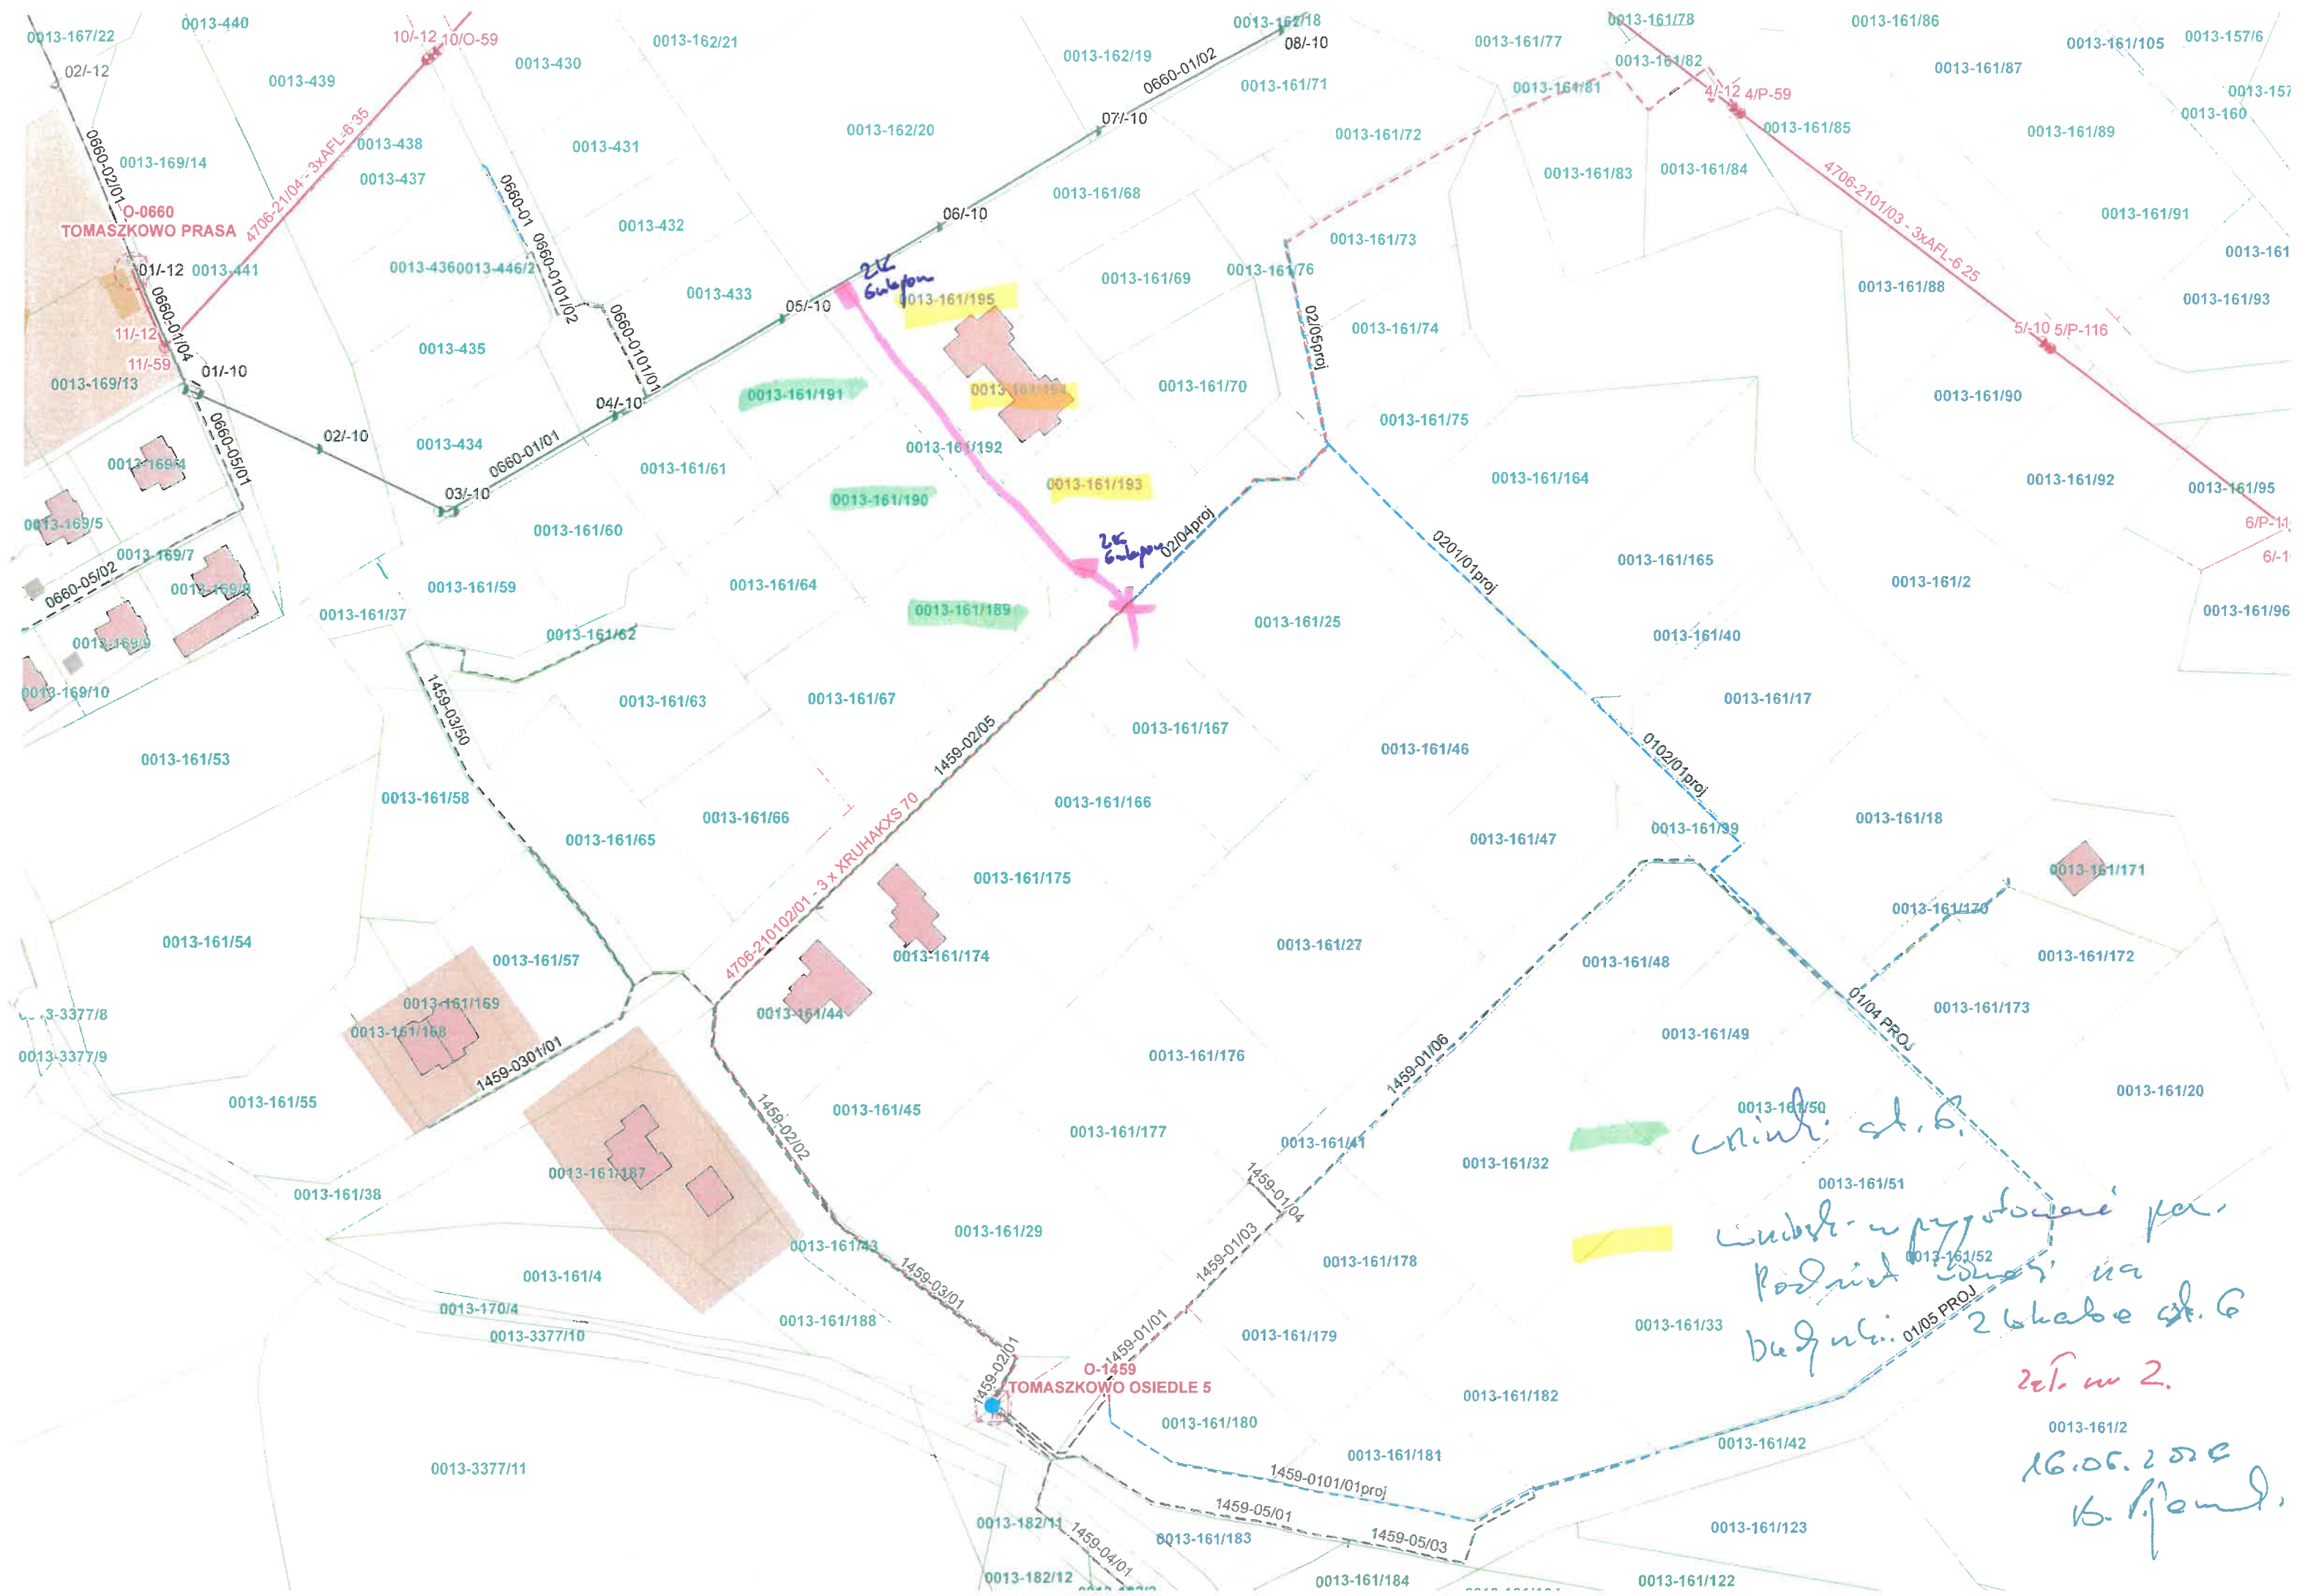

wnioś. st. 6.
Liniowe przygotowane na
podstawie danych na
budowl. 01/05 PROJ.
26 kabe st. 6
2x w 2.

16.05.2022
B. Piom.