


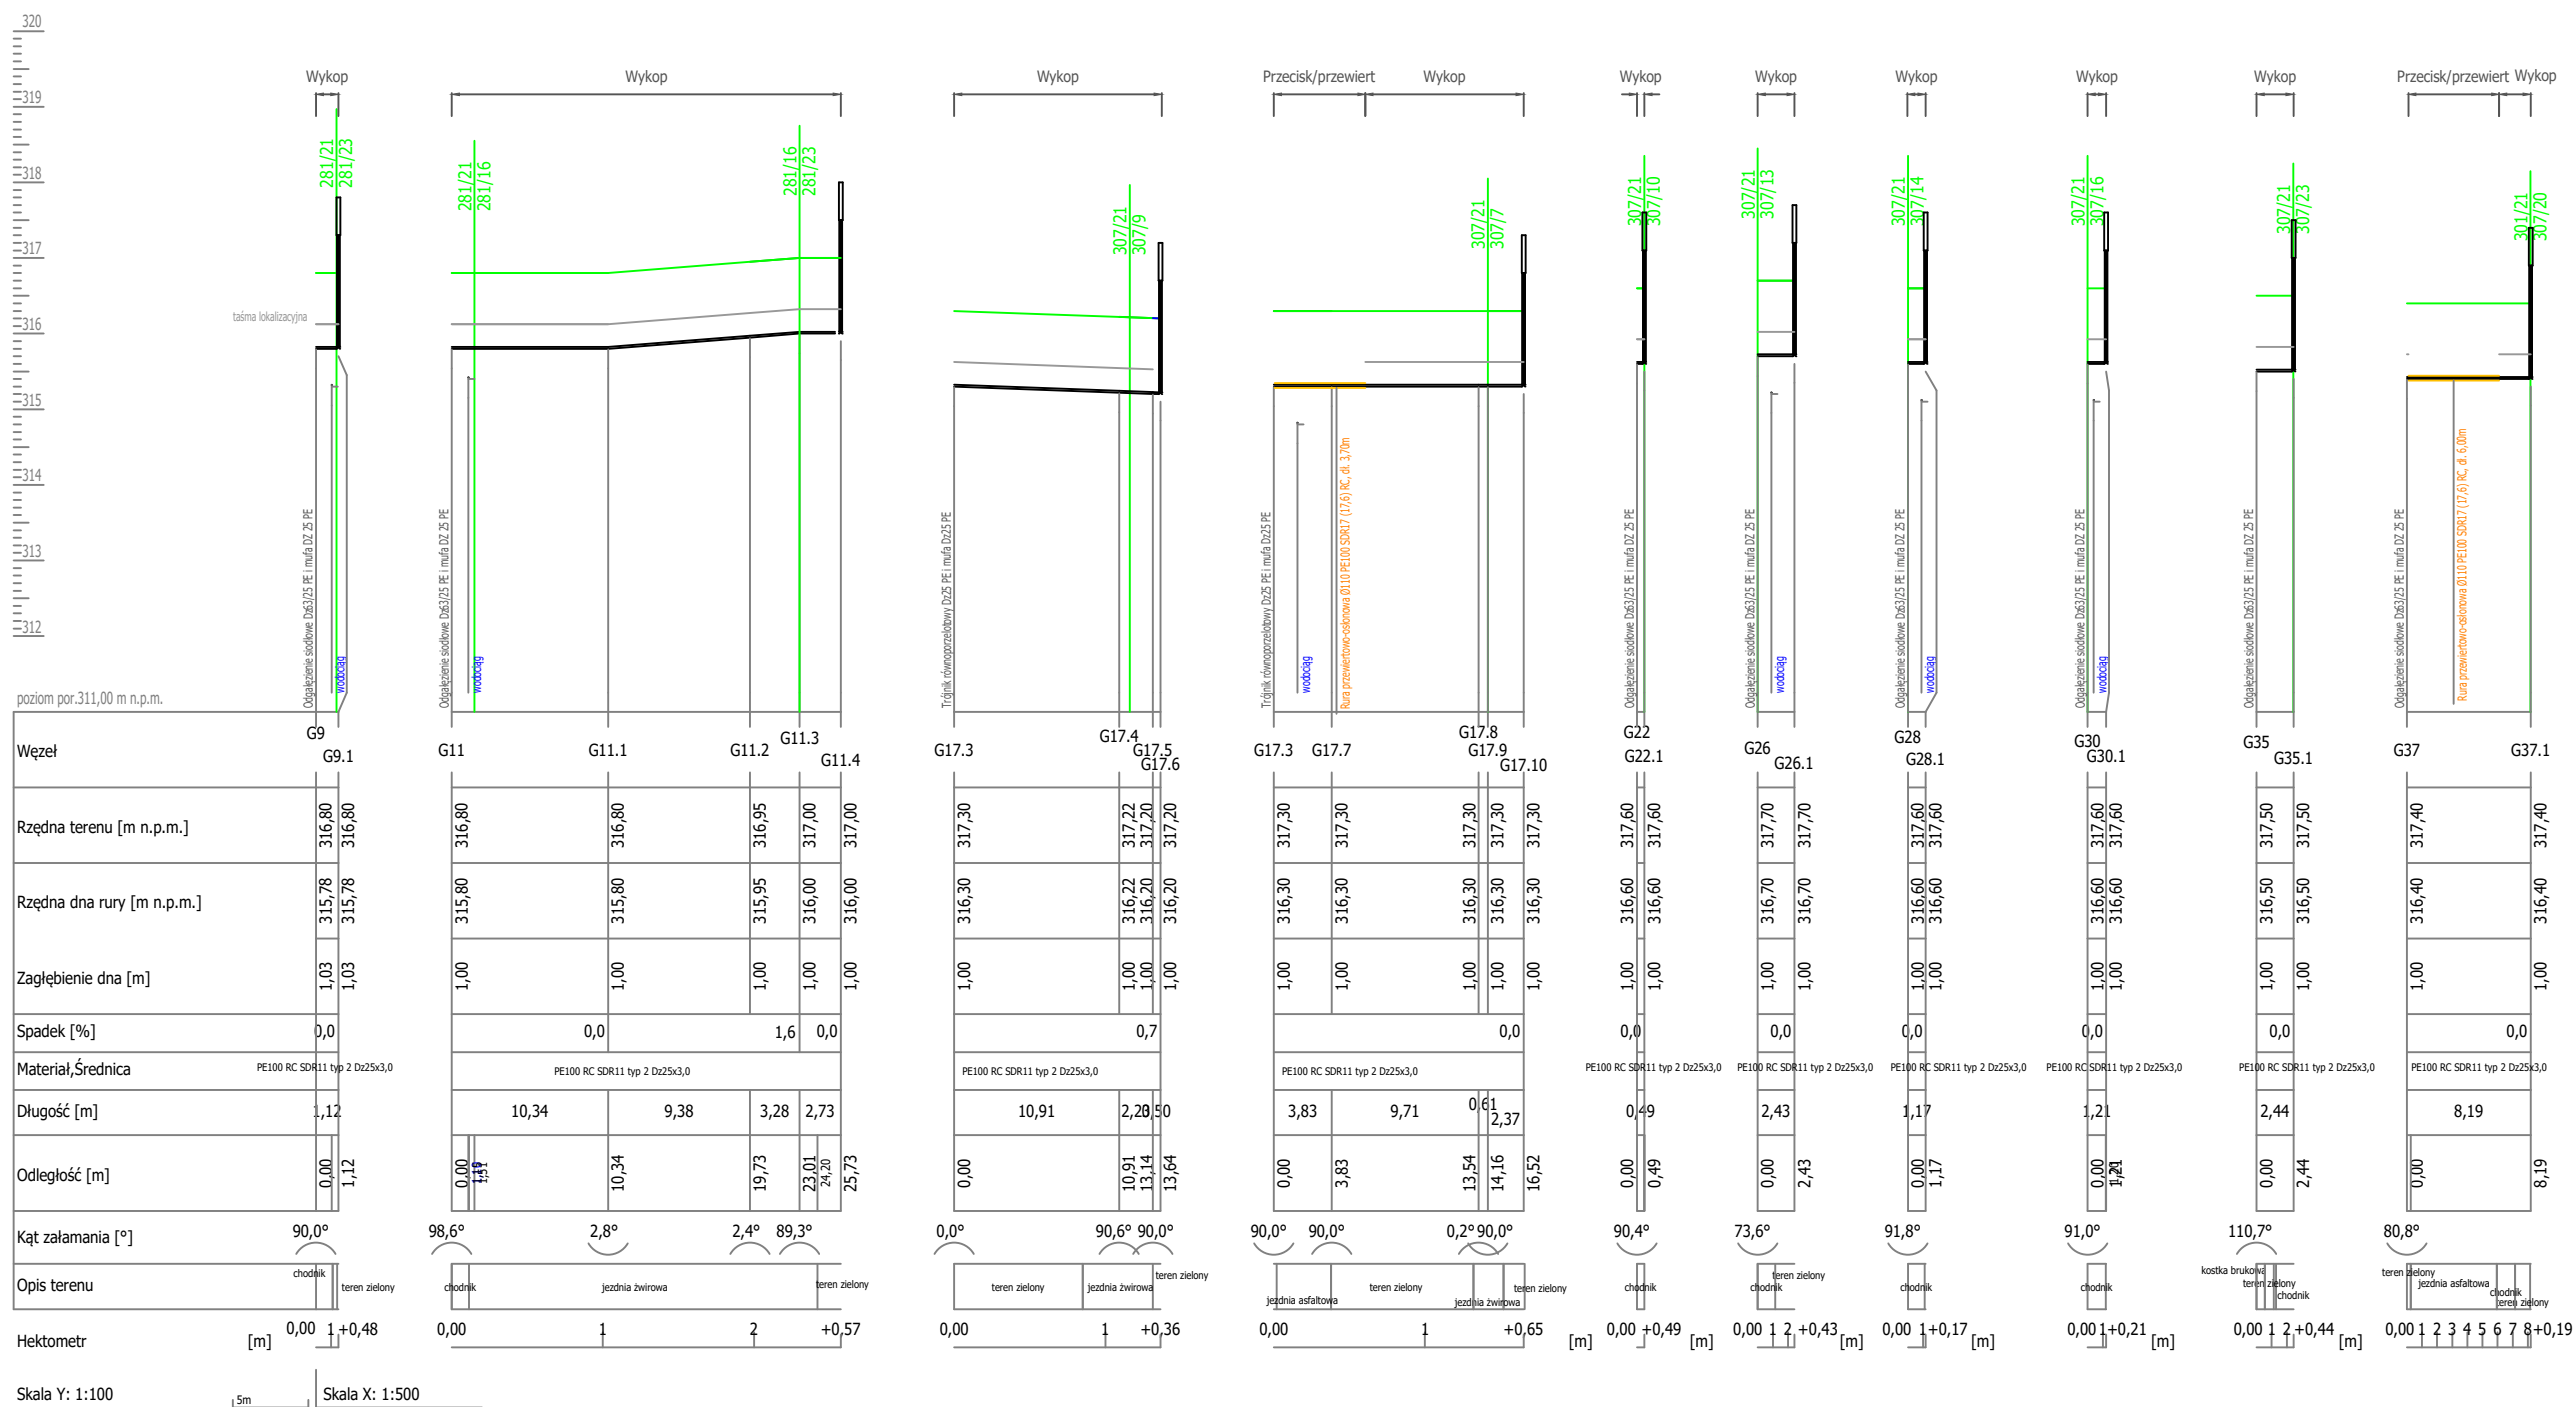

UWAGI:

1. Lokalizację istniejącego uzbrojenia należy zweryfikować w terenie za pomocą przekopów kontrolnych.
2. Nie wyklucza się istnienia w terenie innych niezainwentaryzowanych i nie wykazanych na mapie do celów projektowych sieci i przyłączy. Miejsce skrzyżowań zabezpieczyć zgodnie z normami.
3. W miejscach skrzyżowań z uzbrojeniem podziemnym posadowienie gazociągów należy dostosować do warunków rzeczywistych z zachowaniem wymagań ujętych w Rozporządzeniu Ministra Gospodarki z dnia 26.04.2013 r. w sprawie technicznych, jakim powinny odpowiadać sieci gazowe i ich usytuowanie - Dz. U. z 2013r. poz. 640.
4. Profile należy rozpatrywać łącznie z projektem zagospodarowania terenu.
5. Przed pracami budowlano-montażowymi należy zgłosić nadzory branżowe, zgodnie z dołączonymi do projektu uzgodnieniami.
6. Wykonawca robót budowlano-montażowych przed wykonaniem przecisku/przewiertu określi bezpieczną głębokość jego wykonania.

Generalny Wykonawca	TSPLAN Tomasz Synowski 43-600 Jaworzno, ul. Leśna 56, tel. 668 847 192			 Tomasz Synowski	
Jednostka Projektowa	PROFİLEX Pracownia Projektów Instalacyjnych Barbara Macuda 32-300 Olkusz, ul. Skalska 24/3, tel. 509 992 190			 PROFİLEX PRACOWNIA PROJEKTÓW INSTALACYJNYCH mgr inż. BARBARA MACUDA	
Temat	BUDOWA SIECI GAZOWEJ ŚR/C DZ 63 PE ORAZ DZ 40 PE WRAZ Z DZIESIĘCIOMA PRZYŁĄCZAMI DZ 25 PE W M I E J S C O W O Ś C I W I E R B K A U Ł . K O C H A N O W S K I E G O .				
Adres	Wierbka ul. Kochanowskiego działki nr 281/20, 281/21, 421, 307/21, obręb 241607_5.0021, Wierbka - SIEĆ GAZOWA Wierbka ul. Kochanowskiego działki nr 281/16, 281/23, 281/22, 307/9, 307/7, 307/10, 307/13, 307/14, 307/16, 307/23, 307/20, obręb 241607_5.0021, Wierbka - PRZYŁĄCZA GAZU - REALIZOWANE W OPARCIU O ART. 29 PRAWO BUDOWLANE			Data	Czerwiec 2026
Inwestor	PSG sp. o.o. z siedzibą w Tarnowie, ul. Wojciecha Bandrowskiego 16, 33-100 Tarnów, Oddział Zakład Gazowniczy w Zabrze, ul. Szczęść Boże 11, 41-800 Zabrze			Nr rys./strona	Rys. G3.1
Tytuł rysunku	Profil podłużny przyłączy gazowych				
Projektant	mgr inż. Barbara Macuda	nr upr. bud. MAP/0490/PWOS/14	spec. instalacyjna	podpis	Skala 1:100/500
Sprawdzający	mgr inż. Dorota Gąsior	nr upr. bud. MAP/0042/PWBS/25	instalacyjna	podpis	