

34. Obszar oddziaływania inwestycji

Na podstawie art. 34 pkt. 3e „Ustawy Prawo Budowlane” (Tekst Jednolity Dz. U. z 2024 poz. 725 z późniejszymi zmianami), oraz Rozporządzenia Ministra Infrastruktury z dnia 12 kwietnia 2002 r. „W sprawie warunków technicznych, jakim powinny odpowiadać budynki i ich usytuowanie”, oraz w oparciu o normy branżowe tj. „N-SEP-E-004 Elektroenergetyczne i sygnalizacyjne linie kablowe. Projektowanie i Budowa.”, zakres oddziaływania inwestycji obejmuje działki objęte wnioskiem. Na pozostałe nieruchomości inwestycja nie oddziałuje. Inwestycja zlokalizowana jest na działkach gruntowych 221605_5.0015.333 w m-ci Sztumska Wieś gm. Sztum..

35. Uwagi

Przed przystąpieniem do prac należy powiadomić wszystkich gestorów sieci, celem uzyskania z ich strony nadzoru na okres prac ziemnych. Prace wykonać w technologii wykonania prac pod napięciem z wykorzystaniem odpowiednich kart technologicznych. Całość prac wykonać zgodnie z obowiązującymi przepisami normami i uzgodnieniami zawartymi w projekcie budowlanym oraz aktualnym stanem wiedzy technicznej. Wszystkie roboty należy wykonać bardzo starannie, ze szczególnym zwróceniem uwagi na estetykę. Po zakończeniu prac przygotować dokumentację powykonawczą zawierającą m.in. protokoły pomiarów pomontażowych, protokoły odbioru terenu, szkice i schematy oraz oświadczenie kierownika budowy o zakończeniu prac montażowych i zejściu brygady z obiektu elektroenergetycznego.

36. Zestawienie montażowe i demontażowe

Tab. 36.1 Tabela montażowa - przyłącz

1.	Kabel YAKXS4x70mm ²	5 m
2	Kabel YAKXS4x120mm ²	117 m
3	Palczatka termokurczliwa AK4	5 szt.
4.	Głowiczka termokurczliwa SFEX120	1 szt.
5	Folia kablowa niebieska	105 m
6	Złącze kablowo-pomiarowe P1-Rs/LZV/F	1 kpl.
7	Złącze kablowe KRSN00/3R-NH2/2R-NH00/F	1 kpl.
8	Zwora instalacyjna WTZ2 400A	6szt.
10	Zwora instalacyjna WTZ00 160A	6szt.
11	Wkładka bezpiecznikowa WT00 gG32A	3 szt.
12	Ogranicznik poboru mocy ETIMAT-T 1p 25A	3 szt.
13	Tabliczka (opisówka kablowa)	12 szt.
14	Rura SRS110	7 m
15	Rura DVK110	14 m
16	Wkład uszczelniający rury SRA110	12 szt.
17	Bednarka FeZn 30x4	24 m
18	Pręt stalowy ocynkowany dł. 6m	3 szt
19	Zacisk krzyżowy	3 szt.
20	Rura BE110	3 m
21	Rękaw termokurczliwy	1 szt.
22	Uchwyt dystansowy SO79.6	6 szt.
23	Zacisk jednostronnie przebijający izolację SLIP	4 szt.

Tab. 36.2 Tabela montażowa - słup

1	Żerdź strunobetonowa wierowana E10,5/12	1 szt.
2	Płyta stopowa	1 szt.
3	Płyta ustrojowa U130	3 szt.
4	Obejma Oul	3 szt.
5	Konstrukcja mocna na obejmie Km10	4 szt.
6	Izolator szpulowy S80/2	8 szt.
7	Taśma aluminiowa Al1000x10x1	8 szt.
8	Zacisk pętlicowy 50-70	16 szt,

9	Ogranicznik przepięć zintegrowany z zaciskiem SE. 30.350-Bz	3 szt.
10	Zacisk przebijający izolację SLIP	6 szt.
11	Bednarka FeZn30x4	35 m
12.	Taśma stalowa nierdzewna plus klamerka COT	10 kpl.
13	Pręt stalowy ocynkowany dł. 1,5m	12 szt.
14	Zacisk krzyżowy	3 szt.
15	Tabliczka z numerem słupa	1 kpl.
Tab. 36. Tabela demontażowa – linia napowietrzna		
1	Słup przelotowy ŻN dł. 9m	1 kpl.
2	Słup rozkracny Aowy ŻN9m	1 kpl.
3	Linia napowietrzna 2xAL50	114 m
4	Izolator przelotowy N80	2 szt.
5	Izolator szpulowy S80/20	4 szt.


'Rysunki

37 – Rys. 1 Projekt zagospodarowania terenu

38 - Rys. 2 Schemat elektryczny

39 – inne rysunki - brak


40. Informacje BIOZ - zawarte w załącznikach do projektu budowlanego

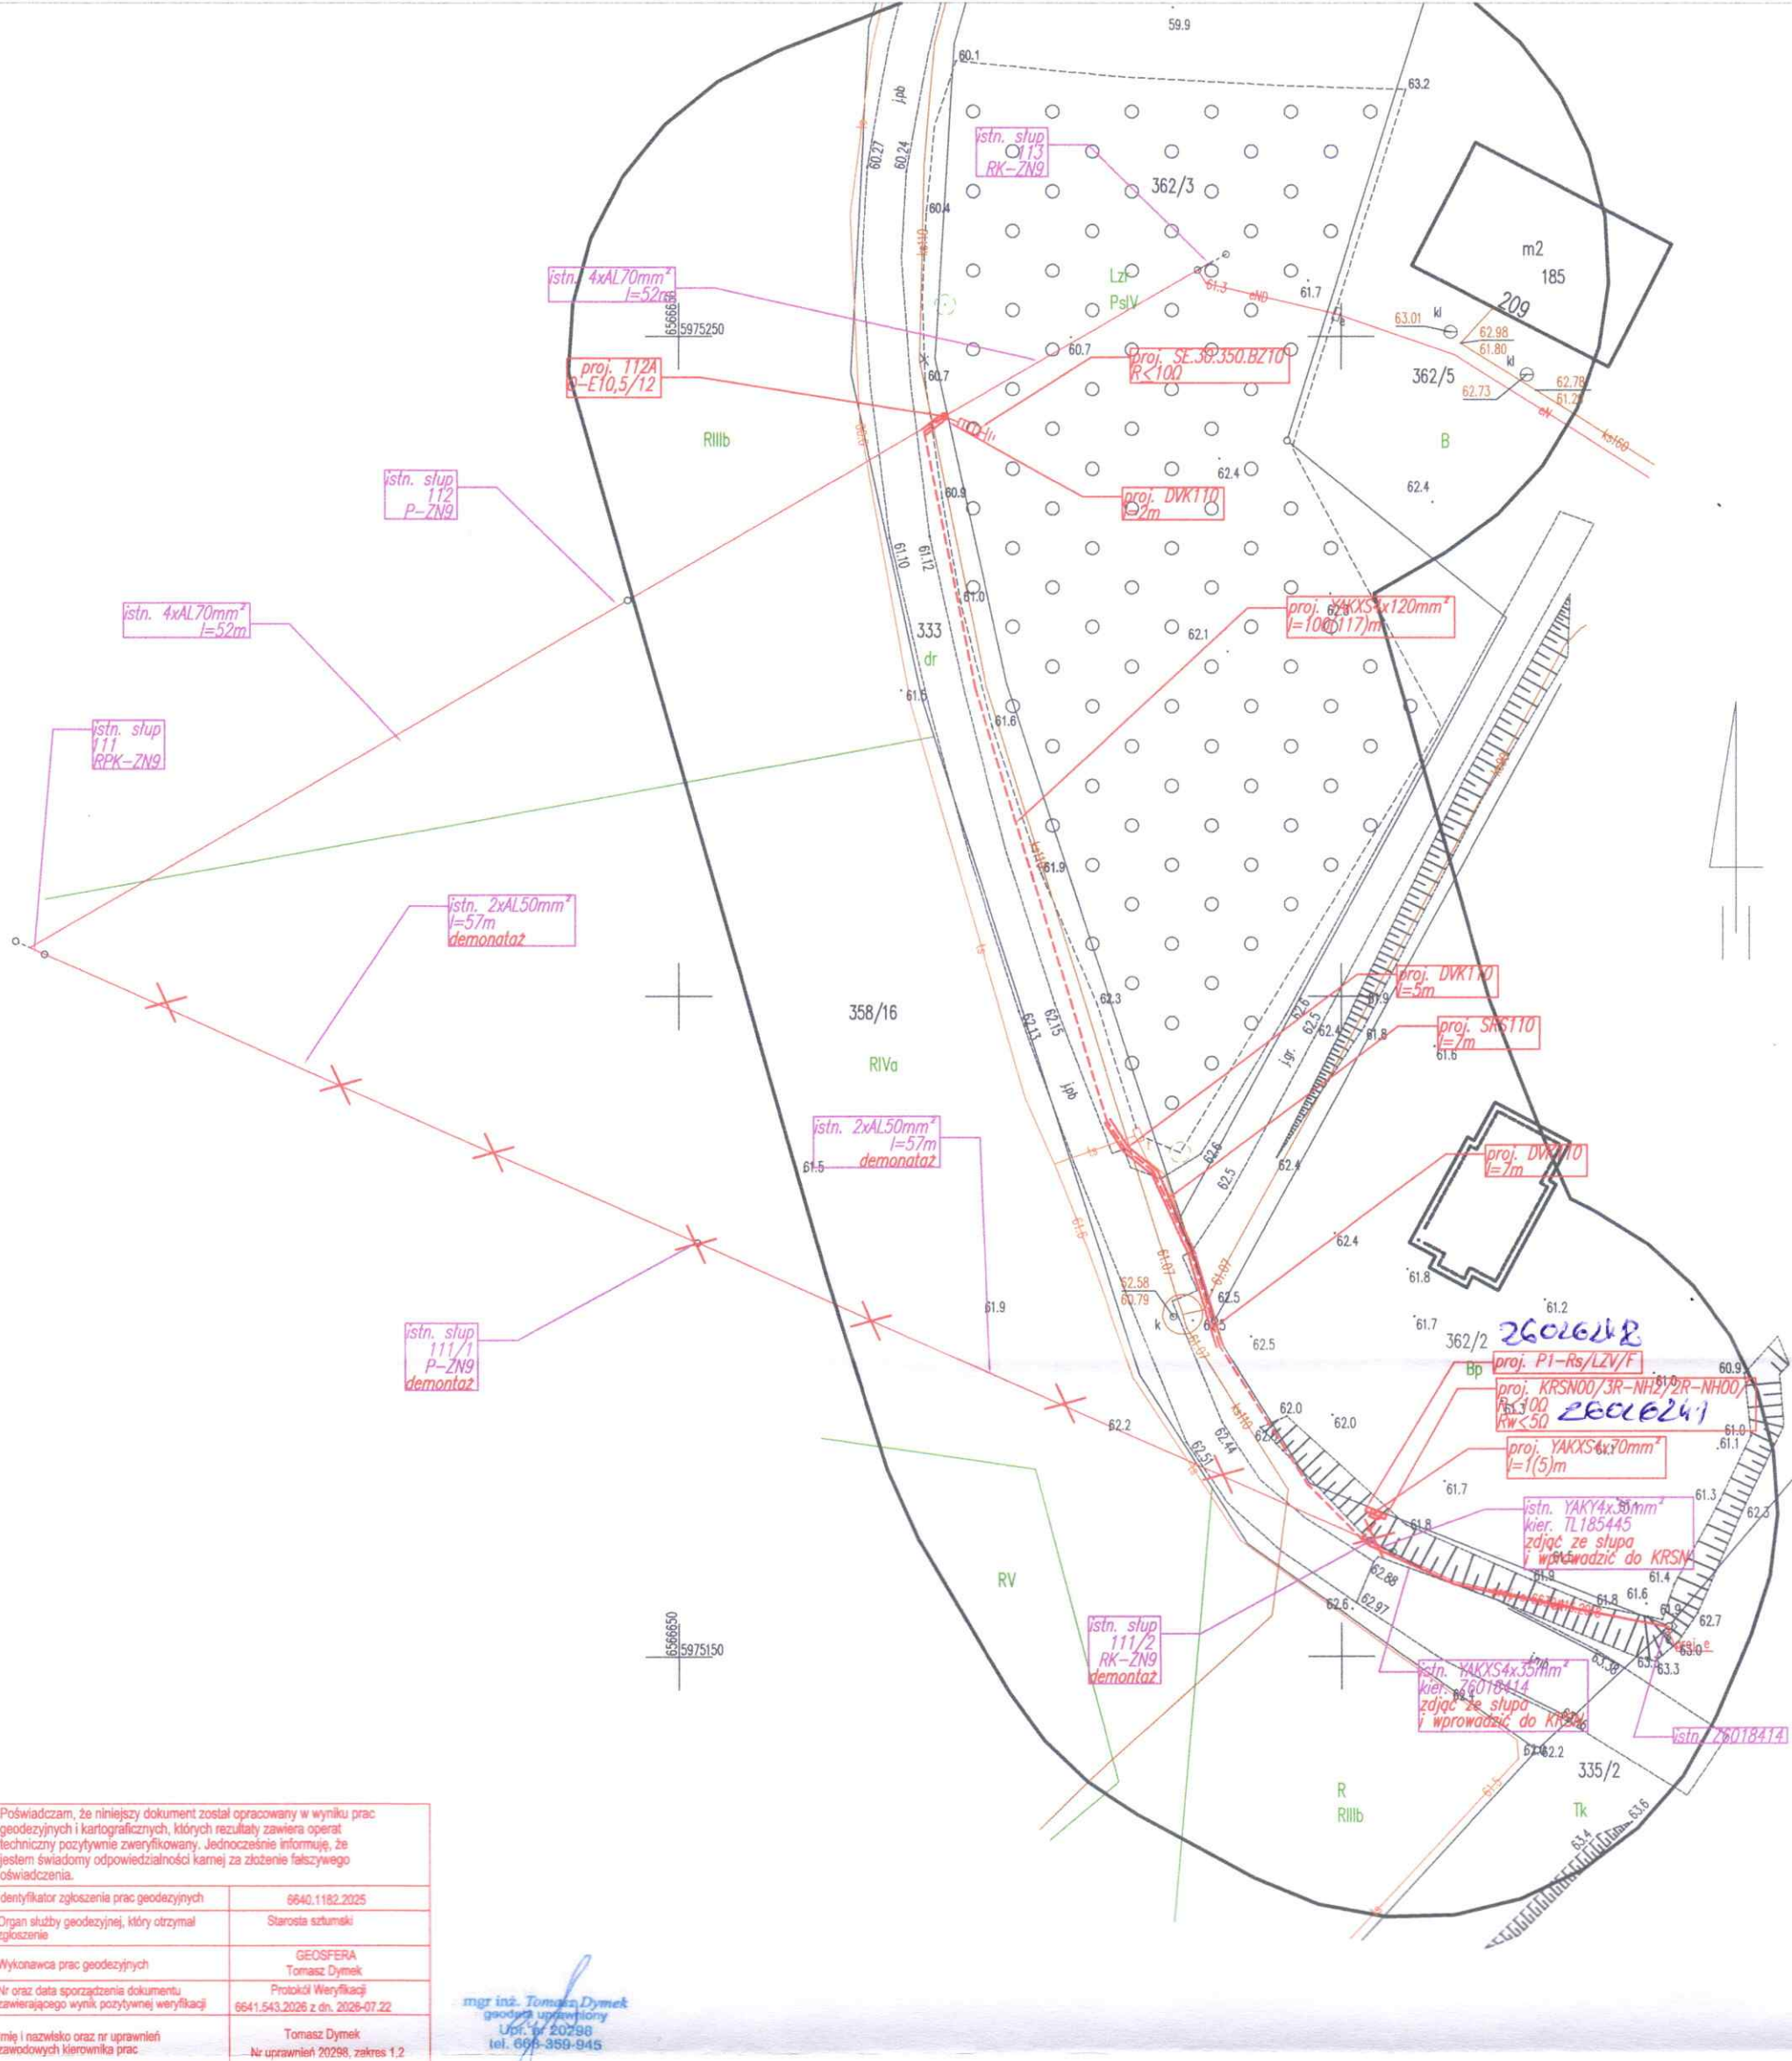

Poświadczam, że niniejszy dokument został opracowany w wyniku prac geodezyjnych i kartograficznych, których rezultaty zawiera operat techniczny pozytywnie zweryfikowany. Jednocześnie informuję, że jestem świadomy odpowiedzialności karnej za złożenie fałszywego oświadczenia.	
Identyfikator zgłoszenia prac geodezyjnych	6640.1182.2025
Organ służby geodezyjnej, który otrzymał zgłoszenie	Starosta sztumski
Wykonawca prac geodezyjnych	GEOSFERA Tomasz Dymek
Nr oraz data sporządzenia dokumentu zawierającego wynik pozytywnej weryfikacji	Protokół Weryfikacji 6641.543.2026 z dn. 2026-07-22
Imię i nazwisko oraz nr uprawnień zawodowych kierownika prac	Tomasz Dymek Nr uprawnień 20298, zakres 1.2

mgr inż. Tomasz Dymek
geodeta uprawniony
Upř. nr 20298
tel. 698-359-945

Mapa do celów projektowych skala 1:500		Seksja mapy zasadniczej: 6.211.29.22.4.1; 4.3 Oznaczenie granic obszaru, który był przedmiotem aktualizacji: _____ Miejsce i data opracowania mapy: Grobelno, dn. 2026.07.14		
województwo: pomorskie gm. : 221605_5 Sztum ob. : 0015, Sztumska Wieś dz.nr 362/2	Poziomy układ geodezyjny - "2000/18" Wysokościowy układ geodezyjny - PL-EVRF2007-NH Mapę opracowano na podstawie materiałów źródłowych otrzymanych z PODGIK w Sztumie, oraz dokonano pomiaru bezpośredniego. Dane w zakresie ewidencji gruntów naniesiono na podstawie materiałów otrzymanych z PODGIK w Sztumie, bez prawnego ustalenia granic. Służebności gruntowych nie badano. Nie wyklucza się istnienia w terenie innych, nie wykazanych na niniejszej mapie urządzeń podziemnych, które nie były zgłoszone do inwentaryzacji. Nie przeprowadzono wywiadu w instytucjach branżowych.	ID: 6640.1182.2025		
		Wykonawca: GEOSFERA Grobelno 58E 82-200 Malbork mgr inż. Tomasz Dymek geodeta uprawniony Upř. nr 20298 tel. 698-359-945		
Za zgodność wydruku z oryginałem mapy do celów projektowych przyjętej do zasobu PODGIK w Sztumie		Projekt budowy przyłącza elektroenergetycznego do budynku mieszkalnego na dz. 362/2 w m-ci Sztumska Wieś gm. Sztum wraz z rozbiórką odcinka linii napowietrznej nn od słup 111 do 111/2		
USŁUGI INŻYNIERYJNE Karol Rajkowski 57-530 MIĘDZYSILESIE ul. Waryńskiego 2, tel. 502-164-771 NIP 579-152-48-24		Projekt zagospodarowania terenu		
		ul. Marynarki Polskiej 130, 80-557 Gdańsk Usługi Inżynieryjne Karol Rajkowski ul. Waryńskiego 2, 57-530 Międzyzylesie		
		Nr projektu: OBI/24/2503096		
		Rysunek nr 1		
		Skala 1:500		
		Arkuszy: 1		
		Arkusz: 1		
		Funkcja		
		Imię i nazwisko		
		Nr uprawnień		
		Data		
		Podpis		
		Projektował: inż. Karol Rajkowski		
		POM/0211/POE/25		
		lipiec 2026		
		Opracował: inż. Karol Rajkowski		
		POM/0211/POE/25		
		lipiec 2026		

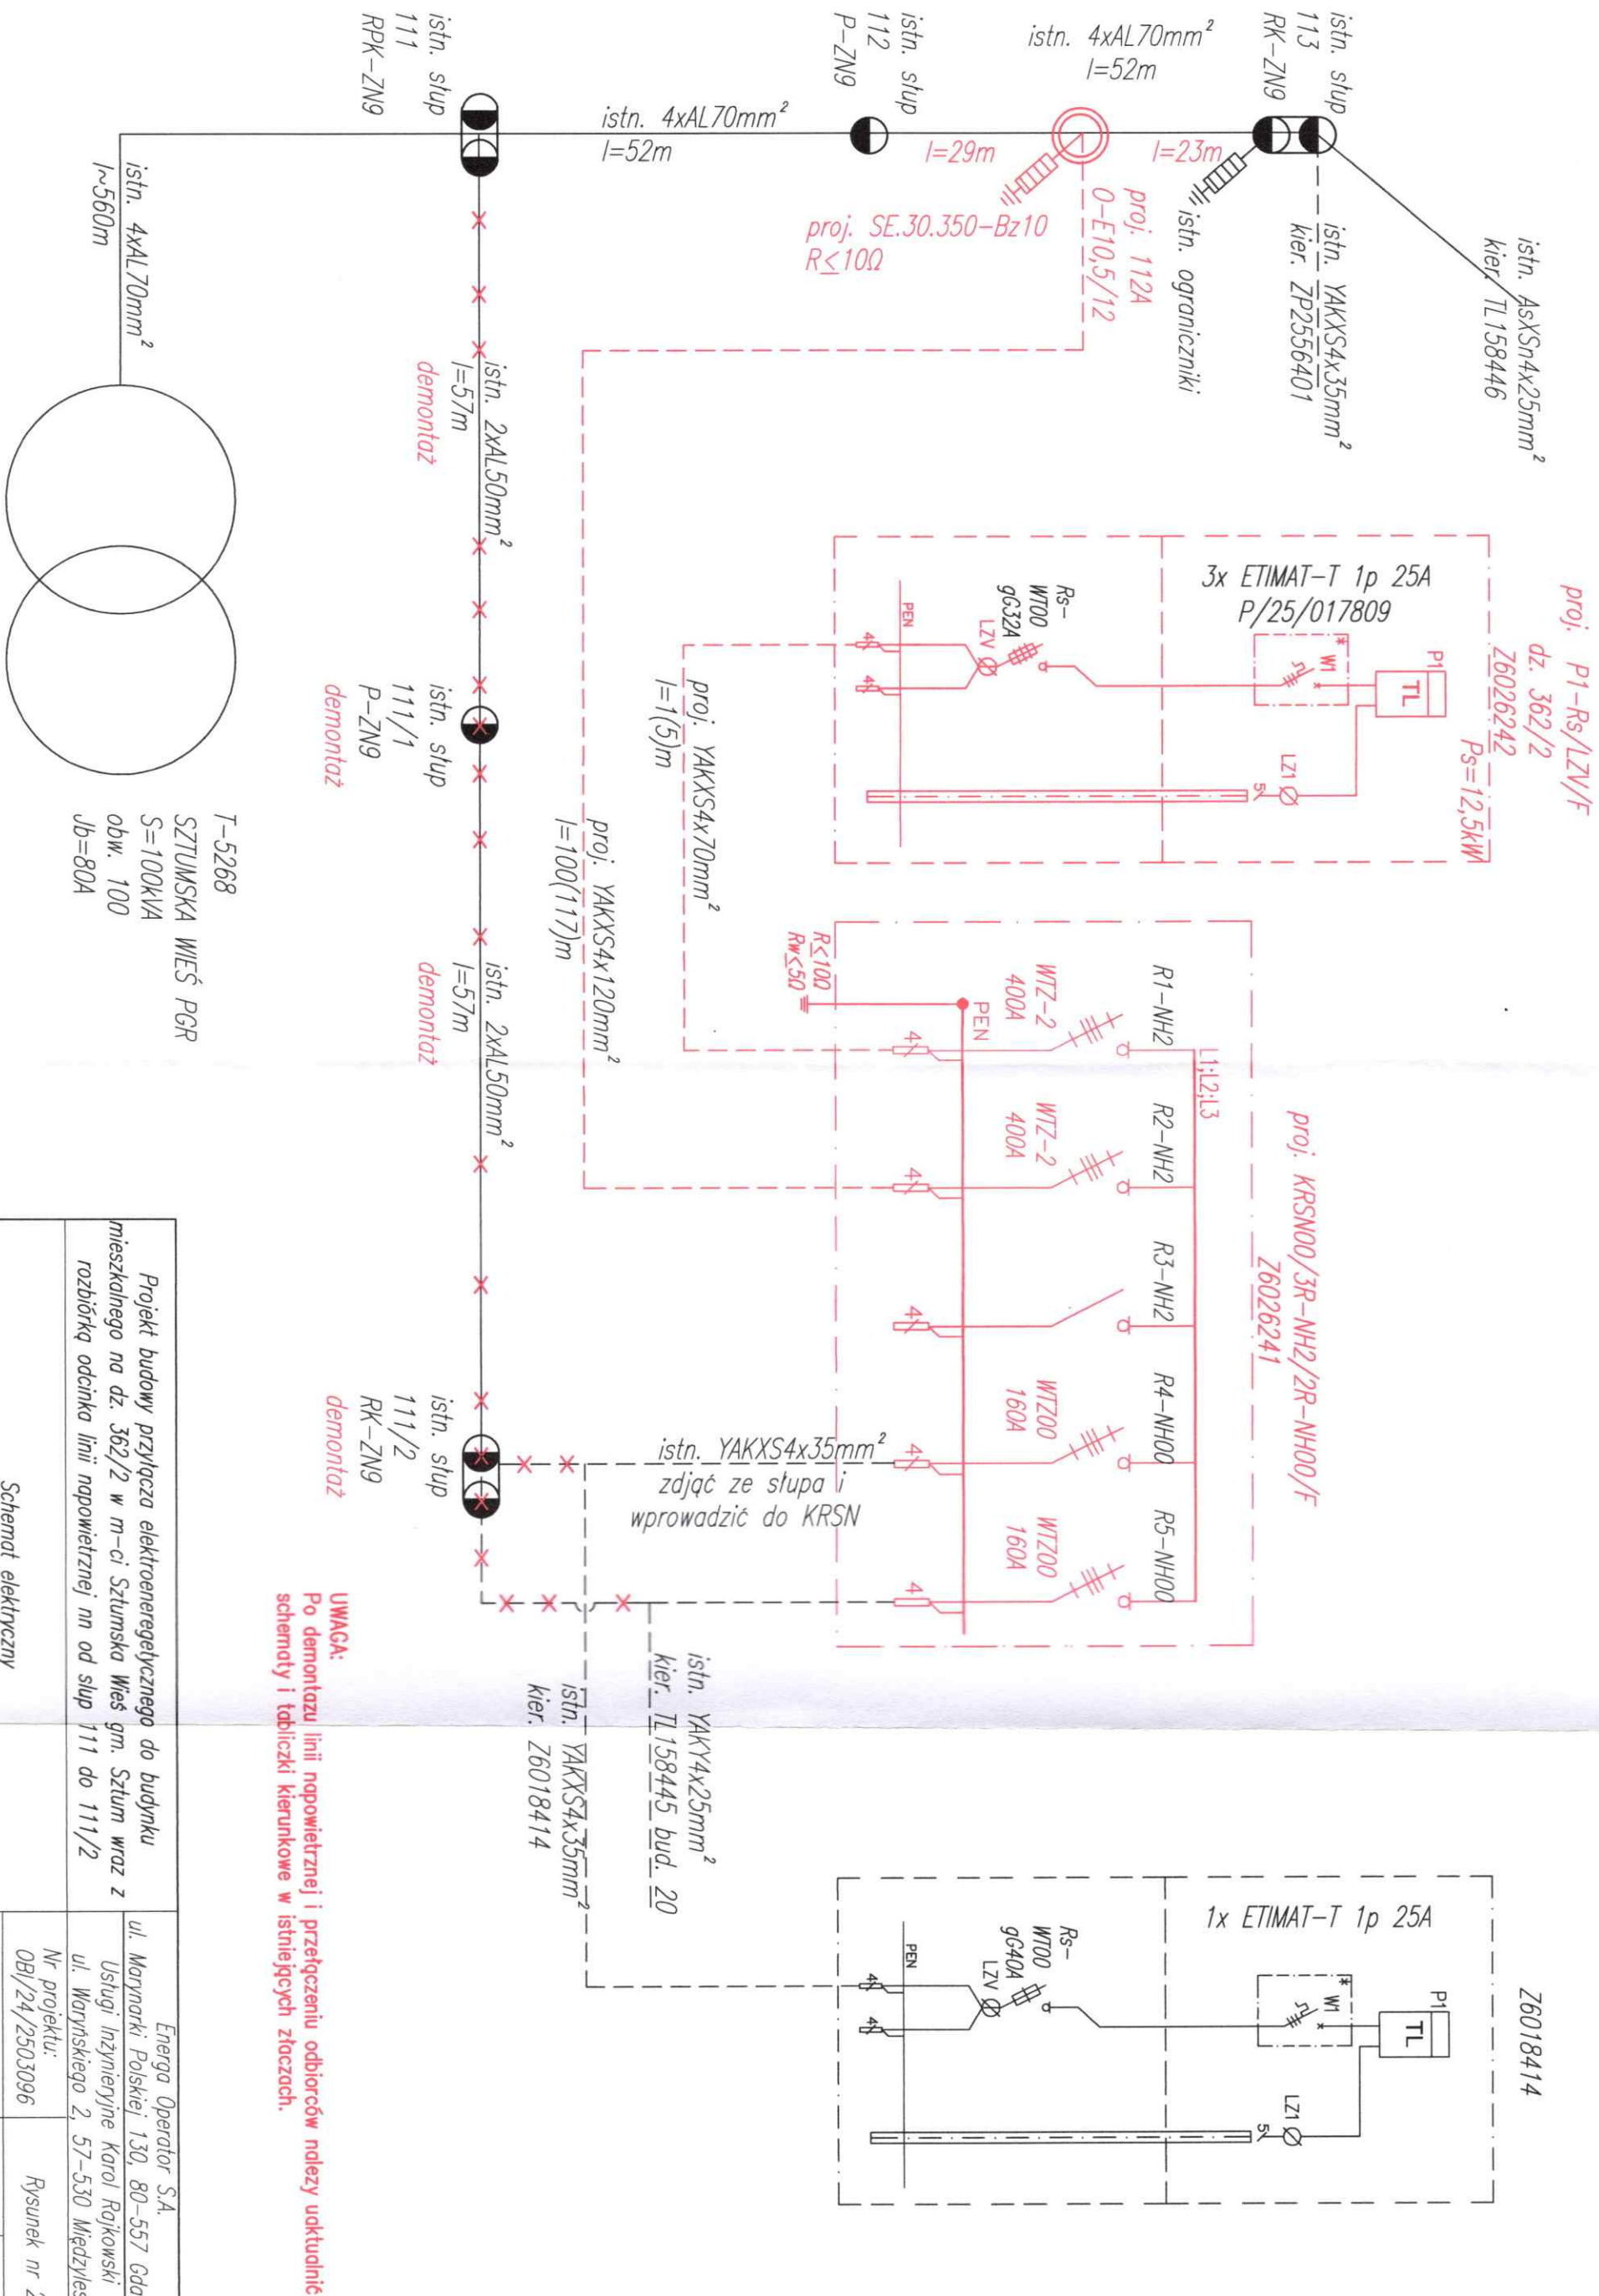

UWAGA:
Po demontażu linii napowietrznej i przecięciu odbiorców należy uaktualnić schematy i tabliczki kierunkowe w istniejących złączach.

Projekt budowy przyłącza elektroenergetycznego do budynku mieszkalnego na dz. 362/2 w m-ci Szumska Wieś gm. Szum wraz z rozbiórką odcinka linii napowietrznej nn od słup 111 do 111/2		Energa Operator S.A. ul. Marynarki Polskiej 130, 80-557 Gdańsk Usługi Inżynierijne Karol Rajkowski ul. Waryńskiego 2, 57-530 Międzyziesie		
		Rysunek nr 2		
Schemat elektryczny				
Funkcja	Imię i nazwisko	Nr uprawnień	Data	Podpis
Projektował:	inż. Karol Rajkowski	POM/0211/POE/25	lipiec 2026	
Opracował:	inż. Karol Rajkowski	POM/0211/POE/25	lipiec 2026	