


T-5046  
WIELBARK POLIGON II  
S=250kVA  
obw. 200  
Jb=gF160A

istn. YAKXS4x120mm<sup>2</sup>  
l~300m

istn. ZK-1512  
KRSN-0/2R-NH2/2R-NH00//F

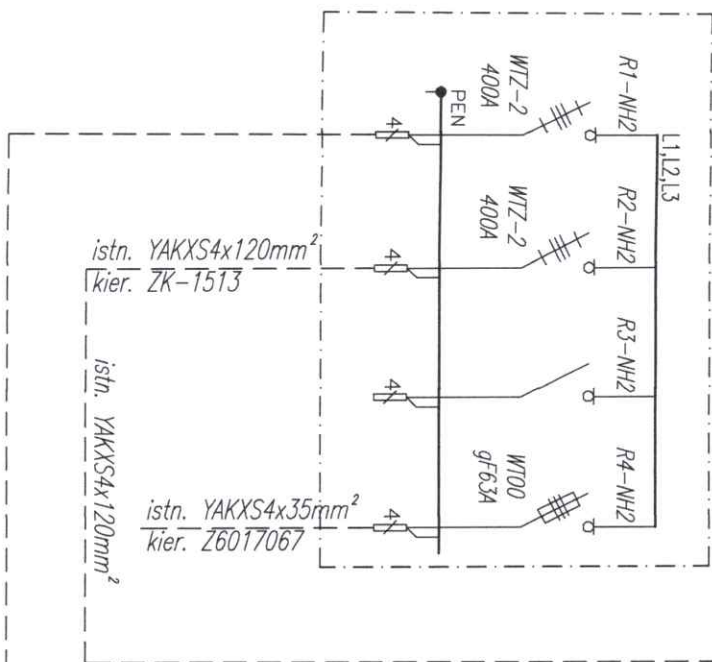


istn. YAKXS4x120mm<sup>2</sup>  
relacji ZK-1512 a ZK-1511  
odkopać na odcinku ok. 3m,  
przeciąć i wprowadzić do  
złącza



istn. YAKXS4x120mm<sup>2</sup>  
kier. ZK-1512

proj. YAKXS4x120mm<sup>2</sup>  
l=3(5)m

istn. ZK-1511  
KRSN-1/4R-NH2/2R-NH00//F

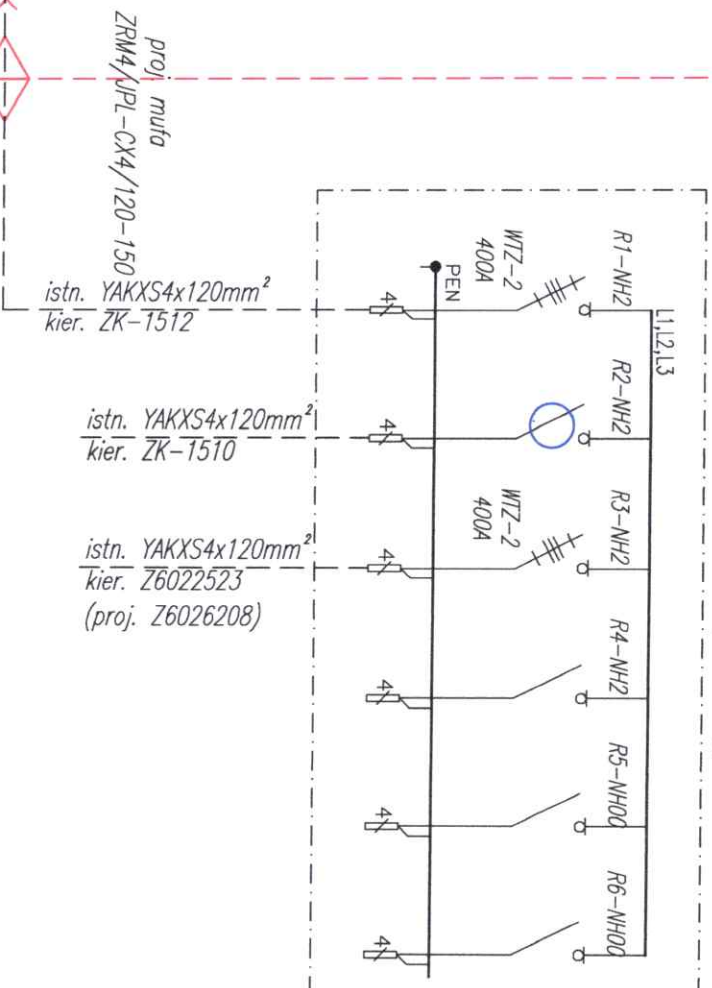

proj. KRSN-0/4R-NH2//F  
Z6026229

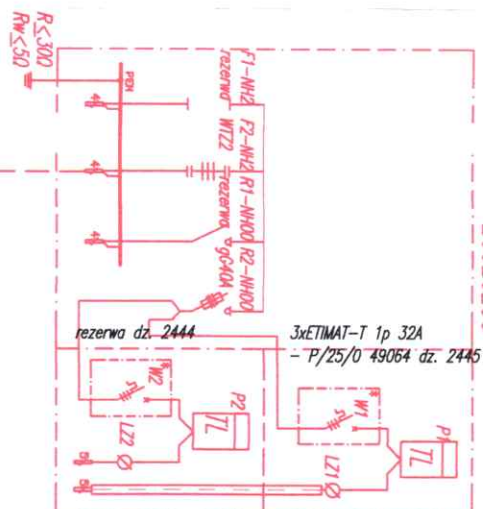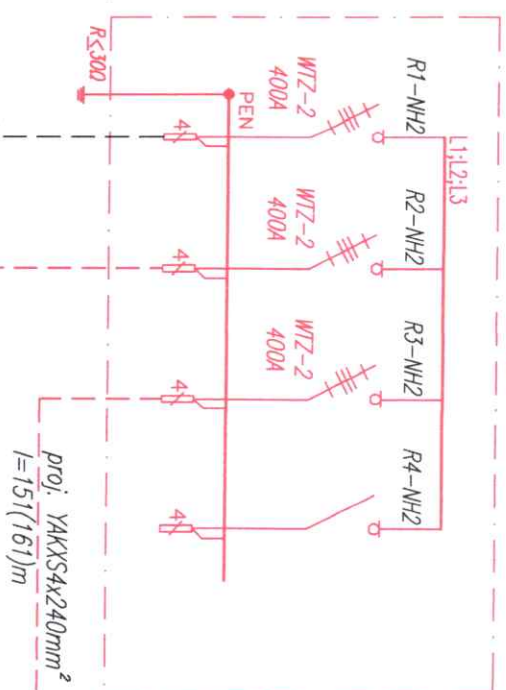

**UWAGA:**  
W złączu ZK-1511 i ZK-1512 należy uaktualnić schematy i  
tabliczki kierunkowe.

|                                                                                                                                    |  |  |                                                                                                                                                       |  |  |
|------------------------------------------------------------------------------------------------------------------------------------|--|--|-------------------------------------------------------------------------------------------------------------------------------------------------------|--|--|
| Projekt budowy zasilania kablowego nn-0,4kV do budynków<br>mieszkalnych na dz. 2444 i 2445<br>w Nowej Wsi Malborskiej ul. Szwedzka |  |  | Energia Operator S.A.<br>ul. Marynarki Polskiej 130, 80-557 Gdańsk<br>Usługi Inżynierijne Karol Rajkowski<br>ul. Marynarskiego 2, 57-530 Międzyziesie |  |  |
| Projekt zagospodarowania terenu                                                                                                    |  |  | Nr projektu:<br>OB/24/2303030                                                                                                                         |  |  |
| Funkcja                                                                                                                            |  |  | Skala: 1:500                                                                                                                                          |  |  |
| Projektował:                                                                                                                       |  |  | Data                                                                                                                                                  |  |  |
| Opracował:                                                                                                                         |  |  | Podpis                                                                                                                                                |  |  |
| Imię i nazwisko                                                                                                                    |  |  | Arkusz: 1                                                                                                                                             |  |  |
| Nr uprawnień                                                                                                                       |  |  | Arkusz: 1                                                                                                                                             |  |  |
| Projekt zagospodarowania terenu                                                                                                    |  |  | Rysunek nr 1                                                                                                                                          |  |  |
| Projektował:                                                                                                                       |  |  | Data                                                                                                                                                  |  |  |
| Opracował:                                                                                                                         |  |  | Podpis                                                                                                                                                |  |  |
| inż. Jarosław Kapałka-Rec                                                                                                          |  |  | lipiec 2026                                                                                                                                           |  |  |
| inż. Karol Rajkowski                                                                                                               |  |  | lipiec 2026                                                                                                                                           |  |  |
| POM/02111/POE/25                                                                                                                   |  |  | lipiec 2026                                                                                                                                           |  |  |