


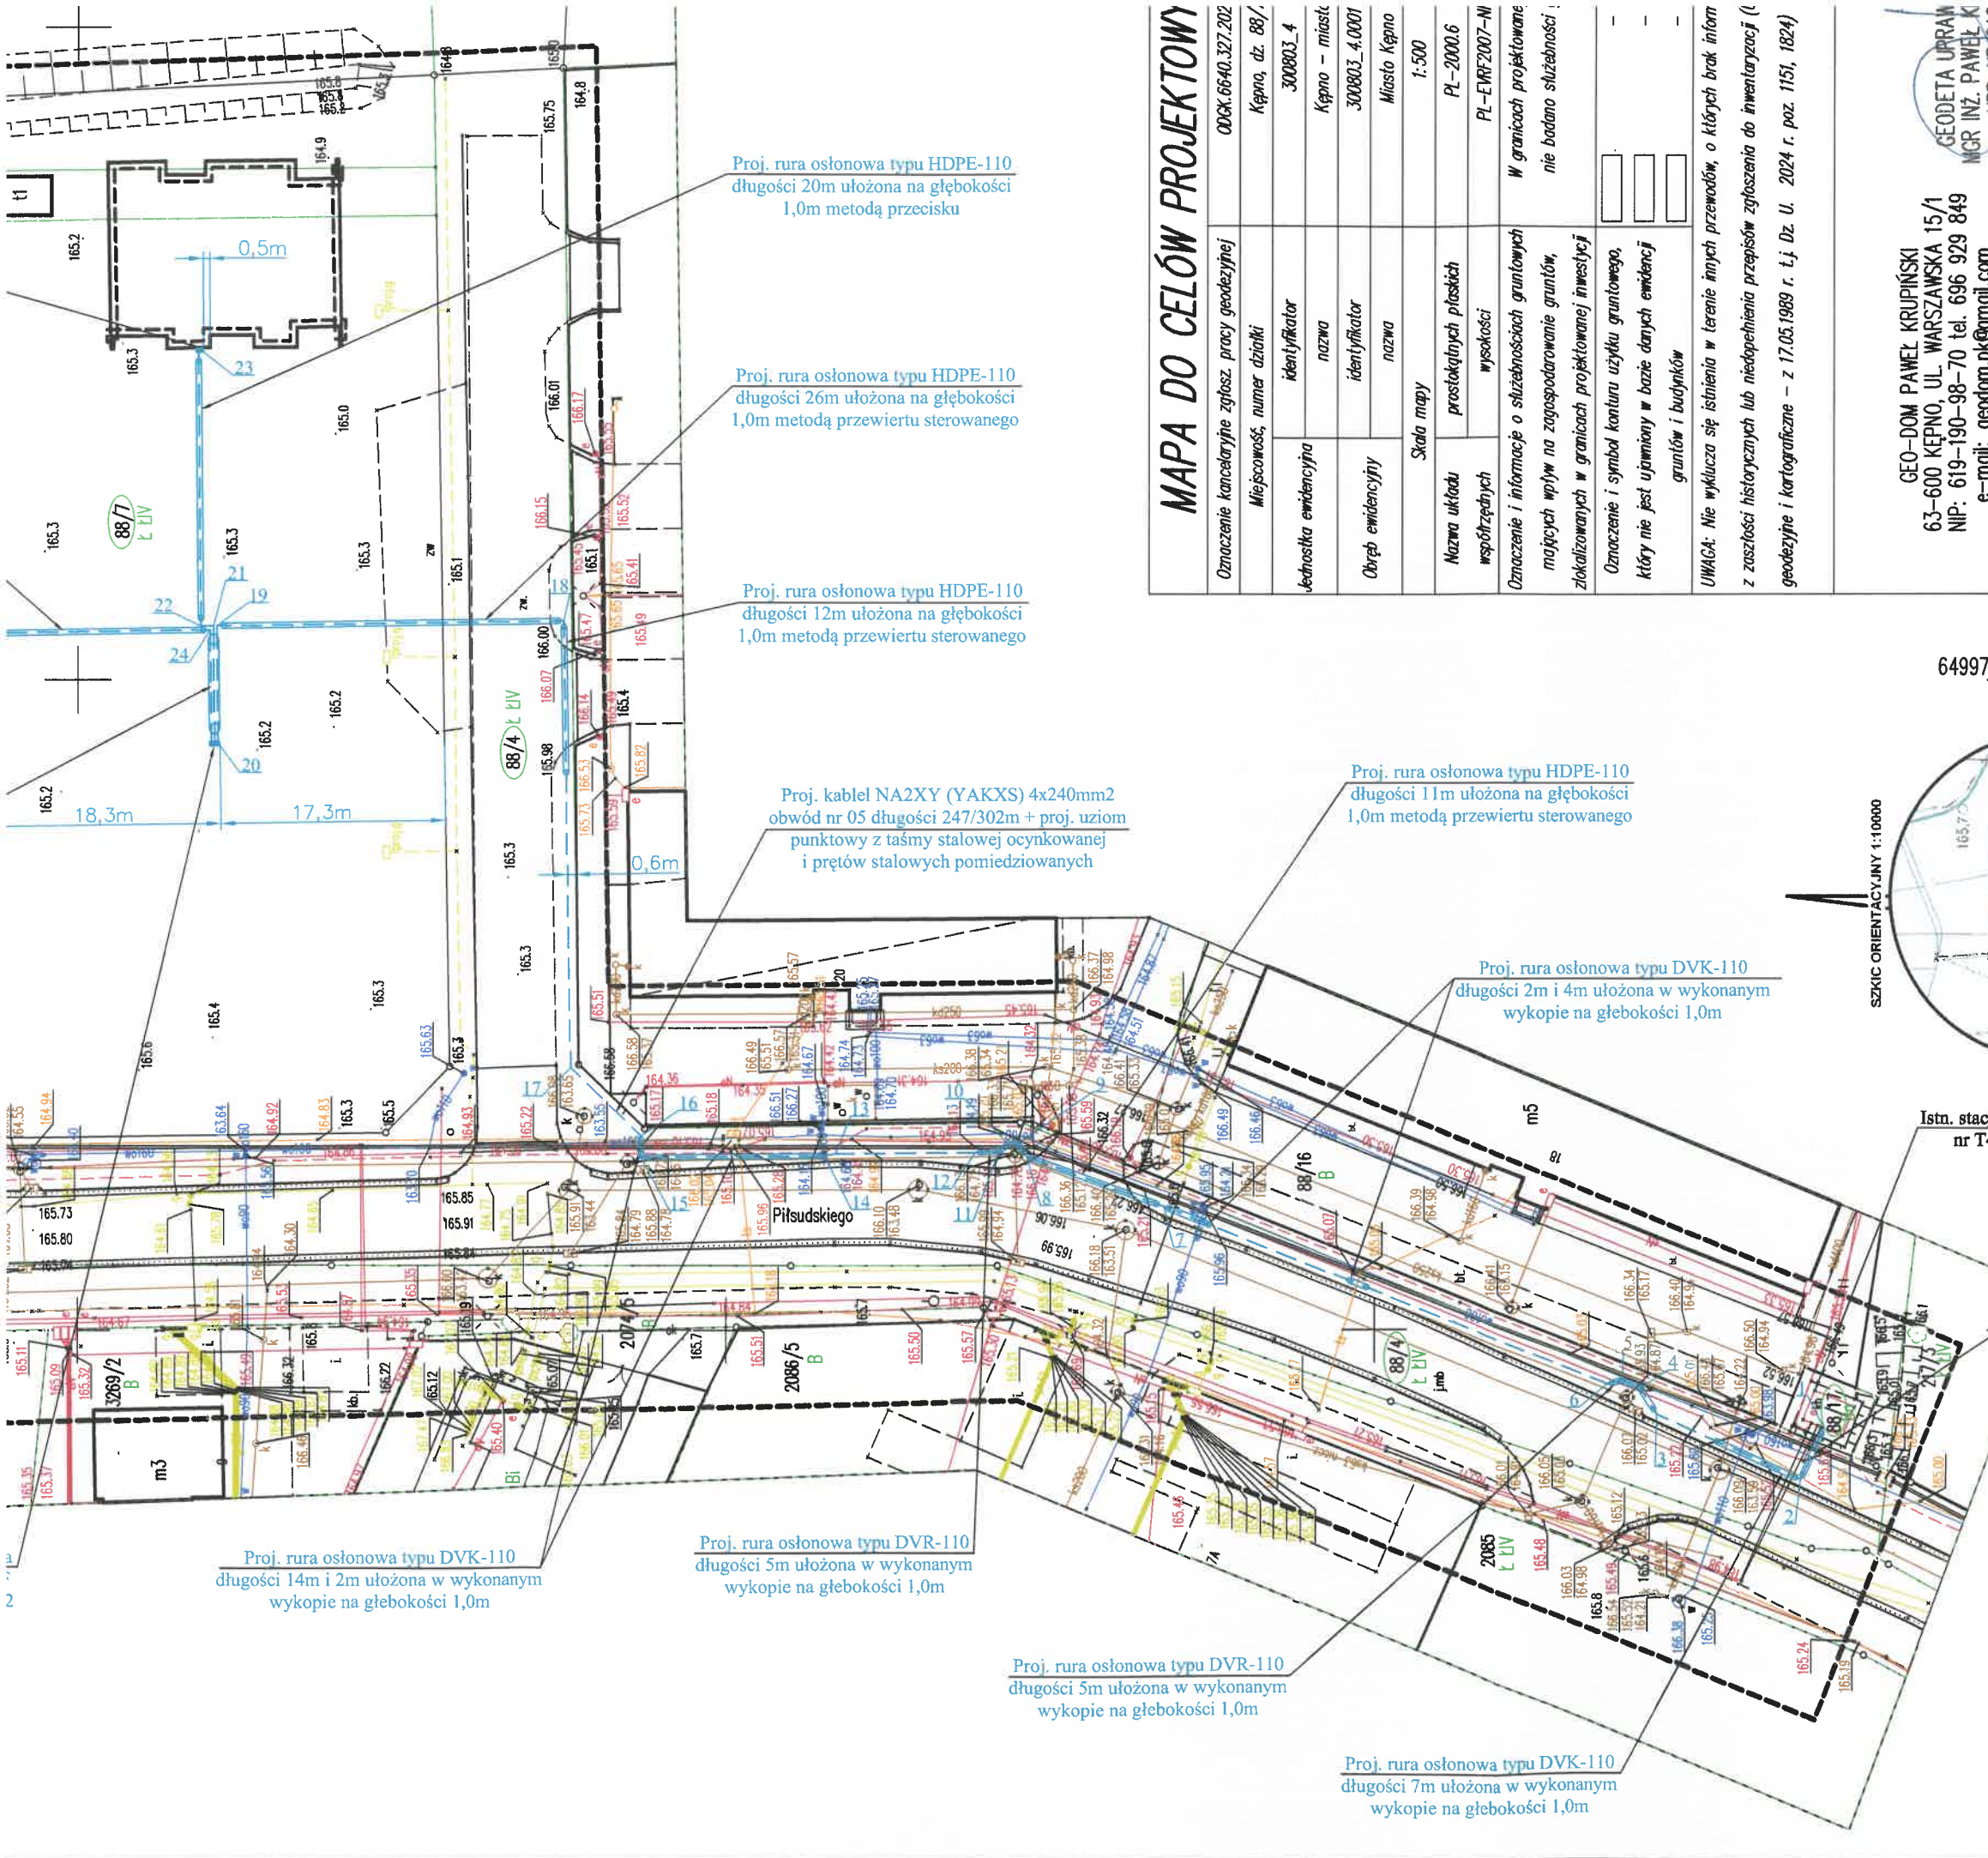

MAPA DO CELÓW PROJEKTOWY

Oznaczenie kancelaryjne zgłosz. pracy geodezyjnej	000K.6640.327.202
Miejscowość, numer działki	Kępno, dz. 88/
Jednostka ewidencyjna	identyfikator 300803_4
Obręb ewidencyjny	nazwa Kępno - miasto 300803_4.0001
Skala mapy	Miasto Kępno 1:500
Nazwa układu współrzędnych	prostokątnych płaskich PL-2000.6
Oznaczenie i informacje o służebnościach gruntowych mających wpływ na zagospodarowanie gruntów, zlokalizowanych w granicach projektowanej inwestycji	PL-EMF2007-NI
Oznaczenie i symbol konturu użytku gruntowego, który nie jest ujawniony w bazie danych ewidencji gruntów i budynków	W granicach projektowanych nie badano służebności
UWAGA: Nie wyklucza się istnienia w terenie innych przewodów, o których brak informacji z zasobów historycznych lub niedopełnienia przepisów zgłoszenia do inwentaryzacji (t. geodezyjne i kartograficzne - z 17.05.1989 r. t.j. Dz. U. 2024 r. poz. 1151, 1824)	


GEO-DOM PAWEŁ KRUPIŃSKI
63-600 KĘPNO, UL. WARSZAWSKA 15/1
NIP: 619-190-98-70 tel. 696 929 849
e-mail: geodom.pl@gmail.com



Oznaczenie granic obszaru, który był przedmiotem aktualizacji	
Godło mapy	6.152.20.15.4.4, 6.152.2

Poświadczam, że niniejszy dokument został opracowany w wyn geodezyjnych i kartograficznych, których rezultaty zawiera techniczny pozytywnie zweryfikowany. Jednocześnie informuję, świadomy odpowiedzialności karnej za złożenie fałszywego oświadczenia	
Identyfikator zgłoszenia prac geodezyjnych	ODGK.6640.327
Organy służby geodezyjnej, który otrzymał zgłoszenie	STAROSTA KĘP
Wykonawca prac geodezyjnych	GEO-DOM PAWEŁ KRUPIŃSKI 63-600 KĘPNO WARSZAWSKA
Nr oraz data sporządzenia dokumentu zawierającego wynik pozytywnej weryfikacji	Protokół weryfikacji Nr 2 z dn. 22.04.2
Imię i nazwisko oraz uprawnienia zawodowych kierownika prac	Paweł Krupin. Nr uprawnień 2

6499750 5681950

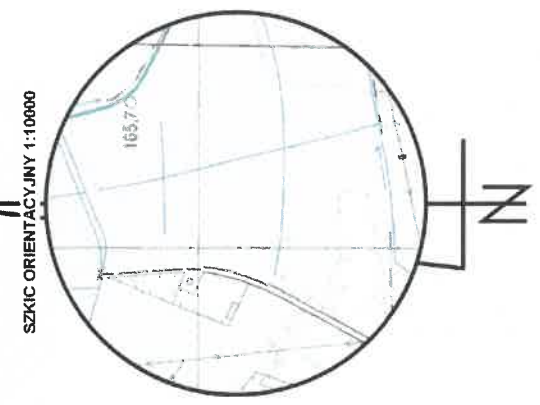

SZKIC ORIENTACYJNY 1:10000

Istn. stacja transf. typu WBST 20/630 pp nr T430653 Kępno Piłsudskiego

Proj. rura osłonowa typu DVK-110 długości 4m ułożona w wykonanym wykopie na głębokości 1,0m

Proj. rura osłonowa typu DVK-110 długości 14m i 2m ułożona w wykonanym wykopie na głębokości 1,0m

Proj. rura osłonowa typu DVR-110 długości 5m ułożona w wykonanym wykopie na głębokości 1,0m

Proj. rura osłonowa typu DVR-110 długości 5m ułożona w wykonanym wykopie na głębokości 1,0m

Proj. rura osłonowa typu DVK-110 długości 7m ułożona w wykonanym wykopie na głębokości 1,0m

PROJEKT ZAGOSPODAROWANIA TERENU	
Objekt:	Budowa sieci elektroenergetycznej kablowej do 1kV wraz z przyłączami do zasilania budynków mieszkalnych wielorodzinnych na dz.nr 88/7 w miejscowości Kępno ul. Marszałka Józefa Piłsudskiego - zadanie nr OBI/43/2502748
Zasilanie:	Stacja nr T430653 Kępno Piłsudskiego - obwód nr 05
Adres inwestycji:	Kępno ul. Marszałka Józefa Piłsudskiego działka nr 88/17, 88/4, 88/7
Projektant: nr upr.	mgr inż. Piotr Wasiucionek
Asystent projektanta:	I INSTALACJI ELEKTRYCZNYCH mgr inż. Michał Kasprzak 63-600 Kępno, ul. Osińska 39A kom. 0 600 471 669 NIP 619-190-27-67, Regon 301091550 e-mail: mk.projektowanie@nortzta.onet.pl
data: 04.2026	
skala: 1:500	
rys.nr 1	

Proj. rozdzielnica szafowa
typu KRSN-00/3R/NH-2/F
nr T430653-05, Z4309974

Proj. rura osłonowa typu HDPE-110
długości 18m ułożona na głębokości
1,0m metodą przecisku

Proj. rura osłonowa typu DVK-110
długości 8m ułożona w wykonanym
wykopie na głębokości 1,0m

Proj. rozdzielnica szafowa
typu KRSN-00/3R/NH-2/F
nr T430653-05, Z4309973

Proj. rura osłonowa typu 3x DVK-110
długości 3x 8m ułożona w wykonanym
wykopie na głębokości 1,0m

Proj. rozdzielnica szafowa
typu KRSN-0/5R/NH-2/F
nr T430653-05, Z4309972

Proj. rura osłonowa typu DVK-110
długości 14m i 2m ułożona w wykonanym
wykopie na głębokości 1,0m

Proj. rura osłonowa typu DVR-110
długości 5m ułożona w wykonanym
wykopie na głębokości 1,0m

Proj. rura osłonowa typu DVR-110
długości 5m ułożona w wykonanym
wykopie na głębokości 1,0m

Proj. rura osłonowa typu DVK-110
długości 7m ułożona w wykonanym
wykopie na głębokości 1,0m

Proj. kabel NA2XY (YAKXS) 4x240mm2
obwód nr 05 długości 247/302m + proj. uziom
punktowy z taśmą stalową ocynkowaną
i prętów stalowych pomiedziowanych

Proj. rura osłonowa typu HDPE-110
długości 26m ułożona na głębokości
1,0m metodą przewiertu sterowanego

Proj. rura osłonowa typu HDPE-110
długości 12m ułożona na głębokości
1,0m metodą przewiertu sterowanego

Proj. rura osłonowa typu HDPE-110
długości 20m ułożona na głębokości
1,0m metodą przecisku

Proj. rura osłonowa typu HDPE-110
długości 11m ułożona na głębokości
1,0m metodą przewiertu sterowanego

Proj. rura osłonowa typu DVK-110
długości 2m i 4m ułożona w wykonanym
wykopie na głębokości 1,0m

Proj. rura (długości 4m)
wykopi

MAPA DO CELÓW PROJEKTOWYCH

Oznaczenie kancelaryjne zgłosz. pracy geodezyjnej	ODK.66-40.327.2026
Miejscowość, numer działki	Kępno, dz. 88/7
Jednostka ewidencyjna	identyfikator 300803_4
Obwód ewidencyjny	nazwa Kępno - miasto
	identyfikator 300803_4.0001
	nazwa Miasto Kępno
	Skala mapy i:500
Nazwa układu współrzędnych	prostopadłych płaskich PL-2000.6
Oznaczenie i informacje o służebnościach gruntowych mających wpływ na zagospodarowanie gruntów, zlokalizowanych w granicach projektowanej inwestycji	PL-EIRF2007-NH W granicach projektowanych nie badano służebności gru
Oznaczenie i symbol konturu użytku gruntowego, który nie jest ujawniony w bazie danych ewidencji gruntów i budynków	
UWAGA: Nie wyklucza się istnienia w terenie innych przewodów, o których brak informacji z zaszczerstości historycznych lub niedopełnienia przepisów zgłoszenia do inwentaryzacji (Ust. geodezyjne i kartograficzne - z 17.05.1989 r. t.j. Dz. U. 2024 r. poz. 1151, 1824)	


GEO-DOM PAWEŁ KRUPINSKI
63-600 KĘPNO, UL. WARSZAWSKA 15/1
NIP: 619-190-98-70 tel. 696 929 849
e-mail: geodom.pk@gmail.com

GEODETA UPRAWNI
MGR INŻ. PAWEŁ KRUPINSKI
UPR. NR 21961

Oznaczenie granic obszaru, który
był przedmiotem aktualizacji

6499750 5681950


SZKIC ORIENTACYJNY 1:10000

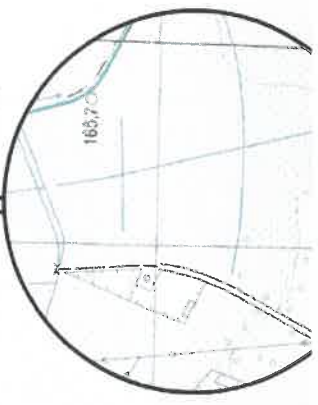

Istn. stacja transf. typu WBST
nr T430653 Kępno Piłsudskiego

Objekt:	B do zasil K
Zasilanie:	Stacja n
Adres inwestycji:	Kępno n
Projektant: nr upr.	imie i nazw upr ro w s w z
Asystent projektanta:	P I INS mgr 63-600

Transformator
630kVA

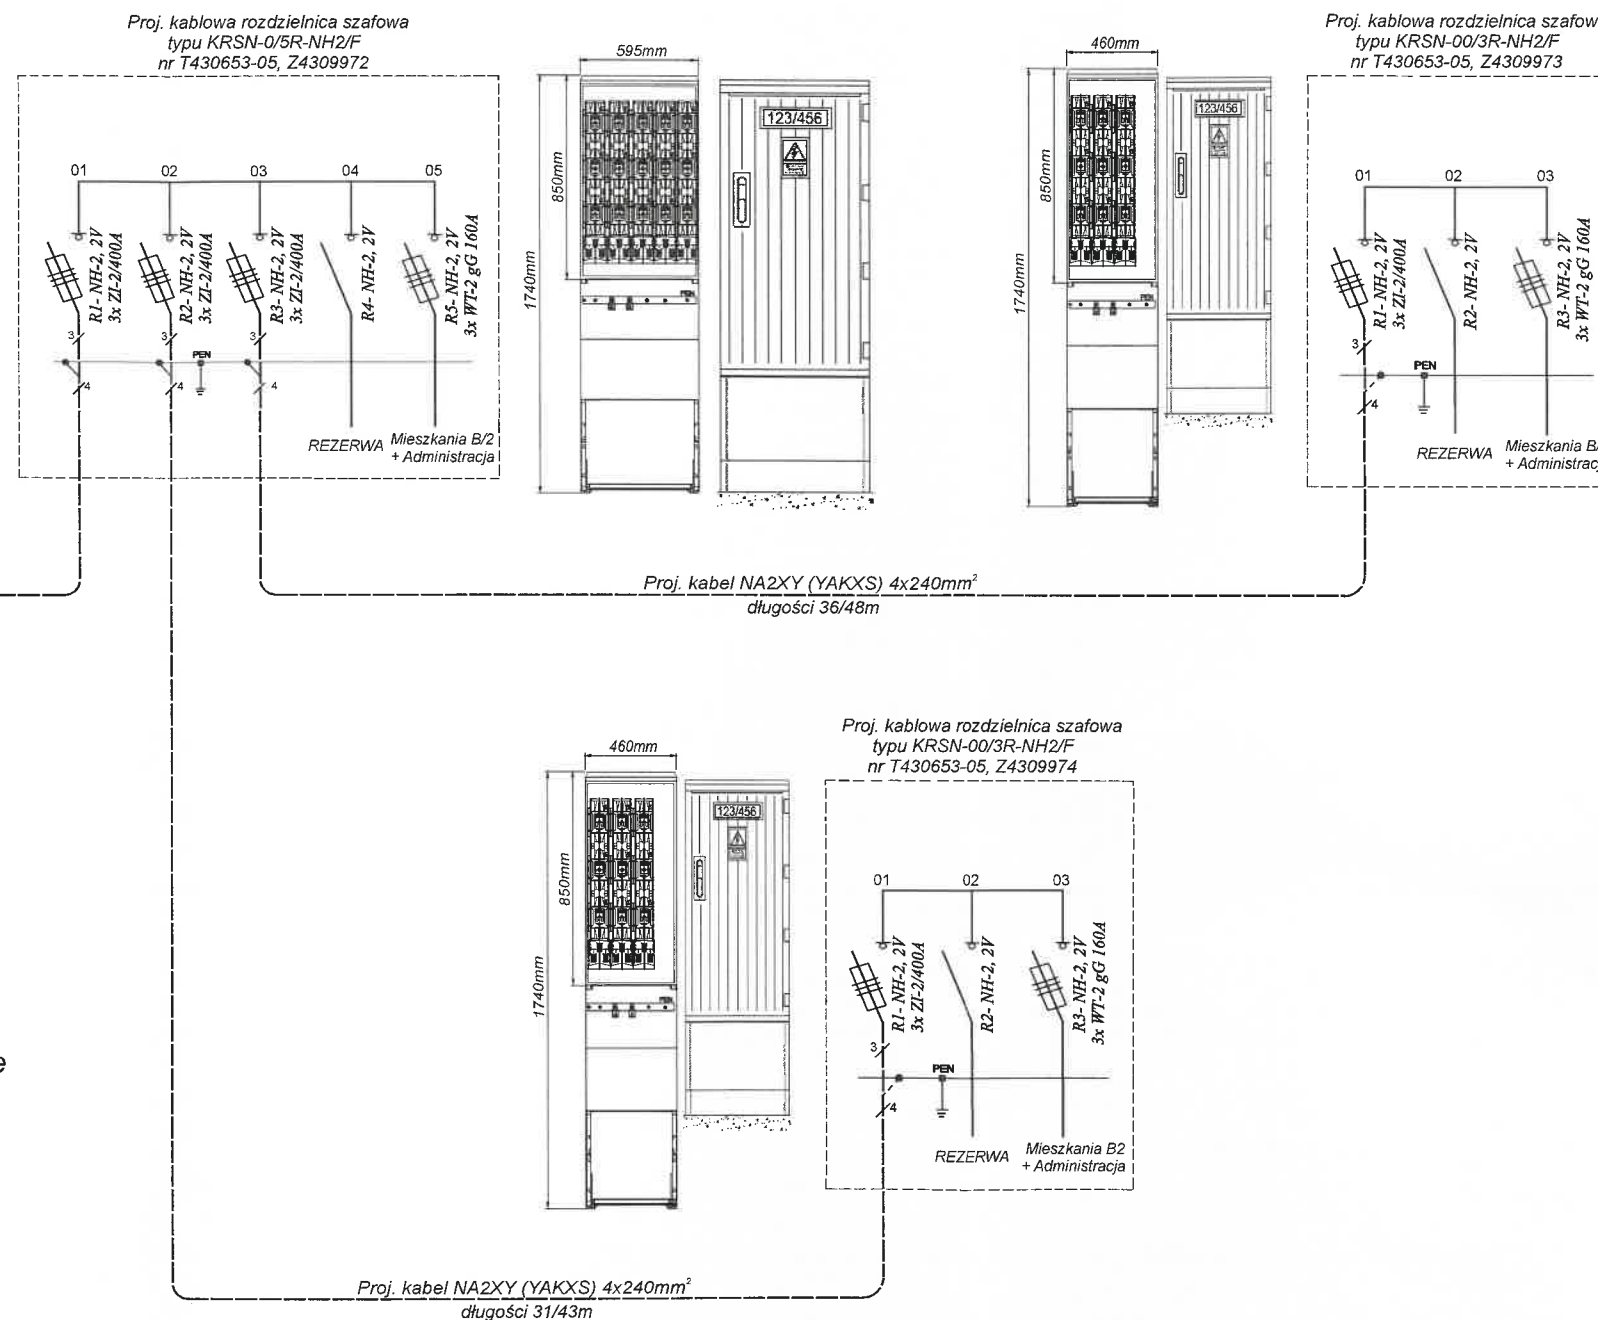


W rozdzielniczy stacyjnej nN jako zabezpieczenie projektowanego obwodu (istn. rozłącznik ARS 2 pro) należy zamontować wkładki bezpiecznikowe 3x WT-2 gG 250A.

W związku z brakiem możliwości wykonania uziemienia na całej długości trasy kabla z uwagi na jego ułożenie w rurze osłonowej metodą przecisku uziemienie wykonać jako punktowe przy pomocy taśmy stalowej ocynkowanej i prętów stalowych pomiedziowanych zgodnie z obowiązującymi standardami ENERGA-OPERATOR S.A..

Inwestor :	ENERGA-OPERATOR S.A. ul. Marynarki Polskiej 130, 80-557 Gdańsk		
Obiekt :	Budowa sieci elektroenergetycznej kablowej do 1kV wraz z przyłączami do zasilania budynków mieszkalnych wielorodzinnych na dz.nr 88/7 w miejscowości Kępno ul. Marszałka Józefa Piłsudskiego - zadanie nr OBI/43/2502748		
Zasilanie :	Stacja nr T430653 Kępno Piłsudskiego - obwód nr 05		
Temat :	Schemat zasilania - szafa typu KRSN-0/S/NH2/F		
Projektant : nr upr.	mgr inż. Piotr Wasilukiewicz robotami budowlanymi bez ograniczeń w specjalności instalacyjno-inżynierskiej w zakresie sieci i instalacji elektrycznych nr ewid. UAN 7342-78/94 PROJEKTOWANIE SIECI I INSTALACJI ELEKTRYCZNYCH mgr inż. Michał Kasprzak 63-600 Kępno, ul. Osieńska 39A kom: 0-600-471-669 NIP 819-190-27-67, Regon 301091550 a-mail: mk.projektowanie@onczta.onet.pl		data: 06.2026 skala: rys.nr 2
Asystent projektanta :			


Schemat stacji transformatorowej typu WBS-T-20/630 nr T430653 Kępno Piłsudskiego

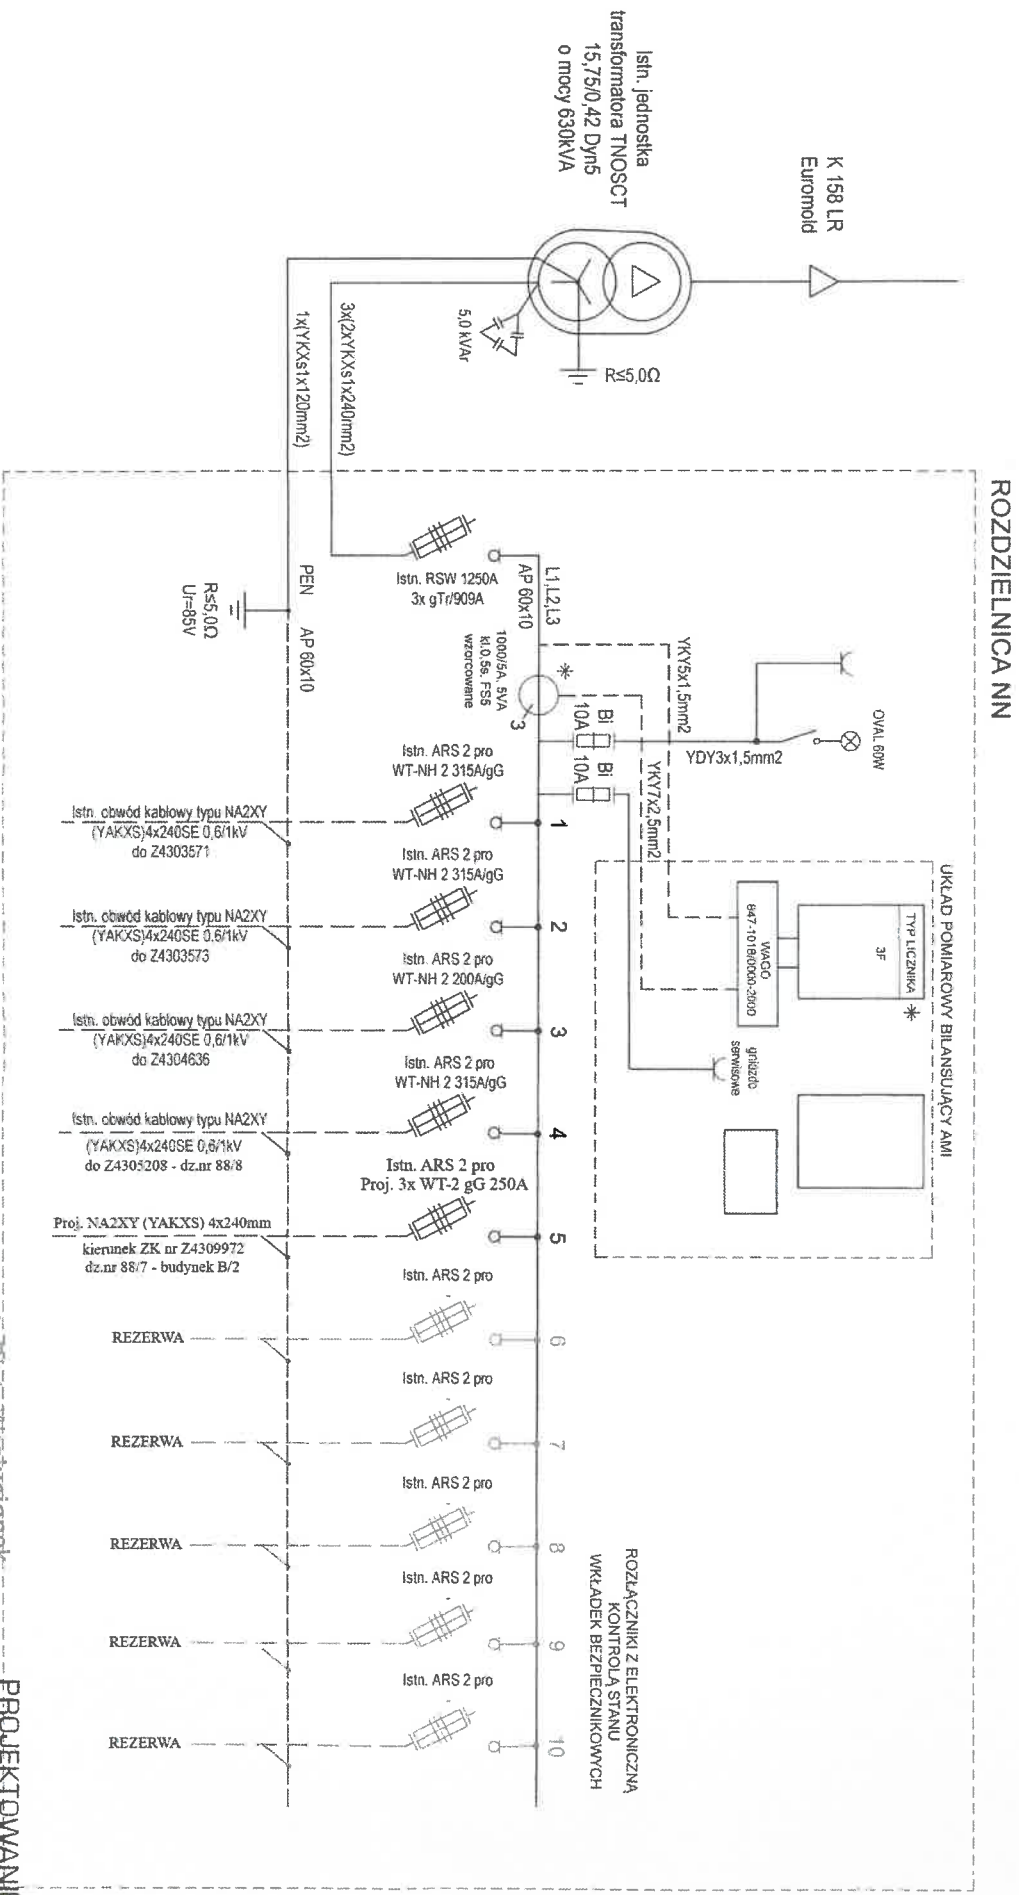

mgr inż. Piotr Wyżniewicz
Pracownia i kierowanie
uprawnienia do projektowania i kierowania
robotami elektrycznymi bez ograniczeń
w specjalności Instalacyjno-inżynierskiej
w zakresie sił i instalacji elektrycznych
ni ewid. UAN 7342-78/94

PROJEKTOWANIE SIECI I INSTALACJI ELEKTRYCZNYCH
mgr inż. Michał Kasprzak
63-600 Kępno, ul. Osińska 39A
kom. 0 600 471 669
NIP 619-190-27-87, Regon 301091550
e-mail: mk.kasprzak@onet.pl


Profil podłużny przewiertu sterowanego
w miejscu utwardzenia terenu dz.nr 88/4, 88/7

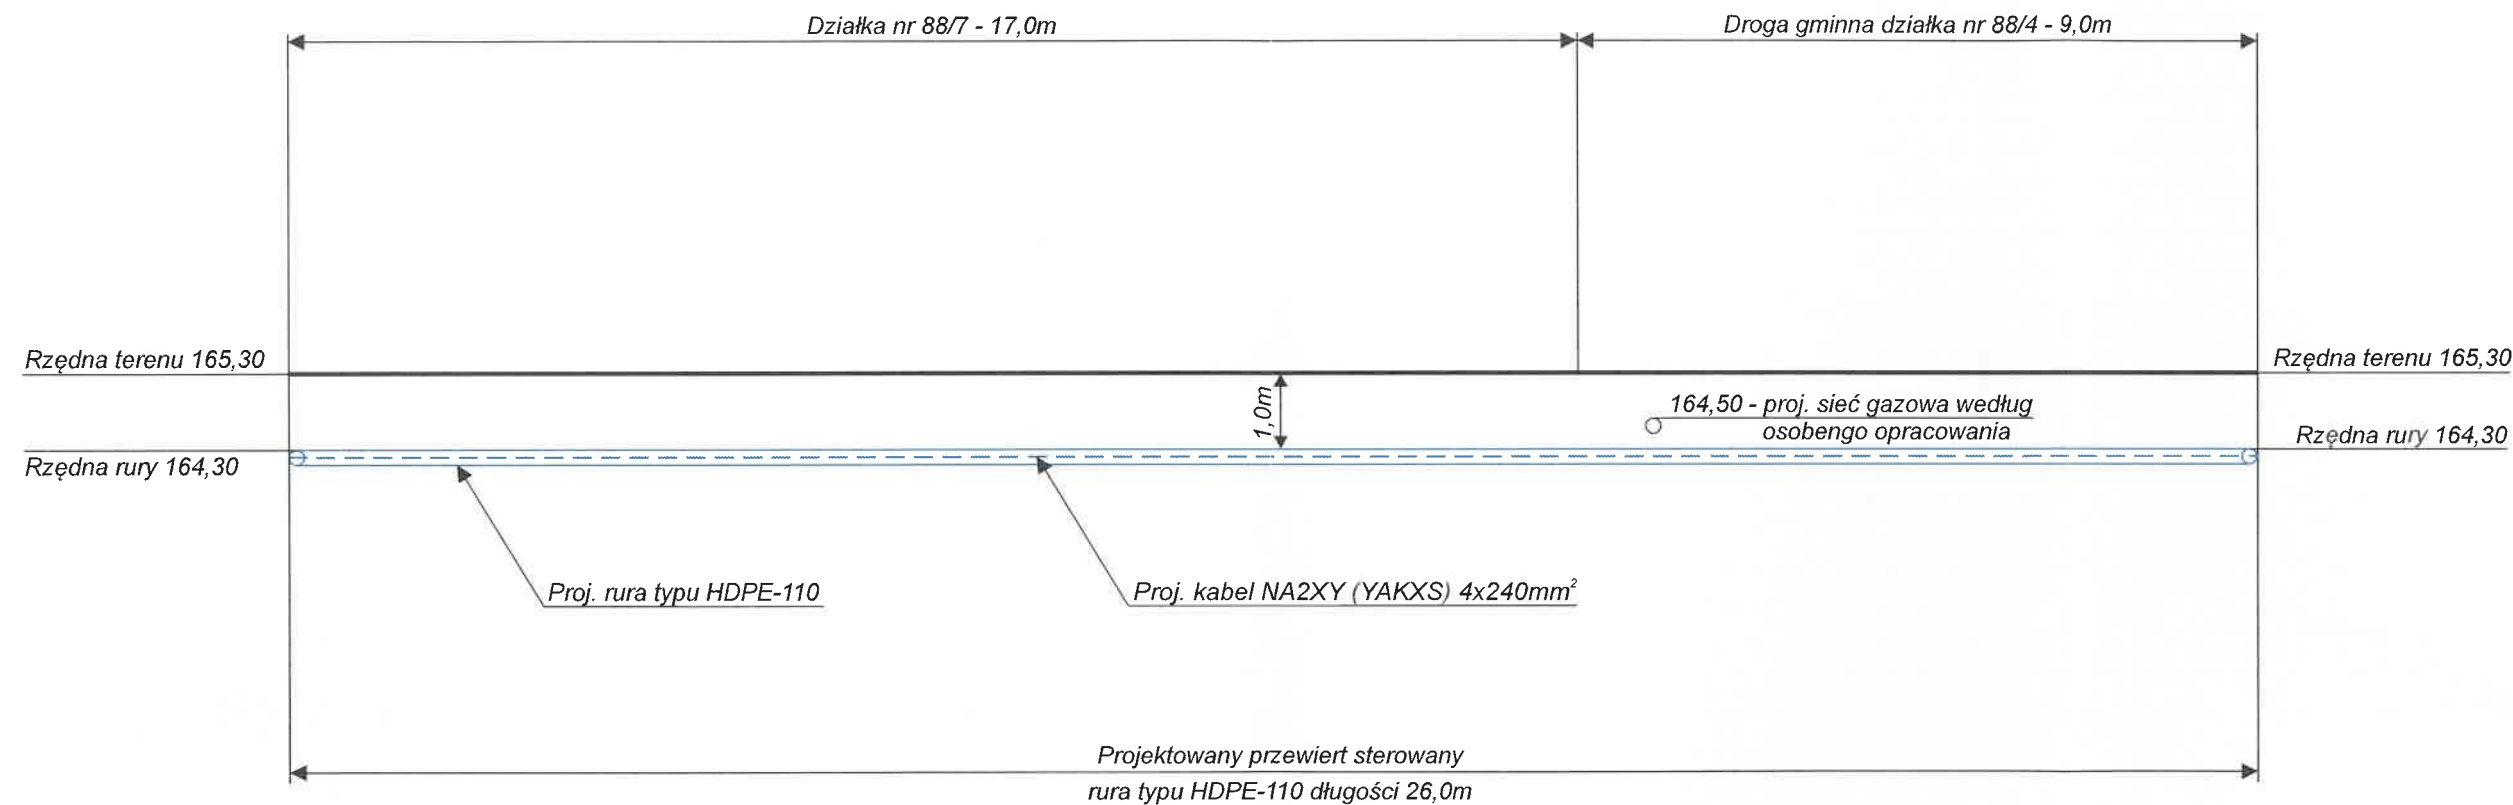

UWAGA: Rzędna projektowanej według osobnego opracowania sieci gazowej w miejscu skrzyżowania z projektowanym kablem przyjęto orientacyjnie w oparciu o aktualne ukształtowanie terenu i głębokość posadowienia istniejącej sieci gazowej.


PRZEKRÓJ PODŁUŻNY PRZEWIERTU STEROWANEGO - DZ.NR 88/4, 88/7			
Objekt:	Budowa sieci elektroenergetycznej kablowej do 1kV wraz z przyłączami do zasilania budynków mieszkalnych wielorodzinnych na dz.nr 88/7 w miejscowości Kępno ul. Marszałka Józefa Piłsudskiego - zadanie nr OBI/43/2502748		
Adres inwestycji:	Kępno ul. Marszałka Józefa Piłsudskiego działka nr 88/17, 88/4, 88/7		
Projektant: nr upr.	mgr inż. Piotr Wasilukiewicz robotami budowlanymi bez ograniczeń w specjalności instalacyjno-inżynierskiej w zakresie sieci i instalacji elektrycznych nr ewid. UAN 7342-78/94	Podpis:	data: 06.2026
Asystent projektanta:	mgr inż. Michał Kasprzak 63-600 Kępno, ul. Osińska 39A kom. 0 600 471 669 NIP 619 190 27 67, Regon 301091550 e-mail: mk.orniektowanie@poczta.onet.pl	rys.nr	5

Profil podłużny przecisku na działce nr 88/7

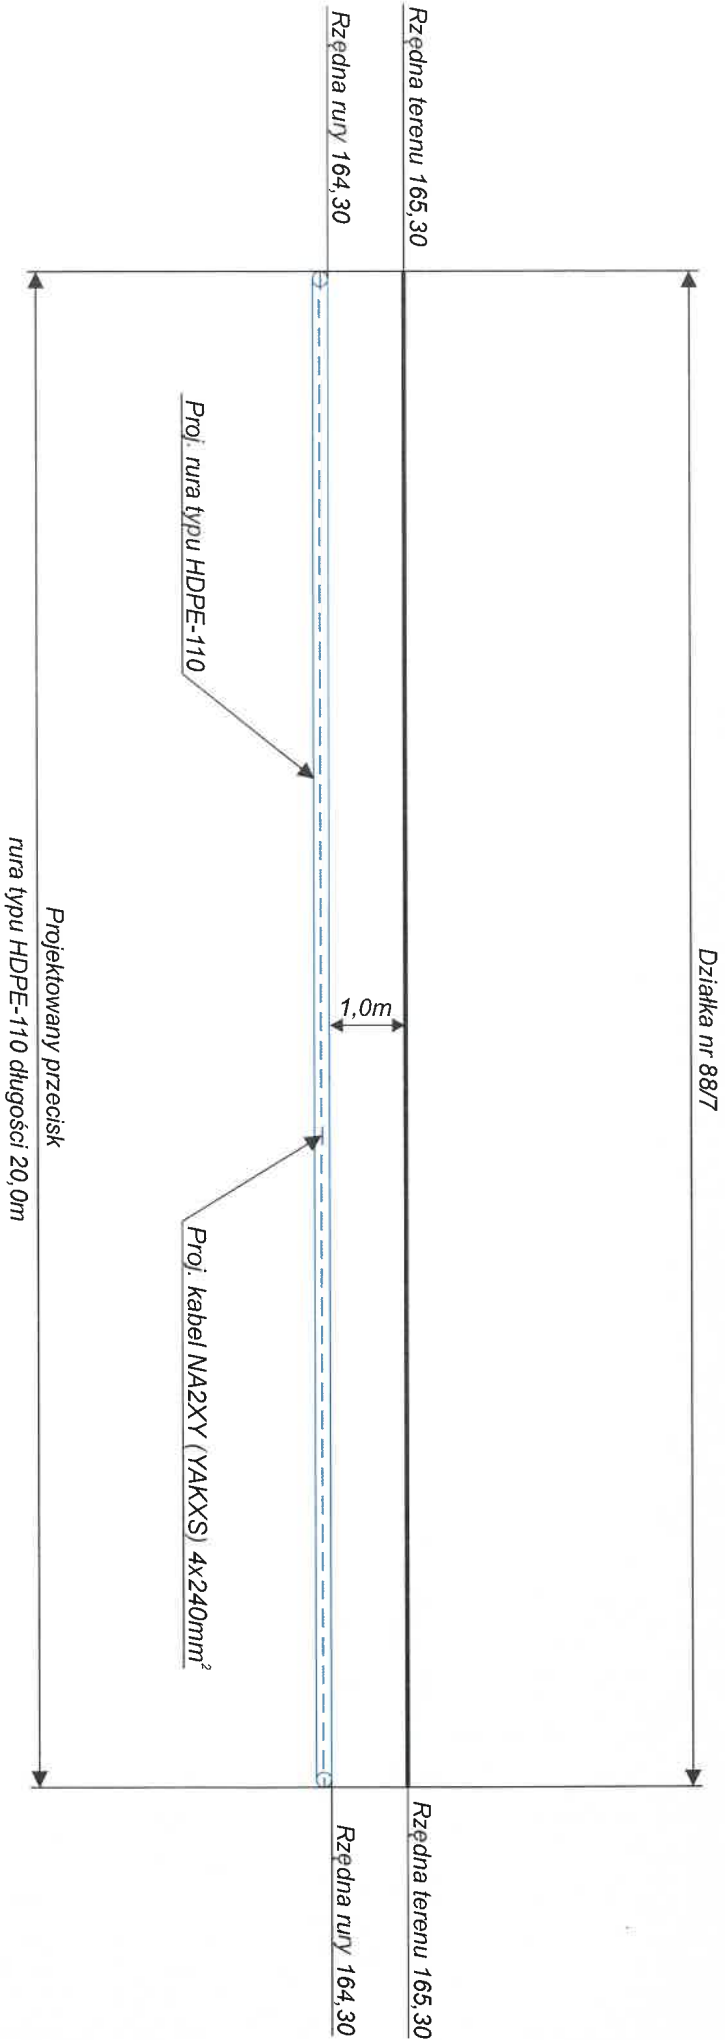


PRZEKRÓJ PODŁUŻNY PRZECISKU - DZ.NR 88/7			
Obiekt:	Budowa sieci elektroenergetycznej kablowej do 1kV wraz z przyłączami do zasilania budynków mieszkalnych wielorodzinnych na dz.nr 88/7 w miejscowości Kępno ul. Marszałka Józefa Piłsudskiego - zadanie nr OBI/43/2502748		
Adres inwestycji:	Kępno ul. Marszałka Józefa Piłsudskiego działka nr 88/17, 88/4, 88/7		
Projektant: nr upr.	mgr inż. Piotr Wasilucionek	opis:	data: 06.2026
uprawnienia do projektowania i kierowania robotami budowlanymi bez ograniczeń w specjalności instalacyjno-inżynierskiej w zakresie sieci i instalacji elektrycznych nr ewid. LAN 7342-7894			
Asystent projektanta:	PROJEKTOWANIE SIECI I INSTALACJI ELEKTRYCZNYCH mgr inż. Michał Kasprzak 63-600 Kępno, ul. Osińska 39A kom. 0 600 471 669 NIP 619-190-27-67, Regon 301091550 e-mail: mk.projektowanie@onet.pl		
rys.nr 7			

Profil podłużny przecisku na działce nr 88/7

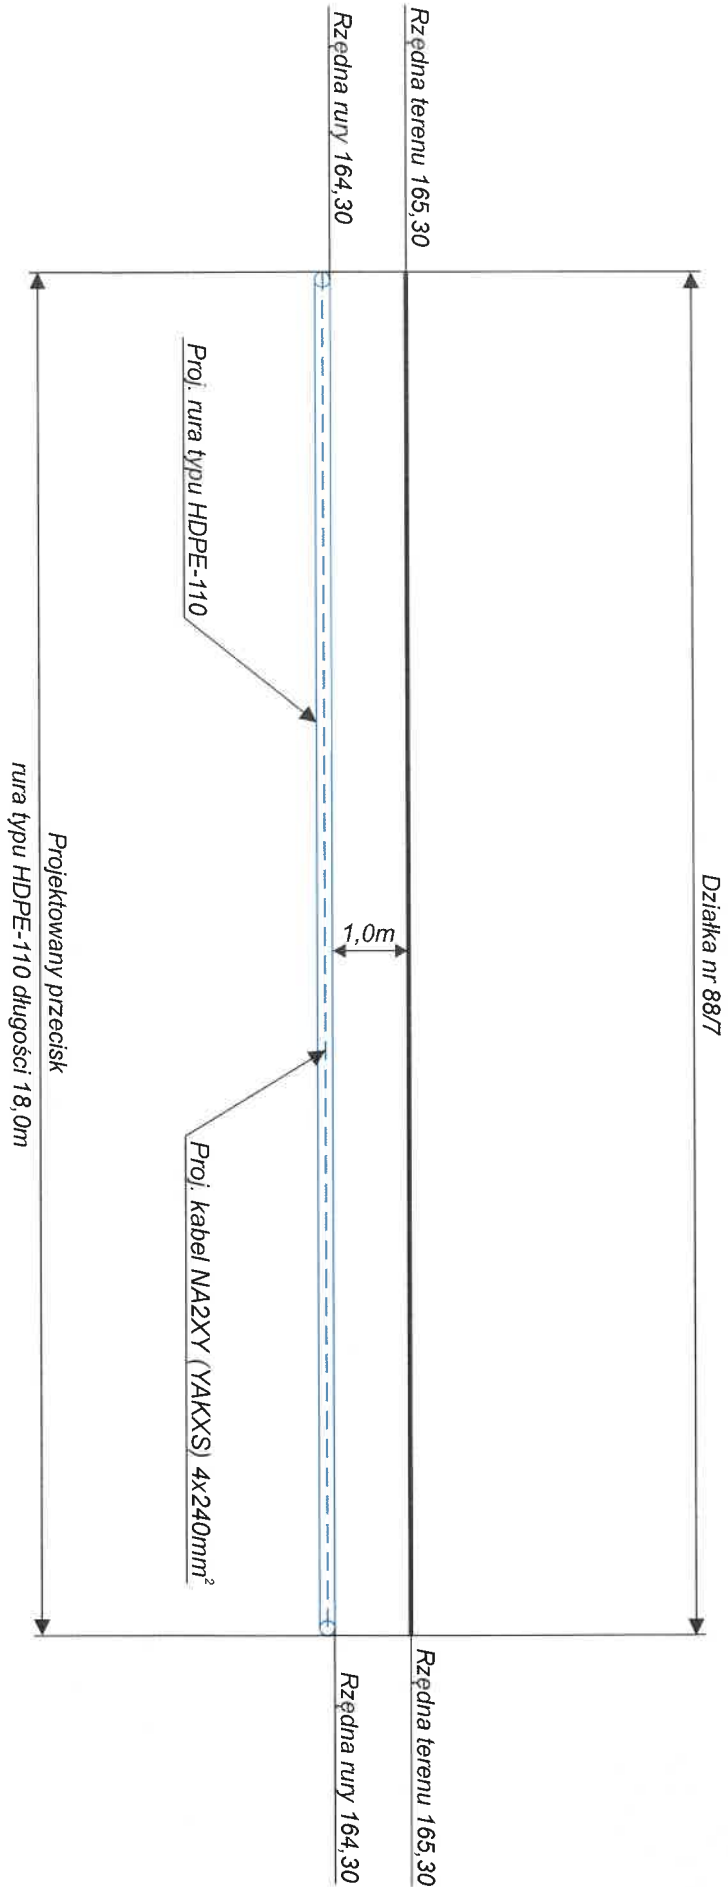


PRZEKRÓJ PODŁUŻNY PRZECISKU - DZ.NR 88/7			
Obiekt:	Budowa sieci elektroenergetycznej kablowej do 1kV wraz z przyłączami do zasilania budynków mieszkalnych wielorodzinnych na dz.nr 88/7 w miejscowości Kępno ul. Marszałka Józefa Piłsudskiego - zadanie nr OBI/43/2502748		
Adres inwestycji:	Kępno ul. Marszałka Józefa Piłsudskiego działka nr 88/17, 88/4, 88/7		
Projektant: nr upr.	mgr inż. Piotr Wasilucionek	opis:	data: 06.2026
uprawnienia do projektowania i kierowania robotami budowlanymi bez ograniczeń w specjalności instalacyjno-inżynierskiej w zakresie sieci i instalacji elektrycznych nr ewid. LAN 7342-7894			
Asystent projektanta:	PROJEKTOWANIE SIECI I INSTALACJI ELEKTRYCZNYCH mgr inż. Michał Kasprzak 63-600 Kępno, ul. Osińska 39A kom. 0 600 471 669 NIP 619-190-27-67, Regon 301091550		
rys.nr 6			

Profil podłużny przewiertu sterowanego
w miejscu utwardzonego wjazdu dz.nr 88/4

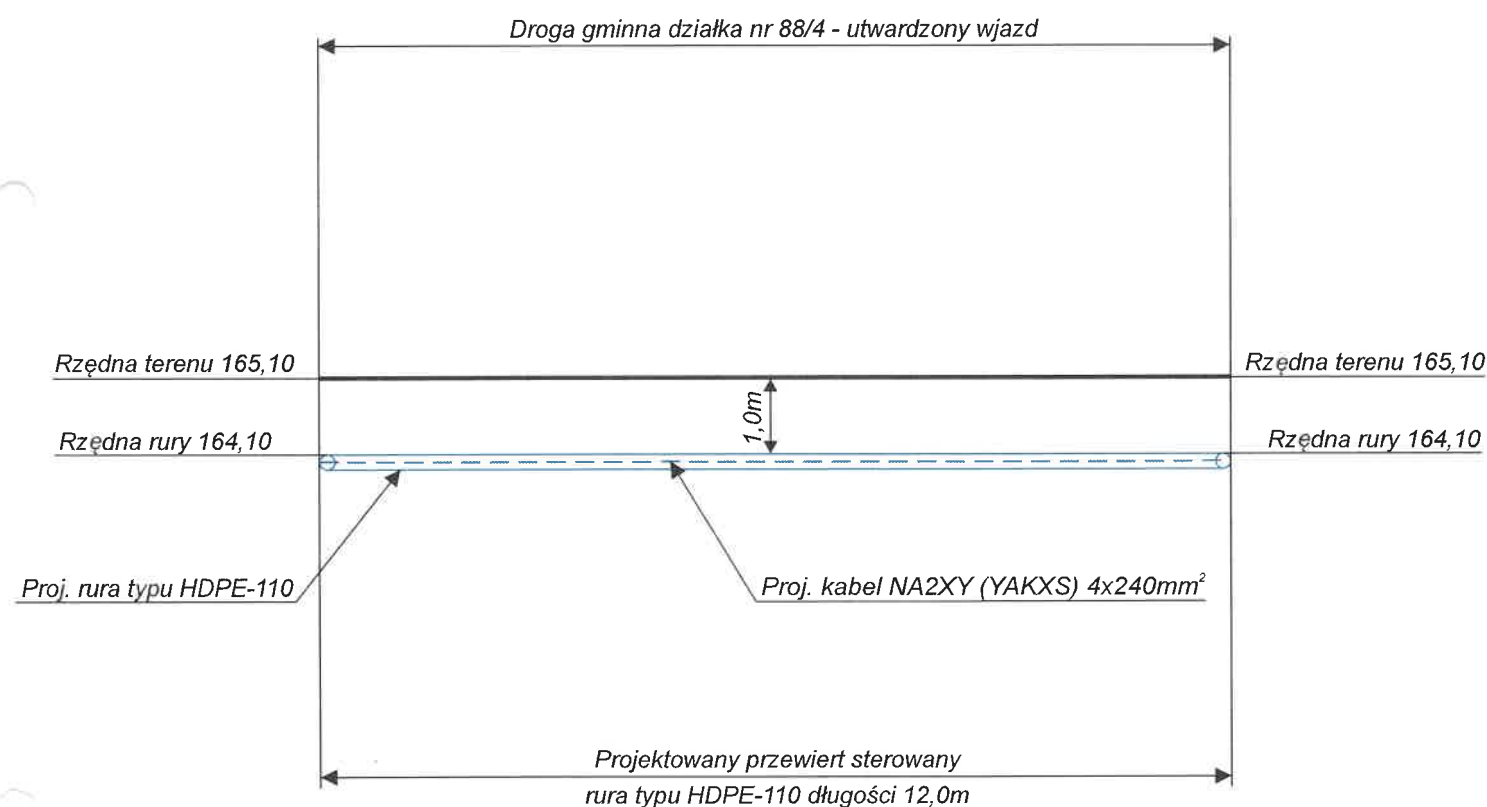

Profil podłużny przewiertu sterowanego
w miejscu utwardzonego wjazdu dz.nr 88/4

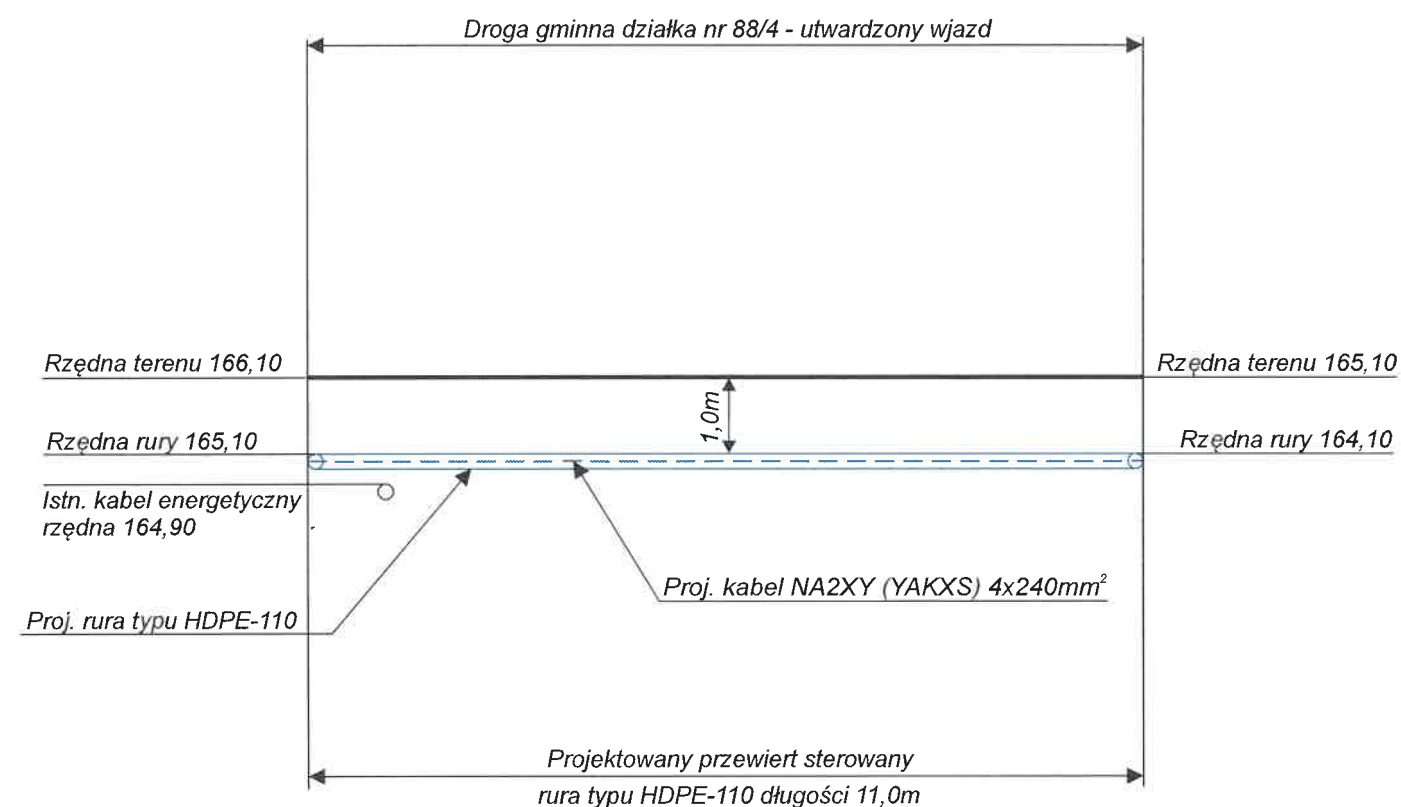

PRZEKRÓJ PODŁUŻNY PRZEWIERTU STEROWANEGO - DZ.NR 88/4			
Obiekt:	Budowa sieci elektroenergetycznej kablowej do 1kV wraz z przyłączami do zasilania budynków mieszkalnych wielorodzinnych na dz.nr 88/7 w miejscowości Kępno ul. Marszałka Józefa Piłsudskiego - zadanie nr OBI/43/2502748		
Adres inwestycji:	Kępno ul. Marszałka Józefa Piłsudskiego działka nr 88/17, 88/4, 88/7		
Projektant: nr upr.	mgr inż. Piotr Wasiucionek oprawienie do projektowania i kierowania robotami budowlanymi bez ograniczeń w specjalności instalacyjno-inżynierskiej w zakresie sieci i instalacji elektrycznych nr ewid. UAN 7342-78/94 PROJEKTOWANIE SIECI	Podpis : 	data: 06.2026 skala: 1:100
Asystent projektanta:	I INSTALACJI ELEKTRYCZNYCH mgr inż. Michał Kasprzak 63-600 Kępno, ul. Osińska 39A kom. 0 600 471 869 NIP 619-190-27-67, Regon 301091550 e-mail: mk.nriektowanie@onczta.onet.pl		rys.nr 4

PRZEKRÓJ PODŁUŻNY PRZEWIERTU STEROWANEGO - DZ.NR 88/4			
Obiekt:	Budowa sieci elektroenergetycznej kablowej do 1kV wraz z przyłączami do zasilania budynków mieszkalnych wielorodzinnych na dz.nr 88/7 w miejscowości Kępno ul. Marszałka Józefa Piłsudskiego - zadanie nr OBI/43/2502748		
Adres inwestycji:	Kępno ul. Marszałka Józefa Piłsudskiego działka nr 88/17, 88/4, 88/7		
Projektant: nr upr.	mgr inż. Piotr Wasiucionek oprawienie do projektowania i kierowania robotami budowlanymi bez ograniczeń w specjalności instalacyjno-inżynierskiej w zakresie sieci i instalacji elektrycznych nr ewid. UAN 7342-78/94 PROJEKTOWANIE SIECI	Podpis : 	data: 06.2026 skala: 1:100
Asystent projektanta:	I INSTALACJI ELEKTRYCZNYCH mgr inż. Michał Kasprzak 63-600 Kępno, ul. Osińska 39A kom. 0 600 471 869 NIP 619-190-27-67, Regon 301091550 e-mail: mk.nriektowanie@onczta.onet.pl		rys.nr 3