


Mapa sytuacyjno-wysokościowa
do celów projektowych
skala 1:500
GGN-PODGiK.6640.1.109.2026
Woj. warmińsko-mazurskie
Powiat: bartoszycki, Gmina: Bartoszyce, 280103_2,
Obręb: 280103_2.0075 Wirwilty,
Działka nr: 94/1, 141,
Arkusze mapy: 7.218.19.05.1.2
Układ 2000 strefa 7, wkł. PL-EYRF2007-NH
1) Stan aktualny w terenie dn. 16.06.2026r.

Oświadczam, że treść mapy sytuacyjno-wysokościowej,
na której wykonano niniejszy projekt jest identyczna
z treścią mapy sytuacyjno-wysokościowej wydanej przez
PODGiK w Bartoszycach zaewidencjonowanej
pod numerem GGN-PODGiK.6640.1.109.2026
załączonej do dokumentacji projektowej.


mgr inż. Tomasz Dąbrowski
WAM/0147/POOE/13
(podpis projektanta)

Poświadczam, że niniejszy dokument został opracowany w wyniku prac geodezyjnych i kartograficznych, których rezultaty zawiera operat techniczny pozytywnie zweryfikowany. Jednocześnie informuję, że jestem świadomy odpowiedzialności karnej za złożenie fałszywego oświadczenia.	
Identyfikator zgłoszenia prac geodezyjnych	GGN-PODGiK.6640.1.109.2026
Organ służby geodezyjnej, który otrzymał zgłoszenie	STAROSTA BARTOSZYCKI
Wykonawca prac geodezyjnych	Andrzej Gryśka Zakład Usług Geodezyjnych
Nr dokumentu zawierającego wynik pozytywnej weryfikacji	GGN-PODGiK.6640.1.109.2026_1
Data dokumentu zawierającego wynik pozytywnej weryfikacji	30.07.2026r
Imię i nazwisko oraz nr uprawnień zawodowych kierownika prac	Andrzej Gryśka Nr uprawnień 10340

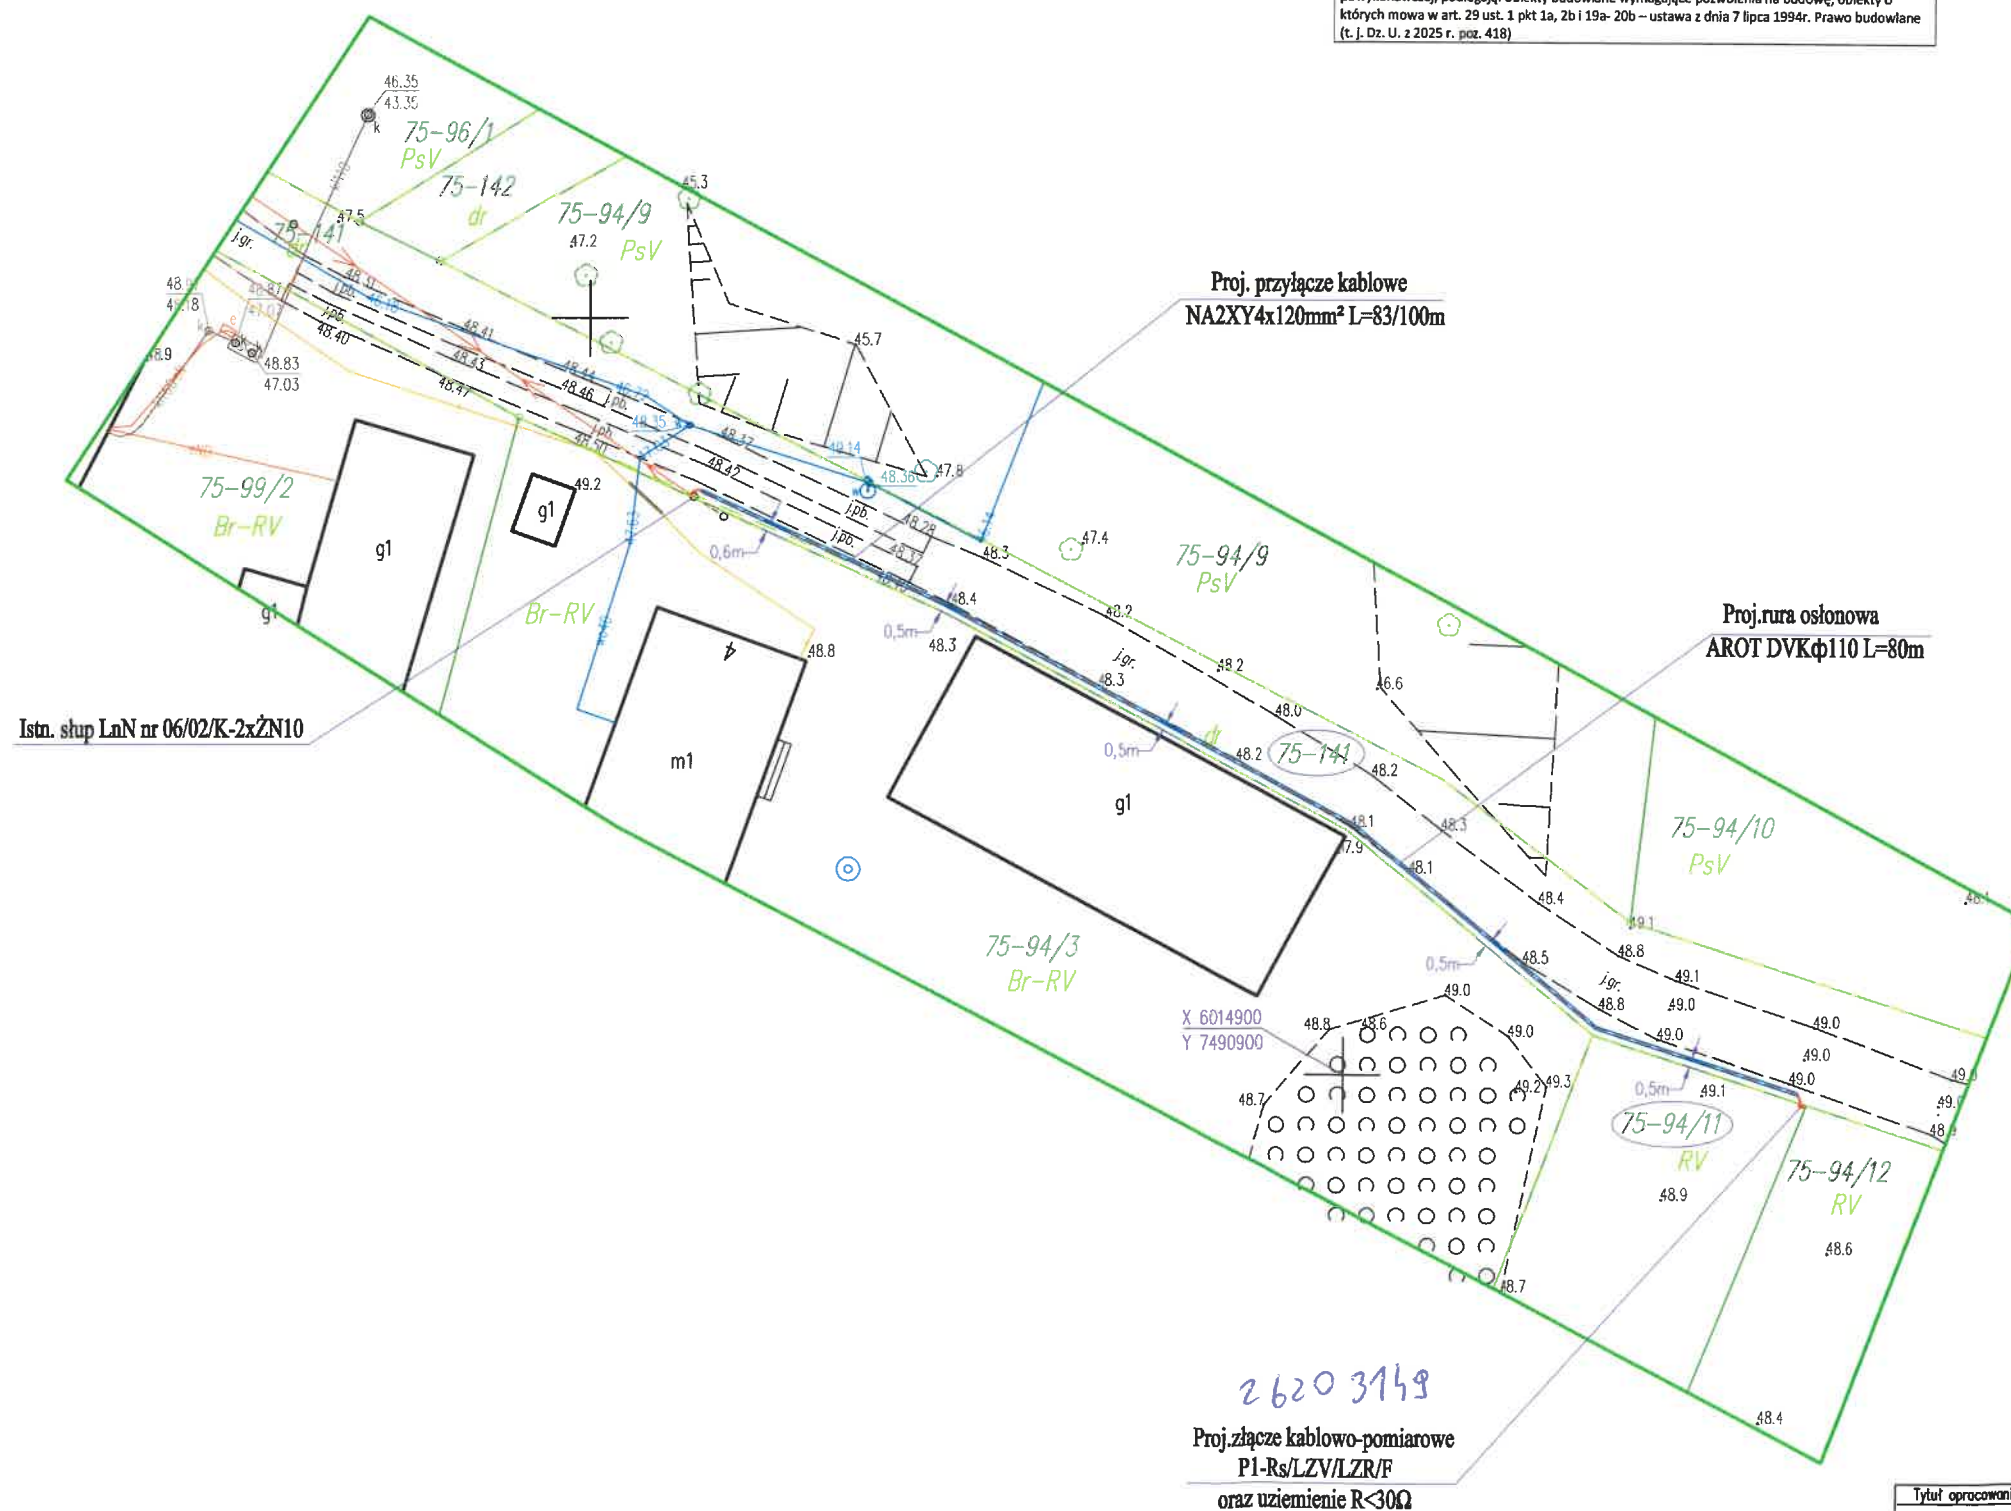

Tytuł opracowania: Projekt budowlany zasilenia budynku mieszkalnego w m. Wirwilty, dz. nr 94/11, gm. Bartoszyce		EL-VIKProjekt sp. z o.o. 11-041 Olsztyn, Ul. Żurawia 24c/1	
Tytuł rysunku: Projekt zagospodarowania terenu		OBI/62/2600319 Skala: 1:500	Rys. nr E-1
Imię i nazwisko	Nr uprawnień	Data	Podpis
Projektant: mgr inż. Tomasz Dąbrowski	WAM/0147/POOE/13	08.2026	

26203149

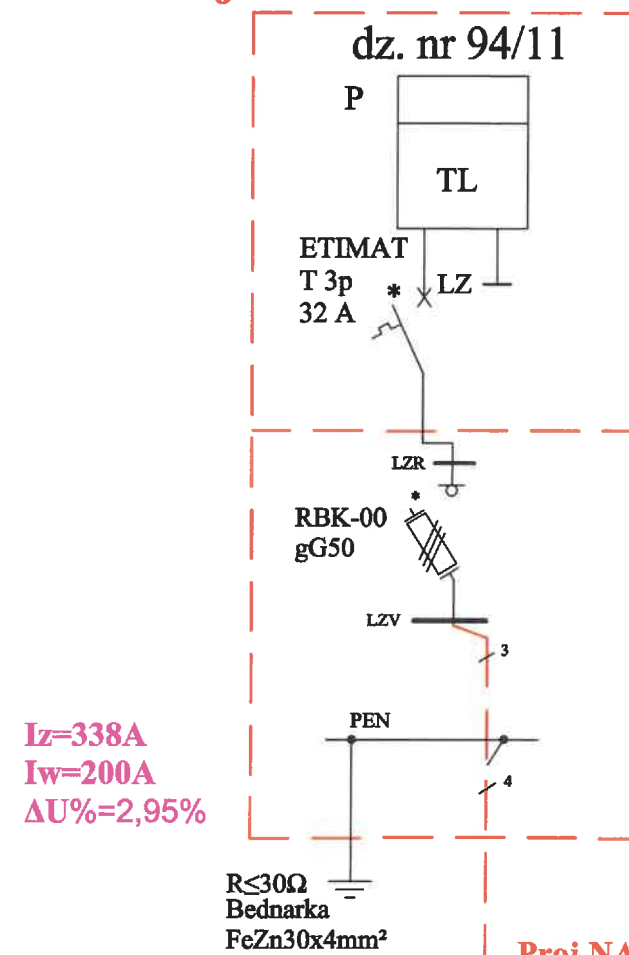Proj. P1-Rs/LZV/LZR/F


$I_z = 338A$
 $I_w = 200A$
 $\Delta U\% = 2,95\%$

Proj. NA2XY4x120mm² L=83m/100m
w rurze osłonowej DVK110 na gł. 1m

Proj. SE 30.450Bz10
 $R \leq 10 \Omega$

Istn. słup linii nN
 nr 06/02/K-2x10ŻN

Istn. AsXSn4x16mm²
 przyłącze do budynku nr 4

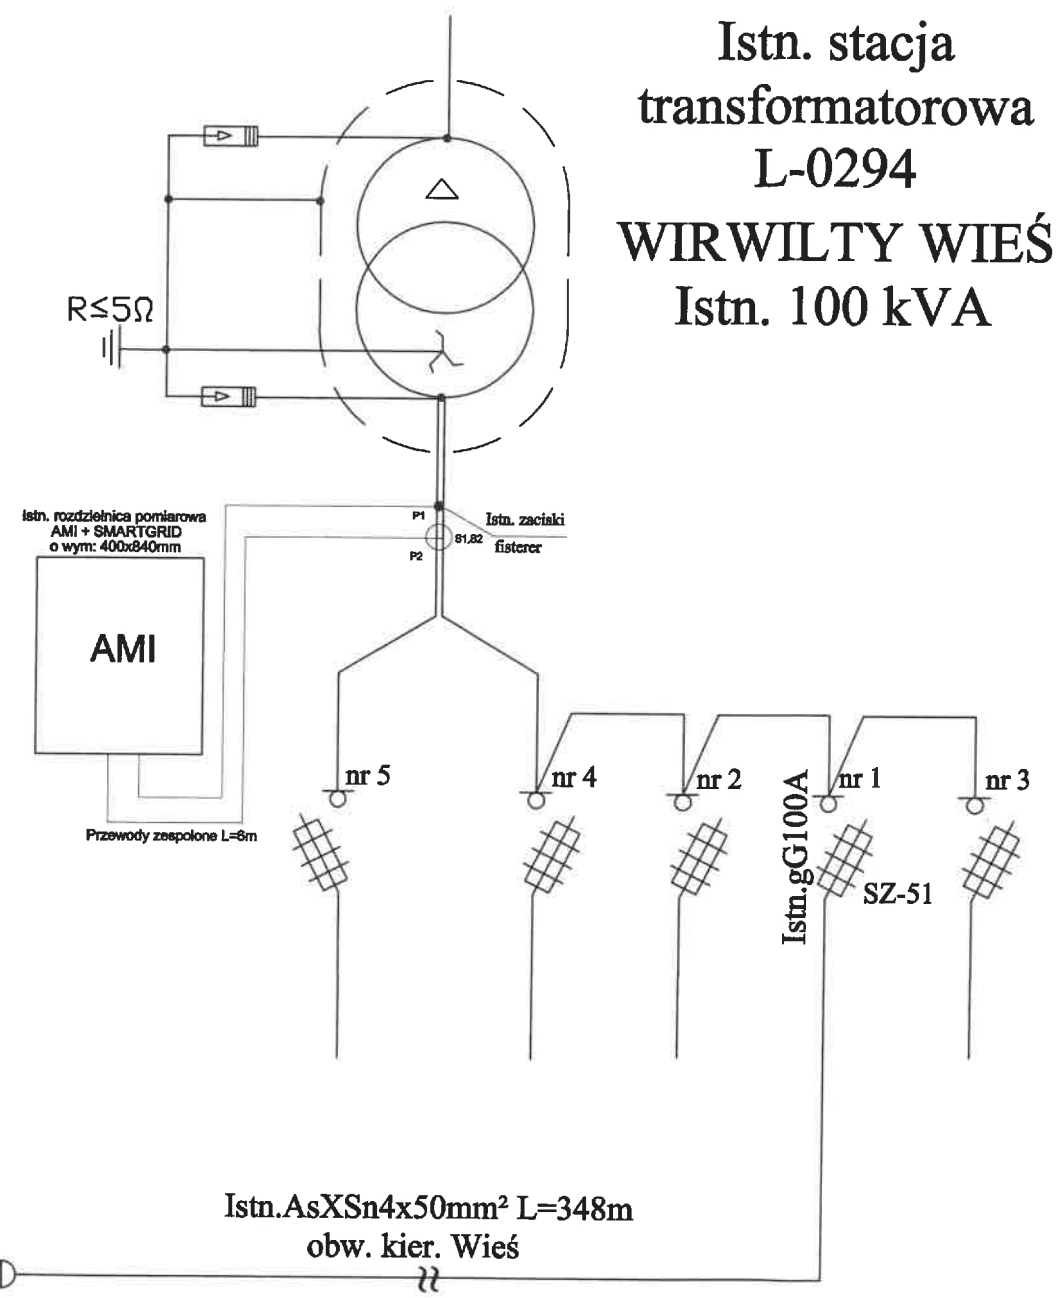

Tytuł opracowania		EL-VIK PROJEKT sp. z o.o.	
Projekt budowlany zasilania budynku mieszkalnego w m. Wirwilty, dz. nr 94/11, gm. Bartoszyce		11-041 Olsztyn, Ul. Żurawia 24c/1	
Tytuł rysunku		OBI/62/2600319	Rys. nr E-2
Schemat ideowy zasilania			
Imię i nazwisko	Nr uprawnień	Data	Podpis
Projektował: mgr inż. Tomasz Dąbrowski	WAM/0147/POOB/13	08.2026	